


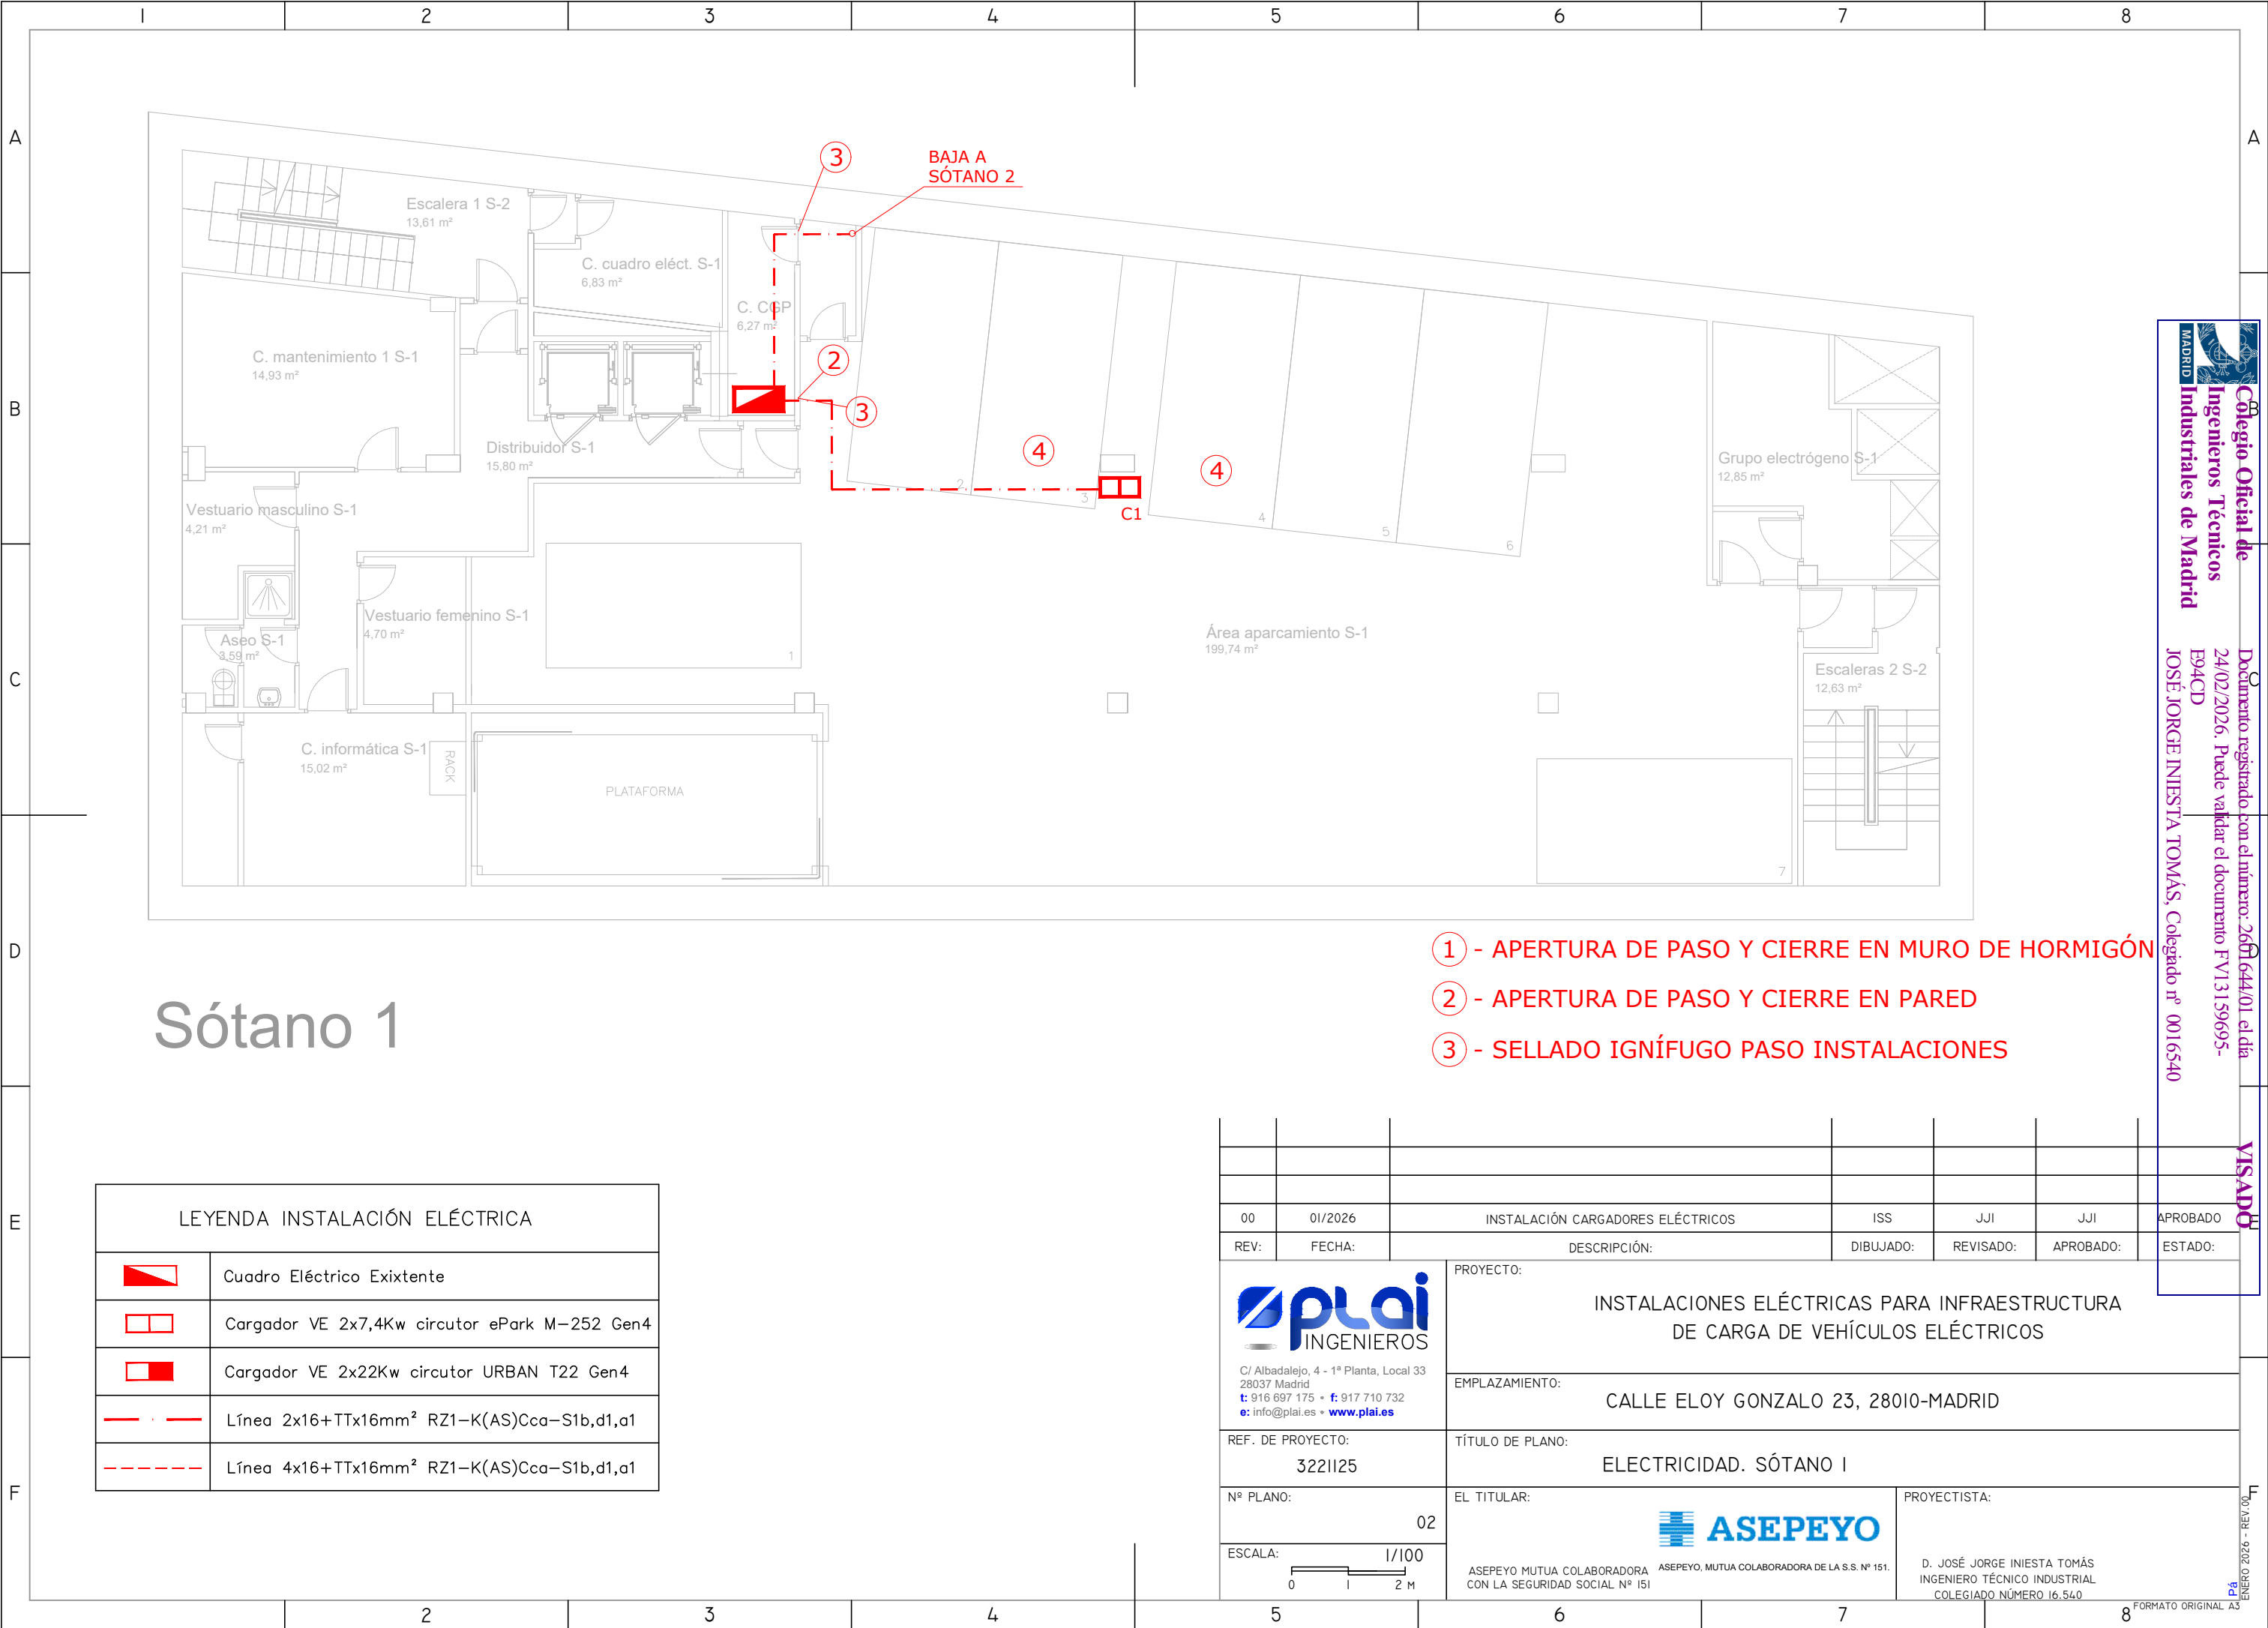

Sótano 1


LEYENDA INSTALACIÓN ELÉCTRICA	
	Cuadro Eléctrico Exixtente
	Cargador VE 2x7,4Kw circutor ePark M-252 Gen4
	Cargador VE 2x22Kw circutor URBAN T22 Gen4
	Línea 2x16+TTx16mm² RZ1-K(AS)Cca-S1b,d1,a1
	Línea 4x16+TTx16mm² RZ1-K(AS)Cca-S1b,d1,a1

- ① - APERTURA DE PASO Y CIERRE EN MURO DE HORMIGÓN
- ② - APERTURA DE PASO Y CIERRE EN PARED
- ③ - SELLADO IGNÍFUGO PASO INSTALACIONES

00	01/2026	INSTALACIÓN CARGADORES ELÉCTRICOS	ISS	JJI	JJI	APROBADO
REV:	FECHA:	DESCRIPCIÓN:	DIBUJADO:	REVISADO:	APROBADO:	ESTADO:
 C/ Albadalejo, 4 - 1ª Planta, Local 33 28037 Madrid t: 916 697 175 • f: 917 710 732 e: info@plai.es • www.plai.es		PROYECTO: INSTALACIONES ELÉCTRICAS PARA INFRAESTRUCTURA DE CARGA DE VEHÍCULOS ELÉCTRICOS				
REF. DE PROYECTO: 3221125		EMPLAZAMIENTO: CALLE ELOY GONZALO 23, 28010-MADRID				
Nº PLANO: 02		TÍTULO DE PLANO: ELECTRICIDAD. SÓTANO I				
ESCALA: 		EL TITULAR: ASEPEYO MUTUA COLABORADORA DE LA S.S. Nº 151. CON LA SEGURIDAD SOCIAL Nº 151		PROYECTISTA: D. JOSÉ JORGE INIESTA TOMÁS INGENIERO TÉCNICO INDUSTRIAL COLEGIADO NÚMERO 16.540		

Documento registrado con el número: 2601644/01 el día 24/02/2026. Puede validar el documento FV13159695-E94CD
JOSÉ JORGE INIESTA TOMÁS, Colegado nº 0016540

VISADO

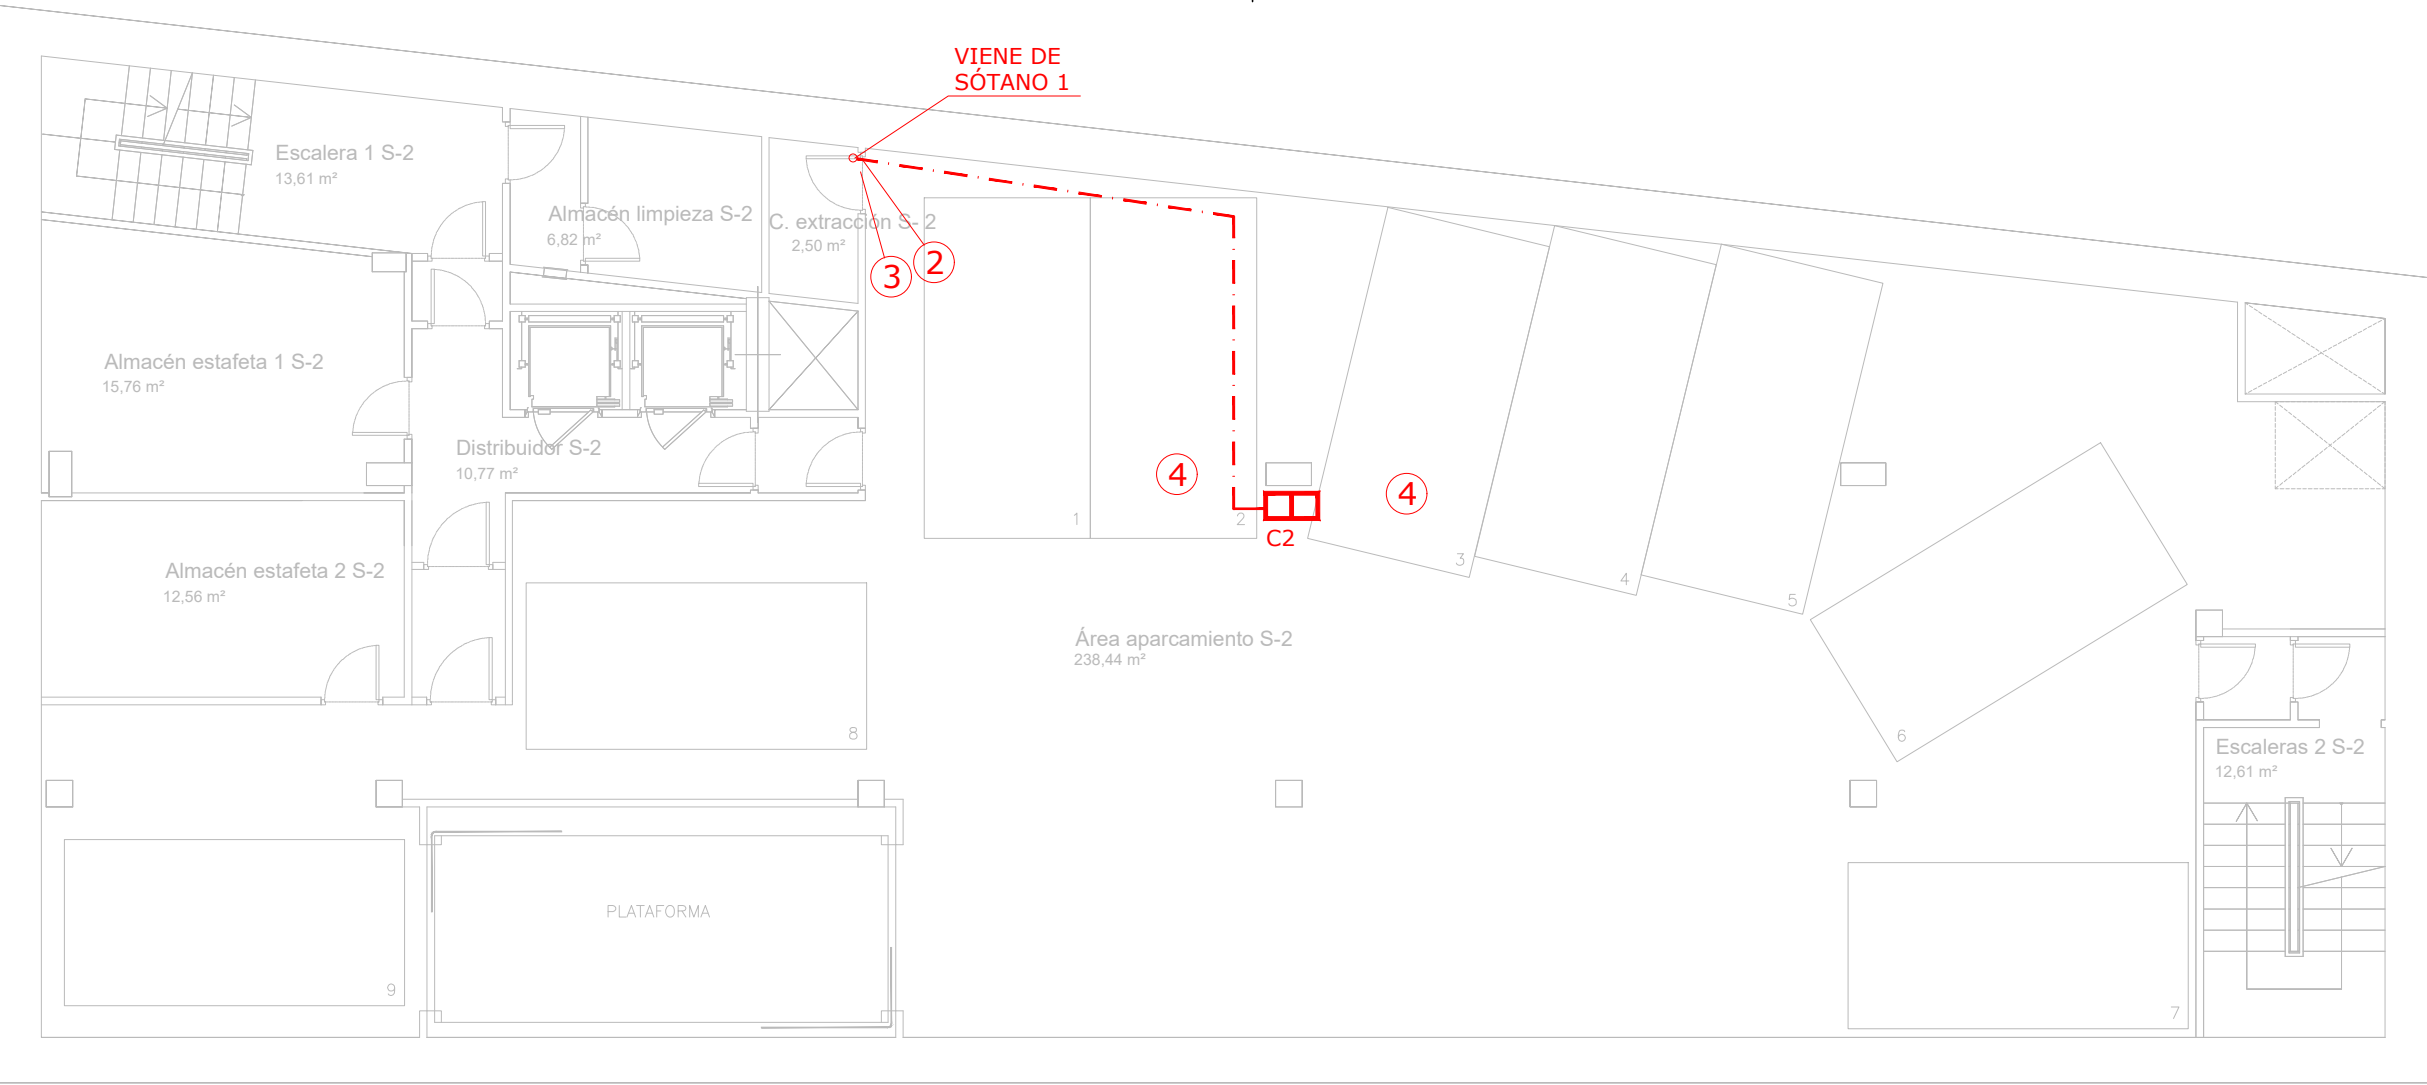

Sótano 2

- ① - APERTURA DE PASO Y CIERRE EN MURO DE HORMIGÓN
- ② - APERTURA DE PASO Y CIERRE EN PARED
- ③ - SELLADO IGNÍFUGO PASO INSTALACIONES

LEYENDA INSTALACIÓN ELÉCTRICA	
	Cuadro Eléctrico Existente
	Cargador VE 2x7,4Kw circutor ePark M-252 Gen4
	Cargador VE 2x22Kw circutor URBAN T22 Gen4
	Línea 2x16+TTx16mm² RZ1-K(AS)Cca-S1b,d1,a1
	Línea 4x16+TTx16mm² RZ1-K(AS)Cca-S1b,d1,a1

00	01/2026	INSTALACIÓN CARGADORES ELÉCTRICOS		ISS	JJI	JJI	APROBADO
REV:	FECHA:	DESCRIPCIÓN:	DIBUJADO:	REVISADO:	APROBADO:	ESTADO:	
 C/ Albadalejo, 4 - 1ª Planta, Local 33 28037 Madrid t: 916 697 175 • f: 917 710 732 e: info@plai.es • www.plai.es		PROYECTO: INSTALACIONES ELÉCTRICAS PARA INFRAESTRUCTURA DE CARGA DE VEHÍCULOS ELÉCTRICOS					
		EMPLAZAMIENTO: CALLE ELOY GONZALO 23, 28010-MADRID					
REF. DE PROYECTO: 322II25		TÍTULO DE PLANO: ELECTRICIDAD. SÓTANO 2					
Nº PLANO: 03		EL TITULAR:  ASEPEYO ASEPEYO MUTUA COLABORADORA CON LA SEGURIDAD SOCIAL Nº 151			PROYECTISTA: D. JOSÉ JORGE INIESTA TOMÁS INGENIERO TÉCNICO INDUSTRIAL COLEGIADO NÚMERO 16.540		
ESCALA:  1/100							

VISADO


PÁGINA 1 DE 1
ENERO 2026 - REV.00

Colegio Oficial de Ingenieros Técnicos Industriales de Madrid

24/02/2026. Puede validar el documento FV13159695-E94CD

JOSÉ JORGE INIESTA TOMÁS, Colegado nº 0016540

VISADO

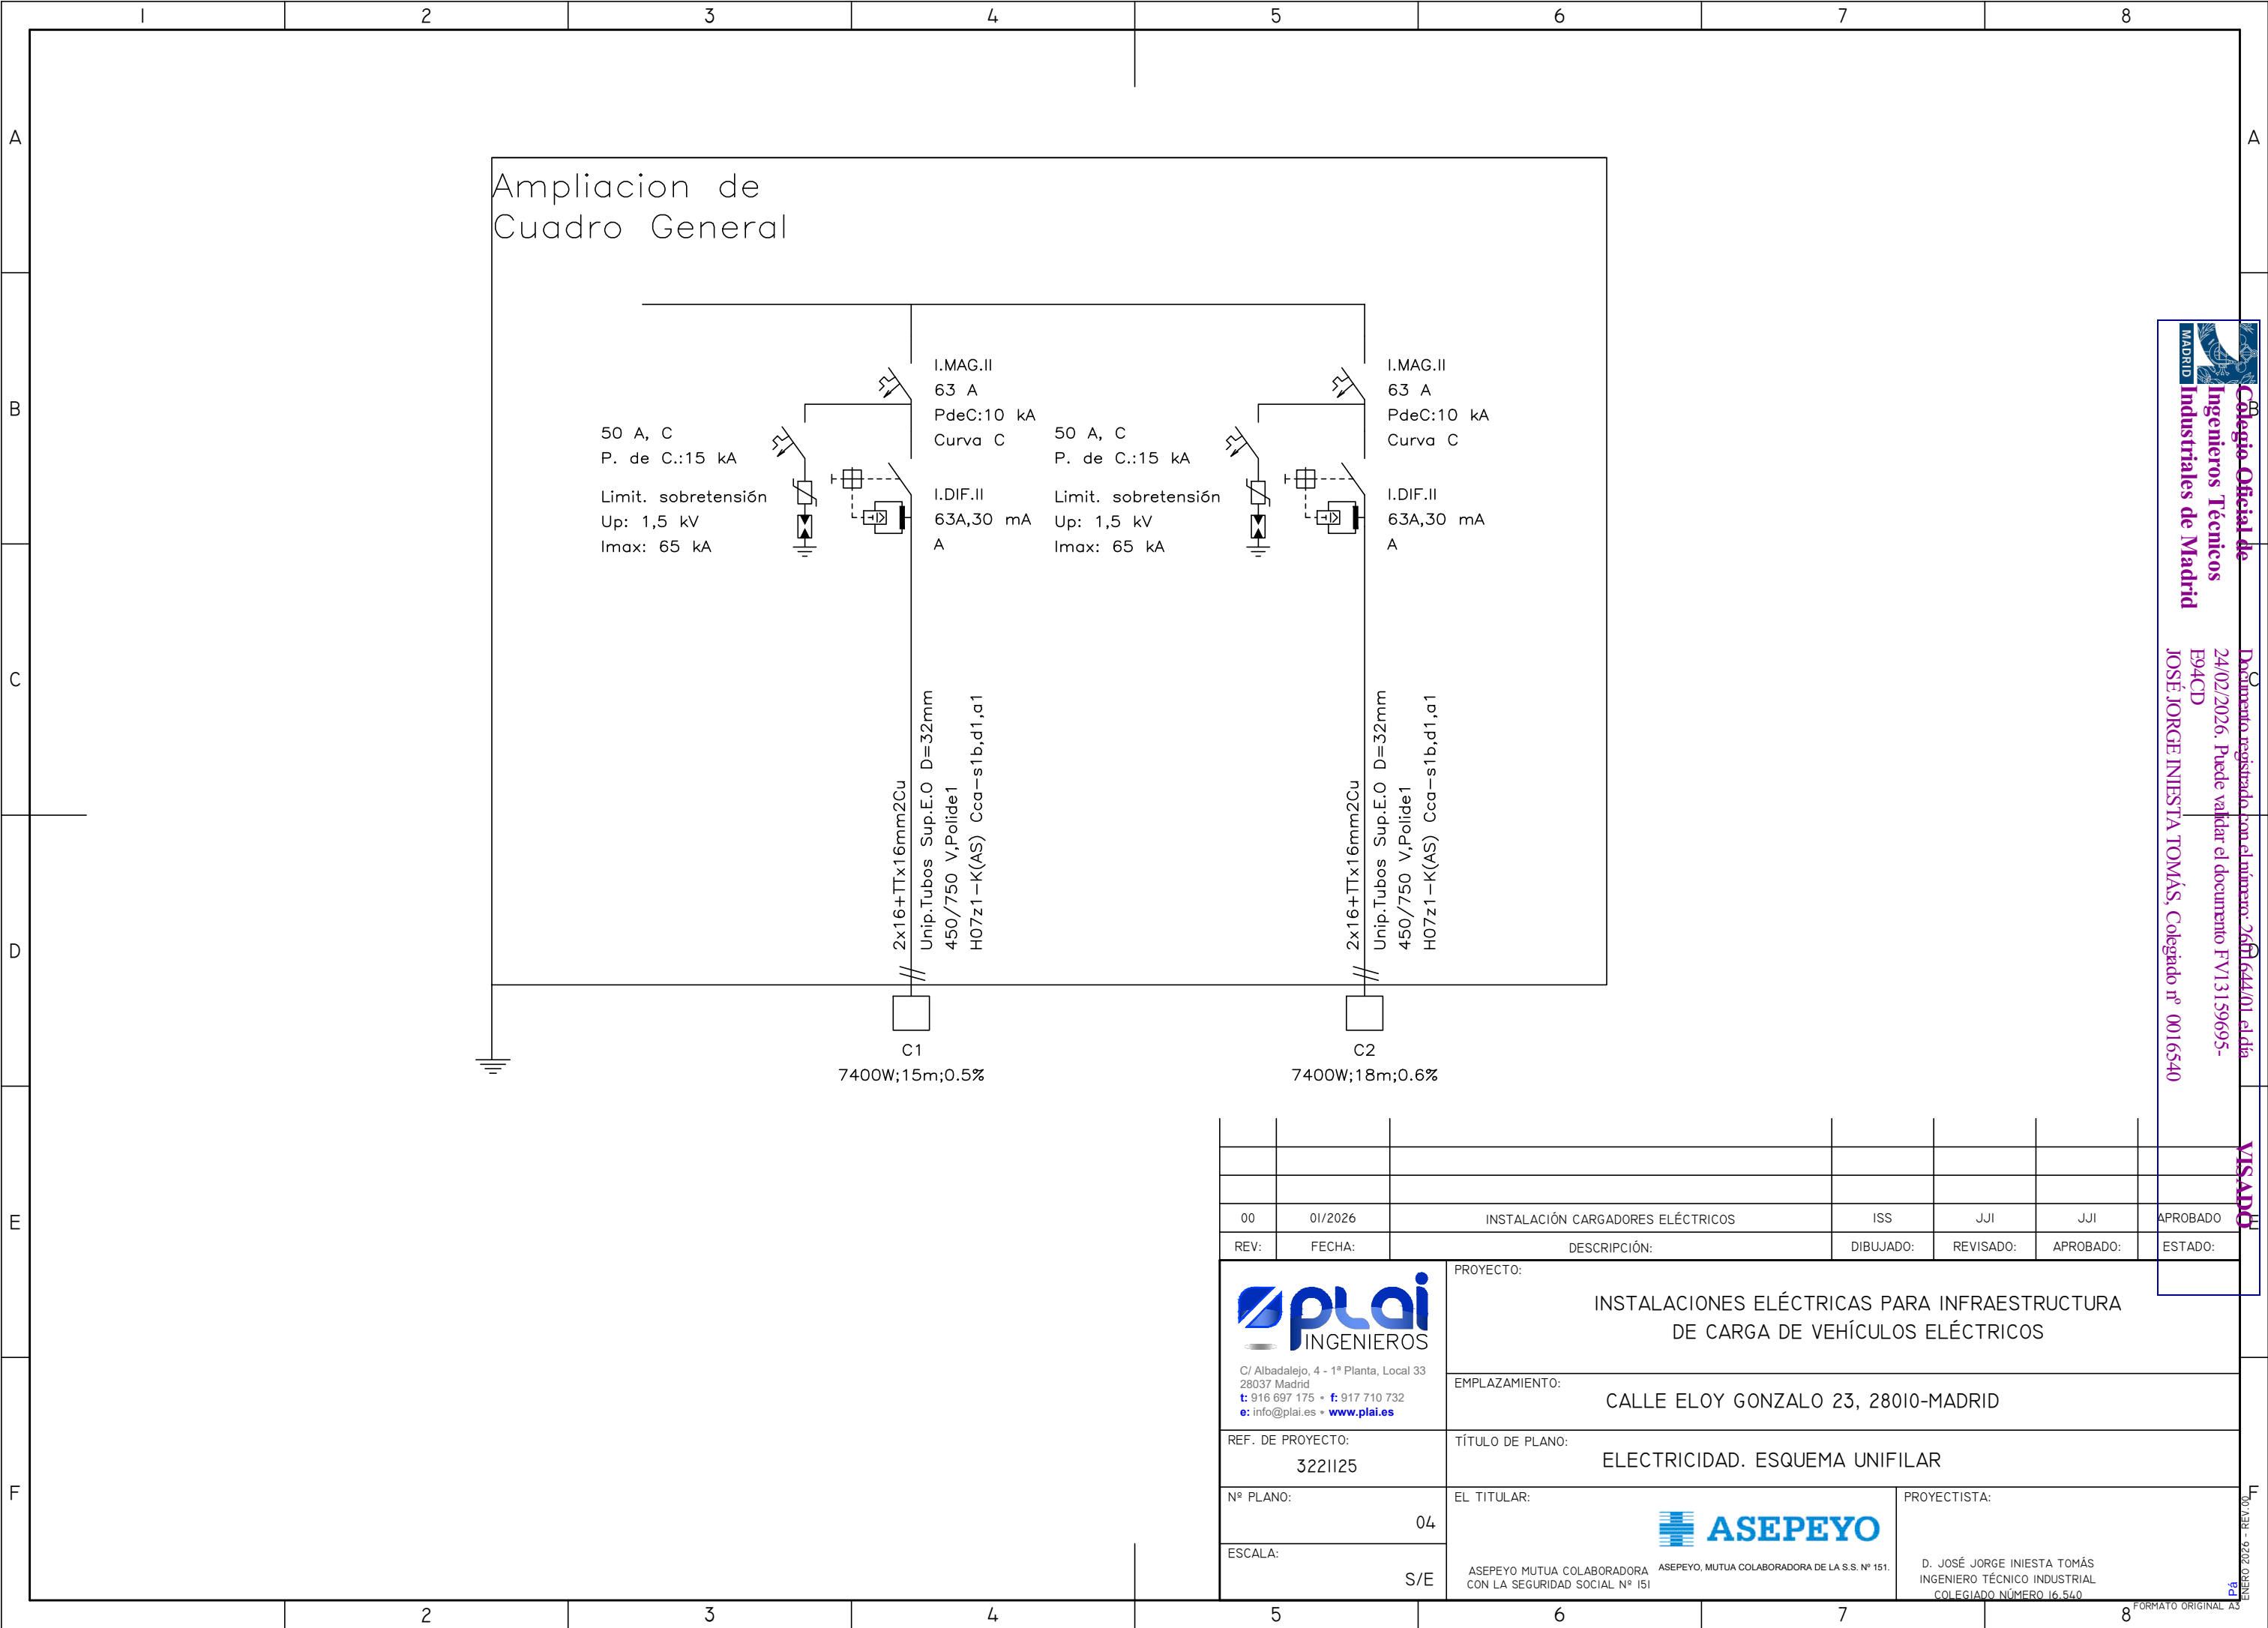

00	01/2026	INSTALACIÓN CARGADORES ELÉCTRICOS	ISS	JJI	JJI	APROBADO
REV:	FECHA:	DESCRIPCIÓN:	DIBUJADO:	REVISADO:	APROBADO:	ESTADO:
 C/ Albadalejo, 4 - 1ª Planta, Local 33 28037 Madrid t: 916 697 175 • f: 917 710 732 e: info@plai.es • www.plai.es		PROYECTO: INSTALACIONES ELÉCTRICAS PARA INFRAESTRUCTURA DE CARGA DE VEHÍCULOS ELÉCTRICOS				
REF. DE PROYECTO: 322II25		EMPLAZAMIENTO: CALLE ELOY GONZALO 23, 28010-MADRID				
Nº PLANO: 04		TÍTULO DE PLANO: ELECTRICIDAD. ESQUEMA UNIFILAR				
ESCALA: S/E		EL TITULAR: ASEPEYO MUTUA COLABORADORA DE LA S.S. Nº 151. CON LA SEGURIDAD SOCIAL Nº 151		PROYECTISTA: D. JOSÉ JORGE INIESTA TOMÁS INGENIERO TÉCNICO INDUSTRIAL COLEGIADO NÚMERO 16.540		

Documento registrado con el número: 2601644/01 el día 24/02/2026. Puede validar el documento FV13159695-E94CD
JOSÉ JORGE INIESTA TOMÁS, Colegiado nº 0016540

VISADO

ENERO 2026 - REV.00

FORMATO ORIGINAL A3