


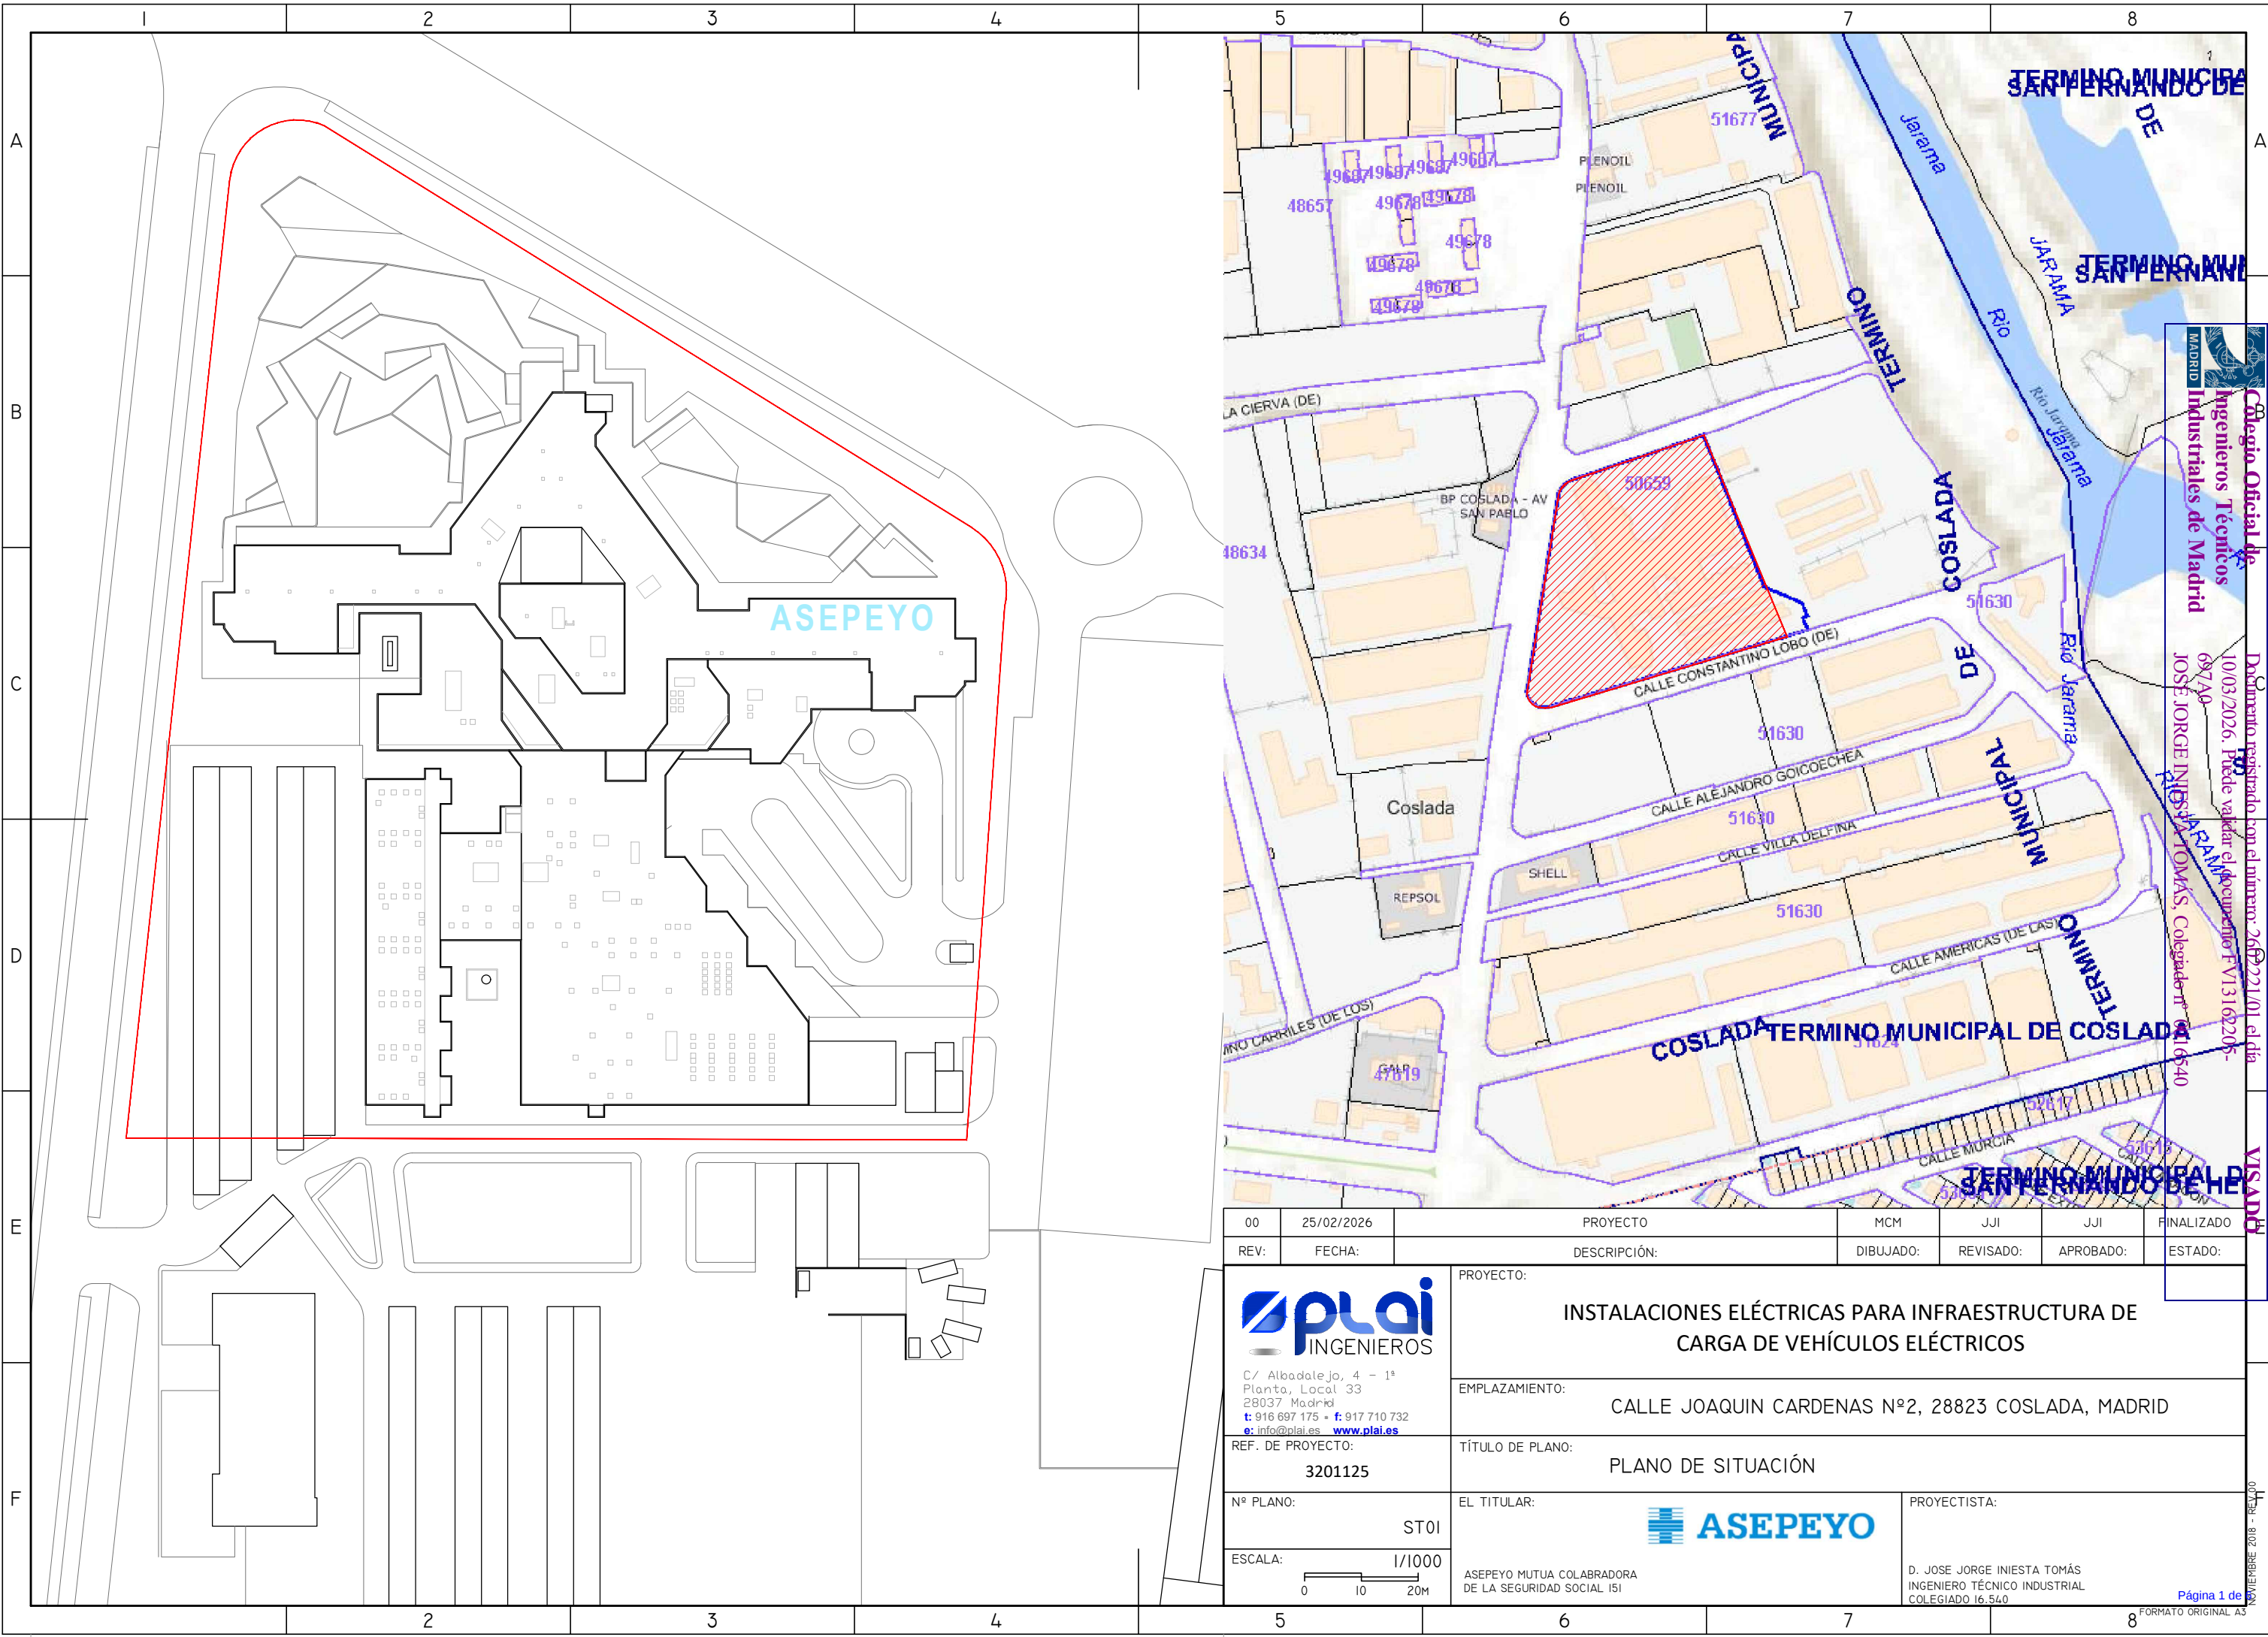




Colegio Oficial de Ingenieros Técnicos Industriales de Madrid

Documento registrado con el número 26022101 el día 10/03/2026. Puede validar el documento FV13162205-687A9

JOSÉ JORGE INIESTA TOMÁS, Colegado nº 616540

 VISADO

00	25/02/2026	PROYECTO		MCM	JJI	JJI	FINALIZADO
REV:	FECHA:	DESCRIPCIÓN:		DIBUJADO:	REVISADO:	APROBADO:	ESTADO:
 C/ Albadalejo, 4 - 1ª Planta, Local 33 28037 Madrid t: 916 697 175 - f: 917 710 732 e: info@plai.es - www.plai.es		PROYECTO: INSTALACIONES ELÉCTRICAS PARA INFRAESTRUCTURA DE CARGA DE VEHÍCULOS ELÉCTRICOS					
		EMPLAZAMIENTO: CALLE JOAQUIN CARDENAS Nº2, 28823 COSLADA, MADRID					
REF. DE PROYECTO: 3201125		TÍTULO DE PLANO: PLANO DE SITUACIÓN					
Nº PLANO: ST01		EL TITULAR: 			PROYECTISTA: D. JOSE JORGE INIESTA TOMÁS INGENIERO TÉCNICO INDUSTRIAL COLEGIADO 16.540		
ESCALA:  1/1000		ASEPEYO MUTUA COLABRADORA DE LA SEGURIDAD SOCIAL ISI					

5

6


7


8

FORMATO ORIGINAL A3

Página 1 de 8

 NOVIEMBRE 2018 - REV.00

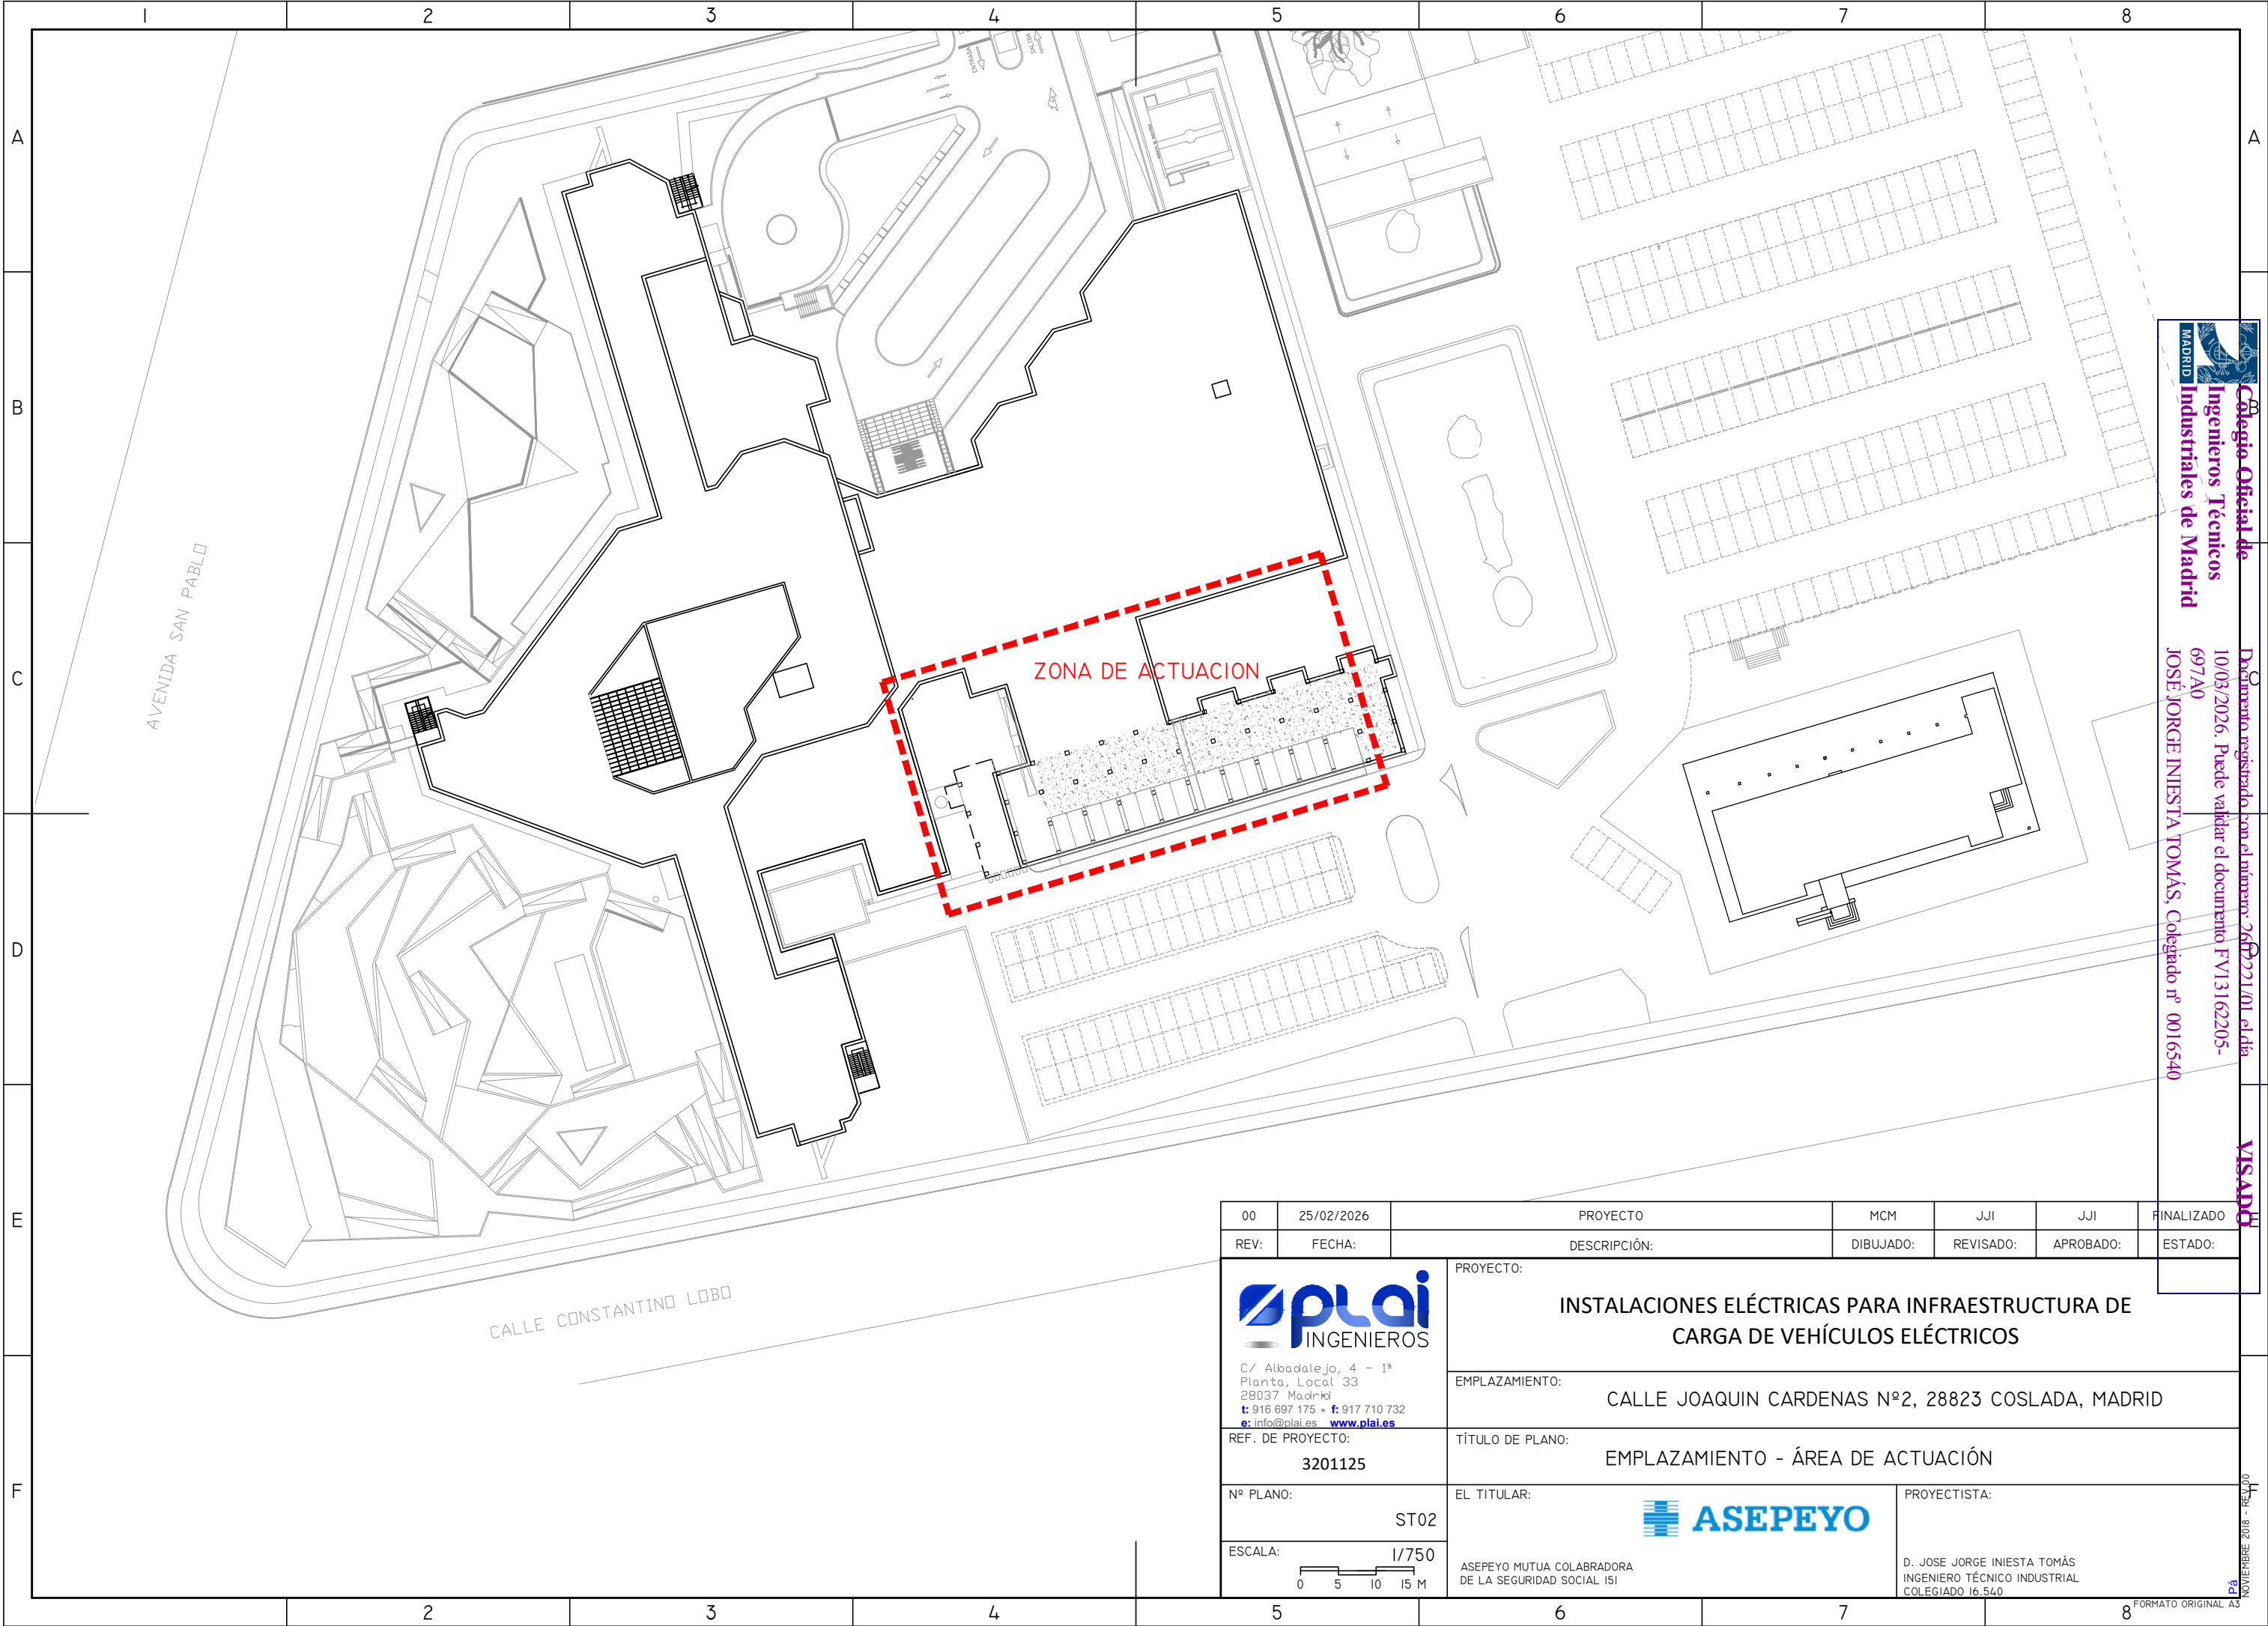

00	25/02/2026	PROYECTO	MCM	JJI	JJI	FINALIZADO
REV:	FECHA:	DESCRIPCIÓN:	DIBUJADO:	REVISADO:	APROBADO:	ESTADO:
 C/ Albadalejo, 4 - 1ª Planta, Local 33 28037 Madrid t: 916 697 175 - f: 917 710 732 e: info@plai.es www.plai.es		PROYECTO: INSTALACIONES ELÉCTRICAS PARA INFRAESTRUCTURA DE CARGA DE VEHÍCULOS ELÉCTRICOS				
REF. DE PROYECTO: 3201125		EMPLAZAMIENTO: CALLE JOAQUIN CARDENAS Nº2, 28823 COSLADA, MADRID				
Nº PLANO: ST02		TÍTULO DE PLANO: EMPLAZAMIENTO - ÁREA DE ACTUACIÓN				
ESCALA: 1/750 		EL TITULAR:  ASEPEYO MUTUA COLABRADORA DE LA SEGURIDAD SOCIAL IS1		PROYECTISTA: D. JOSE JORGE INIESTA TOMÁS INGENIERO TÉCNICO INDUSTRIAL COLEGIADO 16.540		




Colegio Oficial de Ingenieros Técnicos Industriales de Madrid

10/03/2026. Puede validar el documento FV13162205-697A0

JOSÉ JORGE INIESTA TOMÁS, Colegiado nº 0016540

VISADO

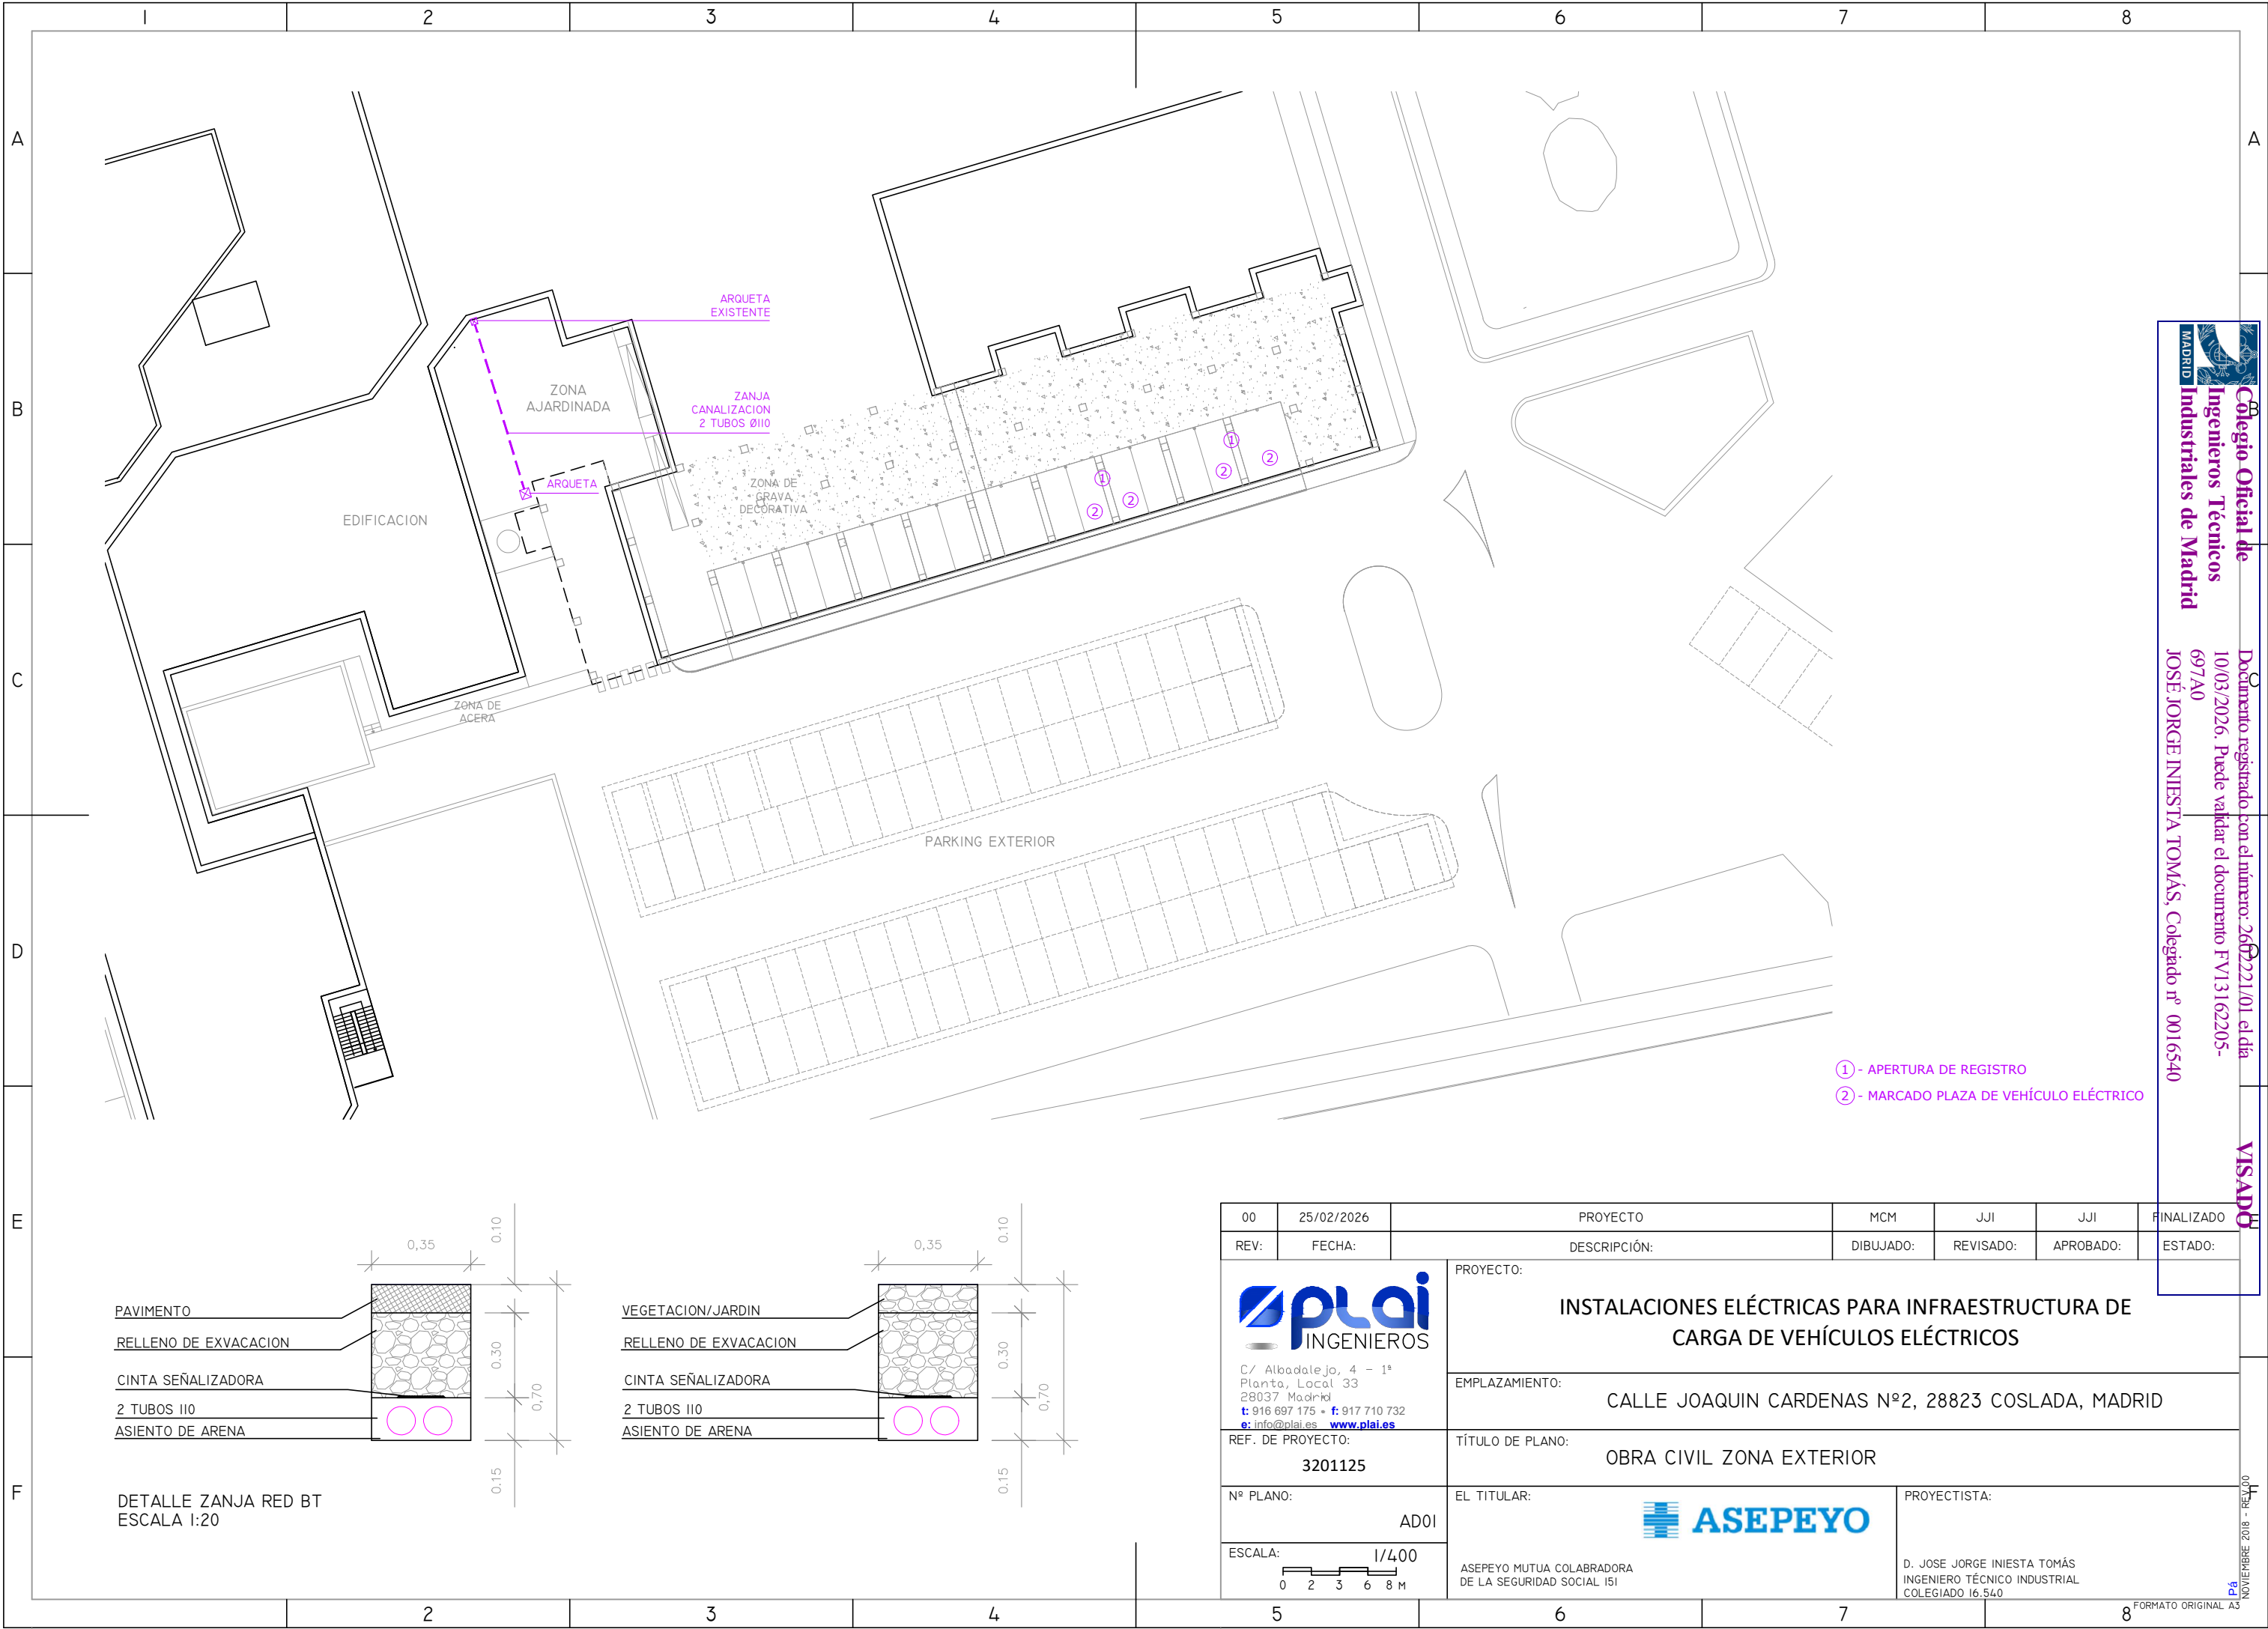





Colegio Oficial de Ingenieros Técnicos Industriales de Madrid



Documento registrado con el número: 2602221/01 el día 10/03/2026. Puede validar el documento FV13162205-697A0

JOSÉ JORGE INIESTA TOMÁS, Colegiado nº 0016540

 VISADO

00	25/02/2026	PROYECTO	MCM	JJI	JJI	FINALIZADO
REV:	FECHA:	DESCRIPCIÓN:	DIBUJADO:	REVISADO:	APROBADO:	ESTADO:
 C/ Albadalejo, 4 - 1ª Planta, Local 33 28037 Madrid t: 916 697 175 - f: 917 710 732 e: info@plai.es - www.plai.es		PROYECTO: INSTALACIONES ELÉCTRICAS PARA INFRAESTRUCTURA DE CARGA DE VEHÍCULOS ELÉCTRICOS				
REF. DE PROYECTO: 3201125		EMPLAZAMIENTO: CALLE JOAQUIN CARDENAS Nº2, 28823 COSLADA, MADRID				
Nº PLANO: AD01		TÍTULO DE PLANO: OBRA CIVIL ZONA EXTERIOR				
ESCALA: 		EL TITULAR:  ASEPEYO MUTUA COLABRADORA DE LA SEGURIDAD SOCIAL ISI		PROYECTISTA: D. JOSE JORGE INIESTA TOMÁS INGENIERO TÉCNICO INDUSTRIAL COLEGIADO 16.540		

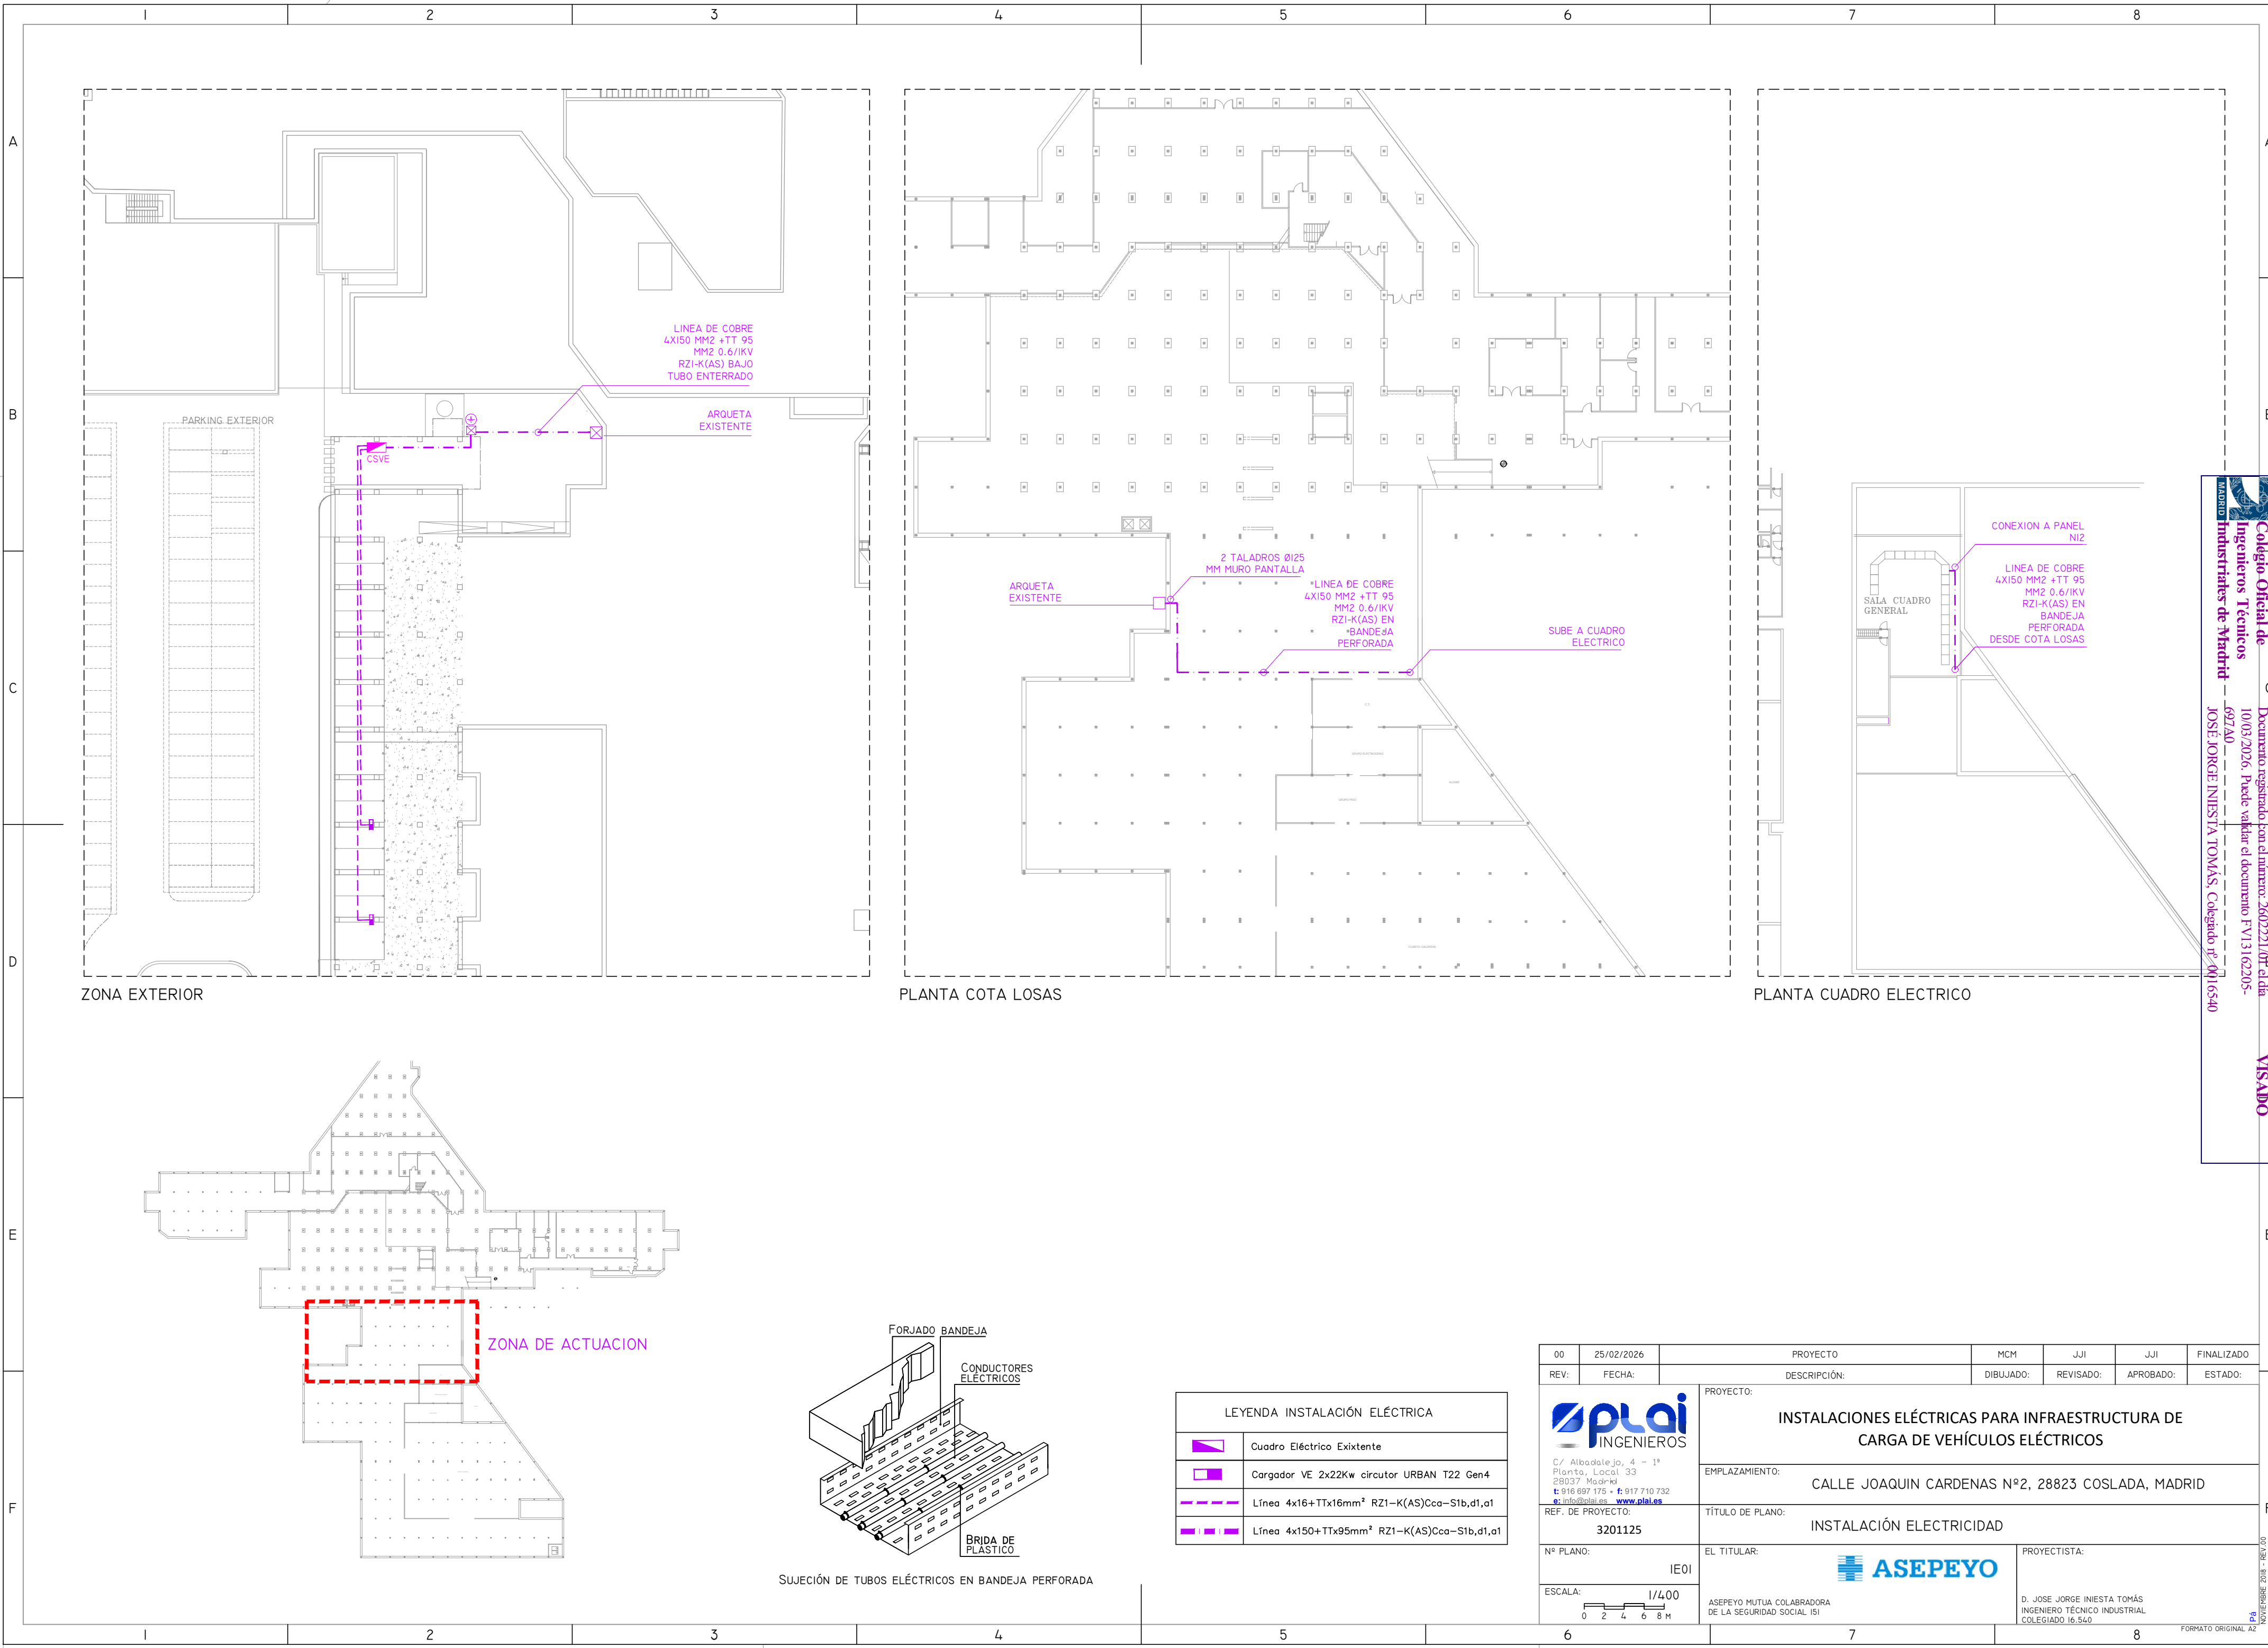

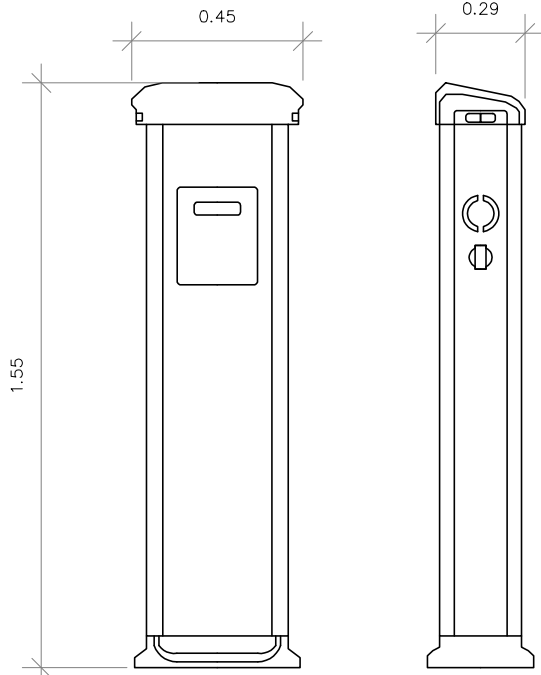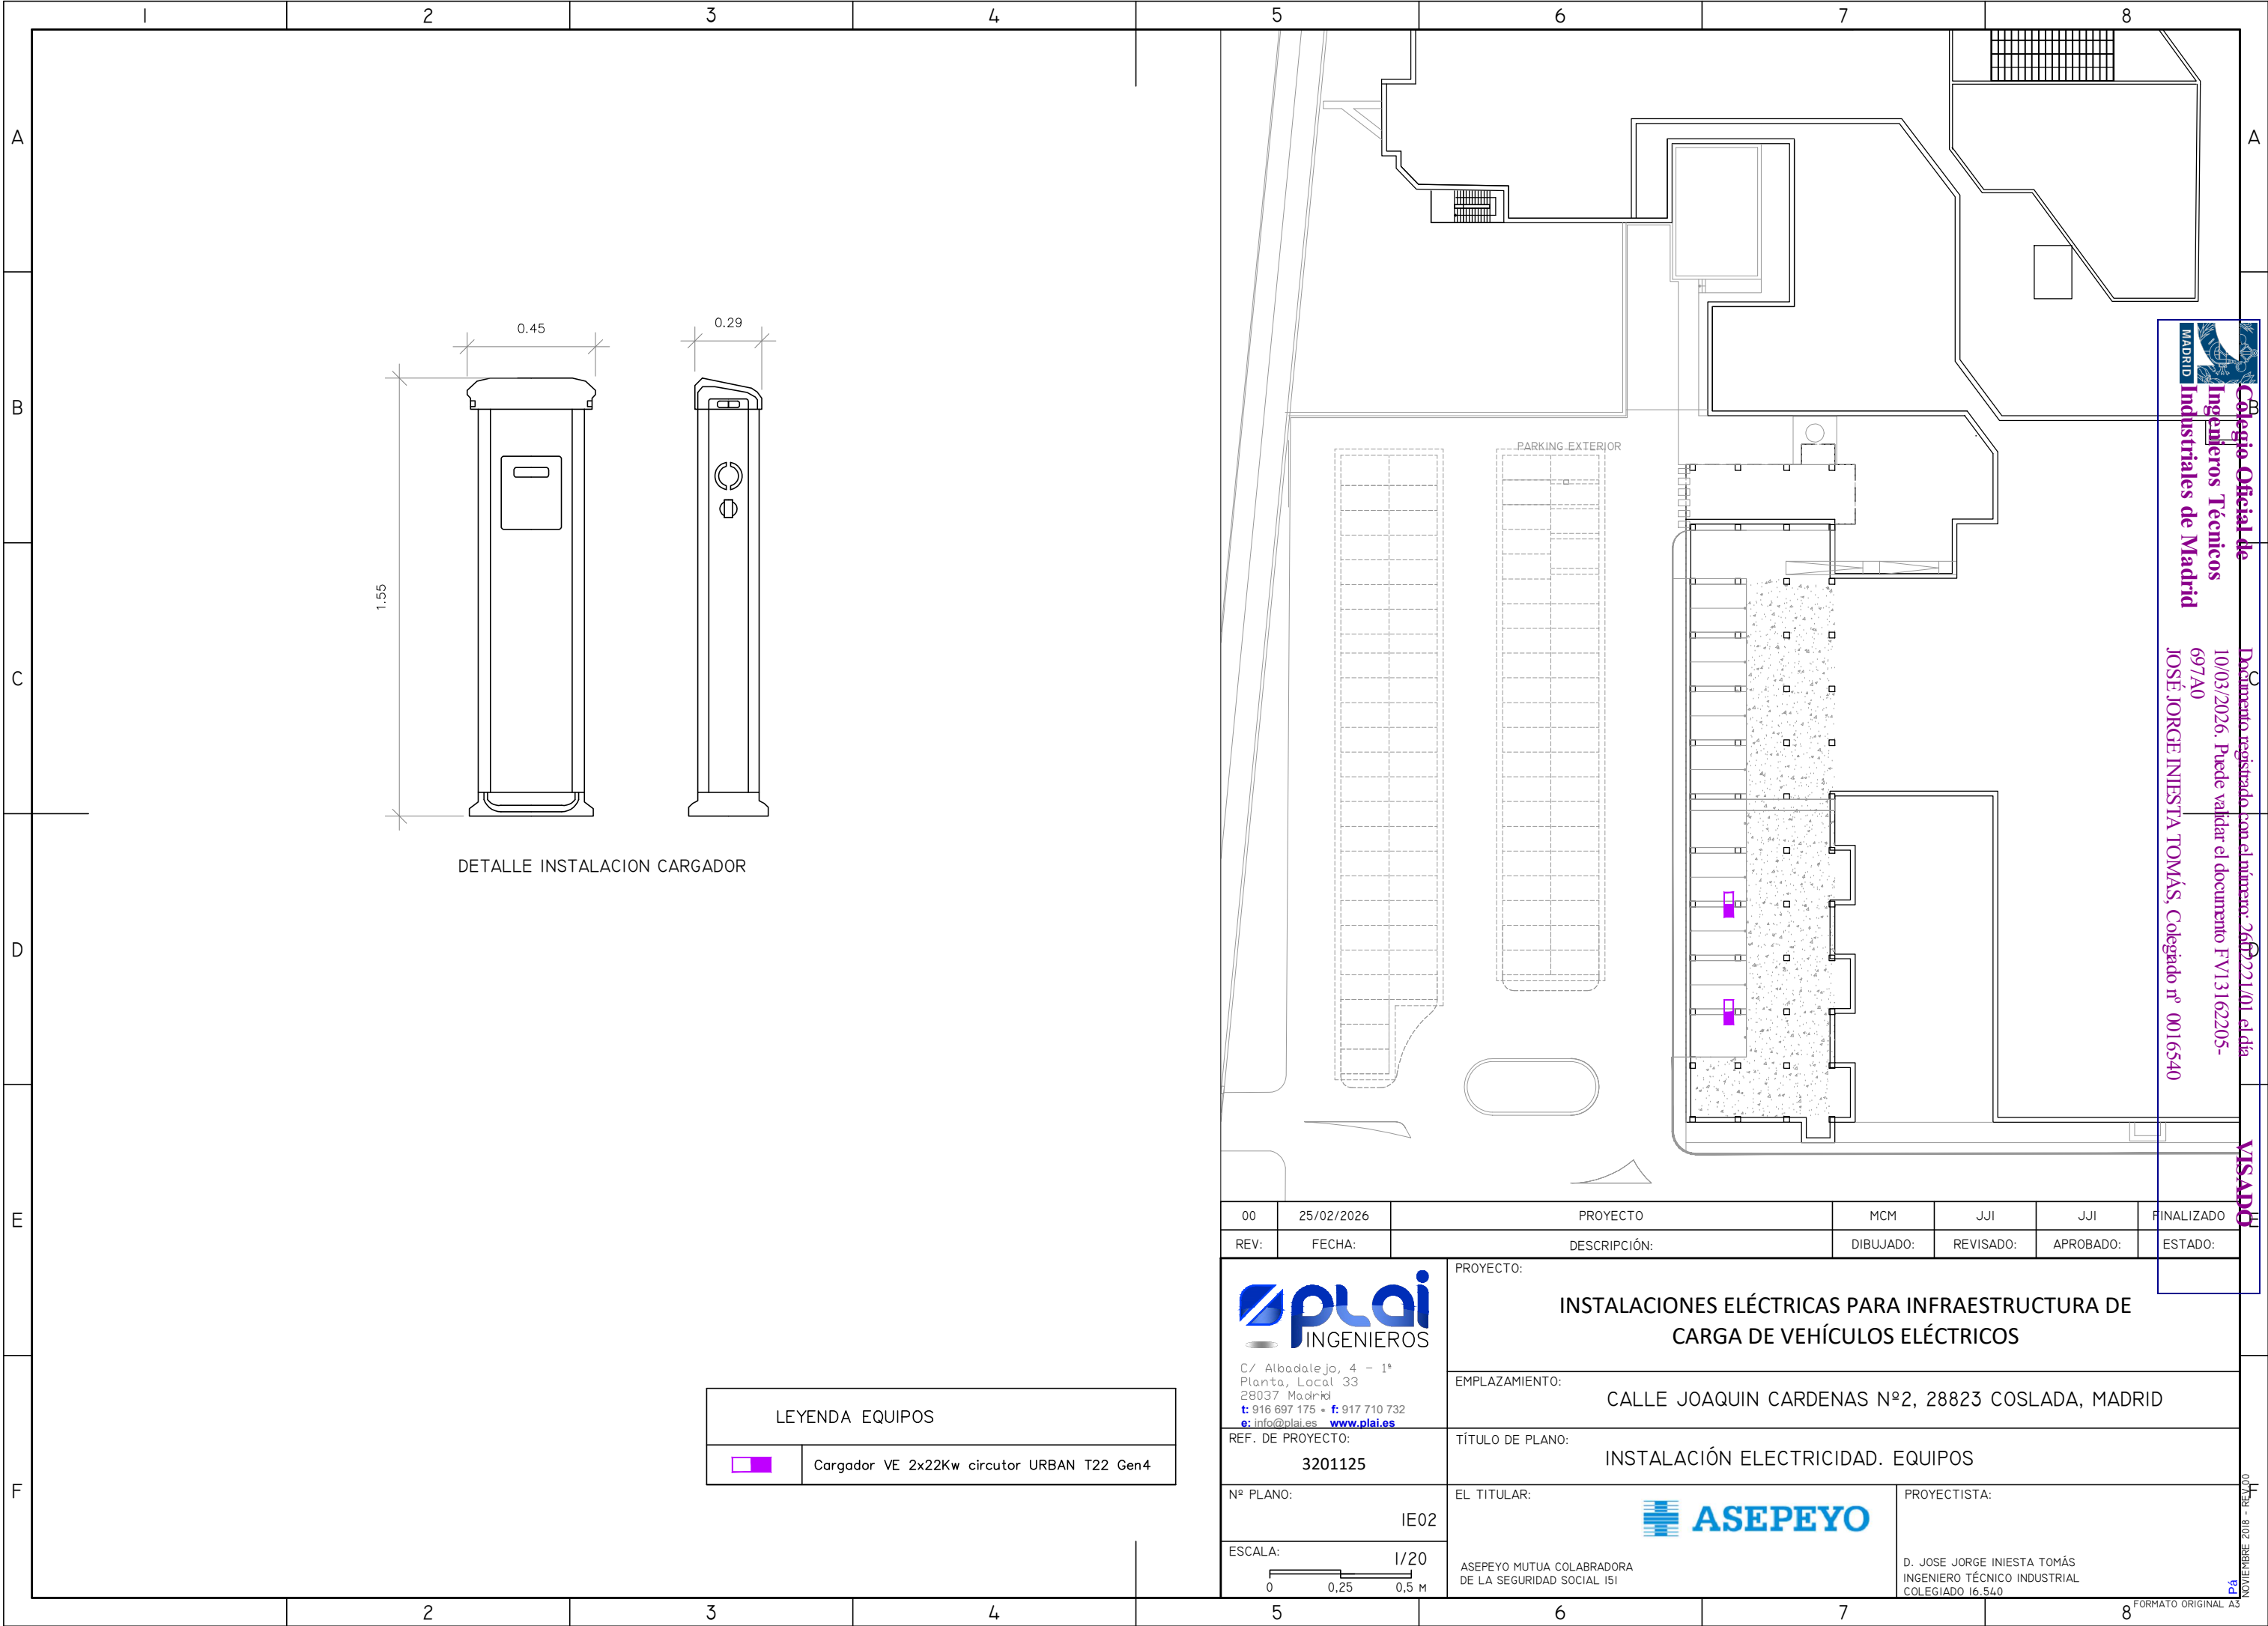

DETALLE INSTALACION CARGADOR

LEYENDA EQUIPOS	
	Cargador VE 2x22Kw circutor URBAN T22 Gen4

00	25/02/2026	PROYECTO	MCM	JJI	JJI	FINALIZADO
REV:	FECHA:	DESCRIPCIÓN:	DIBUJADO:	REVISADO:	APROBADO:	ESTADO:
 C/ Albadalejo, 4 - 1ª Planta, Local 33 28037 Madrid t: 916 697 175 • f: 917 710 732 e: info@plai.es • www.plai.es		PROYECTO: INSTALACIONES ELÉCTRICAS PARA INFRAESTRUCTURA DE CARGA DE VEHÍCULOS ELÉCTRICOS				
REF. DE PROYECTO: 3201125		EMPLAZAMIENTO: CALLE JOAQUIN CARDENAS Nº2, 28823 COSLADA, MADRID				
Nº PLANO: IE02		TÍTULO DE PLANO: INSTALACIÓN ELECTRICIDAD. EQUIPOS				
ESCALA: 		EL TITULAR: ASEPEYO MUTUA COLABRADORA DE LA SEGURIDAD SOCIAL I51		PROYECTISTA: D. JOSE JORGE INIESTA TOMÁS INGENIERO TÉCNICO INDUSTRIAL COLEGIADO 16.540		


Colegio Oficial de Ingenieros Técnicos Industriales de Madrid

Documento registrado con el número: 2602221/01 el día 10/03/2026. Puede validar el documento FV13162205-697A0

JOSE JORGE INIESTA TOMÁS, Colegiado nº 0016540

VISADO

Cuadro General de Mando y Proteccion

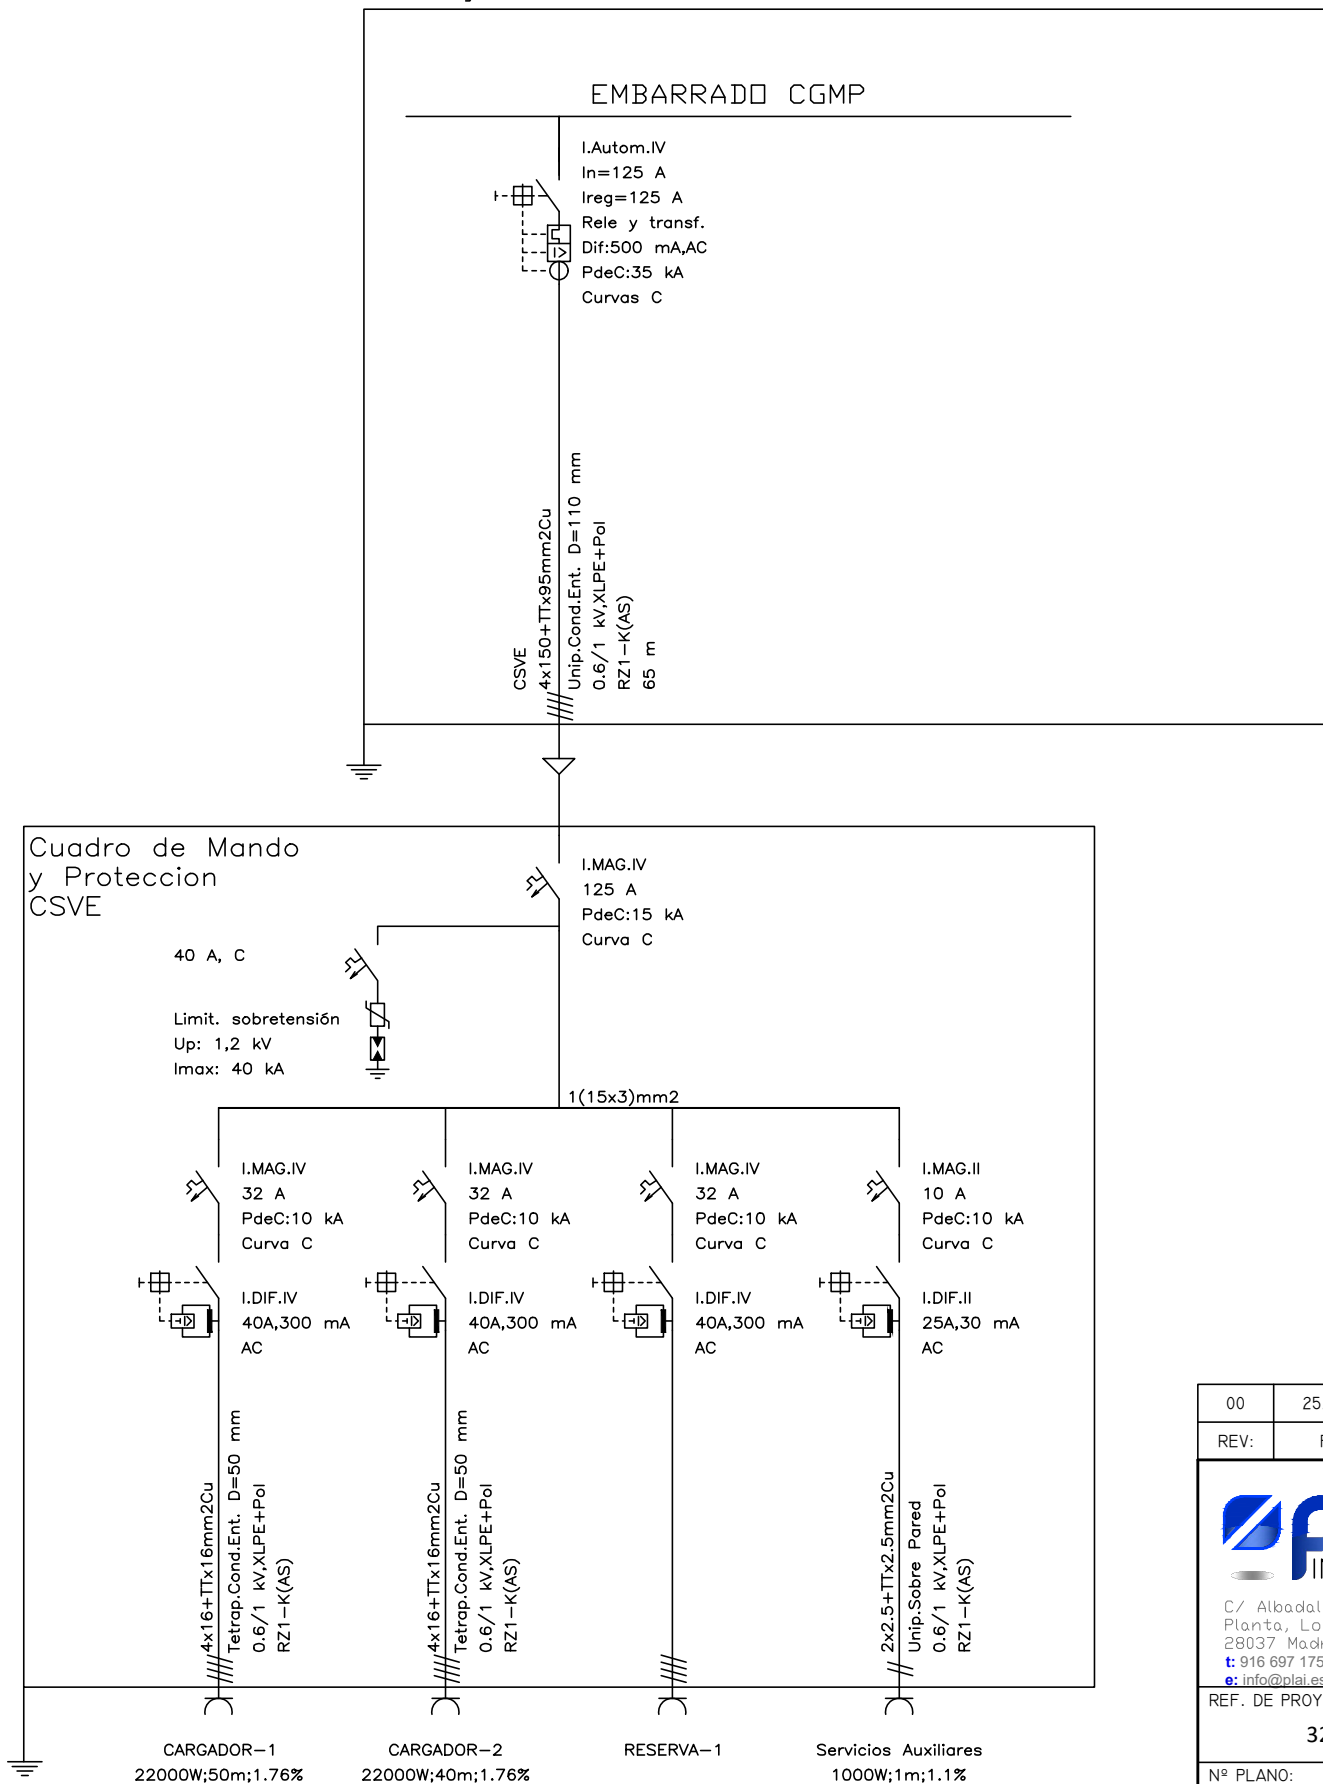

00	25/02/2026	PROYECTO		MCM	JJI	JJI	FINALIZADO
REV:	FECHA:	DESCRIPCIÓN:		DIBUJADO:	REVISADO:	APROBADO:	ESTADO:
 C/ Albadalejo, 4 - 1ª Planta, Local 33 28037 Madrid t: 916 697 175 - f: 917 710 732 e: info@plai.es - www.plai.es		PROYECTO:					
		INSTALACIONES ELÉCTRICAS PARA INFRAESTRUCTURA DE CARGA DE VEHÍCULOS ELÉCTRICOS					
		EMPLAZAMIENTO:					
		CALLE JOAQUIN CARDENAS Nº2, 28823 COSLADA, MADRID					
REF. DE PROYECTO:		TÍTULO DE PLANO:					
3201125		ESQUEMA UNIFILAR					
Nº PLANO:		EL TITULAR:			PROYECTISTA:		
IE03		 ASEPEYO			D. JOSE JORGE INIESTA TOMÁS INGENIERO TÉCNICO INDUSTRIAL COLEGIADO 16.540		
ESCALA:		ASEPEYO MUTUA COLABORADORA DE LA SEGURIDAD SOCIAL ISI					
S/E							