


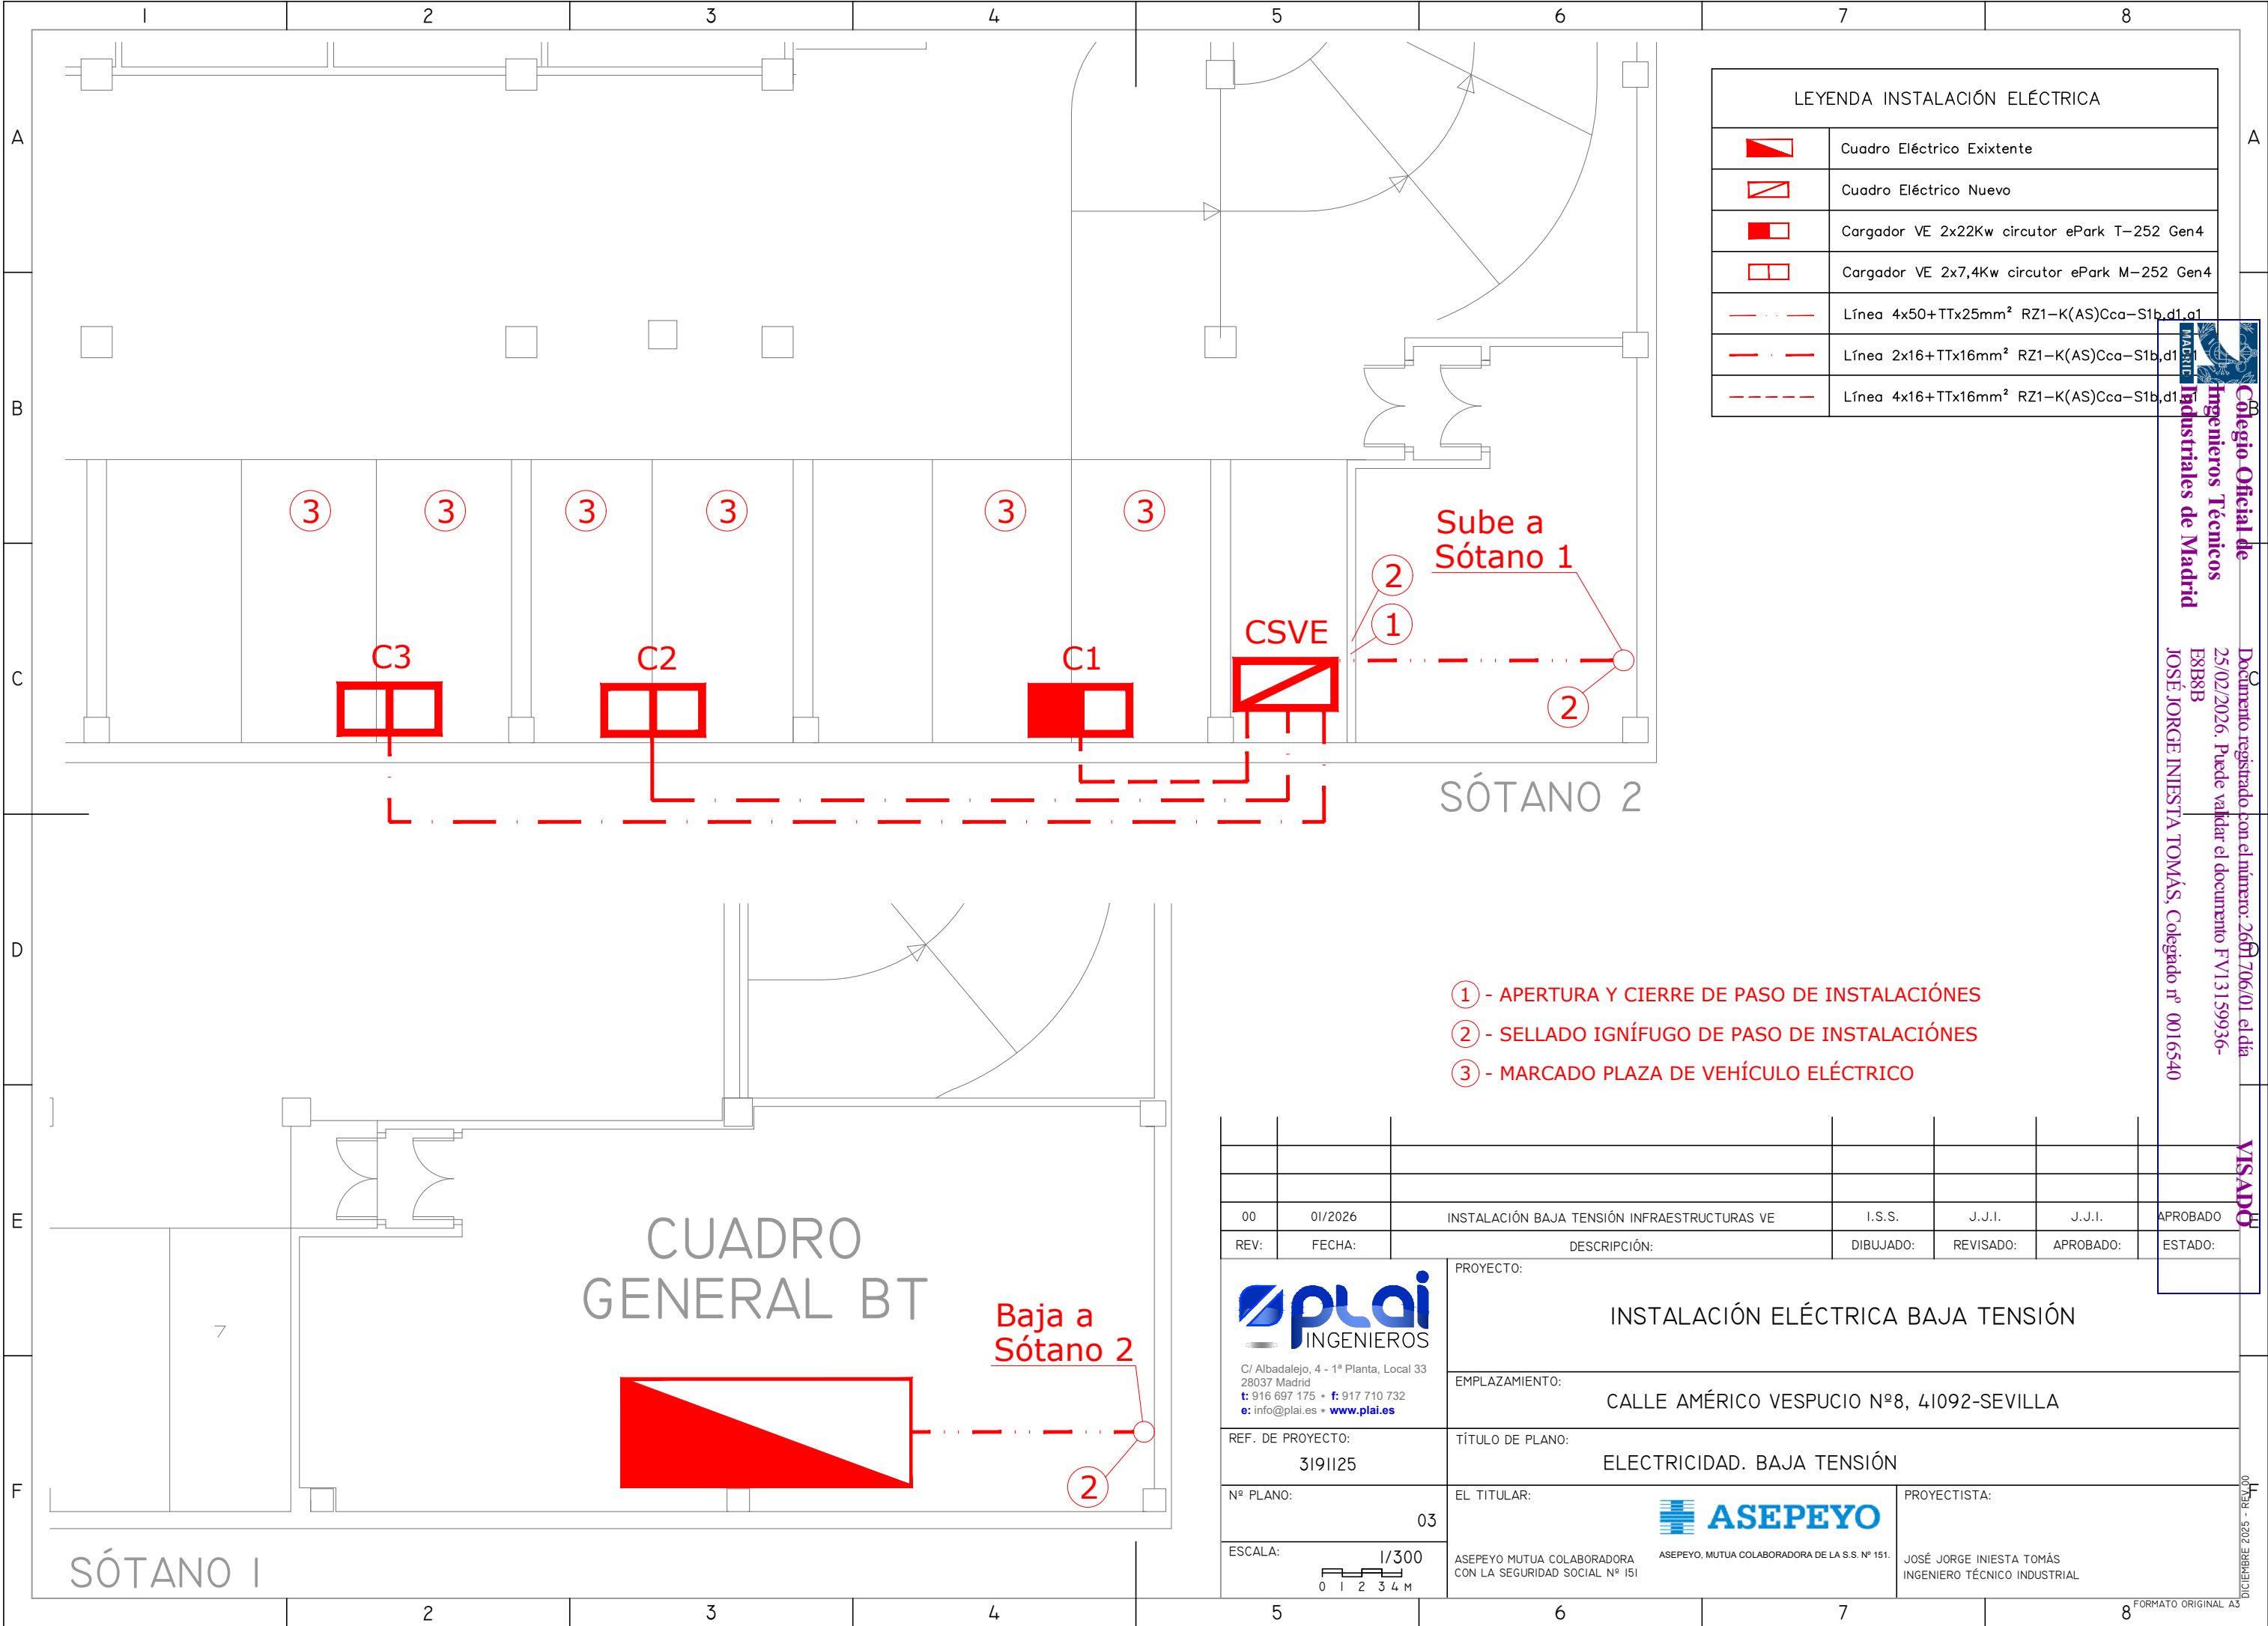

LEYENDA INSTALACIÓN ELÉCTRICA	
	Cuadro Eléctrico Existente
	Cuadro Eléctrico Nuevo
	Cargador VE 2x22Kw circutor ePark T-252 Gen4
	Cargador VE 2x7,4Kw circutor ePark M-252 Gen4
	Línea 4x50+TTx25mm² RZ1-K(AS)Cca-S1b,d1,a1
	Línea 2x16+TTx16mm² RZ1-K(AS)Cca-S1b,d1
	Línea 4x16+TTx16mm² RZ1-K(AS)Cca-S1b,d1


Colegio Oficial de Ingenieros Técnicos Industriales de Madrid
Documento registrado con el número: 2601706/01 el día 25/02/2026. Puede validar el documento FV13159936-E8B8B
JOSÉ JORGE INIESTA TOMÁS, Colegado nº 0016540

VISADO

00	01/2026	INSTALACIÓN BAJA TENSIÓN INFRAESTRUCTURAS VE	I.S.S.	J.J.I.	J.J.I.	APROBADO
REV:	FECHA:	DESCRIPCIÓN:	DIBUJADO:	REVISADO:	APROBADO:	ESTADO:
 C/ Albadalejo, 4 - 1ª Planta, Local 33 28037 Madrid t: 916 697 175 • f: 917 710 732 e: info@plai.es • www.plai.es		PROYECTO: INSTALACIÓN ELÉCTRICA BAJA TENSIÓN				
REF. DE PROYECTO: 3191125		EMPLAZAMIENTO: CALLE AMÉRICO VESPUCIO Nº8, 41092-SEVILLA				
Nº PLANO: 03		TÍTULO DE PLANO: ELECTRICIDAD. BAJA TENSIÓN				
ESCALA: 1/300 0 1 2 3 4 M		EL TITULAR: ASEPEYO MUTUA COLABORADORA CON LA SEGURIDAD SOCIAL Nº 151		PROYECTISTA: JOSÉ JORGE INIESTA TOMÁS INGENIERO TÉCNICO INDUSTRIAL		

DICIEMBRE 2025 - REV.00

FORMATO ORIGINAL A3

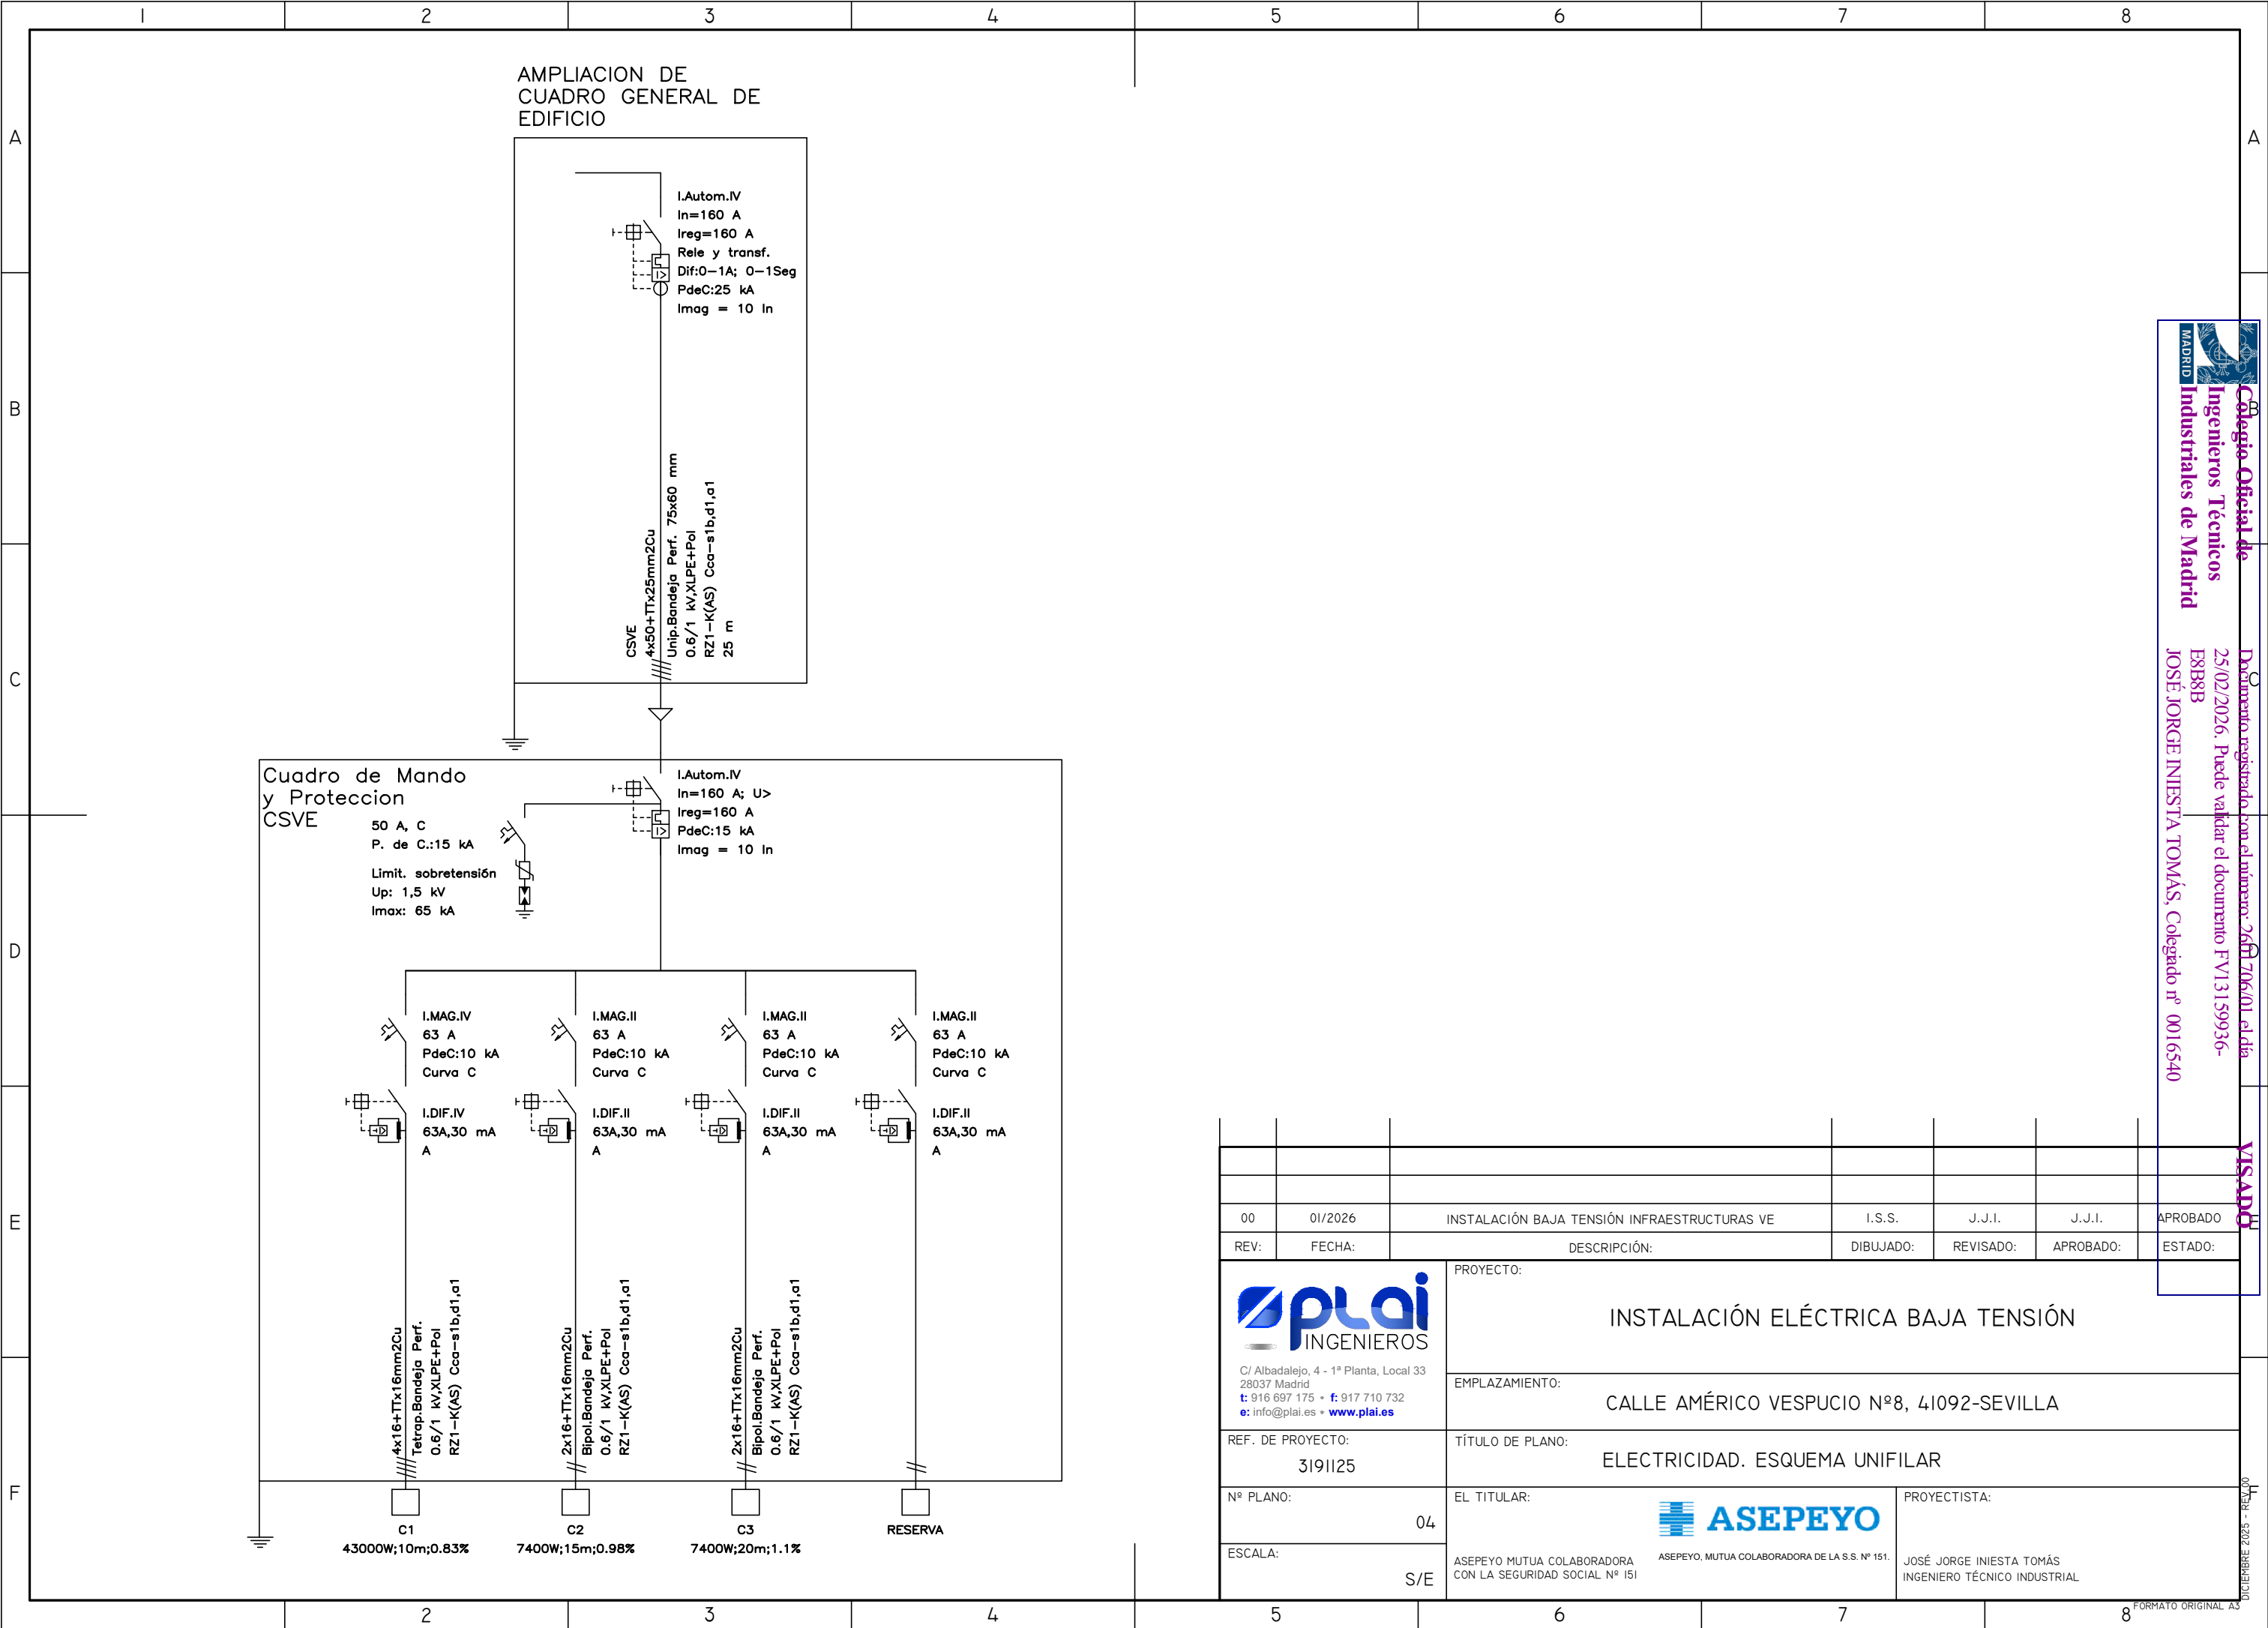



Colegio Oficial de Ingenieros Técnicos Industriales de Madrid

Documento registrado con el número: 2601706/01 el día 25/02/2026. Puede validar el documento FV13159936-E8B8B

JOSÉ JORGE INIESTA TOMÁS, Colegado nº 0016540

VISADO

00	01/2026	INSTALACIÓN BAJA TENSIÓN INFRAESTRUCTURAS VE	I.S.S.	J.J.I.	J.J.I.	APROBADO
REV:	FECHA:	DESCRIPCIÓN:	DIBUJADO:	REVISADO:	APROBADO:	ESTADO:
 C/ Albadalejo, 4 - 1ª Planta, Local 33 28037 Madrid t: 916 697 175 • f: 917 710 732 e: info@plai.es • www.plai.es		PROYECTO: INSTALACIÓN ELÉCTRICA BAJA TENSIÓN				
REF. DE PROYECTO: 3191125		EMPLAZAMIENTO: CALLE AMÉRICO VESPUCIO Nº8, 41092-SEVILLA				
Nº PLANO: 04		TÍTULO DE PLANO: ELECTRICIDAD. ESQUEMA UNIFILAR				
ESCALA: S/E		EL TITULAR:  ASEPEYO, MUTUA COLABORADORA DE LA S.S. Nº 151.				
		PROYECTISTA: JOSÉ JORGE INIESTA TOMÁS INGENIERO TÉCNICO INDUSTRIAL				