



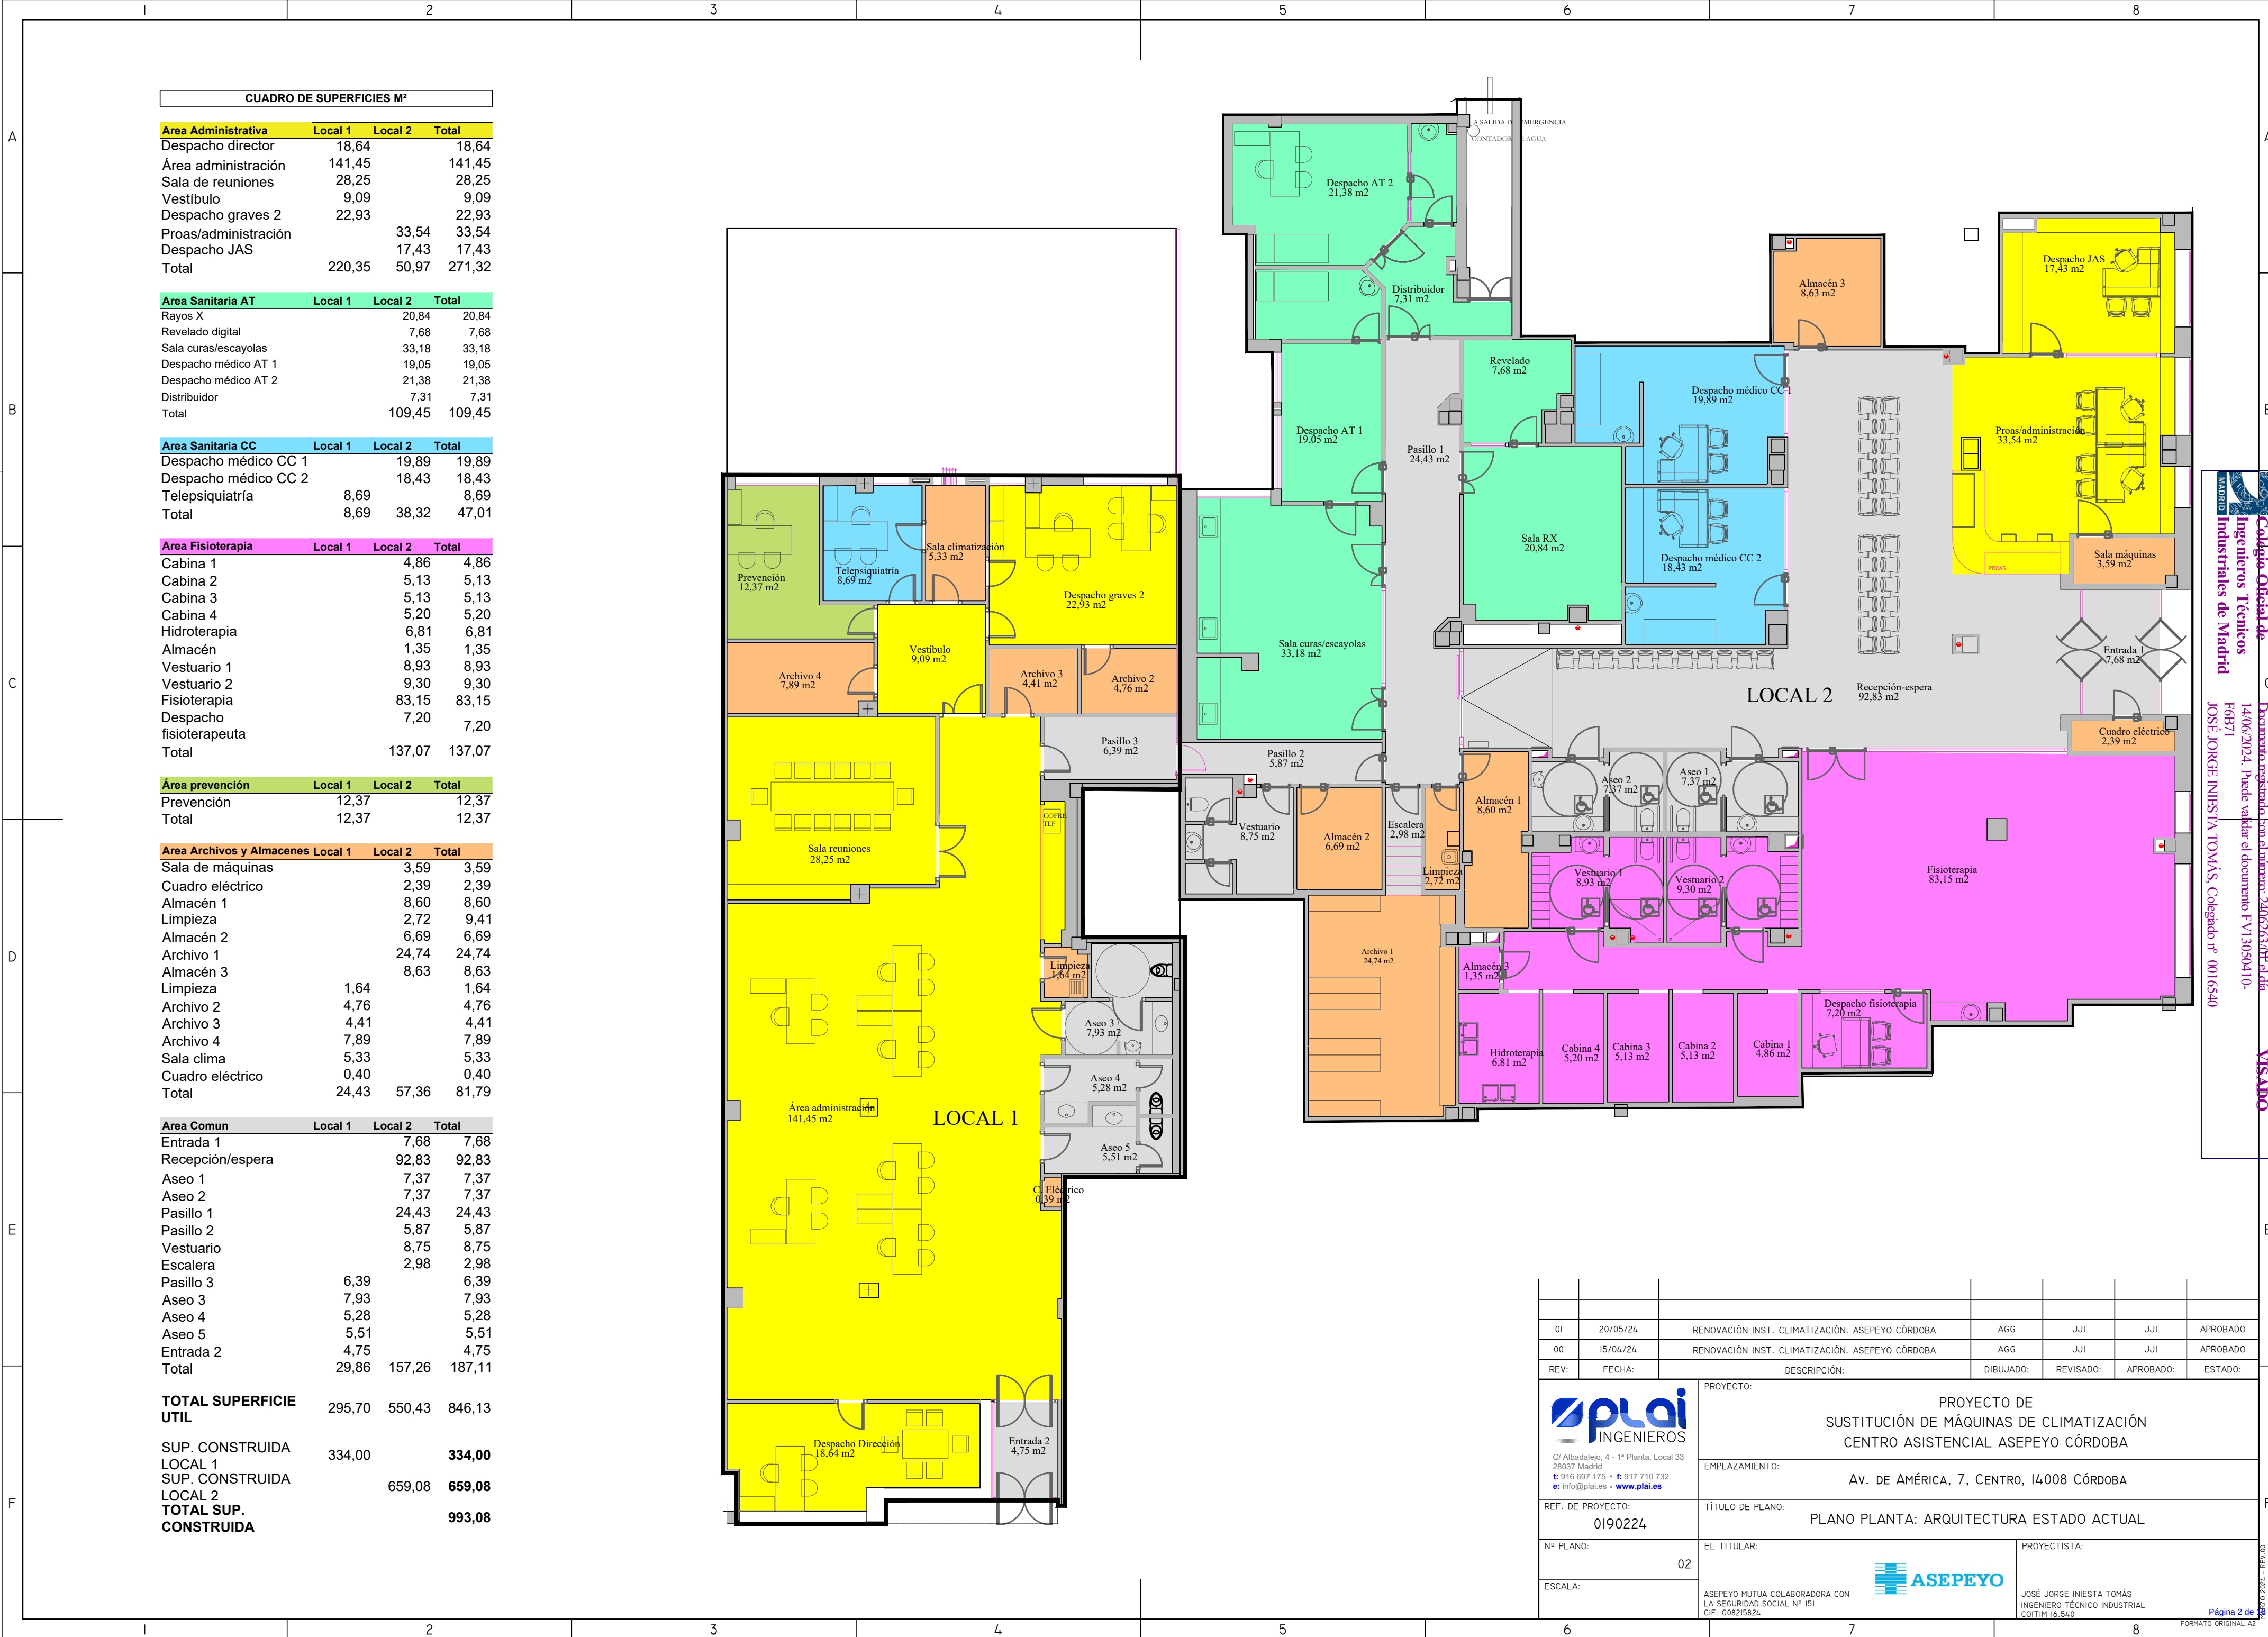

01	20/05/24	RENOVACIÓN INST. CLIMATIZACIÓN. ASEPEYO CÓRDOBA	AGG	JJI	JJI	APROBADO
00	15/04/24	RENOVACIÓN INST. CLIMATIZACIÓN. ASEPEYO CÓRDOBA	AGG	JJI	JJI	APROBADO
REV:	FECHA:	DESCRIPCIÓN:	DIBUJADO:	REVISADO:	APROBADO:	ESTADO:
plai INGENIEROS C/ Albadalejo, 4 - 1ª Planta, Local 33 28037 Madrid t: 916 697 175 • f: 917 710 732 e: info@plai.es • www.plai.es		PROYECTO: PROYECTO DE SUSTITUCIÓN DE MÁQUINAS DE CLIMATIZACIÓN CENTRO ASISTENCIAL ASEPEYO CÓRDOBA				
REF. DE PROYECTO: 0190224		EMPLAZAMIENTO: AV. DE AMÉRICA, 7, CENTRO, 14008 CÓRDOBA				
Nº PLANO: 02		TÍTULO DE PLANO: PLANO PLANTA: ARQUITECTURA ESTADO ACTUAL				
ESCALA:		EL TITULAR: ASEPEYO MUTUA COLABORADORA CON LA SEGURIDAD SOCIAL Nº ISI CIF: G08215824		PROYECTISTA: JOSÉ JORGE INIESTA TOMÁS INGENIERO TÉCNICO INDUSTRIAL COITIM 16.540		

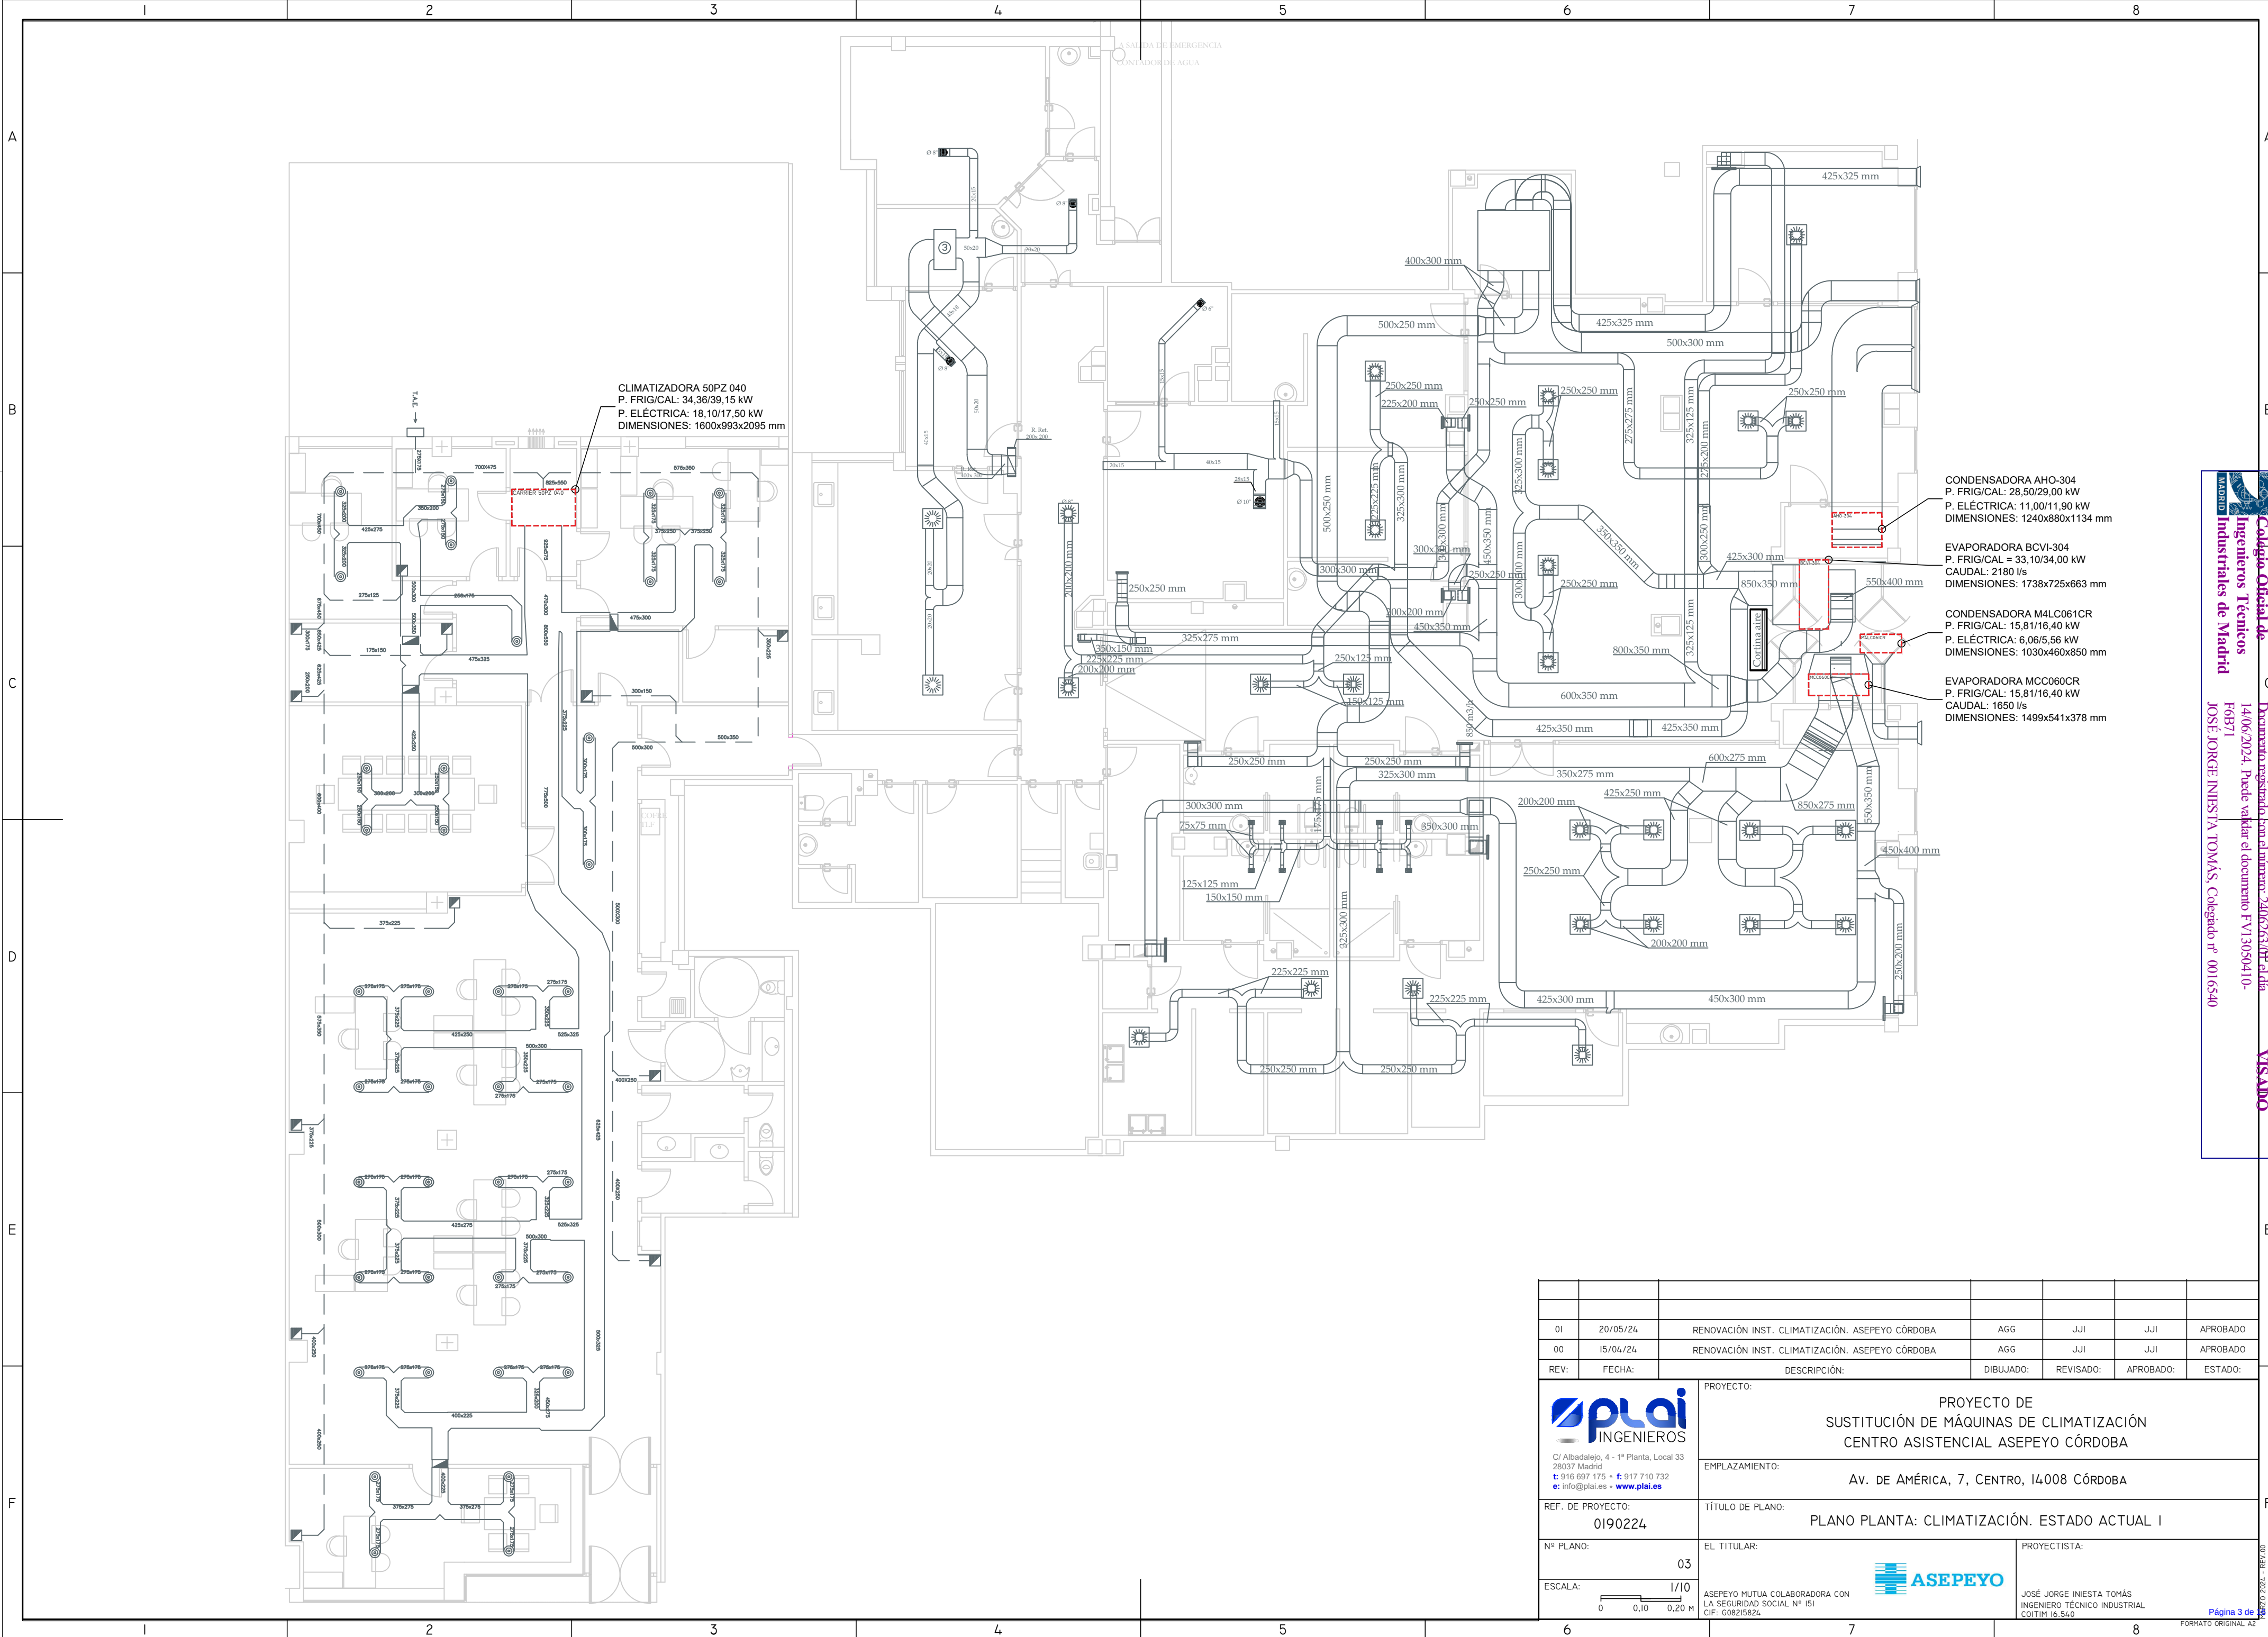

 
CLIMATIZADORA 50PZ 040
P. FRIG/CAL: 34,36/39,15 kW
P. ELÉCTRICA: 18,10/17,50 kW
DIMENSIONES: 1600x993x2095 mm

CONDENSADORA AHO-304
P. FRIG/CAL: 28,50/29,00 kW
P. ELÉCTRICA: 11,00/11,90 kW
DIMENSIONES: 1240x880x1134 mm


EVAPORADORA BCVI-304
P. FRIG/CAL = 33,10/34,00 kW
CAUDAL: 2180 l/s
DIMENSIONES: 1738x725x663 mm

CONDENSADORA M4LC061CR
P. FRIG/CAL: 15,81/16,40 kW
P. ELÉCTRICA: 6,06/5,56 kW
DIMENSIONES: 1030x460x850 mm

EVAPORADORA MCC060CR
P. FRIG/CAL: 15,81/16,40 kW
CAUDAL: 1650 l/s
DIMENSIONES: 1499x541x378 mm

01	20/05/24	RENOVACIÓN INST. CLIMATIZACIÓN. ASEPEYO CÓRDOBA	AGG	JJI	JJI	APROBADO
00	15/04/24	RENOVACIÓN INST. CLIMATIZACIÓN. ASEPEYO CÓRDOBA	AGG	JJI	JJI	APROBADO
REV:	FECHA:	DESCRIPCIÓN:	DIBUJADO:	REVISADO:	APROBADO:	ESTADO:
 C/ Albadalejo, 4 - 1ª Planta, Local 33 28037 Madrid t: 916 697 175 • f: 917 710 732 e: info@plai.es • www.plai.es		PROYECTO: PROYECTO DE SUSTITUCIÓN DE MÁQUINAS DE CLIMATIZACIÓN CENTRO ASISTENCIAL ASEPEYO CÓRDOBA				
REF. DE PROYECTO: 0190224		EMPLAZAMIENTO: AV. DE AMÉRICA, 7, CENTRO, 14008 CÓRDOBA				
Nº PLANO: 03		TÍTULO DE PLANO: PLANO PLANTA: CLIMATIZACIÓN. ESTADO ACTUAL I				
ESCALA:  1/10		EL TITULAR: ASEPEYO MUTUA COLABORADORA CON LA SEGURIDAD SOCIAL Nº ISI CIF: G08215824		PROYECTISTA: JOSÉ JORGE INIESTA TOMÁS INGENIERO TÉCNICO INDUSTRIAL COITIM 16.540		
6		7		8		

</

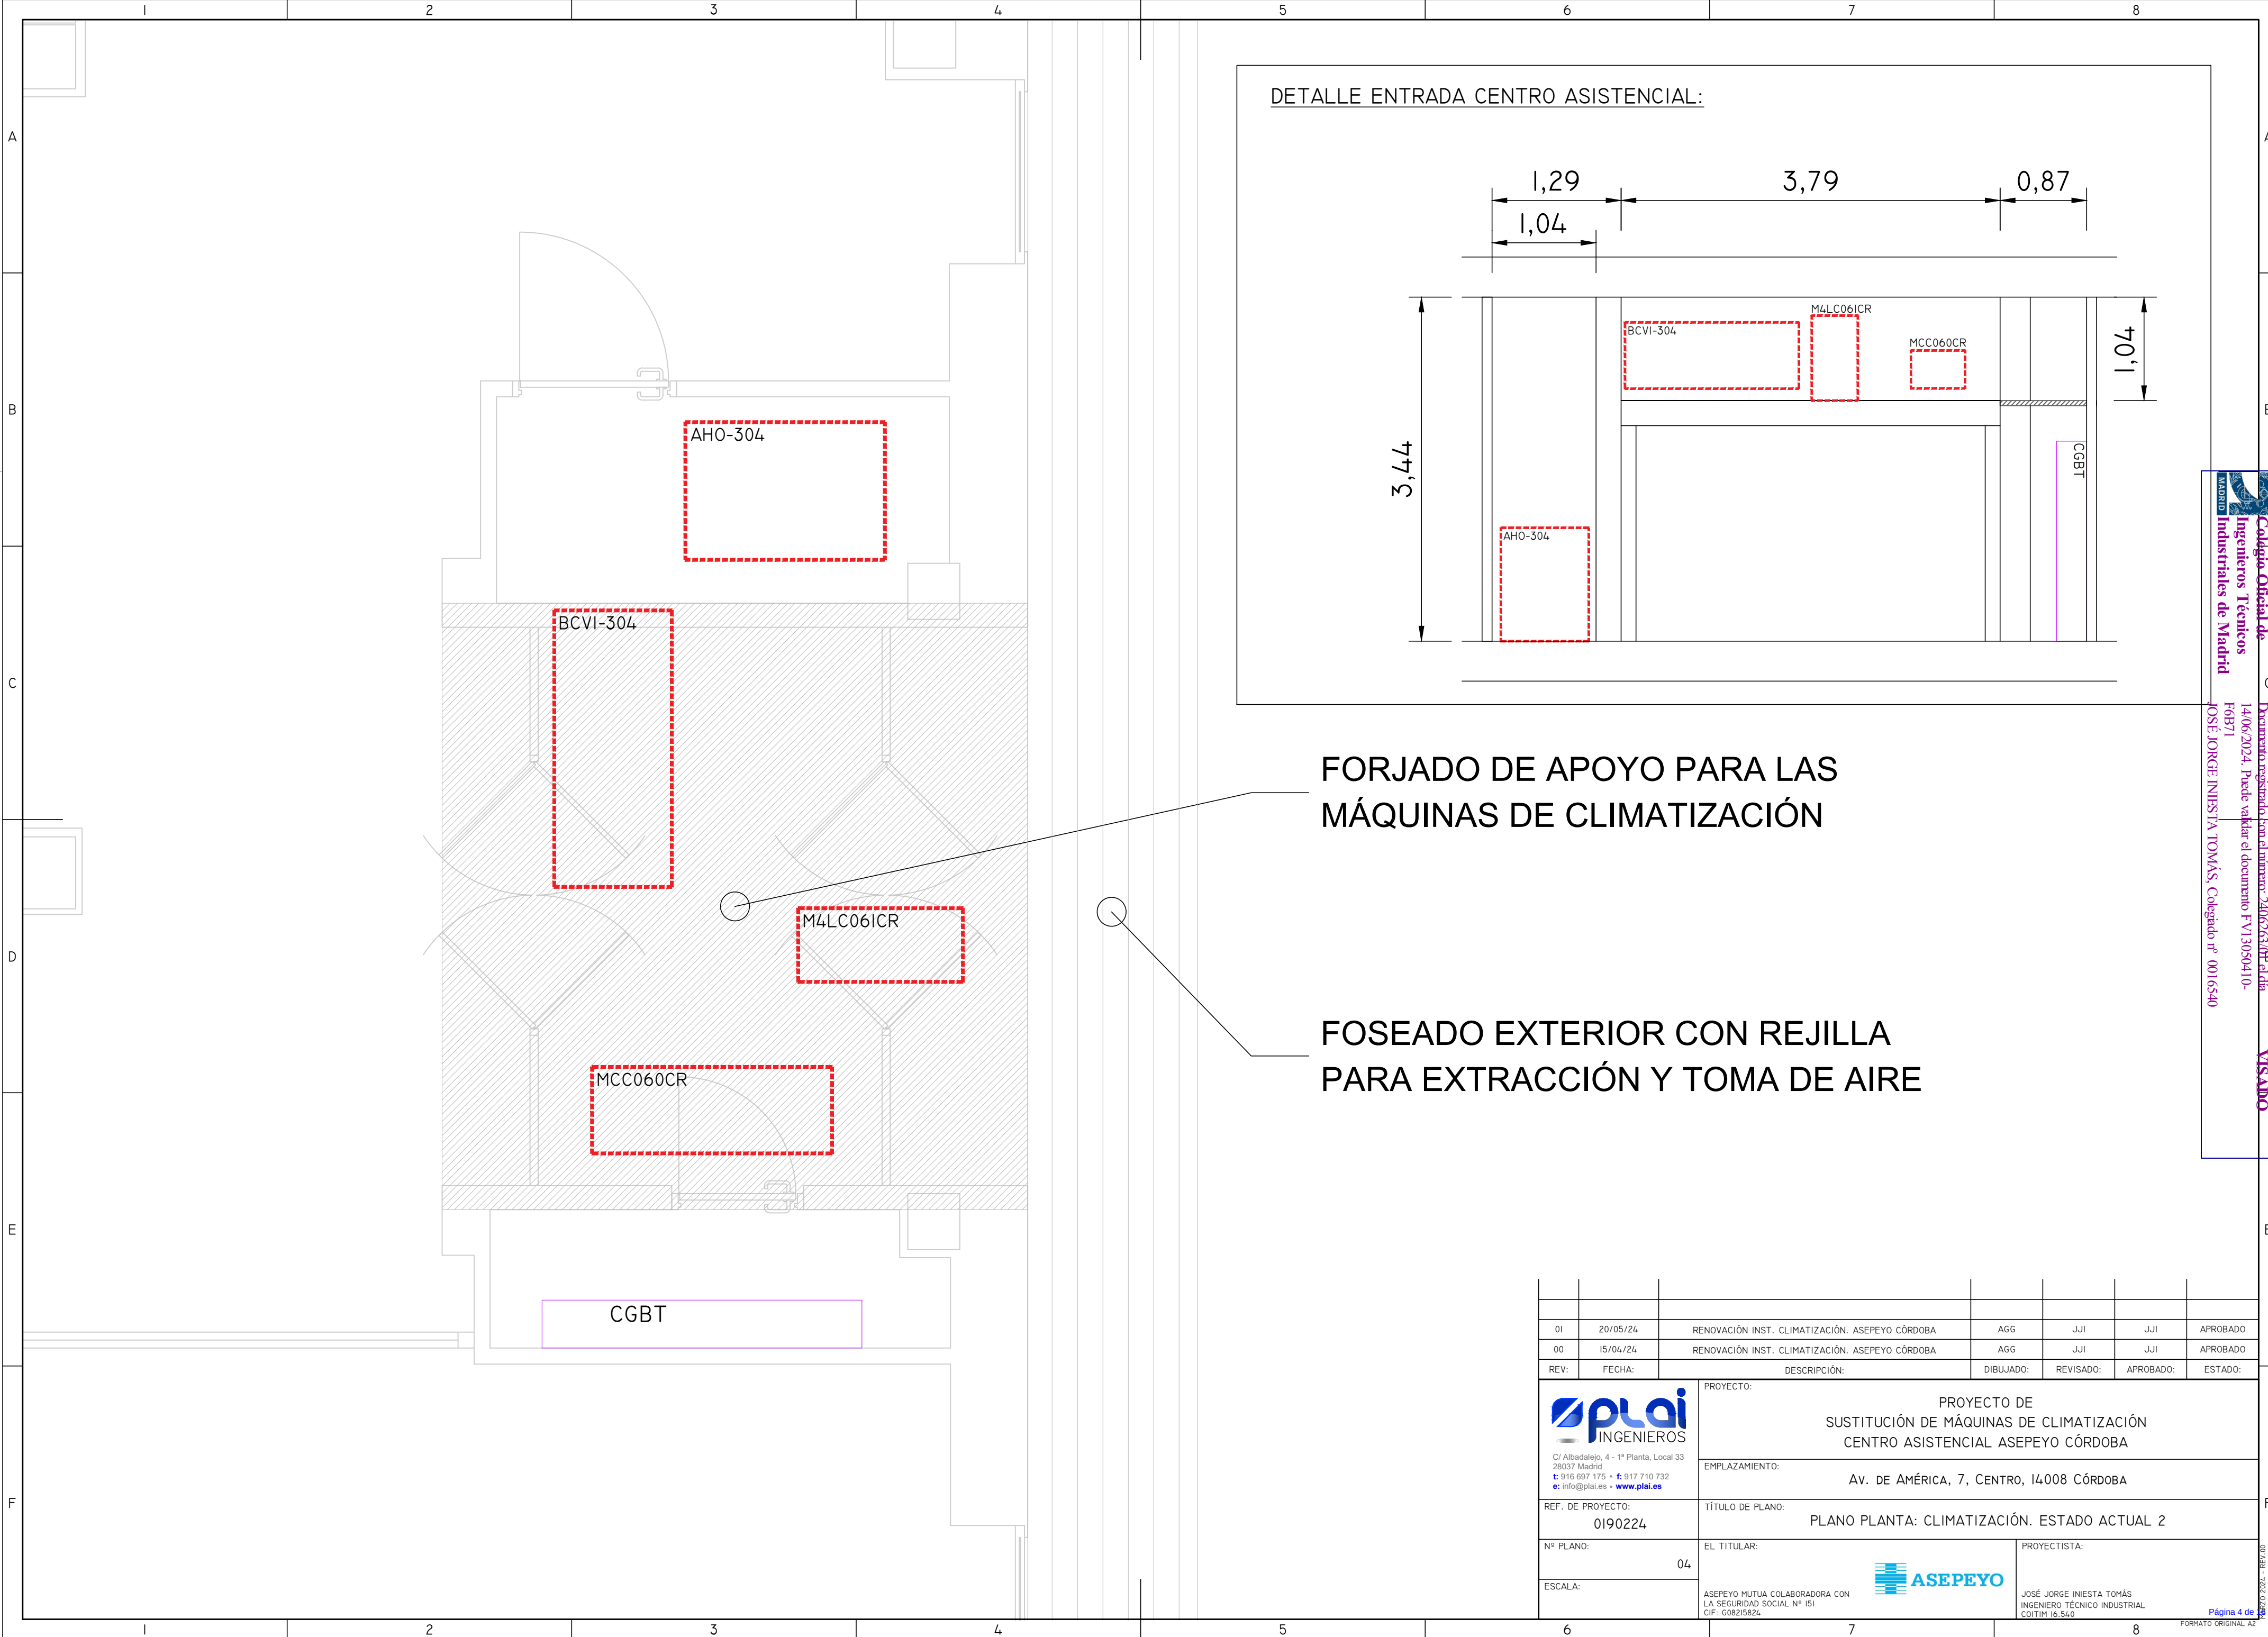



Colegio Oficial de Ingenieros Técnicos Industriales de Madrid

Documento registrado en el Ministerio de Sanidad el día 14/06/2024. Puede validar el documento FV13050410-F6B71


JOSÉ JORGE INIESTA TOMÁS, Colegado nº 0016540




VISADO

01	20/05/24	RENOVACIÓN INST. CLIMATIZACIÓN. ASEPEYO CÓRDOBA	AGG	JJI	JJI	APROBADO
00	15/04/24	RENOVACIÓN INST. CLIMATIZACIÓN. ASEPEYO CÓRDOBA	AGG	JJI	JJI	APROBADO
REV:	FECHA:	DESCRIPCIÓN:	DIBUJADO:	REVISADO:	APROBADO:	ESTADO:
 C/ Albadalejo, 4 - 1ª Planta, Local 33 28037 Madrid t: 916 697 175 • f: 917 710 732 e: info@plai.es • www.plai.es		PROYECTO: PROYECTO DE SUSTITUCIÓN DE MÁQUINAS DE CLIMATIZACIÓN CENTRO ASISTENCIAL ASEPEYO CÓRDOBA				
REF. DE PROYECTO: 0190224		EMPLAZAMIENTO: AV. DE AMÉRICA, 7, CENTRO, 14008 CÓRDOBA				
Nº PLANO: 04		TÍTULO DE PLANO: PLANO PLANTA: CLIMATIZACIÓN. ESTADO ACTUAL 2		PROYECTISTA:		
ESCALA:		EL TITULAR:  ASEPEYO MUTUA COLABORADORA CON LA SEGURIDAD SOCIAL Nº ISI CIF: G08215824		JOSÉ JORGE INIESTA TOMÁS INGENIERO TÉCNICO INDUSTRIAL COITIM 16.540		

Página 4 de 6

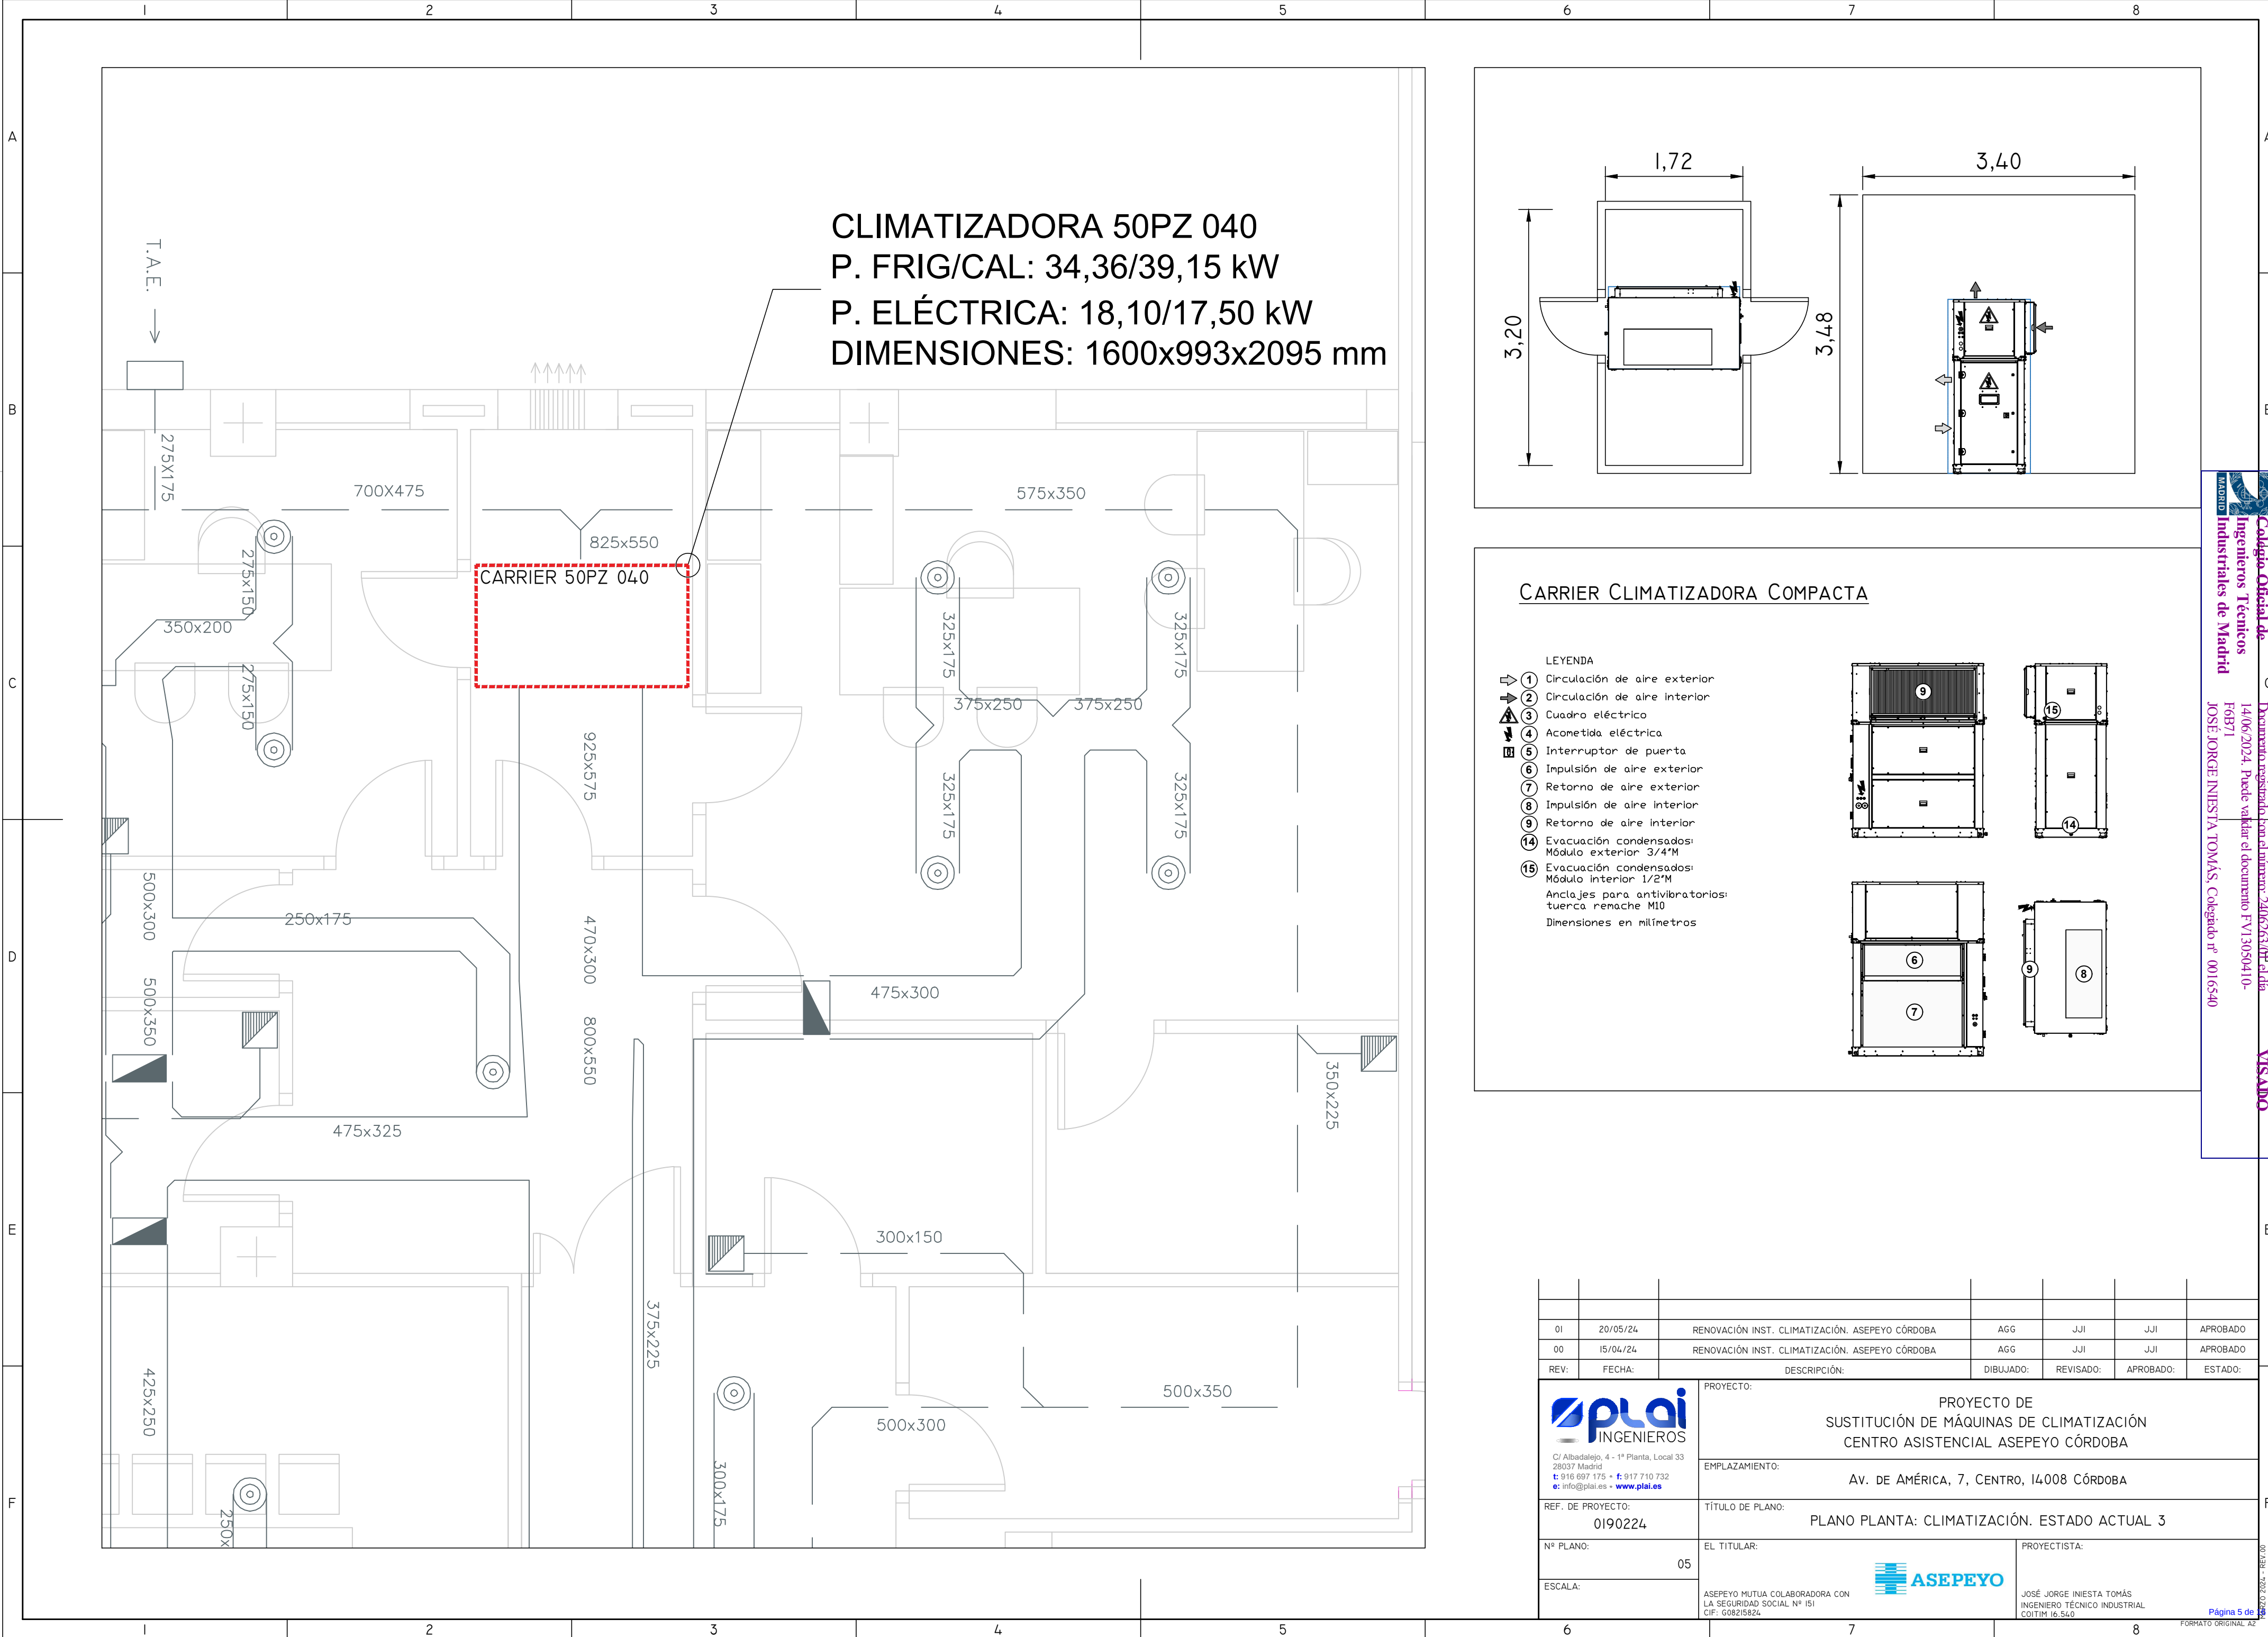


CLIMATIZADORA 50PZ 040
P. FRIG/CAL: 34,36/39,15 kW
P. ELÉCTRICA: 18,10/17,50 kW
DIMENSIONES: 1600x993x2095 mm

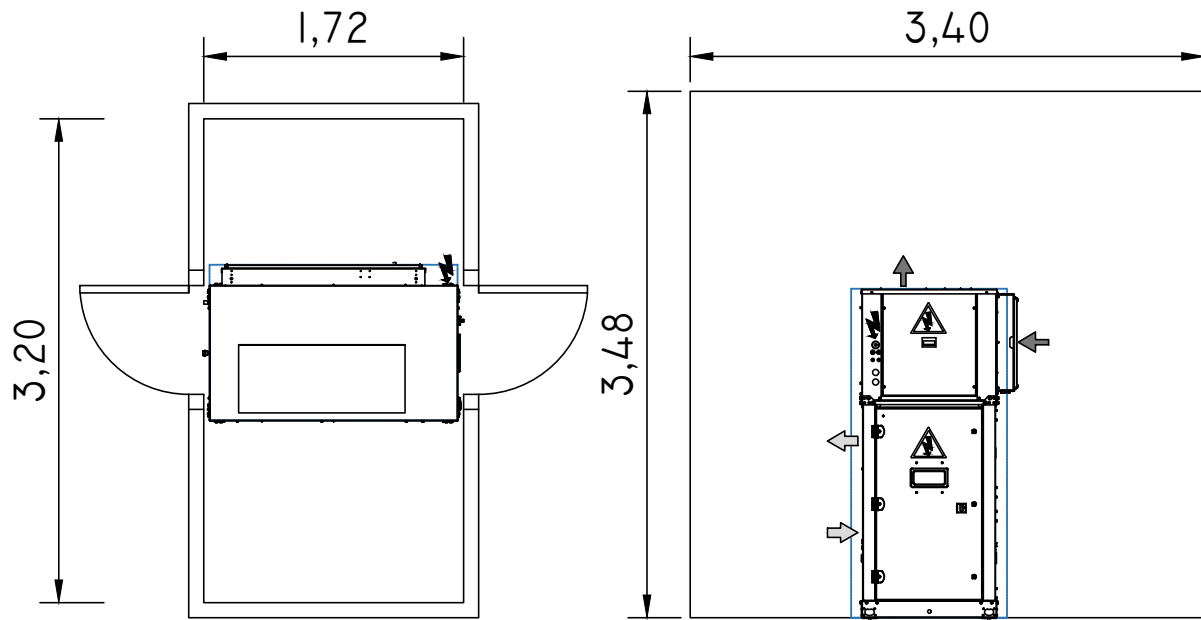

CARRIER CLIMATIZADORA COMPACTA


- LEYENDA
- ➡ ① Circulación de aire exterior
 - ➡ ② Circulación de aire interior
 - ⚡ ③ Cuadro eléctrico
 - ⬇ ④ Acometida eléctrica
 - Ⓜ ⑤ Interruptor de puerta
 - ⑥ Impulsión de aire exterior
 - ⑦ Retorno de aire exterior
 - ⑧ Impulsión de aire interior
 - ⑨ Retorno de aire interior
 - ⑭ Evacuación condensados: Módulo exterior 3/4"M
 - ⑮ Evacuación condensados: Módulo interior 1/2"M
- Ⓜ Anclajes para antivibratorios: tuerca remache M10
Dimensiones en milímetros

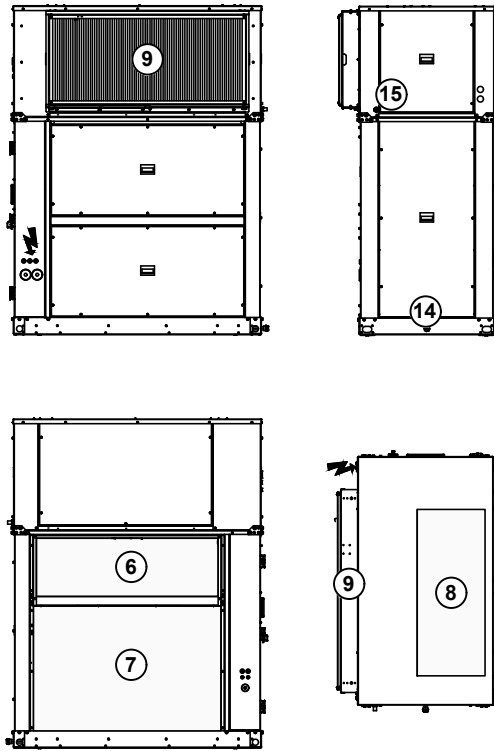

01	20/05/24	RENOVACIÓN INST. CLIMATIZACIÓN. ASEPEYO CÓRDOBA	AGG	JJI	JJI	APROBADO
00	15/04/24	RENOVACIÓN INST. CLIMATIZACIÓN. ASEPEYO CÓRDOBA	AGG	JJI	JJI	APROBADO
REV:	FECHA:	DESCRIPCIÓN:	DIBUJADO:	REVISADO:	APROBADO:	ESTADO:
 C/ Albadalejo, 4 - 1ª Planta, Local 33 28037 Madrid t: 916 697 175 - f: 917 710 732 e: info@plai.es - www.plai.es		PROYECTO: PROYECTO DE SUSTITUCIÓN DE MÁQUINAS DE CLIMATIZACIÓN CENTRO ASISTENCIAL ASEPEYO CÓRDOBA				
REF. DE PROYECTO: 0190224		EMPLAZAMIENTO: AV. DE AMÉRICA, 7, CENTRO, 14008 CÓRDOBA				
Nº PLANO: 05		TÍTULO DE PLANO: PLANO PLANTA: CLIMATIZACIÓN. ESTADO ACTUAL 3				
ESCALA:		 ASEPEYO MUTUA COLABORADORA CON LA SEGURIDAD SOCIAL Nº ISI CIF: G08215824		PROYECTISTA: JOSÉ JORGE INIESTA TOMÁS INGENIERO TÉCNICO INDUSTRIAL COITIM 16.540		

PROYECTO 2024 - REV.00

Página 5 de 6

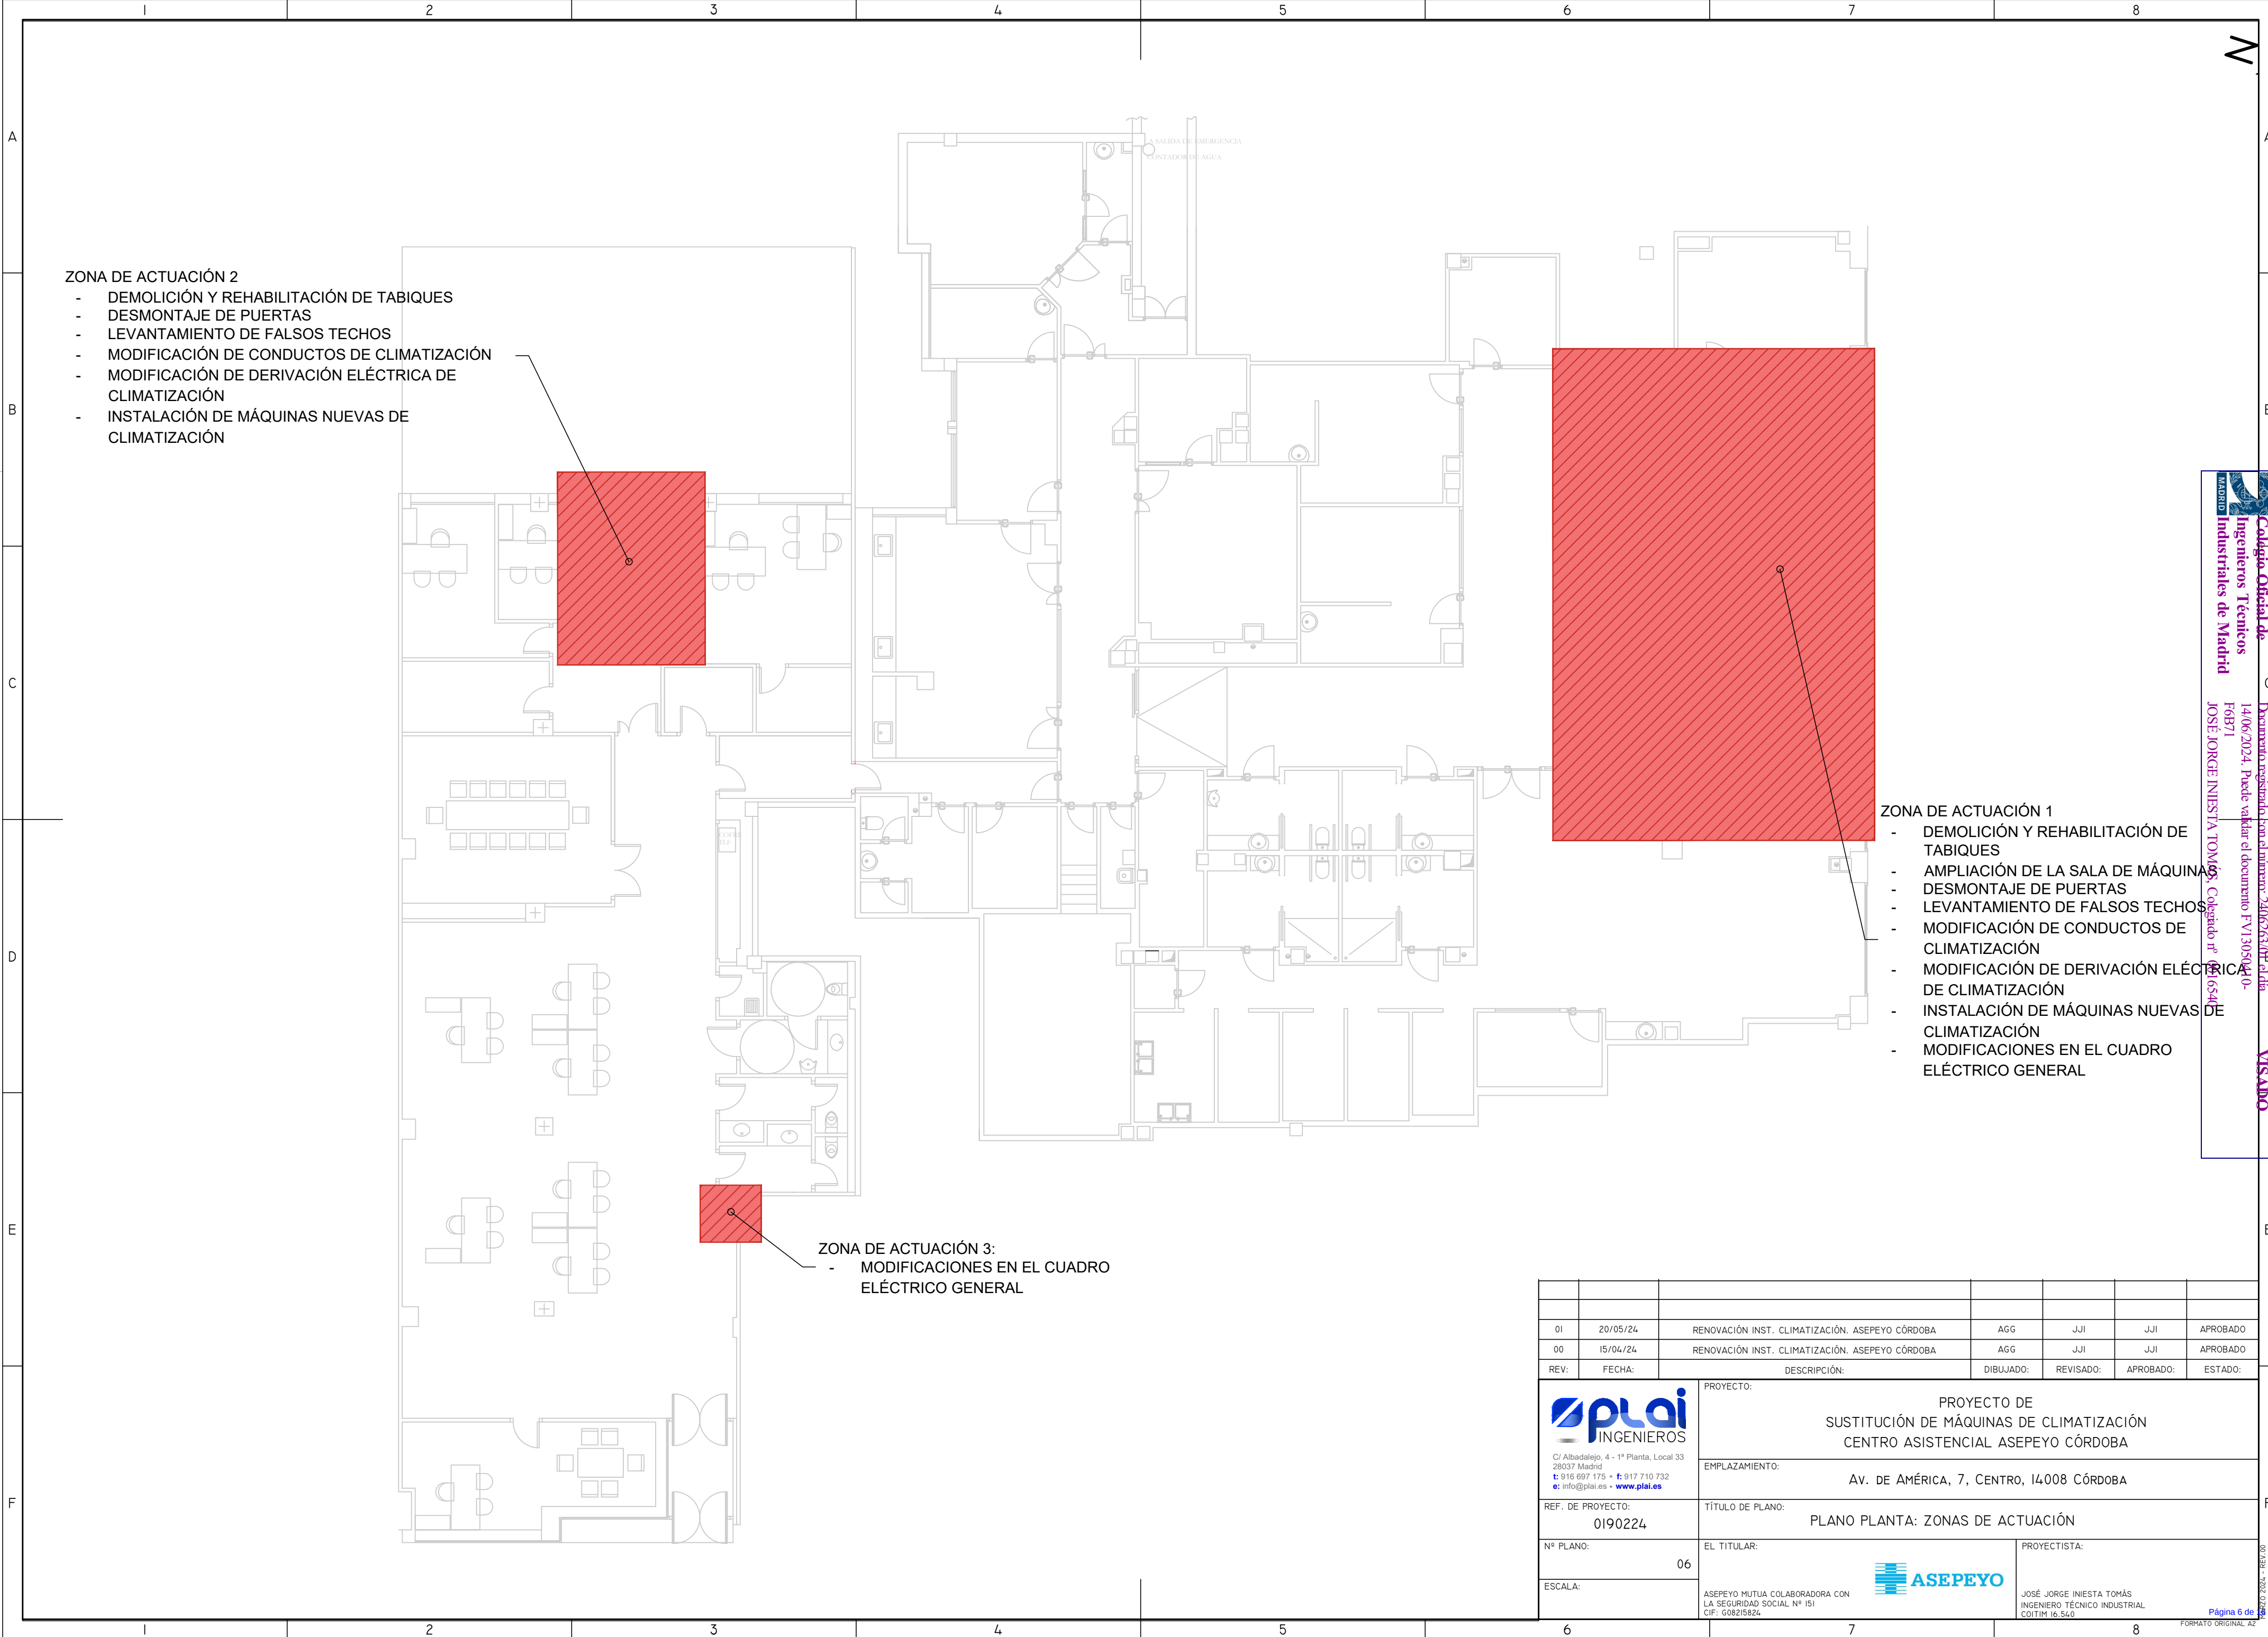

- ZONA DE ACTUACIÓN 2
- DEMOLICIÓN Y REHABILITACIÓN DE TABIQUES
 - DESMONTAJE DE PUERTAS
 - LEVANTAMIENTO DE FALSOS TECHOS
 - MODIFICACIÓN DE CONDUCTOS DE CLIMATIZACIÓN
 - MODIFICACIÓN DE DERIVACIÓN ELÉCTRICA DE CLIMATIZACIÓN
 - INSTALACIÓN DE MÁQUINAS NUEVAS DE CLIMATIZACIÓN

- ZONA DE ACTUACIÓN 1
- DEMOLICIÓN Y REHABILITACIÓN DE TABIQUES
 - AMPLIACIÓN DE LA SALA DE MÁQUINAS
 - DESMONTAJE DE PUERTAS
 - LEVANTAMIENTO DE FALSOS TECHOS
 - MODIFICACIÓN DE CONDUCTOS DE CLIMATIZACIÓN
 - MODIFICACIÓN DE DERIVACIÓN ELÉCTRICA DE CLIMATIZACIÓN
 - INSTALACIÓN DE MÁQUINAS NUEVAS DE CLIMATIZACIÓN
 - MODIFICACIONES EN EL CUADRO ELÉCTRICO GENERAL

ZONA DE ACTUACIÓN 3:
- MODIFICACIONES EN EL CUADRO ELÉCTRICO GENERAL


01	20/05/24	RENOVACIÓN INST. CLIMATIZACIÓN. ASEPEYO CÓRDOBA	AGG	JJI	JJI	APROBADO
00	15/04/24	RENOVACIÓN INST. CLIMATIZACIÓN. ASEPEYO CÓRDOBA	AGG	JJI	JJI	APROBADO
REV:	FECHA:	DESCRIPCIÓN:	DIBUJADO:	REVISADO:	APROBADO:	ESTADO:
 C/ Albadalejo, 4 - 1ª Planta, Local 33 28037 Madrid t: 916 697 175 • f: 917 710 732 e: info@plai.es • www.plai.es		PROYECTO: PROYECTO DE SUSTITUCIÓN DE MÁQUINAS DE CLIMATIZACIÓN CENTRO ASISTENCIAL ASEPEYO CÓRDOBA				
		EMPLAZAMIENTO: AV. DE AMÉRICA, 7, CENTRO, 14008 CÓRDOBA				
REF. DE PROYECTO: 0190224		TÍTULO DE PLANO: PLANO PLANTA: ZONAS DE ACTUACIÓN				
Nº PLANO: 06		EL TITULAR:		PROYECTISTA:		
ESCALA:		ASEPEYO MUTUA COLABORADORA CON LA SEGURIDAD SOCIAL Nº ISI CIF: G08215824		 JOSÉ JORGE INIESTA TOMÁS INGENIERO TÉCNICO INDUSTRIAL COITIM 16.540		



Colegio Oficial de Ingenieros Técnicos Industriales de Madrid

Documento registrado en el Ministerio de 24/06/2024 a las 14:06:20. Puede validar el documento FV13050410-16544

VISADO

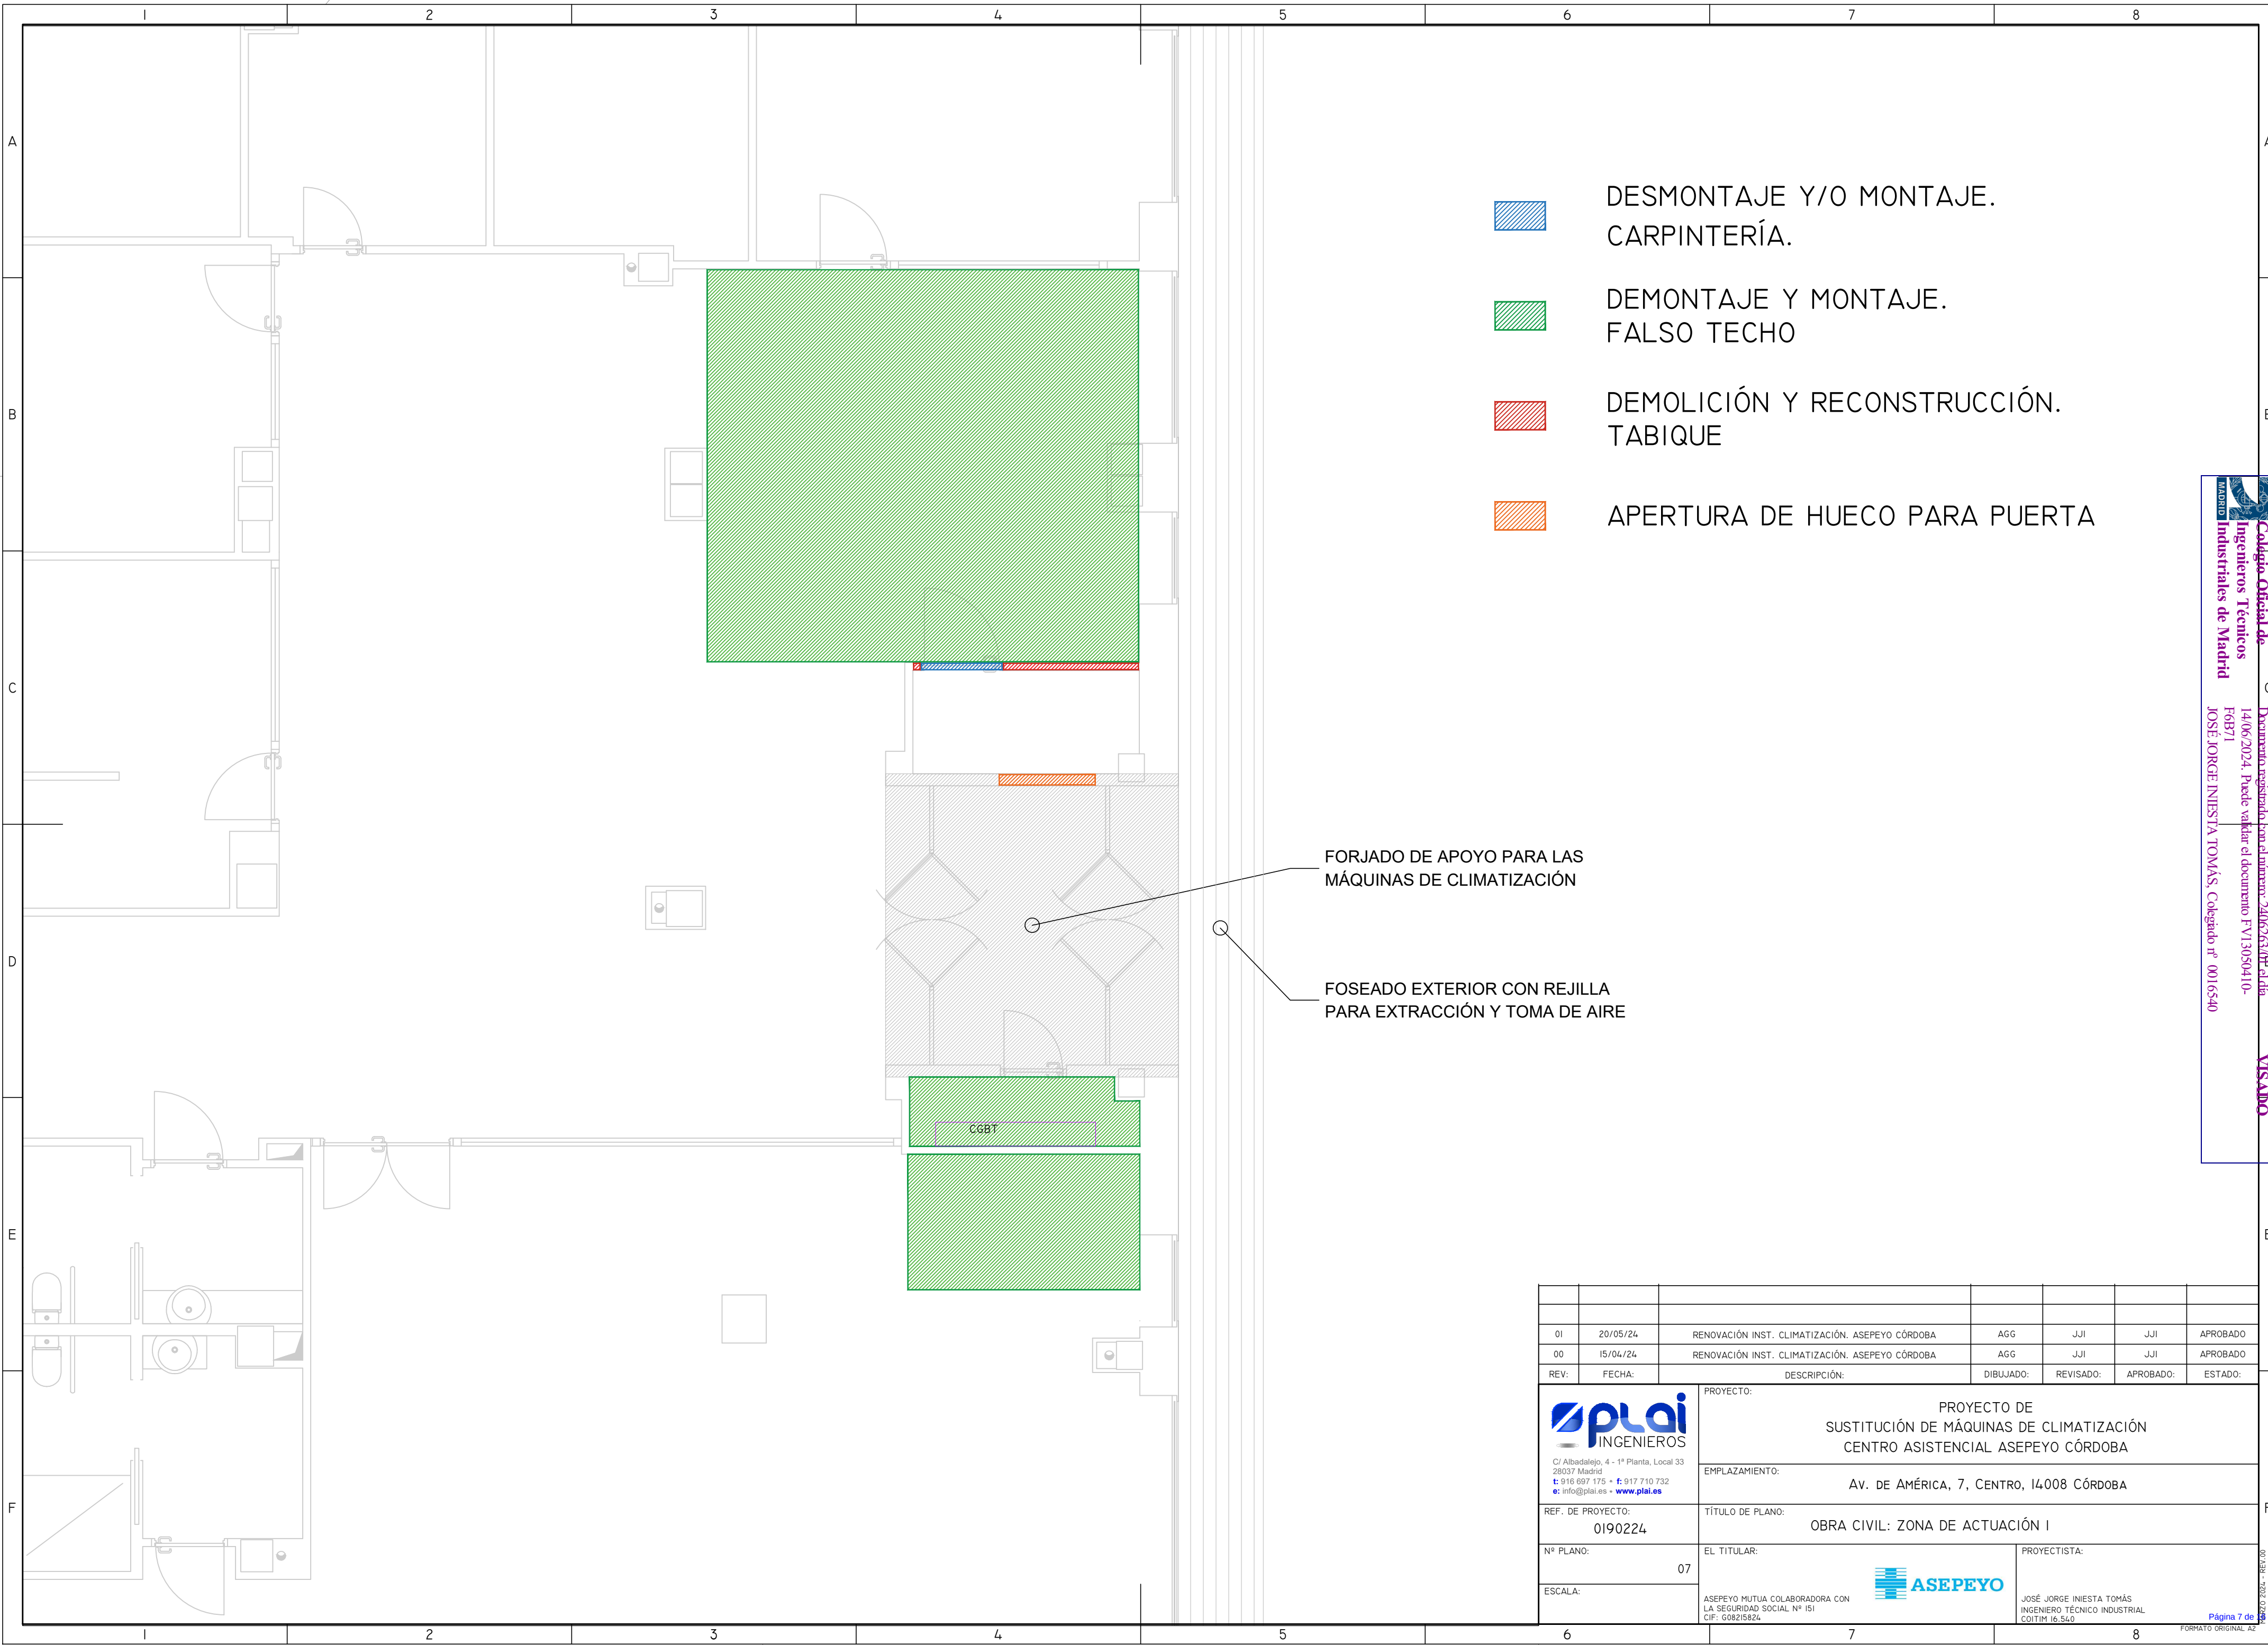


- DESMONTAJE Y/O MONTAJE. CARPINTERÍA.
- DEMONTAJE Y MONTAJE. FALSO TECHO
- DEMOLICIÓN Y RECONSTRUCCIÓN. TABIQUE
- APERTURA DE HUECO PARA PUERTA

FORJADO DE APOYO PARA LAS MÁQUINAS DE CLIMATIZACIÓN

FOSEADO EXTERIOR CON REJILLA PARA EXTRACCIÓN Y TOMA DE AIRE

01	20/05/24	RENOVACIÓN INST. CLIMATIZACIÓN. ASEPEYO CÓRDOBA	AGG	JJI	JJI	APROBADO
00	15/04/24	RENOVACIÓN INST. CLIMATIZACIÓN. ASEPEYO CÓRDOBA	AGG	JJI	JJI	APROBADO
REV:	FECHA:	DESCRIPCIÓN:	DIBUJADO:	REVISADO:	APROBADO:	ESTADO:
 C/ Albadalejo, 4 - 1ª Planta, Local 33 28037 Madrid t: 916 697 175 • f: 917 710 732 e: info@plai.es • www.plai.es		PROYECTO: PROYECTO DE SUSTITUCIÓN DE MÁQUINAS DE CLIMATIZACIÓN CENTRO ASISTENCIAL ASEPEYO CÓRDOBA				
REF. DE PROYECTO: 0190224		EMPLAZAMIENTO: Av. DE AMÉRICA, 7, CENTRO, 14008 CÓRDOBA				
Nº PLANO: 07		TÍTULO DE PLANO: OBRA CIVIL: ZONA DE ACTUACIÓN I				
ESCALA:		EL TITULAR: ASEPEYO MUTUA COLABORADORA CON LA SEGURIDAD SOCIAL Nº ISI CIF: G08215824			PROYECTISTA: JOSÉ JORGE INIESTA TOMÁS INGENIERO TÉCNICO INDUSTRIAL COITIM 16.540	

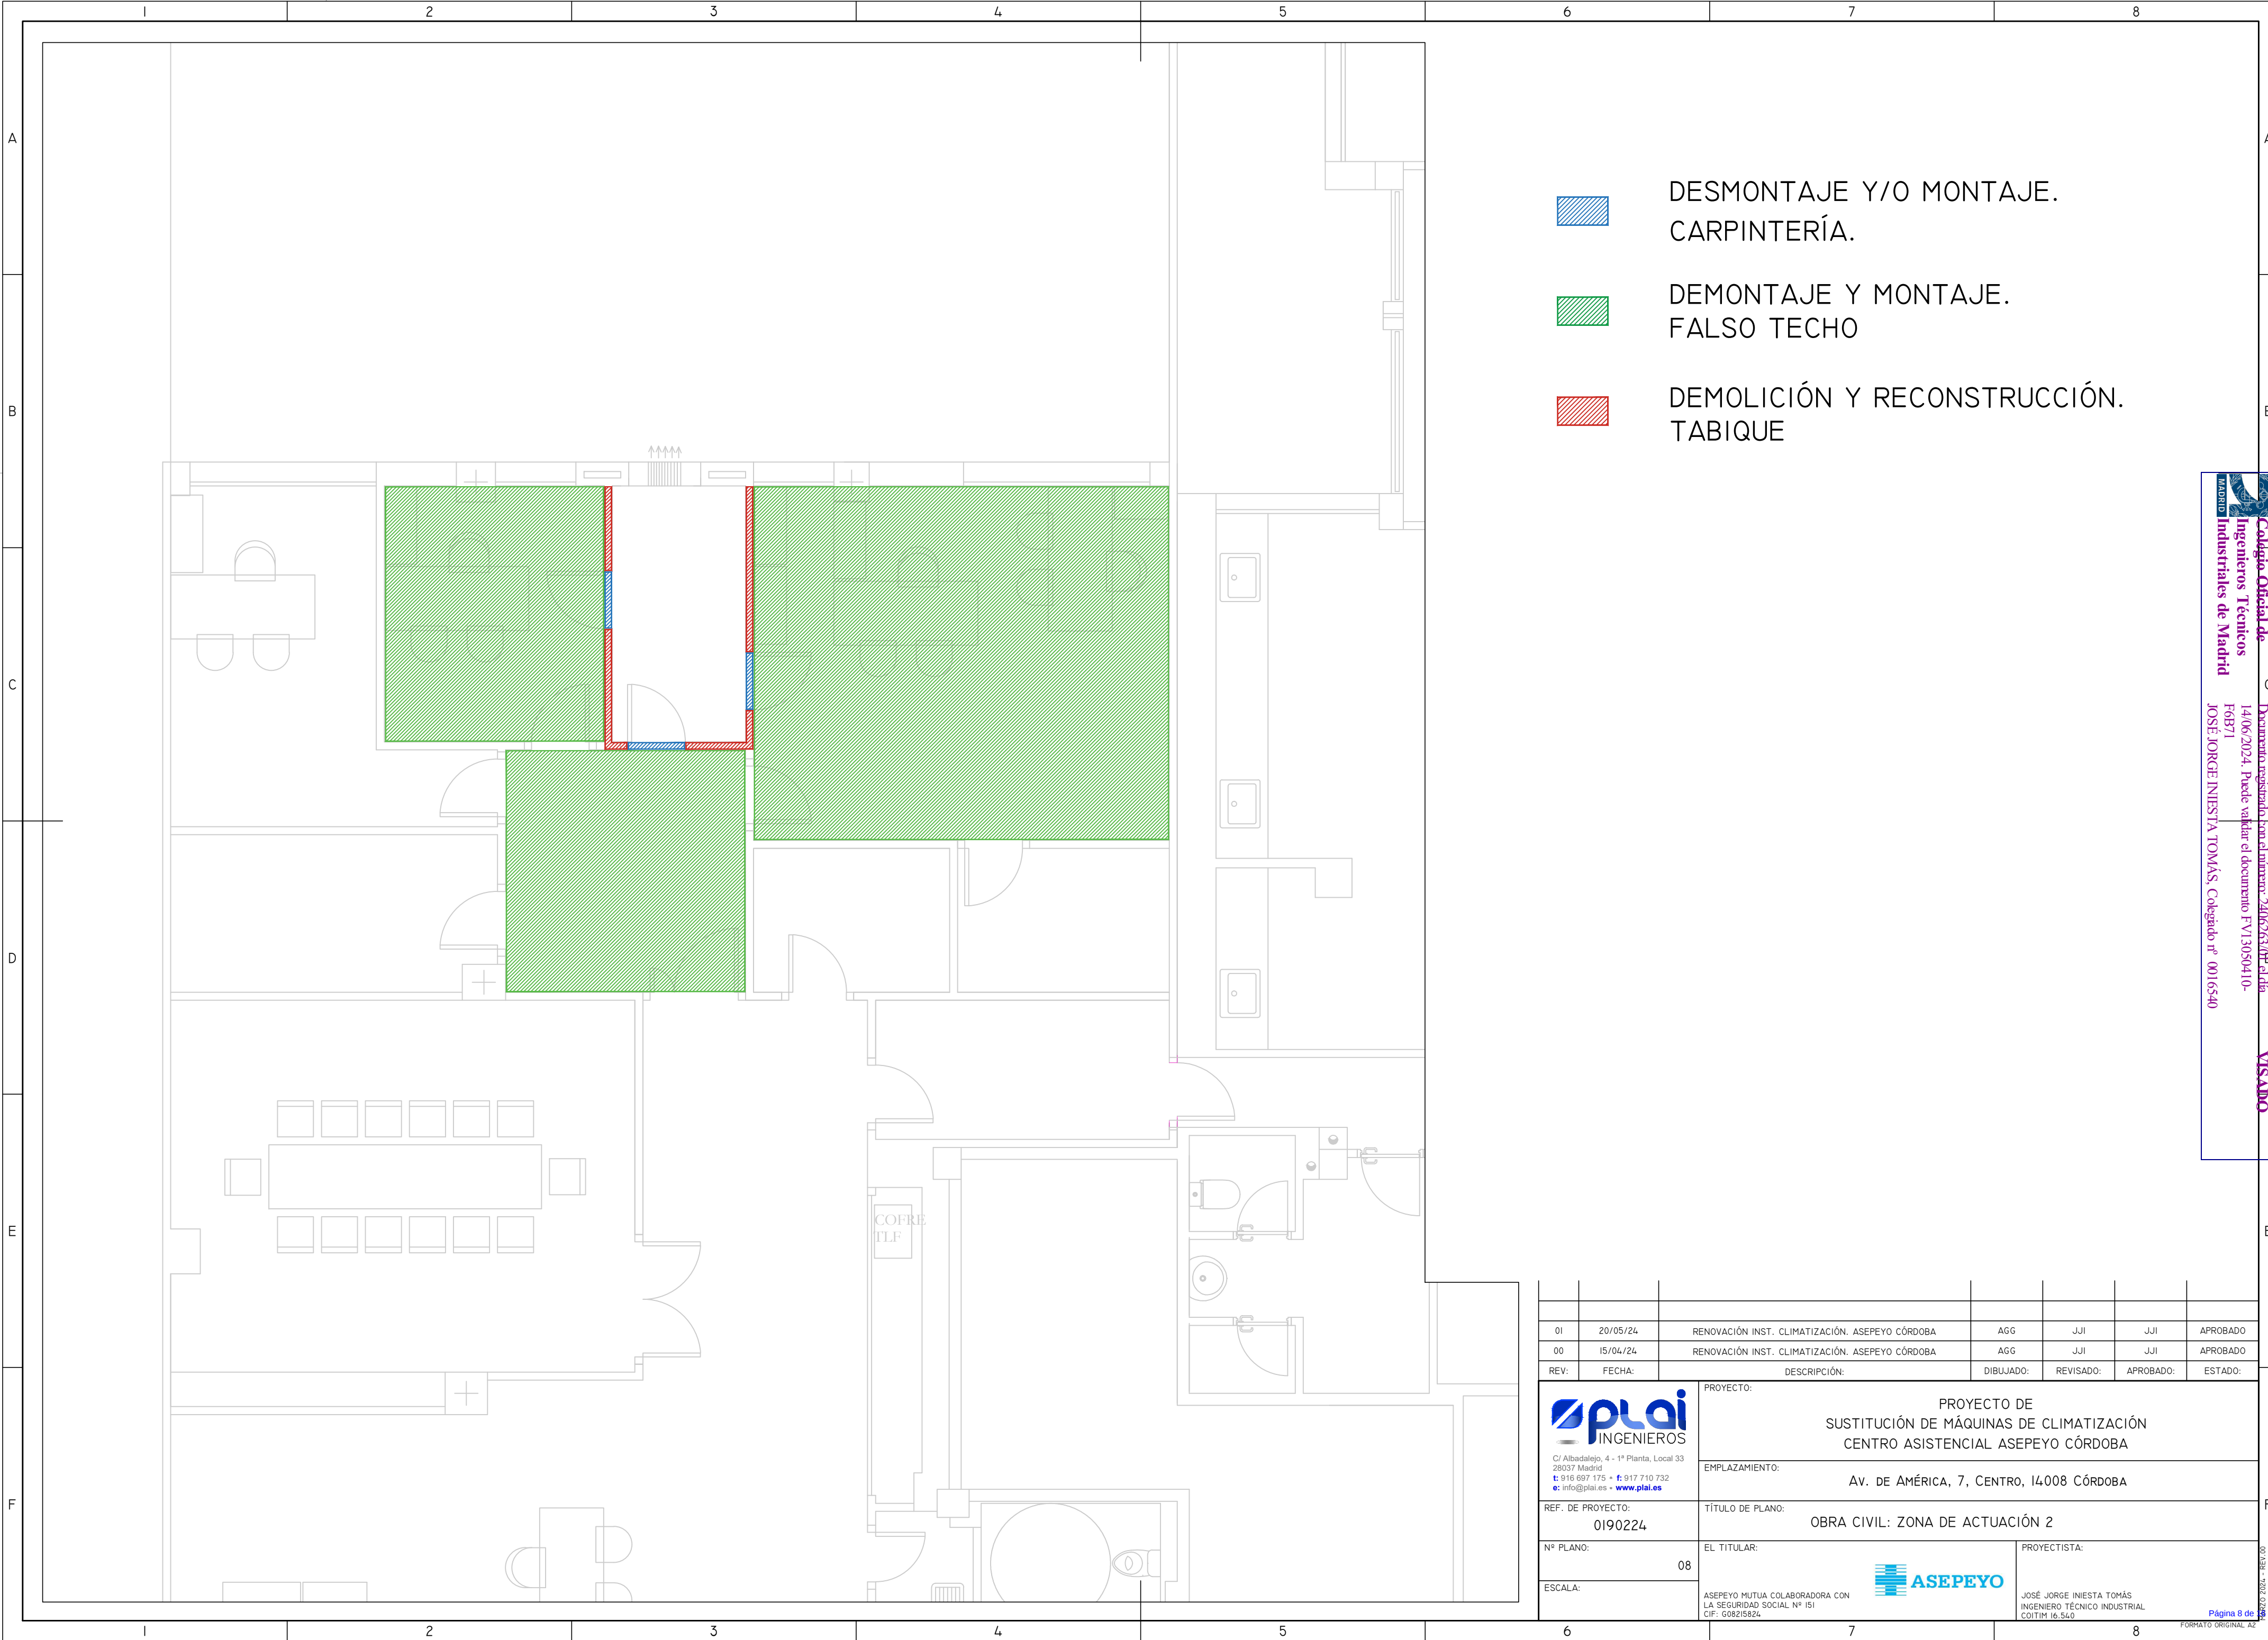

- 

DESMONTAJE Y/O MONTAJE.
CARPINTERÍA.
- 

DEMONTAJE Y MONTAJE.
FALSO TECHO
- 

DEMOLICIÓN Y RECONSTRUCCIÓN.
TABIQUE



C/ Albadalejo, 4 - 1ª Planta, Local 33
28037 Madrid
t: 916 697 175 • f: 917 710 732
e: info@plai.es • www.plai.es

REF. DE PROYECTO:
0190224

Nº PLANO:
08

ESCALA:

PROYECTO:
PROYECTO DE
SUSTITUCIÓN DE MÁQUINAS DE CLIMATIZACIÓN
CENTRO ASISTENCIAL ASEPEYO CÓRDOBA


EMPLAZAMIENTO:
AV. DE AMÉRICA, 7, CENTRO, 14008 CÓRDOBA

TÍTULO DE PLANO:
OBRA CIVIL: ZONA DE ACTUACIÓN 2


EL TITULAR:


ASEPEYO MUTUA COLABORADORA CON
LA SEGURIDAD SOCIAL Nº ISI
CIF: G08215824

PROYECTISTA:
JOSÉ JORGE INIESTA TOMÁS
INGENIERO TÉCNICO INDUSTRIAL
COITIM 16.540

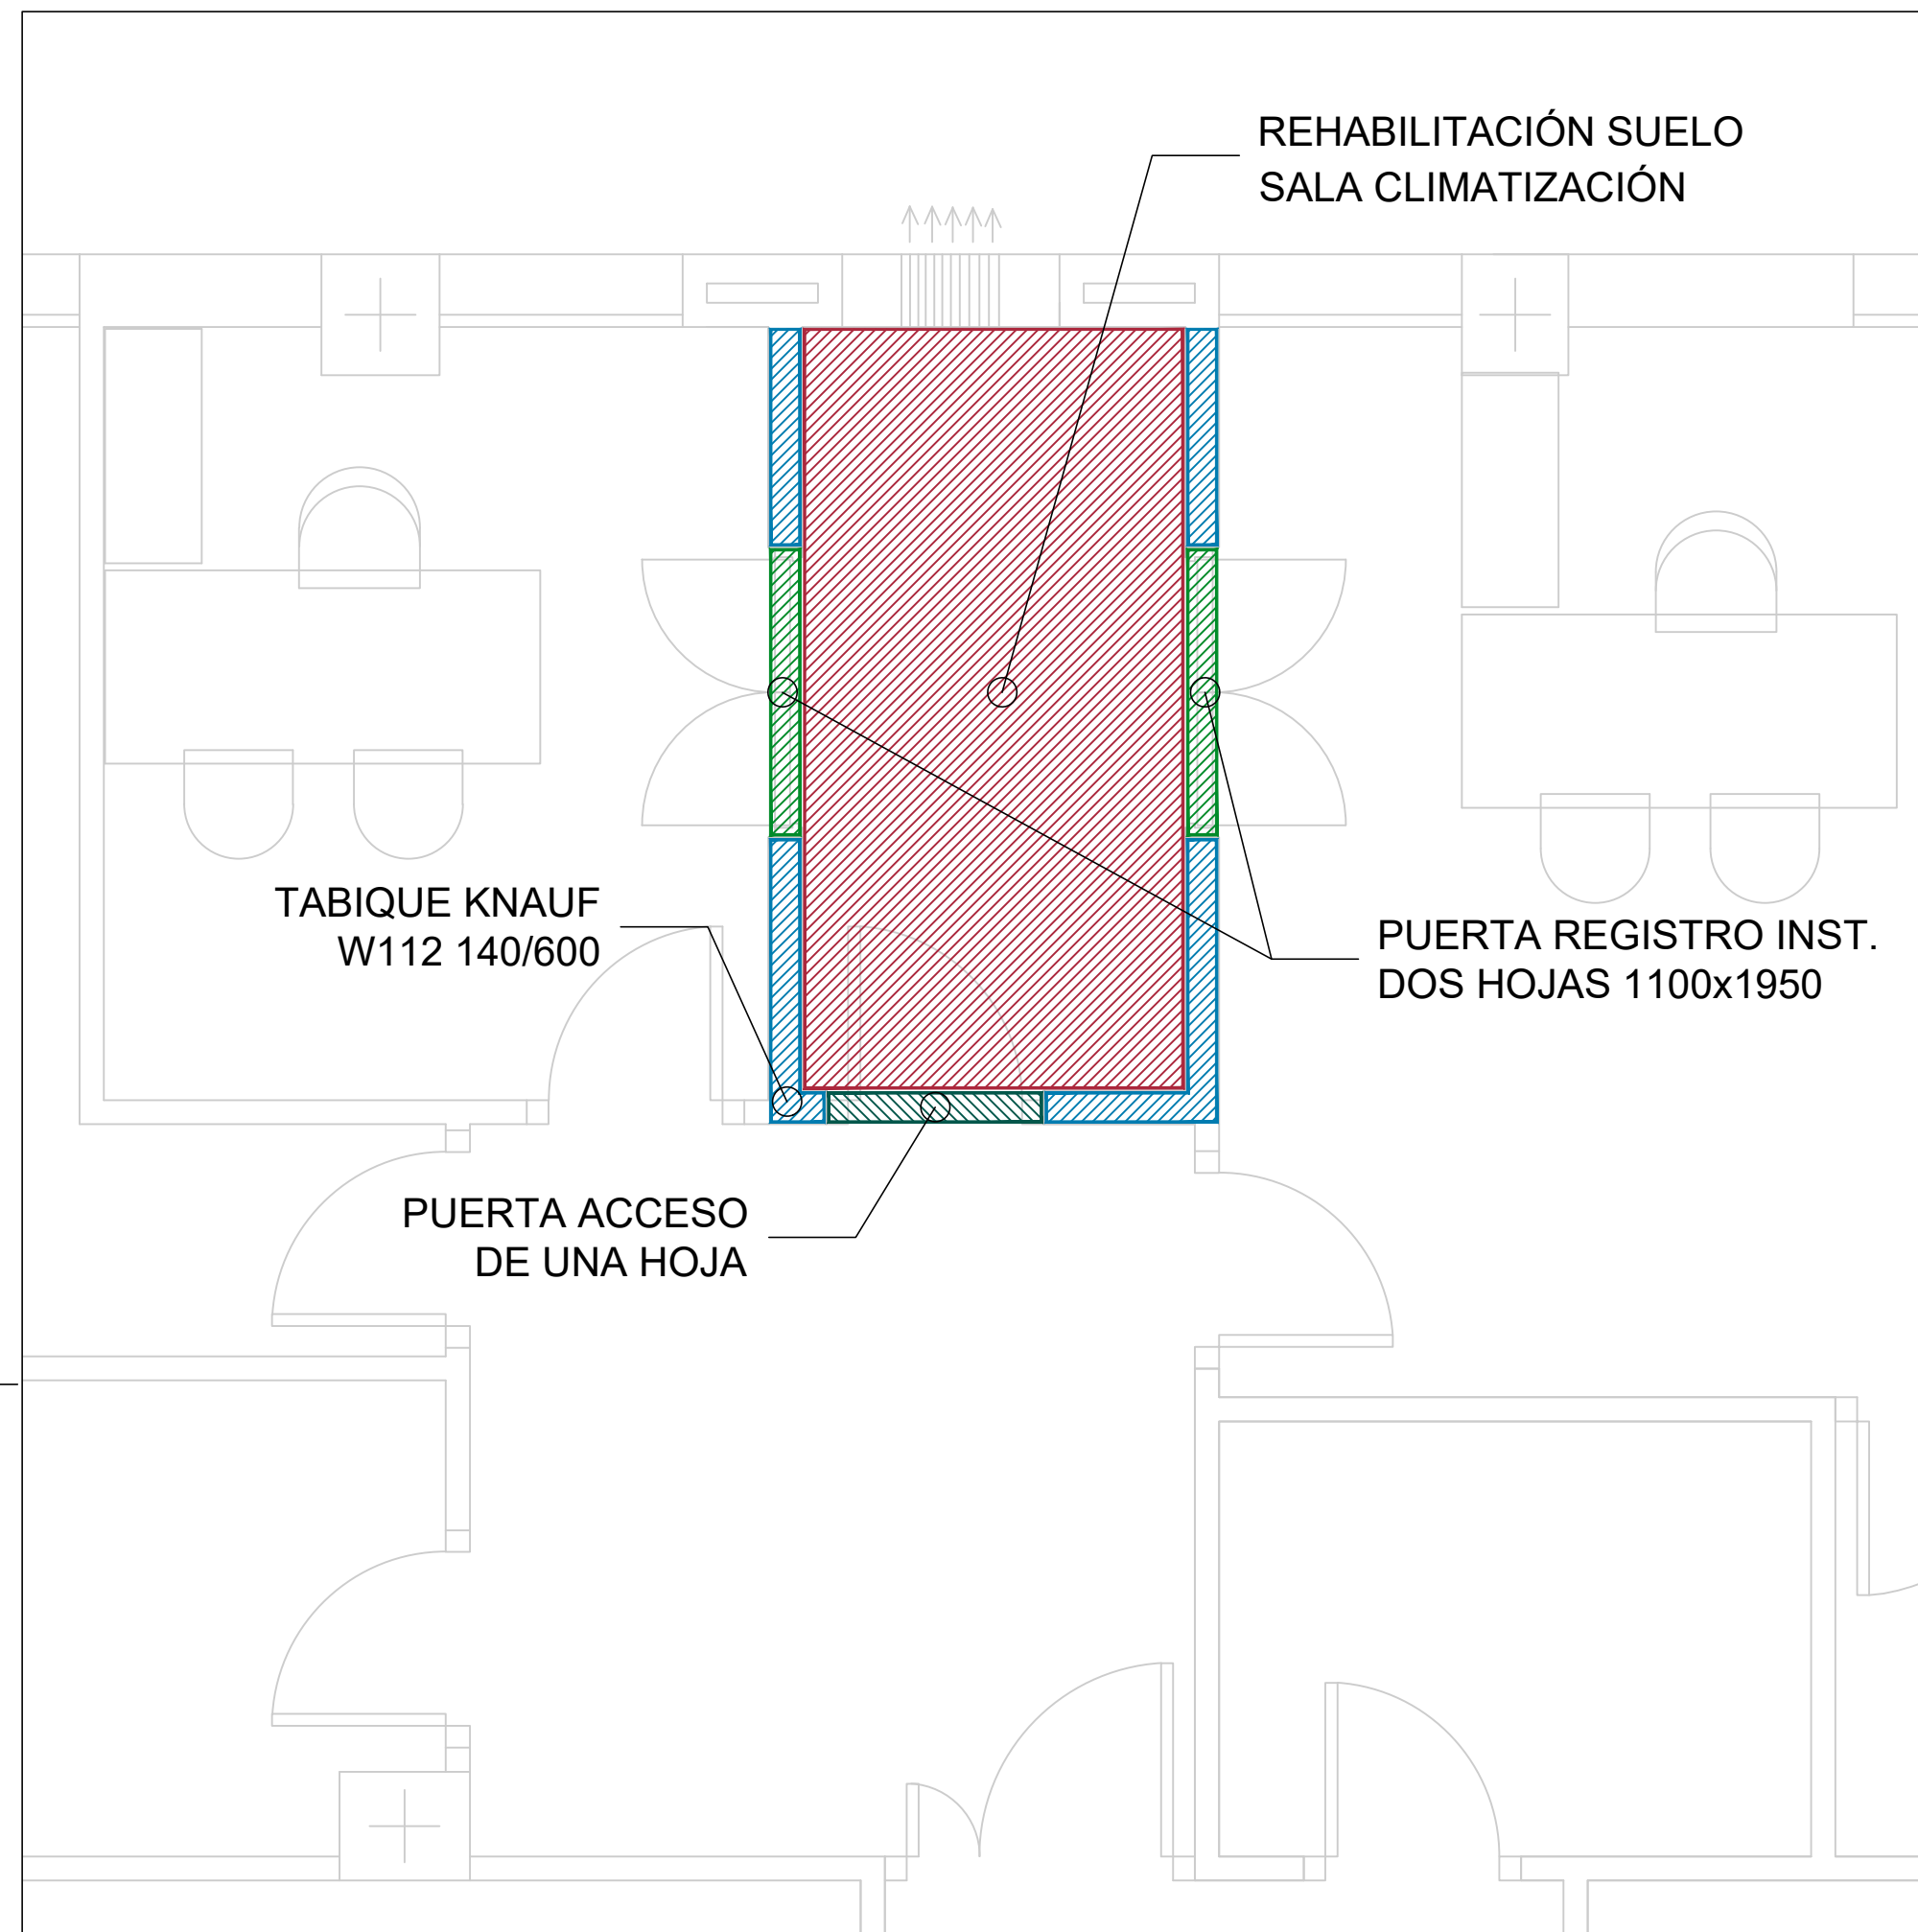

REFORMA SALA CLIMATIZACIÓN (ZONA 2)

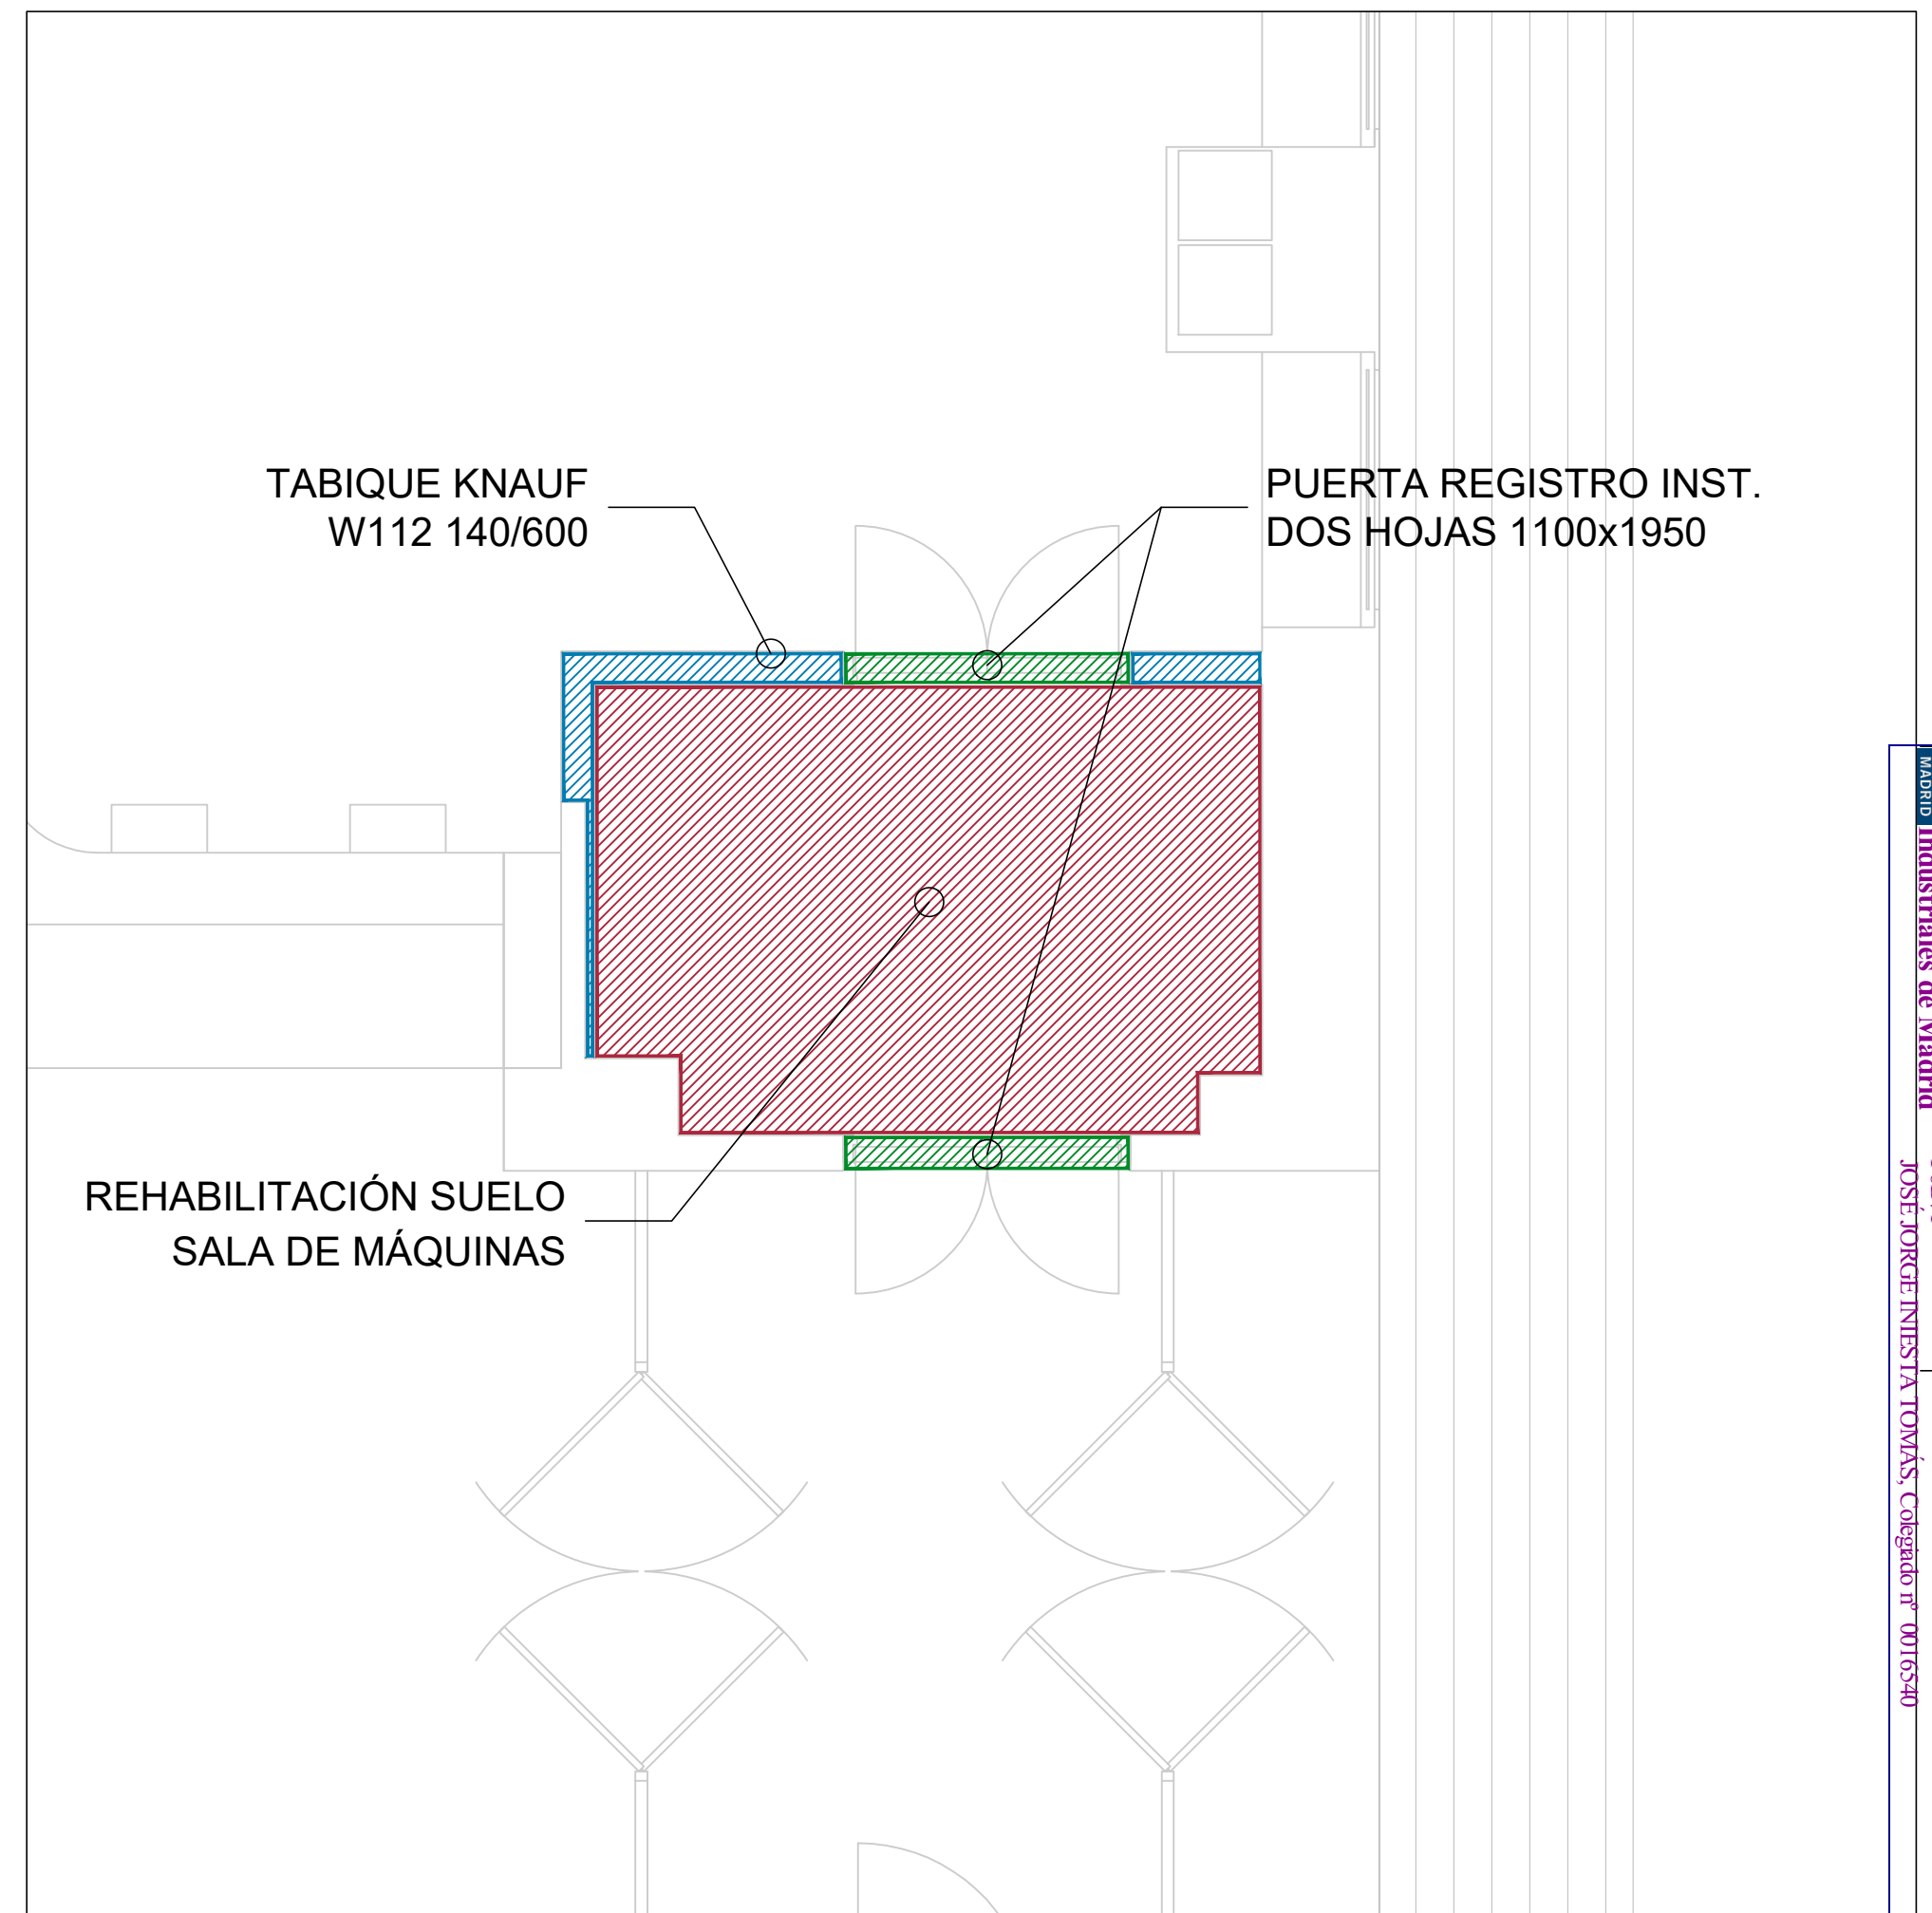

REFORMA SALA MÁQUINAS (ZONA I)



PUERTA DE REGISTRO PARA INSTALACIONES, PIVOTANTE, LUZ Y ALTURA DE PASO 1100x1950 MM, FORMADA POR DOS CHAPAS DE ACERO GALVANIZADO CON CÁMARA INTERMEDIA DE LANA DE ROCA DE ALTA DENSIDAD



TABIQUE KNAUF WII2 I40/600 FORMADO POR DOS PLACAS DE 12,5 MM DE ESPESOR, ATORNILLADAS A UNA ESTRUCTURA METÁLICA DE ACERO GALVANIZADO TIPO ZI Y MONTANTES VERTICALES DE 90 MM DE ANCHO CON MODULACIÓN DE 600 M. AISLAMIENTO TERMO-ACÚSTICO COMPUESTO POR LANA MINERAL DE ESPESOR 80 MM




PUERTA EXISTENTE O DE CARACTERÍSTICAS SIMILARES
A LA EXISTENTE, DE UN HOJA



SOLADO FORMADO POR BASE DE PAVIMENTO DE 5 CM DE
ESPESOR DE MORTERO Y PANEL RIGIDO DE POLIESTIRENO
EXPANDIDO, CAPA NIVELADORA DE SUELOS DE 10 MM DE
ESPESOR Y DOS MANOS DE ESMALTE EPOXI AL AGUA

01	20/05/24	RENOVACIÓN INST. CLIMATIZACIÓN. ASEPEYO CÓRDOBA	AGG	JJI	JJI	APROBADO			
00	15/04/24	RENOVACIÓN INST. CLIMATIZACIÓN. ASEPEYO CÓRDOBA	AGG	JJI	JJI	APROBADO			
REV:	FECHA:	DESCRIPCIÓN:	DIBUJADO:	REVISADO:	APROBADO:	ESTADO:			
 C/ Albadalesjo, 4 - 1ª Planta, Local 33 28037 Madrid t: 916 697 175 - f: 917 710 732 e: info@plai.es - www.plai.es			PROYECTO: PROYECTO DE SUSTITUCIÓN DE MÁQUINAS DE CLIMATIZACIÓN CENTRO ASISTENCIAL ASEPEYO CÓRDOBA						
ELAZAMAMIENTO: AV. DE AMÉRICA, 7, CENTRO, 14008 CÓRDOBA									
REF. DE PROYECTO: 0190224			TÍTULO DE PLANO: OBRA CIVIL: REFORMA SALA CLIMATIZACIÓN Y DE MÁQUINAS						
Nº PLANO: 09			EL TITULAR: ASEPEYO MUTUA COLABORADORA CON LA SEGURIDAD SOCIAL Nº 151 CIF: G08215824 				PROYECTISTA: JOSÉ JORGE INIESTA TOMÁS INGENIERO TÉCNICO INDUSTRIAL COITIM 16.540		
ESCALA:									

Página 9 de

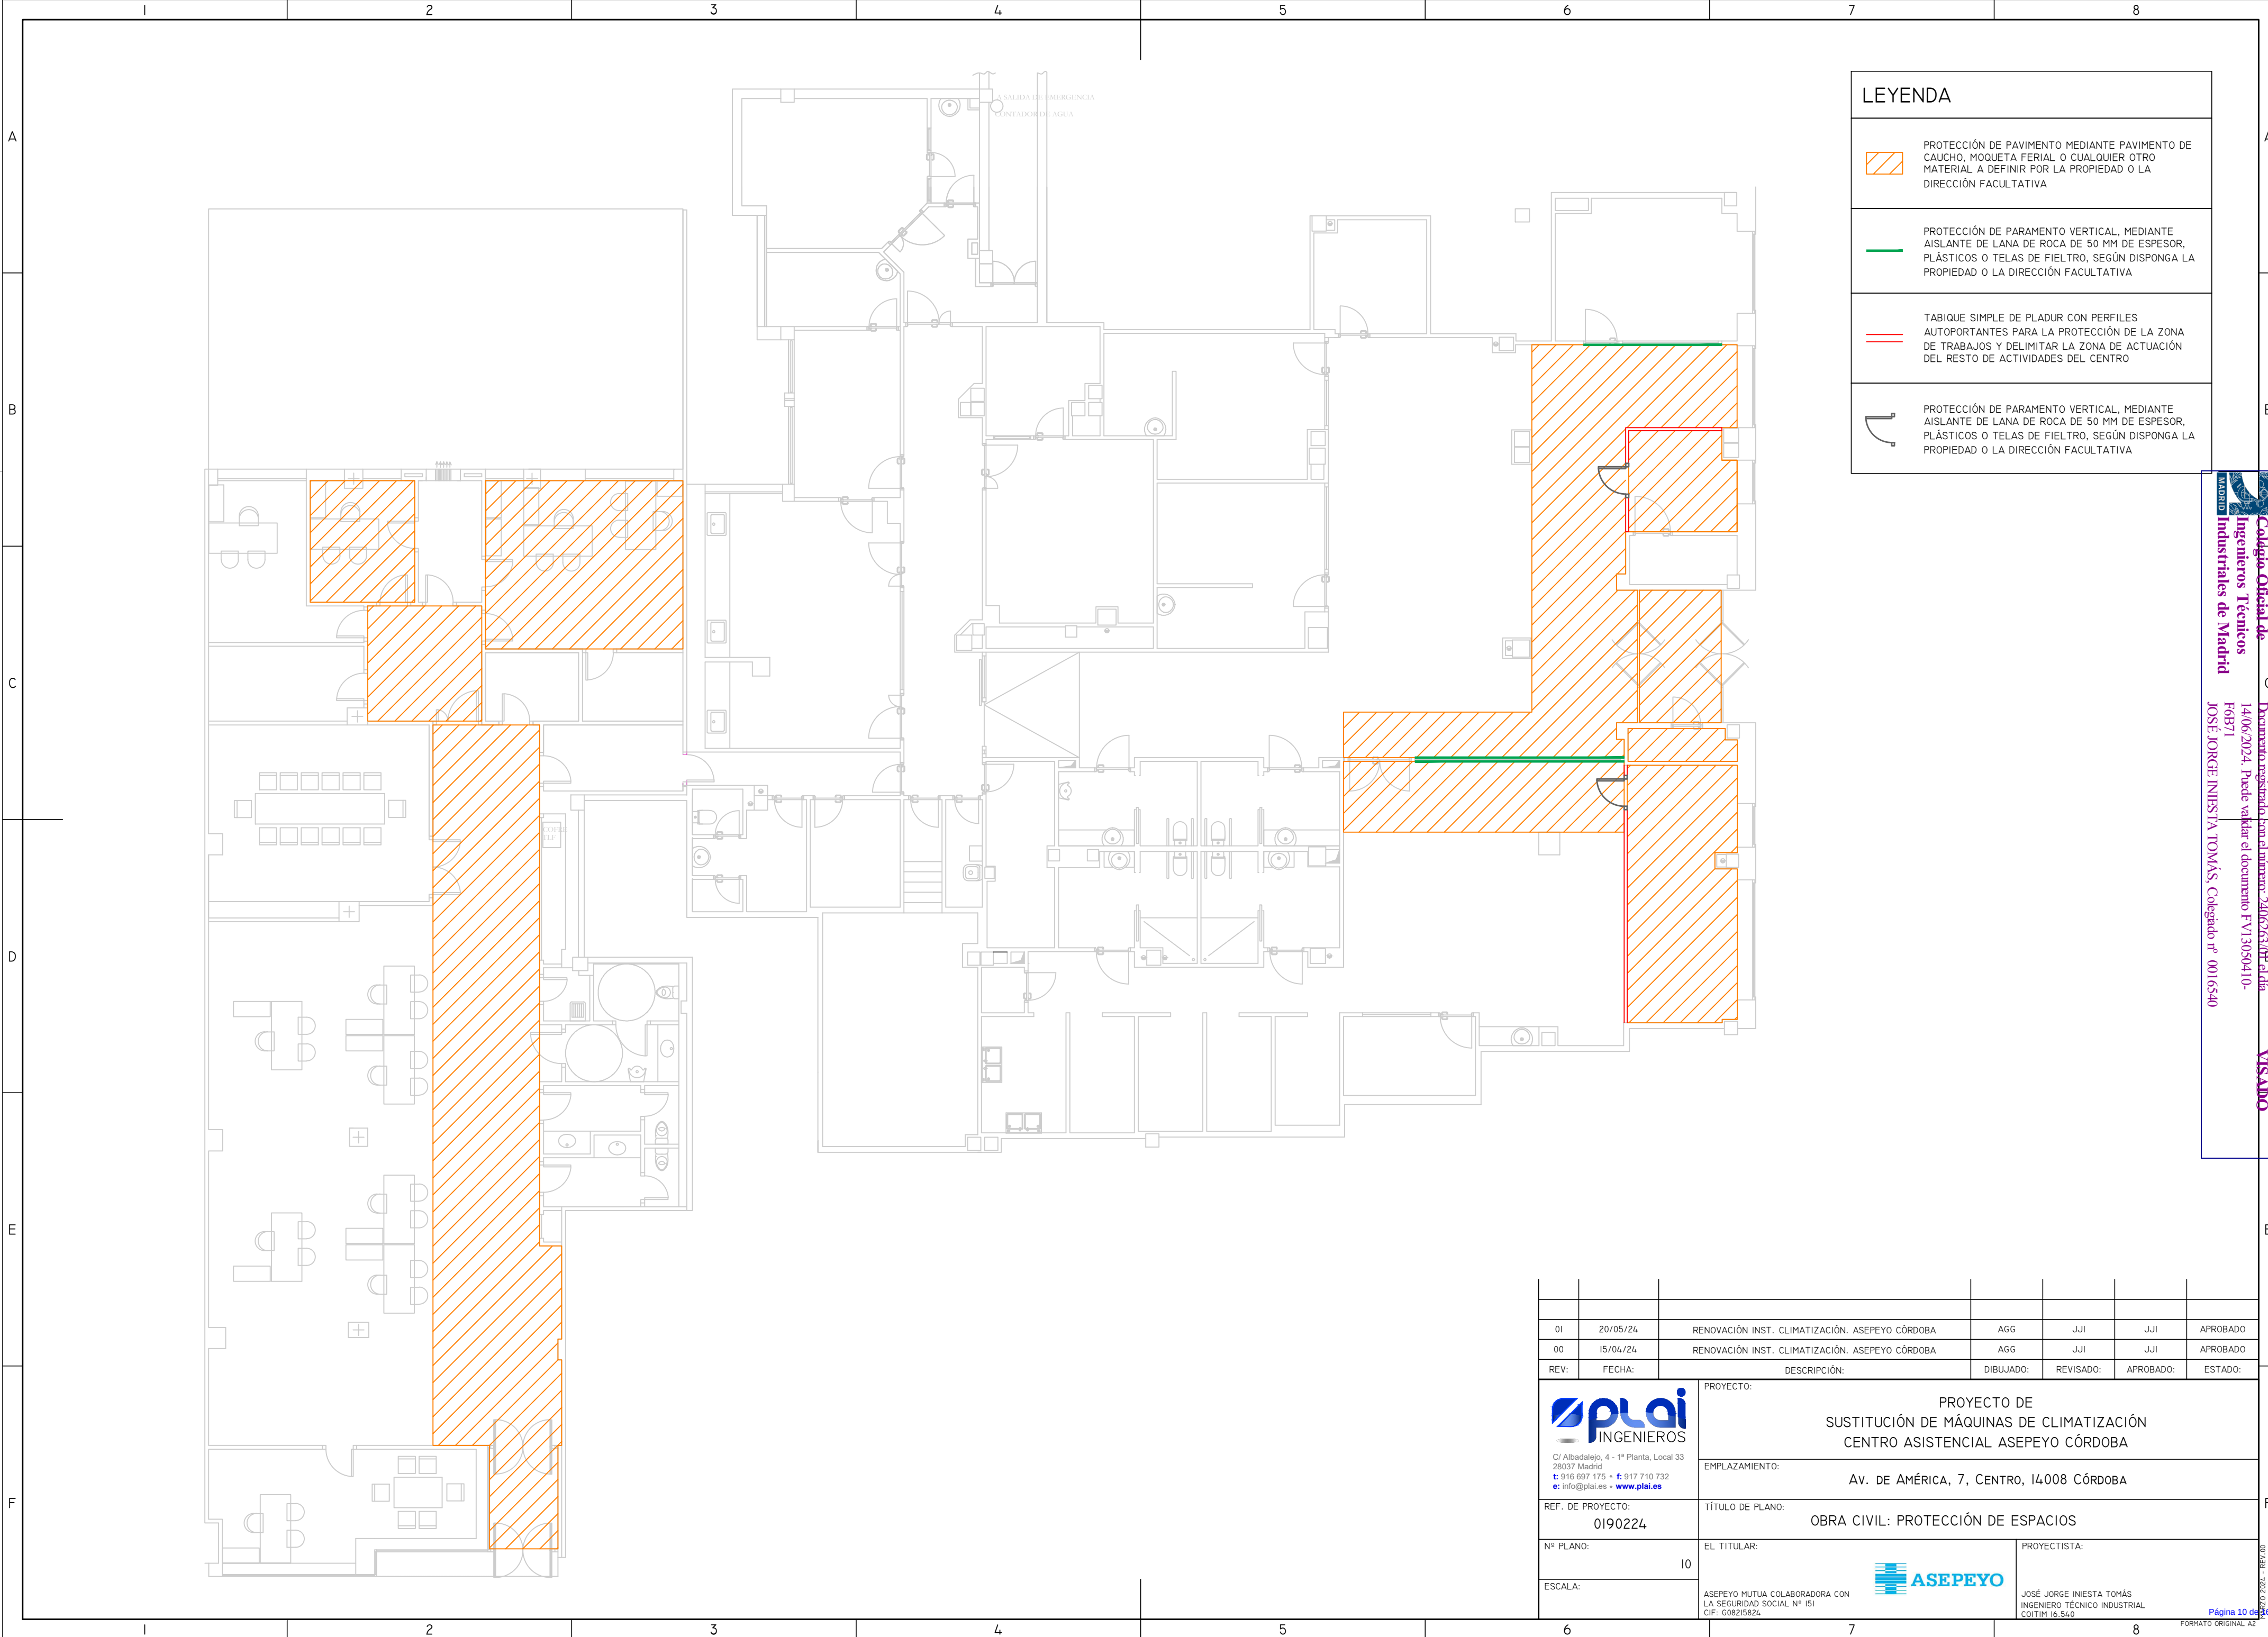

LEYENDA

PROTECCIÓN DE PAVIMENTO MEDIANTE PAVIMENTO DE CAUCHO, MOQUETA FERIAI O CUALQUIER OTRO MATERIAL A DEFINIR POR LA PROPIEDAD O LA DIRECCIÓN FACULTATIVA

PROTECCIÓN DE PARAMENTO VERTICAL, MEDIANTE AISLANTE DE LANA DE ROCA DE 50 MM DE ESPESOR, PLÁSTICOS O TELAS DE FIELTRO, SEGÚN DISPONGA LA PROPIEDAD O LA DIRECCIÓN FACULTATIVA

TABIQUE SIMPLE DE PLADUR CON PERFILES AUTOPORTANTES PARA LA PROTECCIÓN DE LA ZONA DE TRABAJOS Y DELIMITAR LA ZONA DE ACTUACIÓN DEL RESTO DE ACTIVIDADES DEL CENTRO

PROTECCIÓN DE PARAMENTO VERTICAL, MEDIANTE AISLANTE DE LANA DE ROCA DE 50 MM DE ESPESOR, PLÁSTICOS O TELAS DE FIELTRO, SEGÚN DISPONGA LA PROPIEDAD O LA DIRECCIÓN FACULTATIVA


Colegiado Oficial de Ingenieros Técnicos Industriales de Madrid

Documento registrado en el documento: 24062636 del día 14/06/2024. Puede validar el documento FV13050410-F6B71

VISADO

JOSÉ JORGE INIESTA TOMÁS, Colegiado nº 0016540


01	20/05/24	RENOVACIÓN INST. CLIMATIZACIÓN. ASEPEYO CÓRDOBA	AGG	JJI	JJI	APROBADO
00	15/04/24	RENOVACIÓN INST. CLIMATIZACIÓN. ASEPEYO CÓRDOBA	AGG	JJI	JJI	APROBADO
REV:	FECHA:	DESCRIPCIÓN:	DIBUJADO:	REVISADO:	APROBADO:	ESTADO:
		PROYECTO DE SUSTITUCIÓN DE MÁQUINAS DE CLIMATIZACIÓN CENTRO ASISTENCIAL ASEPEYO CÓRDOBA				
C/ Albadalejo, 4 - 1ª Planta, Local 33 28037 Madrid t: 916 697 175 • f: 917 710 732 e: info@plai.es • www.plai.es		EMPLAZAMIENTO: Av. DE AMÉRICA, 7, CENTRO, 14008 CÓRDOBA				
REF. DE PROYECTO: 0190224		TÍTULO DE PLANO: OBRA CIVIL: PROTECCIÓN DE ESPACIOS				
Nº PLANO: 10		EL TITULAR: 			PROYECTISTA: JOSÉ JORGE INIESTA TOMÁS INGENIERO TÉCNICO INDUSTRIAL COITIM 16.540	
ESCALA:		ASEPEYO MUTUA COLABORADORA CON LA SEGURIDAD SOCIAL Nº ISI CIF: G08215824			Página 10 de 36	

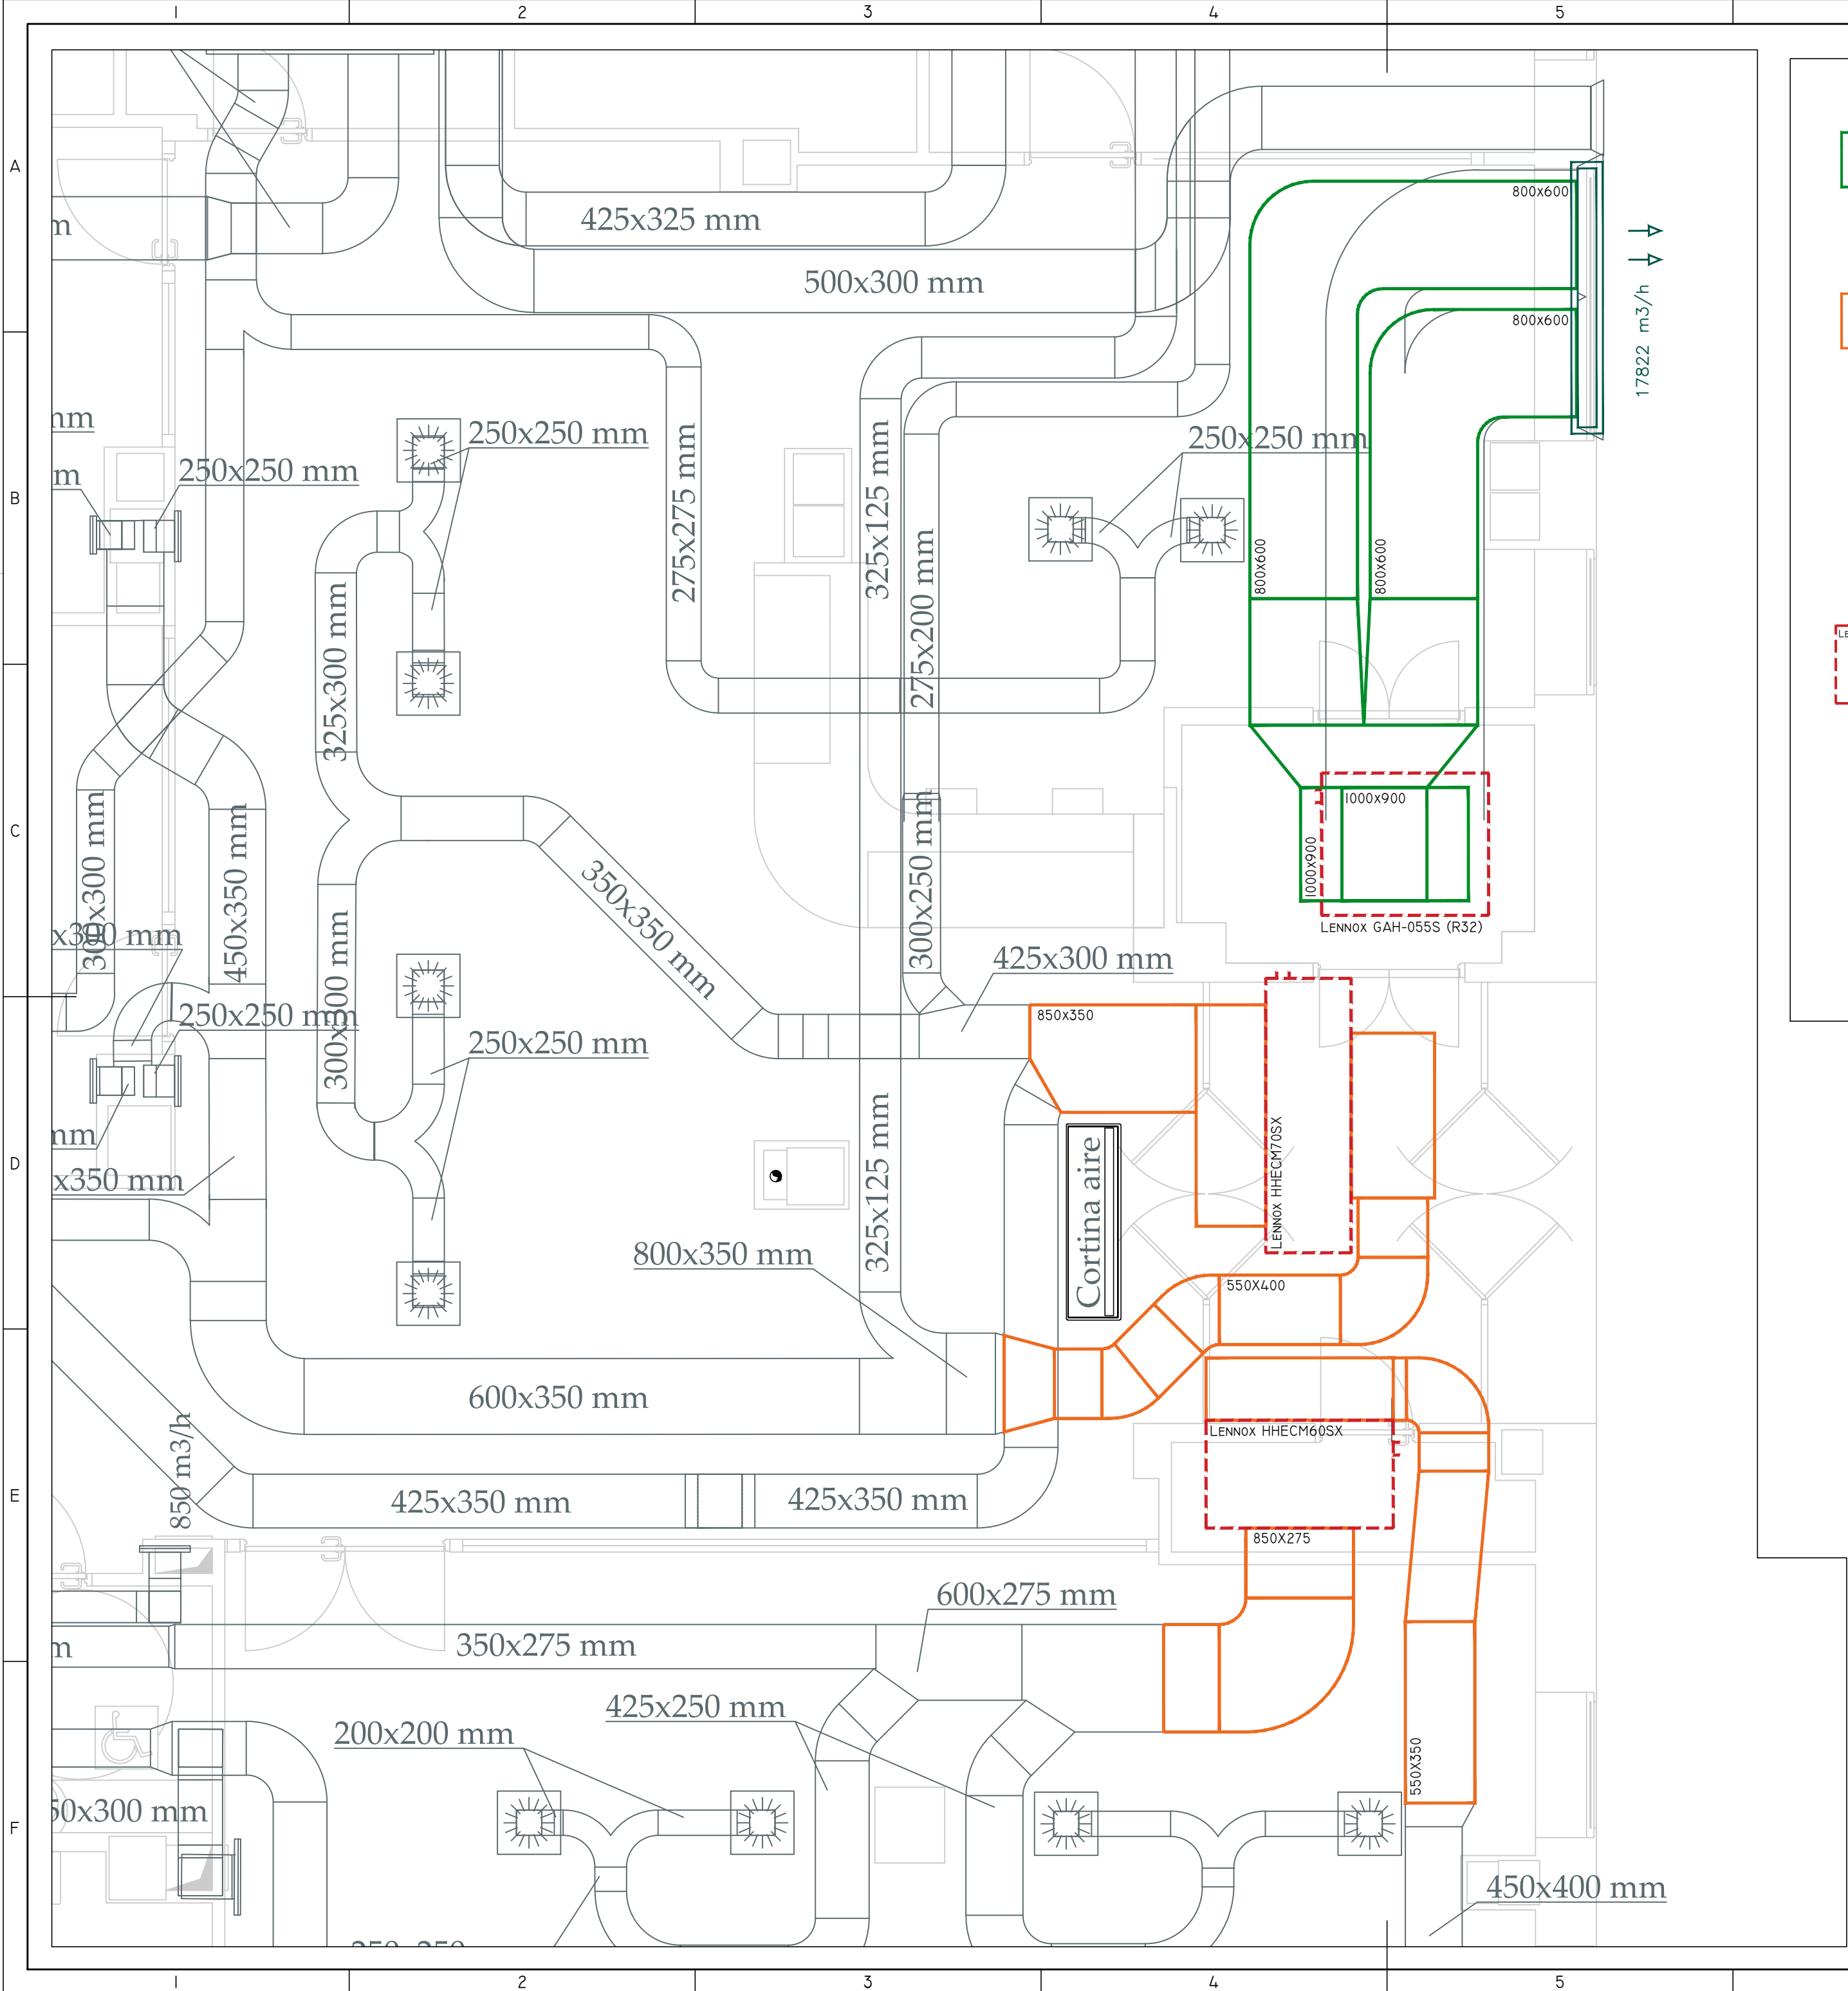

CONDUCTO DE CLIMATIZACIÓN EXTRACCIÓN
CONDENSADOS DE CARACTERÍSTICAS
ACÚSTICAS ESPECIALES: CLIMAVER APTA



CONDUCTO DE CLIMATIZACIÓN REFORMADO
DE LAS MISMAS CARACTERÍSTICAS DEL
EXISTENTE EN LA INSTALACIÓN ACTUAL

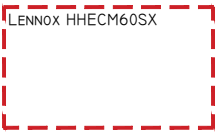

UNIDAD INTERIOR LENNOX HHECM60SX:

- P. FRÍO: 19,82 kW
- P. CALOR: 20,97 kW
- CAUDAL: 4134 m³/h
- DIMENSIONES: 1480x853x672 mm (LxAxH)








UNIDAD INTERIOR LENNOX HHECM70SX:

- P. FRÍO: 35,61 kW
- P. CALOR: 38,67 kW
- CAUDAL: 7985 m³/h
- DIMENSIONES: 2170x853x675 mm (LxAxH)




UNIDAD EXTERIOR LENNOX GAH-055S:

- P. FRÍO: 54,10 kW
- P. CALOR: 54,2 kW
- COP: 3,47
- EER: 3,21
- DIMENSIONES: 1128x1320x2041 mm (LxAxH)

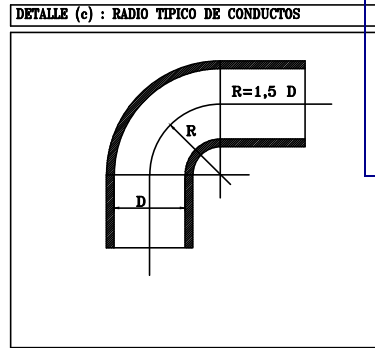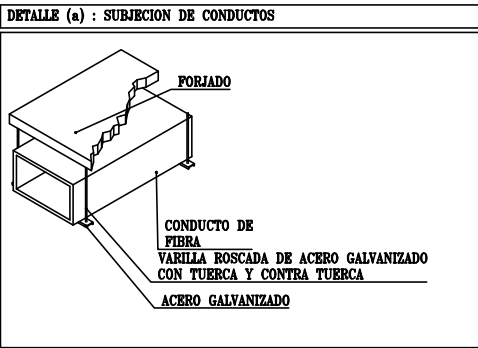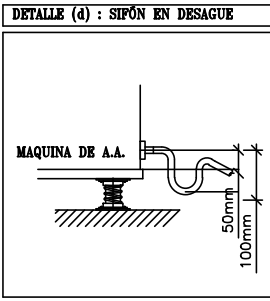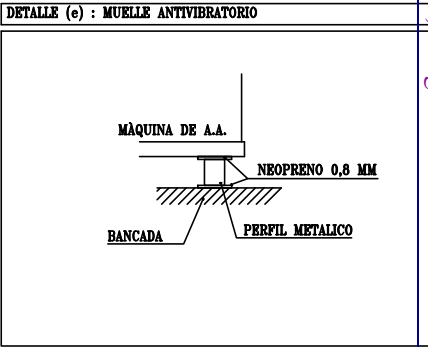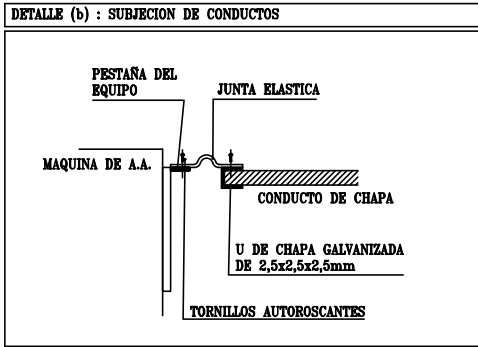


01		20/05/24	RENOVACIÓN INST. CLIMATIZACIÓN. ASEPEYO CÓRDOBA	AGG	JJI	JJI	APROBADO
00		15/04/24	RENOVACIÓN INST. CLIMATIZACIÓN. ASEPEYO CÓRDOBA	AGG	JJI	JJI	APROBADO
REV:	FECHA:	DESCRIPCIÓN:		DIBUJADO:	REVISADO:	APROBADO:	ESTADO:
		PROYECTO: PROYECTO DE SUSTITUCIÓN DE MÁQUINAS DE CLIMATIZACIÓN CENTRO ASISTENCIAL ASEPEYO CÓRDOBA					
C/ Albadalejo, 4 - 1ª Planta, Local 33 28037 Madrid t: 916 697 175 • f: 917 710 732 e: info@plai.es • www.plai.es		EMPLAZAMIENTO: Av. DE AMÉRICA, 7, CENTRO, 14008 CÓRDOBA					
REF. DE PROYECTO: 0190224		TÍTULO DE PLANO: PLANO PLANTA: ESTADO REFORMADO CONDUCTOS. ZONA ASISTENCIAL Y FISIOTERAPIA					
Nº PLANO: II		EL TITULAR:		PROYECTISTA:			
ESCALA:		ASEPEYO MUTUA COLABORADORA CON LA SEGURIDAD SOCIAL Nº ISI CIF: G08215824		 JOSÉ JORGE INIESTA TOMÁS INGENIERO TÉCNICO INDUSTRIAL COITIM 16.540			

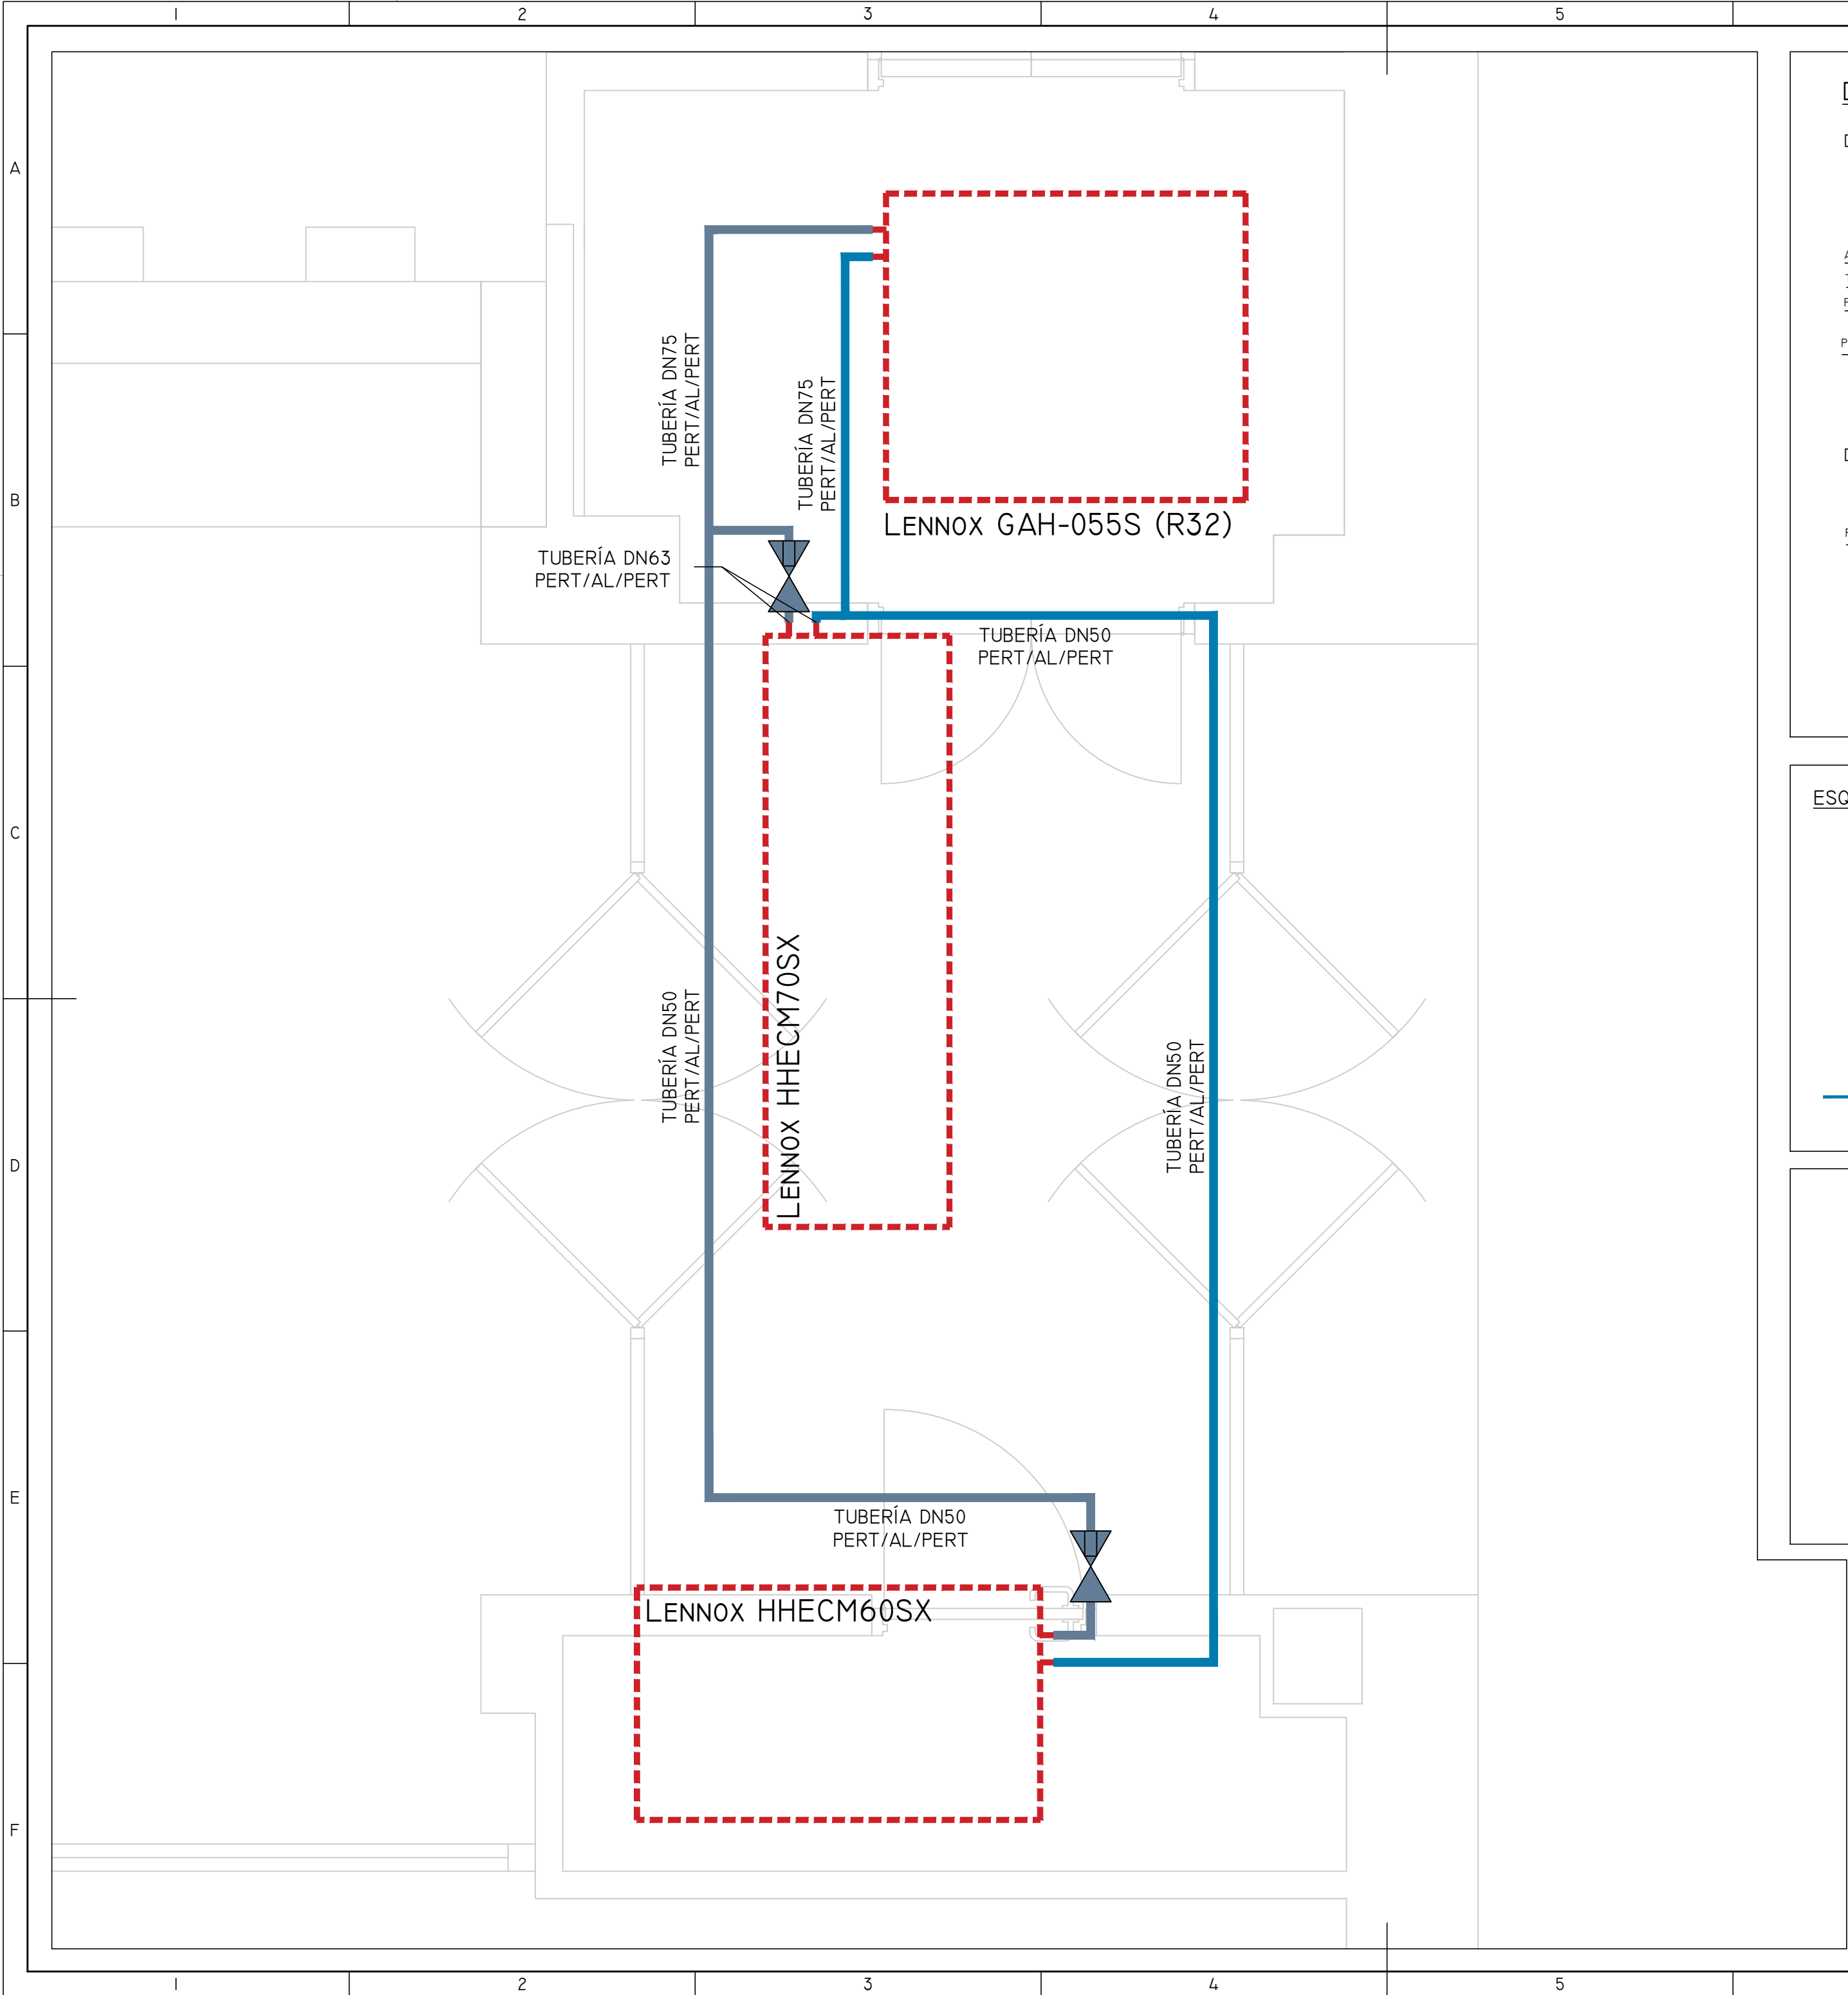


DETALLES SOPORTE TUBERÍAS:


DETALLE 1:

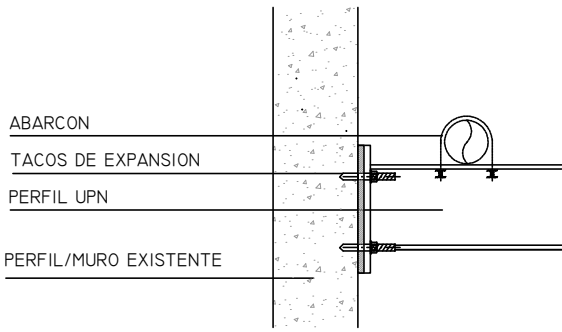


DETALLE 2:

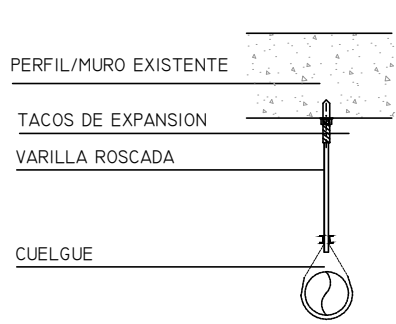

DETALLE 3:


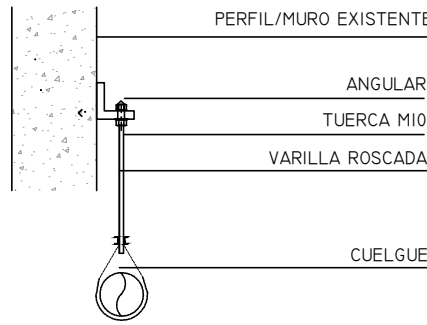


ESQUEMA DE PRINCIPIO:

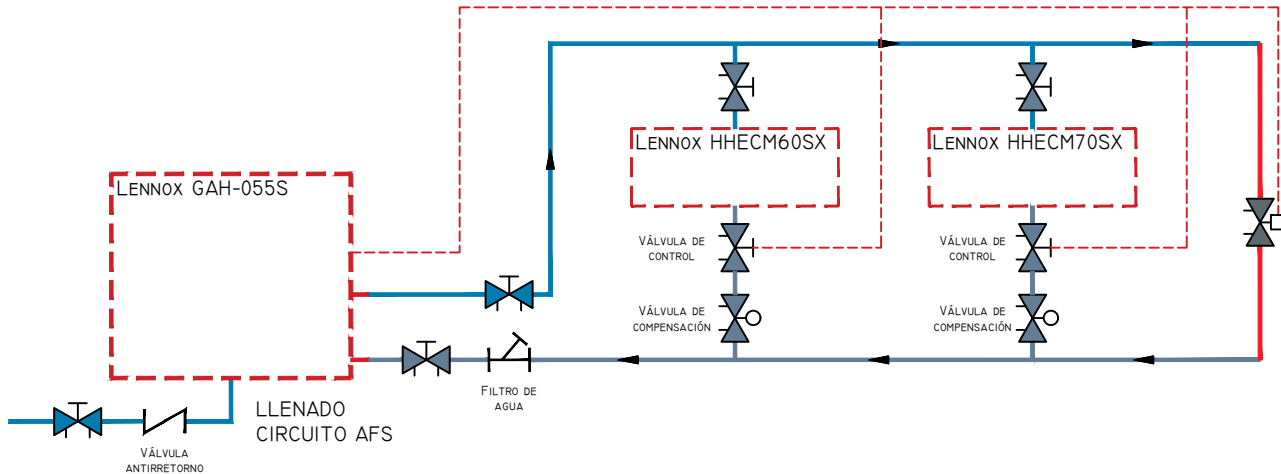

- TUBERÍA IMPULSIÓN.
CIRCUITO DE CLIMATIZACIÓN.
MULTICAPA PERT/AL/PERT.
AISLANTE MEDIANTE COQUILLA FLEXIBLE 40 MM
- TUBERÍA RETORNO.
CIRCUITO DE CLIMATIZACIÓN.
MULTICAPA PERT/AL/PERT.
AISLANTE MEDIANTE COQUILLA FLEXIBLE 40 MM
- CIRCUITO HIDRÁULICO.
VÁLVULA DE CONTROL + VÁLVULA DE COMPENSACIÓN

01	20/05/24	RENOVACIÓN INST. CLIMATIZACIÓN. ASEPEYO CÓRDOBA	AGG	JJI	JJI	APROBADO
00	15/04/24	RENOVACIÓN INST. CLIMATIZACIÓN. ASEPEYO CÓRDOBA	AGG	JJI	JJI	APROBADO
REV:	FECHA:	DESCRIPCIÓN:	DIBUJADO:	REVISADO:	APROBADO:	ESTADO:
		PROYECTO: PROYECTO DE SUSTITUCIÓN DE MÁQUINAS DE CLIMATIZACIÓN CENTRO ASISTENCIAL ASEPEYO CÓRDOBA				
C/ Albadalejo, 4 - 1ª Planta, Local 33 28037 Madrid t: 916 697 175 • f: 917 710 732 e: info@plai.es • www.plai.es		EMPLAZAMIENTO: AV. DE AMÉRICA, 7, CENTRO, 14008 CÓRDOBA				
REF. DE PROYECTO: 0190224		TÍTULO DE PLANO: PLANO PLANTA: ESTADO REFORMADO CIRCUITO HIDRÁULICO. ZONA FISIOTERAPIA Y ASISTENCIAL				
Nº PLANO: 12		EL TITULAR:		PROYECTISTA:		
ESCALA:		ASEPEYO MUTUA COLABORADORA CON LA SEGURIDAD SOCIAL Nº ISI CIF: G08215824		 JOSÉ JORGE INIESTA TOMÁS INGENIERO TÉCNICO INDUSTRIAL COITIM 16.540		

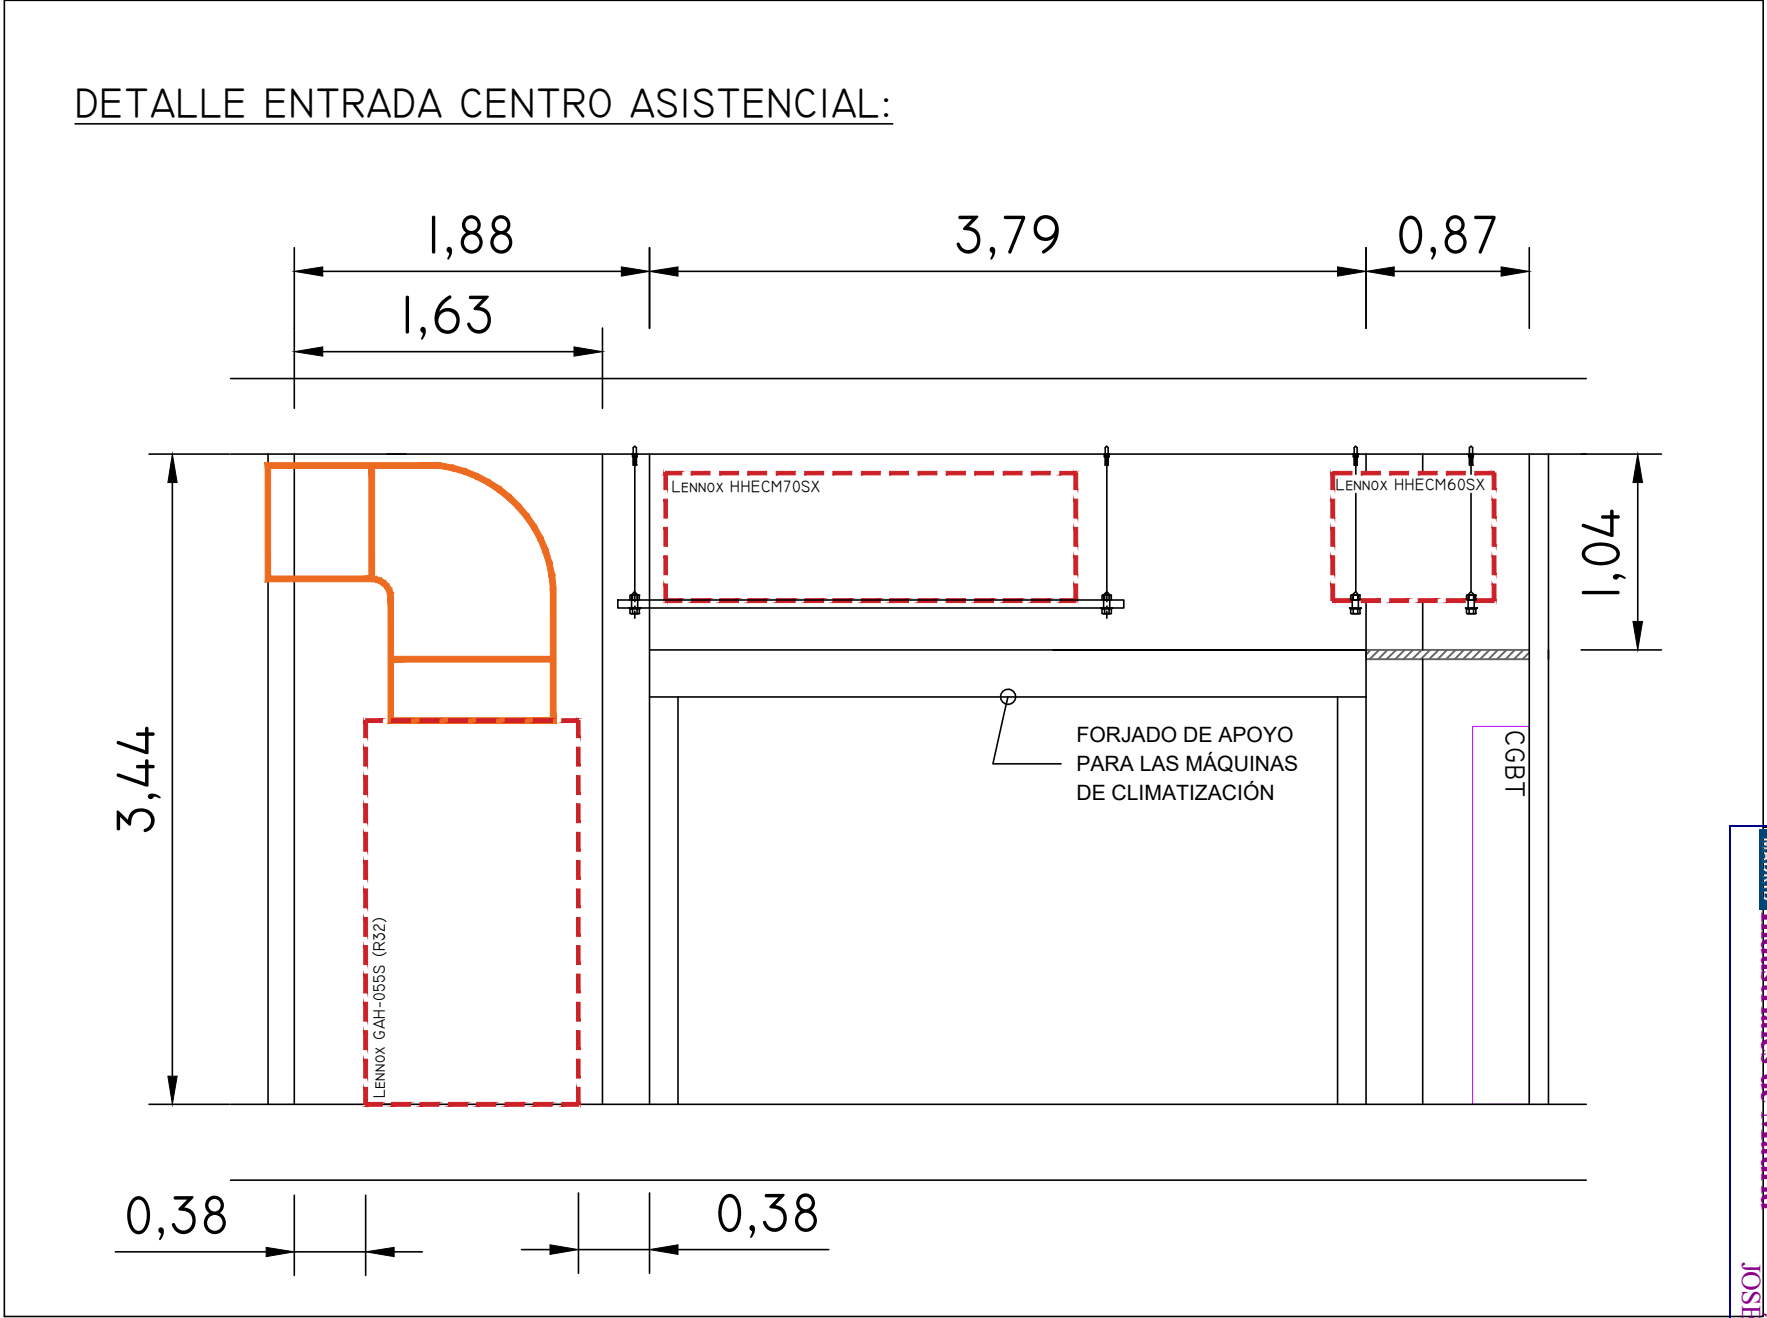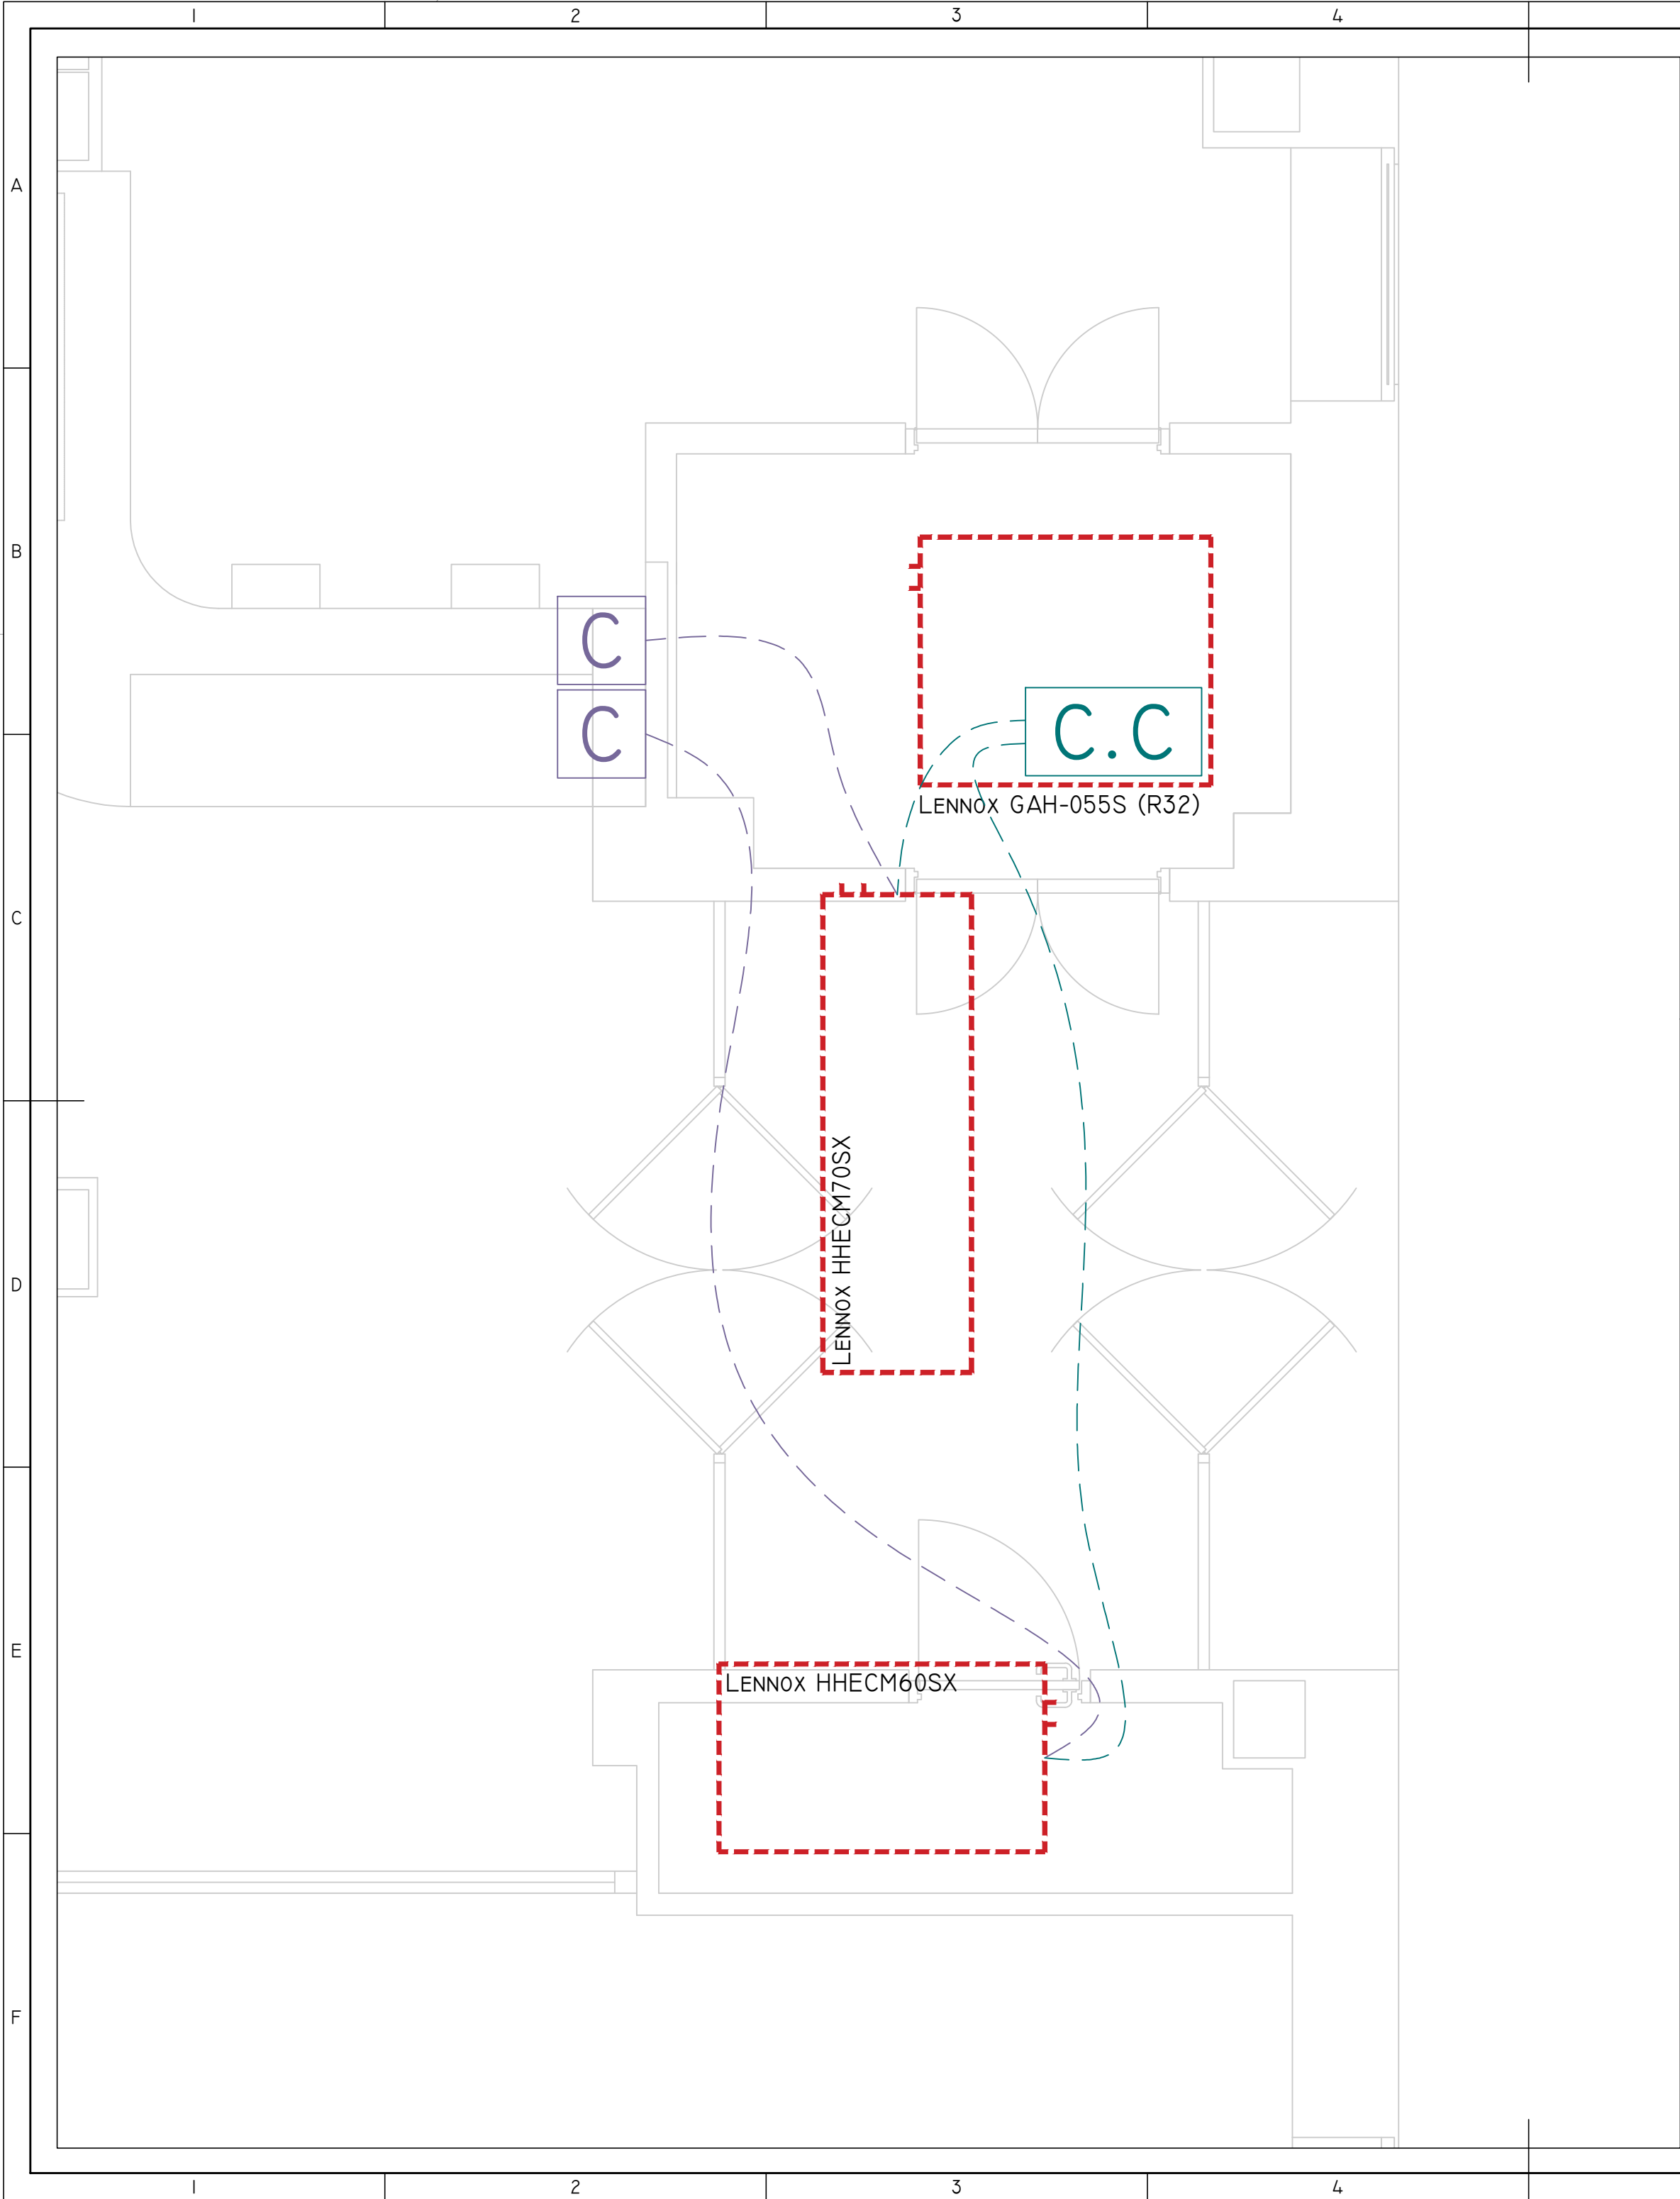

C.C

CONTROL CENTRALIZADO UNIDAD EXTERIOR


C

CONTROL REMOTO ELECTRÓNICO UNIDAD INTERIOR


CABLEADO CONEXIÓN COMUNICACIÓN UNIDAD EXTERIOR - UNIDADES INTERIORES

CABLEADO DE CONTROL REMOTO UNIDADES INTERIORES


01	20/05/24	RENOVACIÓN INST. CLIMATIZACIÓN. ASEPEYO CÓRDOBA	AGG	JJI	JJI	APROBADO
00	15/04/24	RENOVACIÓN INST. CLIMATIZACIÓN. ASEPEYO CÓRDOBA	AGG	JJI	JJI	APROBADO
REV:	FECHA:	DESCRIPCIÓN:	DIBUJADO:	REVISADO:	APROBADO:	ESTADO:
 C/ Albadalejo, 4 - 1ª Planta, Local 33 28037 Madrid t: 916 697 175 • f: 917 710 732 e: info@plai.es • www.plai.es		PROYECTO: PROYECTO DE SUSTITUCIÓN DE MÁQUINAS DE CLIMATIZACIÓN CENTRO ASISTENCIAL ASEPEYO CÓRDOBA				
		EMPLAZAMIENTO: Av. DE AMÉRICA, 7, CENTRO, 14008 CÓRDOBA				
REF. DE PROYECTO: 0190224		TÍTULO DE PLANO: PLANO PLANTA: ESTADO REFORMADO CONTROL. ZONA ASISTENCIAL Y FISIOTERAPIA				
Nº PLANO: 13		EL TITULAR:			PROYECTISTA:	
ESCALA:		ASEPEYO MUTUA COLABORADORA CON LA SEGURIDAD SOCIAL Nº ISI CIF: G08215824			 JOSÉ JORGE INIESTA TOMÁS INGENIERO TÉCNICO INDUSTRIAL COITIM 16.540	

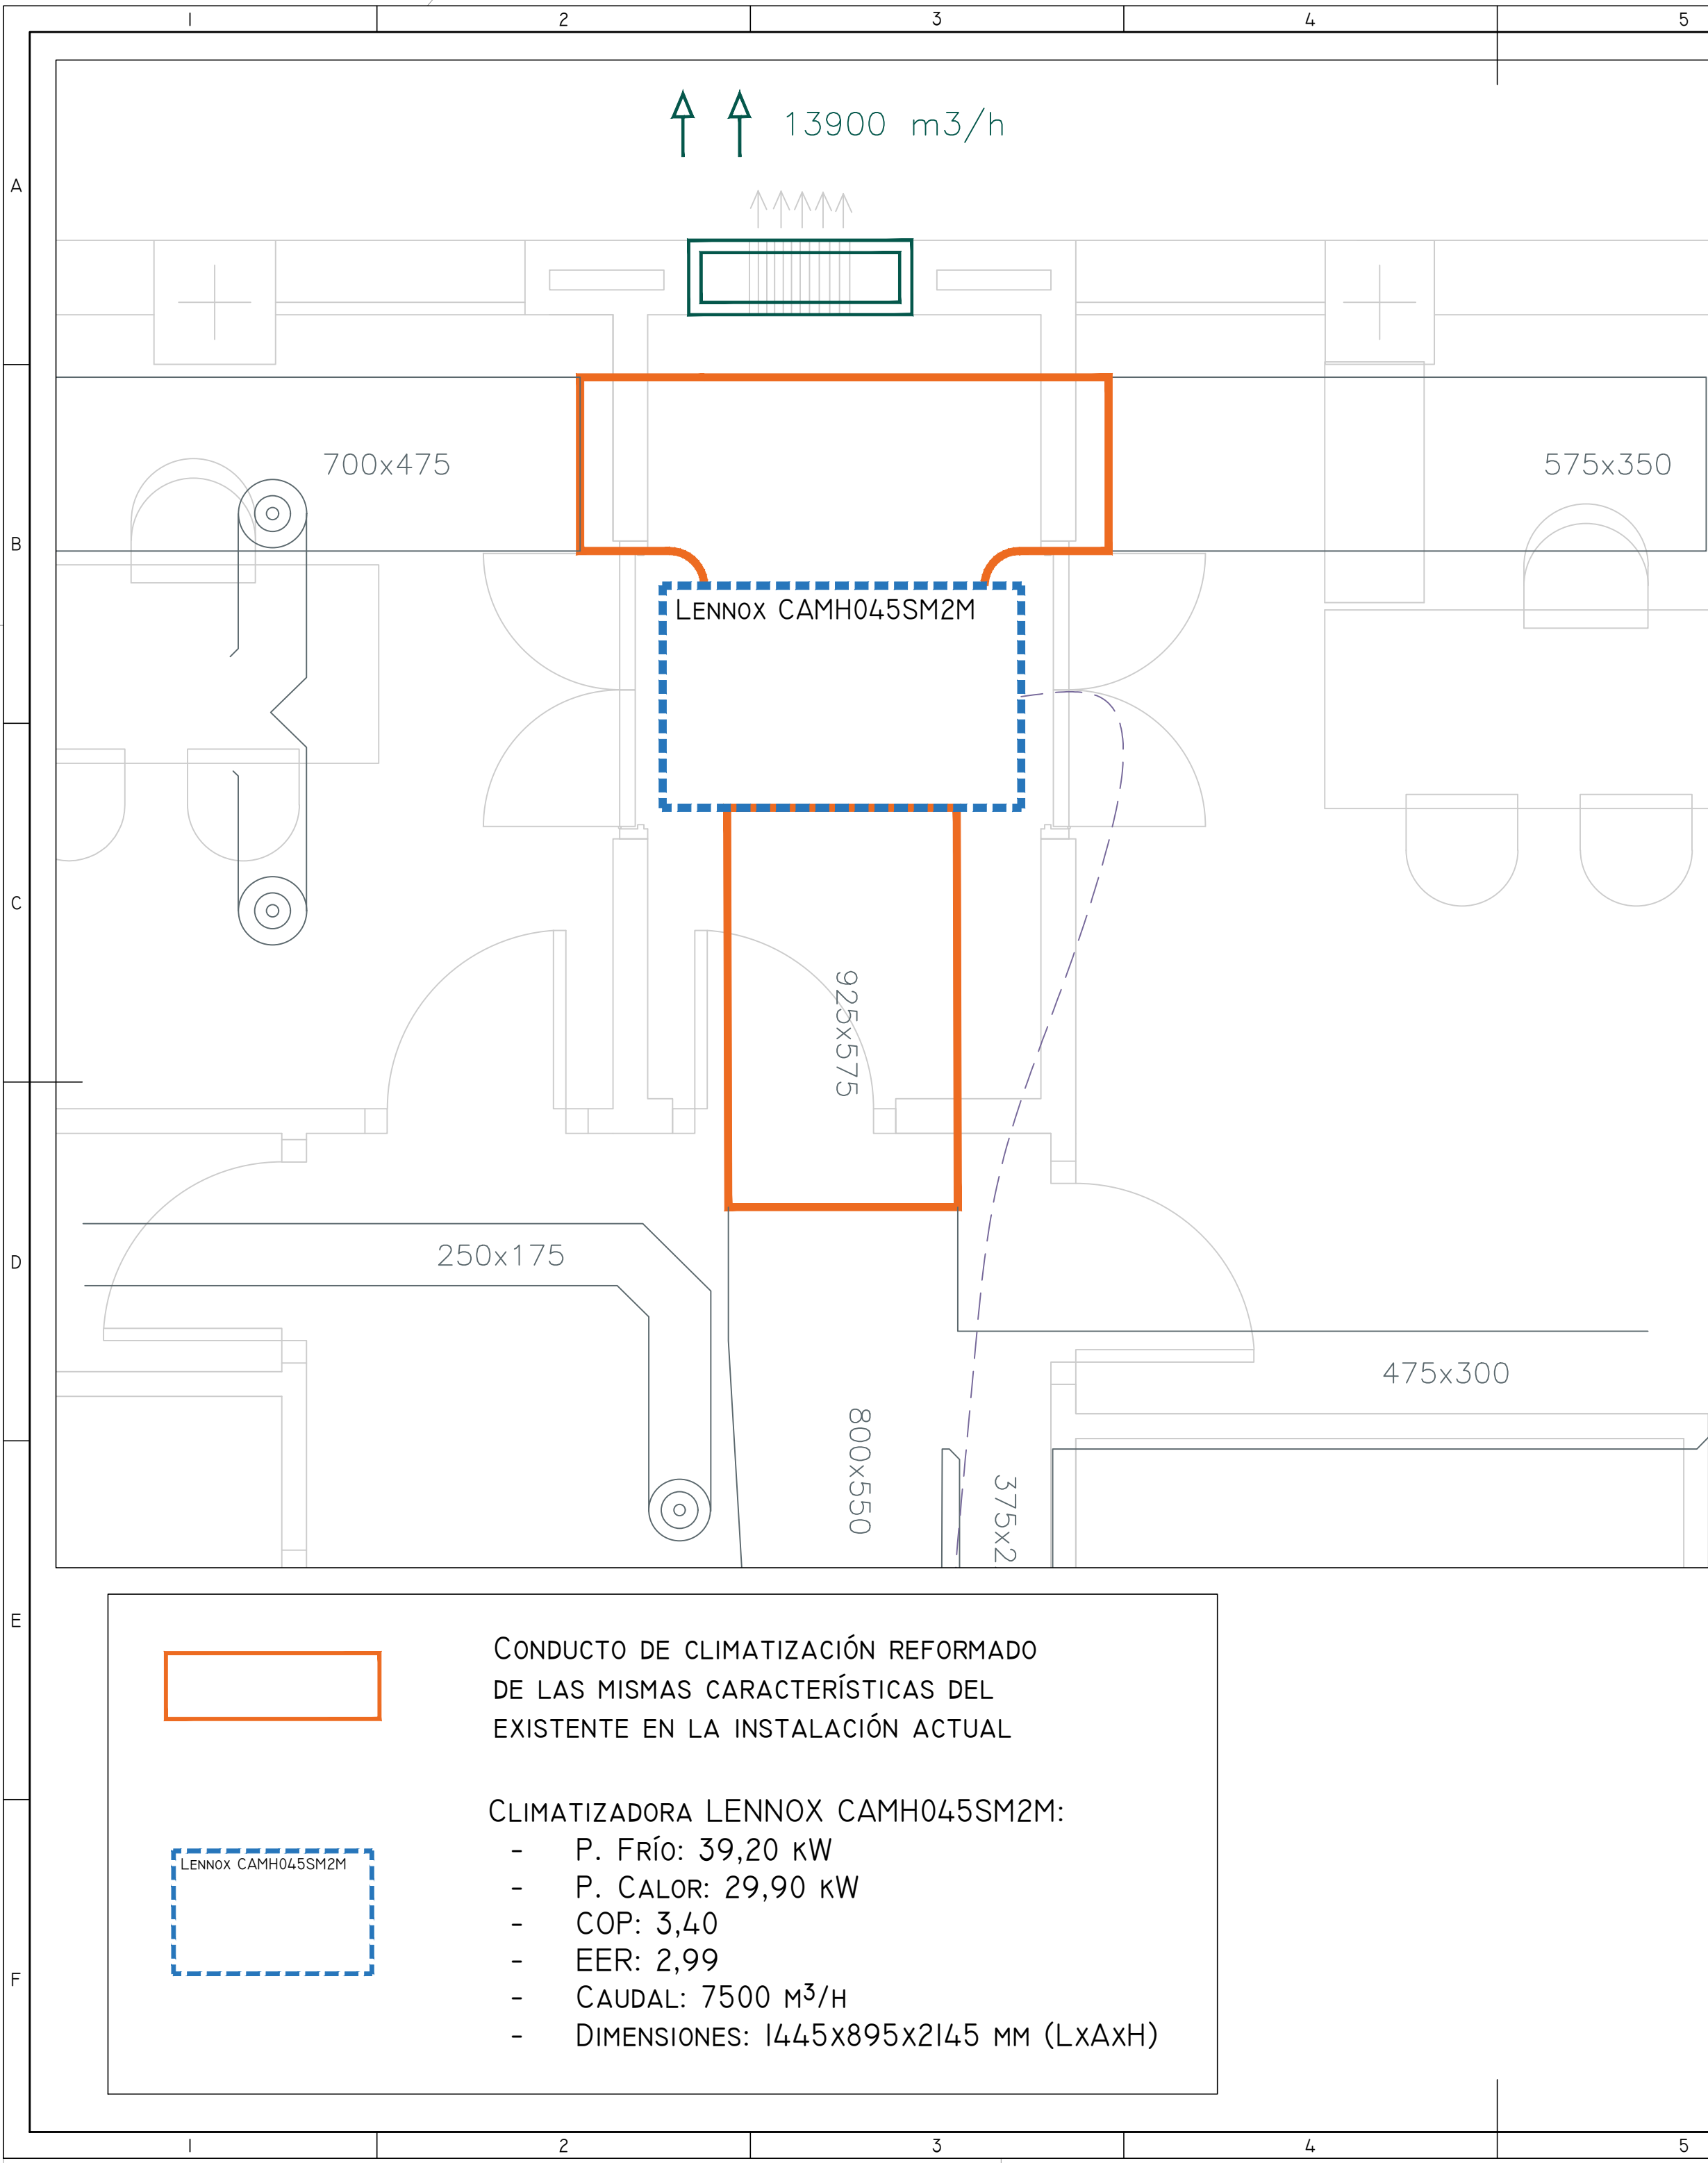


DETALLE SALA CLIMATIZACIÓN. ZONA ADMIN.:

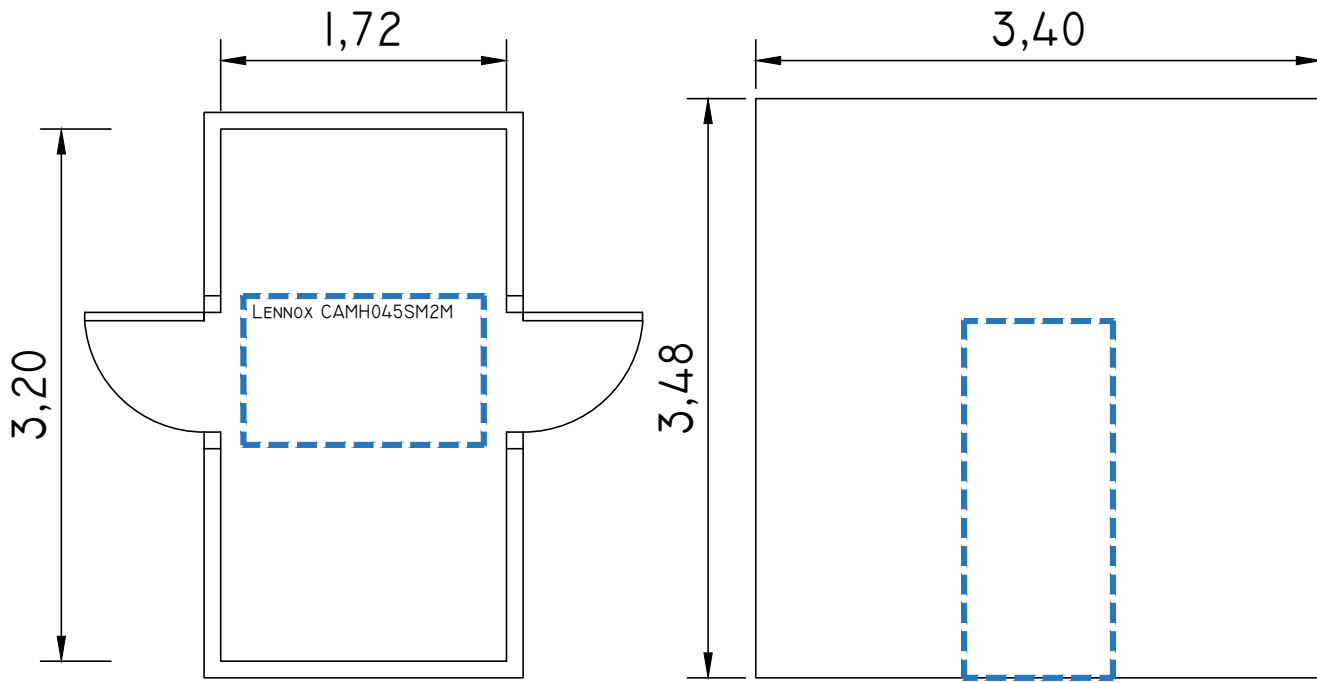


DETALLE (b) : SUBJECCION DE CONDUCTOS

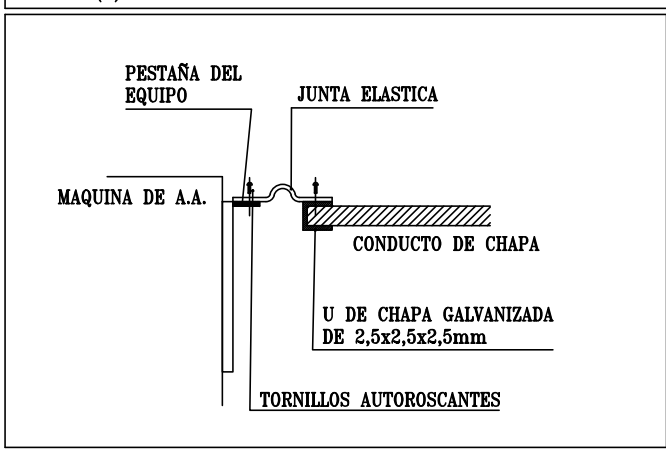


DETALLE (e) : MUELLE ANTIVIBRATORIO

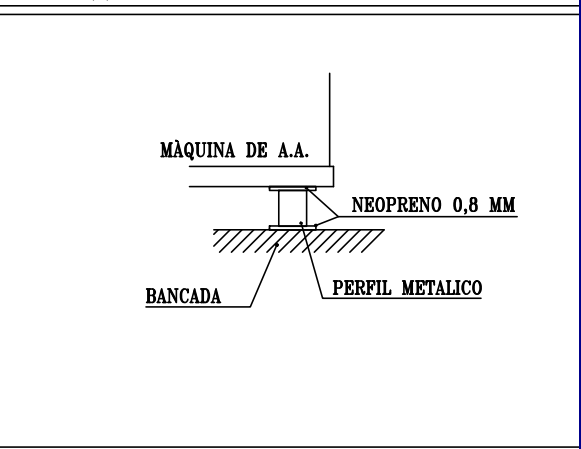


DETALLE (d) : SIFÓN EN DESAGUE

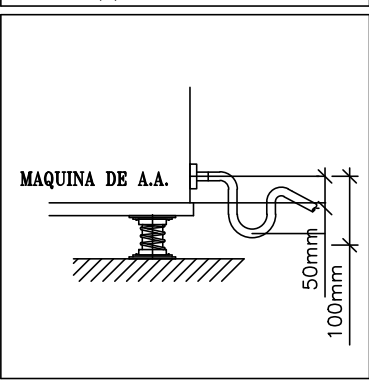

DETALLE (a) : SUBJECCION DE CONDUCTOS

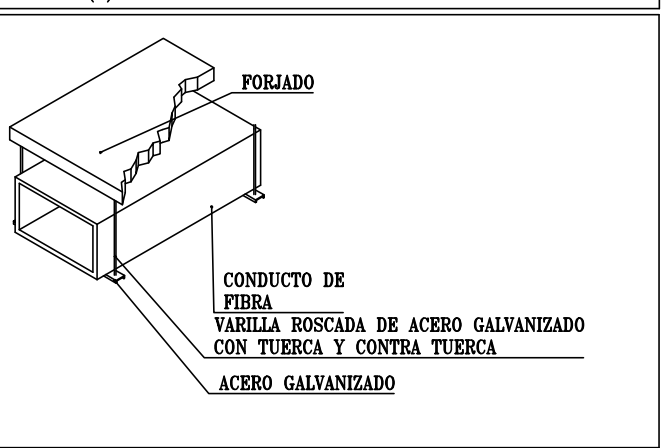

DETALLE (c) : RADIO TÍPICO DE CONDUCTOS

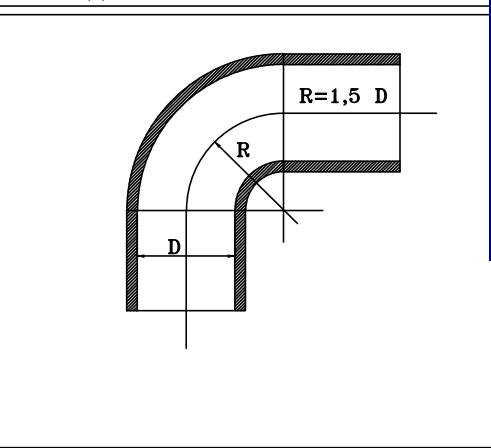


CONDUCTO DE CLIMATIZACIÓN REFORMADO
DE LAS MISMAS CARACTERÍSTICAS DEL
EXISTENTE EN LA INSTALACIÓN ACTUAL

CLIMATIZADORA LENNOX CAMH045SM2M:

- P. FRÍO: 39,20 kW
- P. CALOR: 29,90 kW
- COP: 3,40
- EER: 2,99
- CAUDAL: 7500 M³/H
- DIMENSIONES: 1445x895x2145 MM (LxAxH)

01		20/05/24	RENOVACIÓN INST. CLIMATIZACIÓN. ASEPEYO CÓRDOBA	AGG	JJI	JJI	APROBADO
00		15/04/24	RENOVACIÓN INST. CLIMATIZACIÓN. ASEPEYO CÓRDOBA	AGG	JJI	JJI	APROBADO
REV:	FECHA:	DESCRIPCIÓN:		DIBUJADO:	REVISADO:	APROBADO:	ESTADO:
		PROYECTO DE SUSTITUCIÓN DE MÁQUINAS DE CLIMATIZACIÓN CENTRO ASISTENCIAL ASEPEYO CÓRDOBA					
C/ Albadalejo, 4 - 1ª Planta, Local 33 28037 Madrid t: 916 697 175 • f: 917 710 732 e: info@plai.es • www.plai.es		EMPLAZAMIENTO: Av. DE AMÉRICA, 7, CENTRO, 14008 CÓRDOBA					
REF. DE PROYECTO: 0190224		TÍTULO DE PLANO: PLANO PLANTA: ESTADO REFORMADO. ZONA ADMINISTRATIVA					
Nº PLANO: 14		EL TITULAR:				PROYECTISTA:	
ESCALA:		ASEPEYO MUTUA COLABORADORA CON LA SEGURIDAD SOCIAL Nº 151 CIF: G08215824				 JOSÉ JORGE INIESTA TOMÁS INGENIERO TÉCNICO INDUSTRIAL COITIM 16.540	

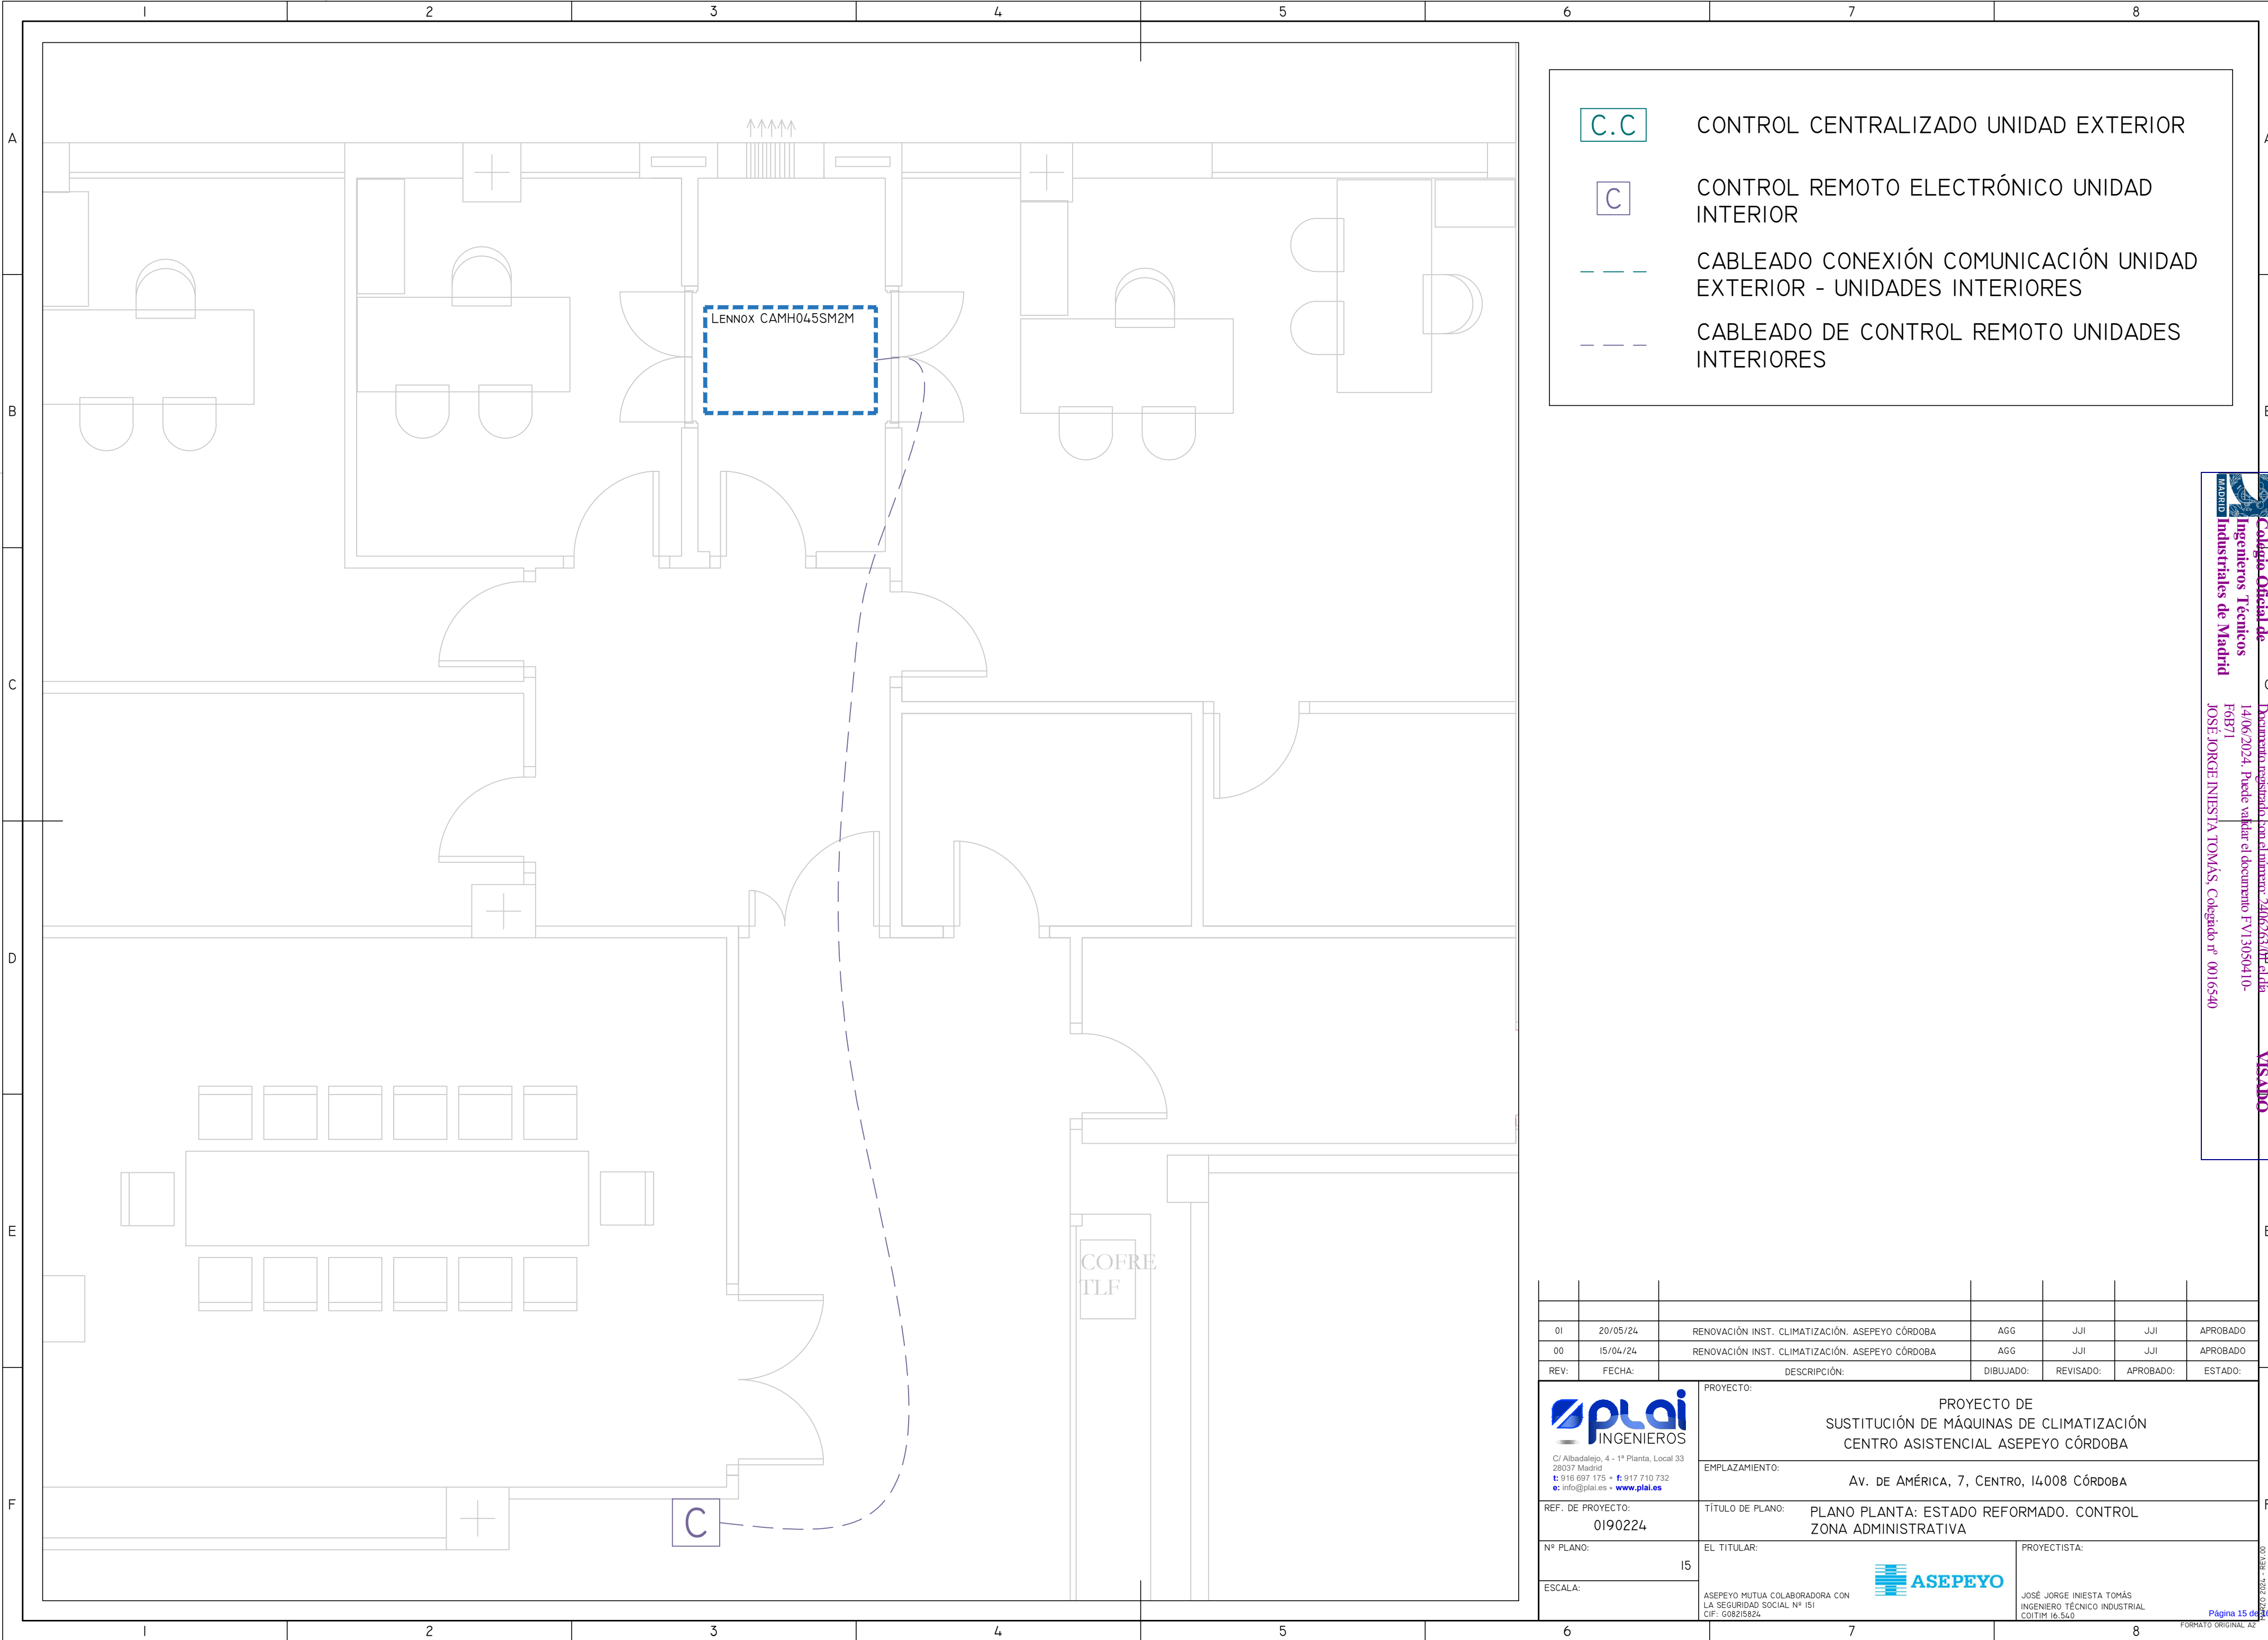

- C.C. CONTROL CENTRALIZADO UNIDAD EXTERIOR
- C CONTROL REMOTO ELECTRÓNICO UNIDAD INTERIOR
- CABLEADO CONEXIÓN COMUNICACIÓN UNIDAD EXTERIOR - UNIDADES INTERIORES
- CABLEADO DE CONTROL REMOTO UNIDADES INTERIORES



Colegió Oficial de Ingenieros Técnicos Industriales de Madrid

Documento registrado en el Ministerio de Sanidad el día 14/06/2024. Puede validar el documento FV13050410-F6B71

JOSÉ JORGE INIESTA TOMÁS, Colegado nº 0016540




VISADO

01	20/05/24	RENOVACIÓN INST. CLIMATIZACIÓN. ASEPEYO CÓRDOBA	AGG	JJI	JJI	APROBADO
00	15/04/24	RENOVACIÓN INST. CLIMATIZACIÓN. ASEPEYO CÓRDOBA	AGG	JJI	JJI	APROBADO
REV:	FECHA:	DESCRIPCIÓN:	DIBUJADO:	REVISADO:	APROBADO:	ESTADO:
 C/ Albadalejo, 4 - 1ª Planta, Local 33 28037 Madrid t: 916 697 175 - f: 917 710 732 e: info@plai.es - www.plai.es		PROYECTO: PROYECTO DE SUSTITUCIÓN DE MÁQUINAS DE CLIMATIZACIÓN CENTRO ASISTENCIAL ASEPEYO CÓRDOBA				
REF. DE PROYECTO: 0190224		EMPLAZAMIENTO: AV. DE AMÉRICA, 7, CENTRO, 14008 CÓRDOBA				
Nº PLANO: 15	EL TITULAR: ASEPEYO MUTUA COLABORADORA CON LA SEGURIDAD SOCIAL Nº ISI CIF: G08215824		PROYECTISTA: JOSÉ JORGE INIESTA TOMÁS INGENIERO TÉCNICO INDUSTRIAL COITIM 16.540			
ESCALA:						


2024 - REV.00

Página 15 de 30

ESQUEMA UNIFILAR LOCAL I
(ZONA MÉDICA Y ADMINISTRATIVA):

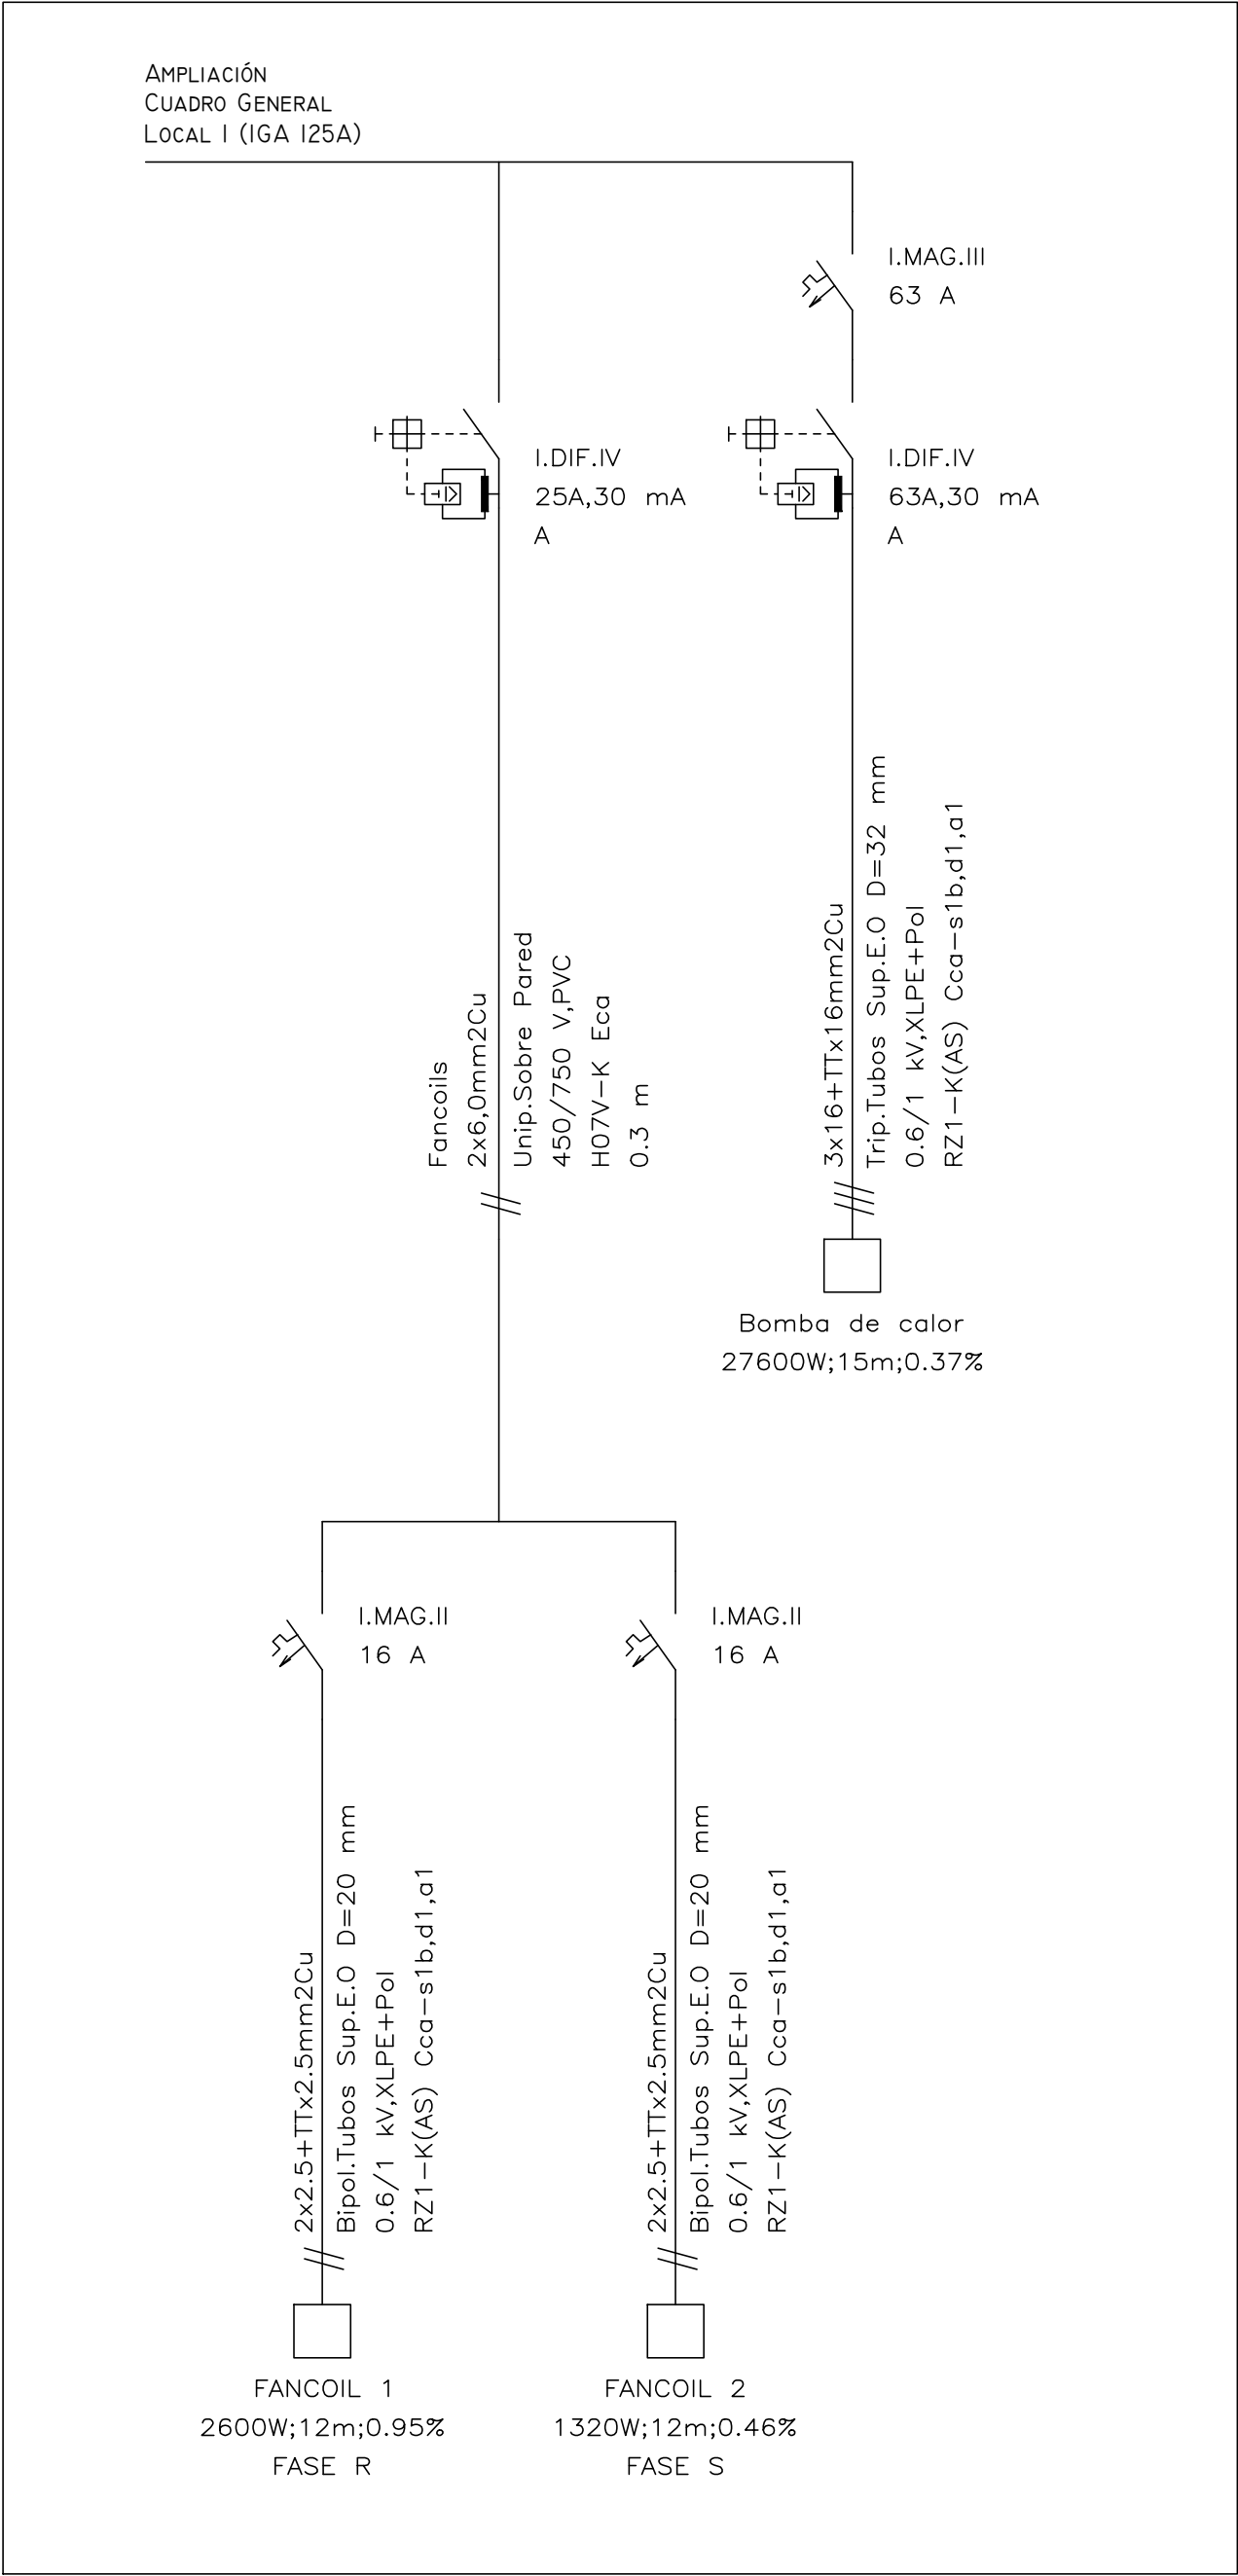

ESQUEMA UNIFILAR LOCAL 2
(ZONA ADMINISTRATIVA):

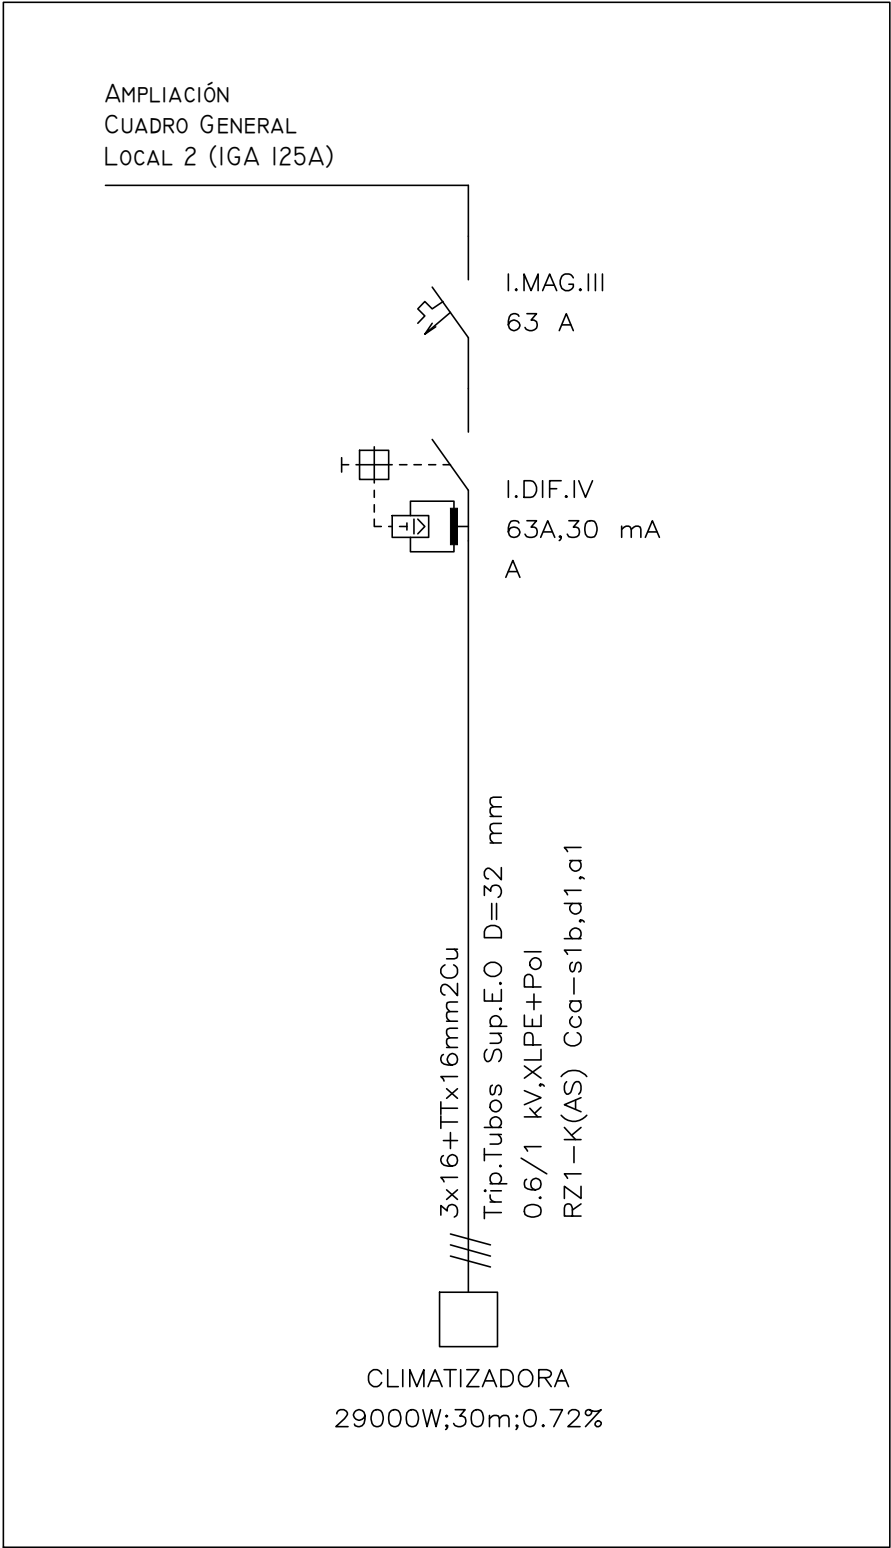

C/ Albadalejo, 4 - 1ª Planta, Local 33
28037 Madrid
t: 916 697 175 • f: 917 710 732
e: info@plai.es • www.plai.es

REF. DE PROYECTO:
0190224

Nº PLANO:
16

ESCALA:

PROYECTO:
PROYECTO DE
SUSTITUCIÓN DE MÁQUINAS DE CLIMATIZACIÓN
CENTRO ASISTENCIAL ASEPEYO CÓRDOBA

EMPLAZAMIENTO:
AV. DE AMÉRICA, 7, CENTRO, 14008 CÓRDOBA

TÍTULO DE PLANO:
ESQUEMA UNIFILAR INSTALACIÓN DE CLIMATIZACIÓN

EL TITULAR:



PROYECTISTA:

JOSÉ JORGE INIESTA TOMÁS
INGENIERO TÉCNICO INDUSTRIAL
COITIM 16.540