
 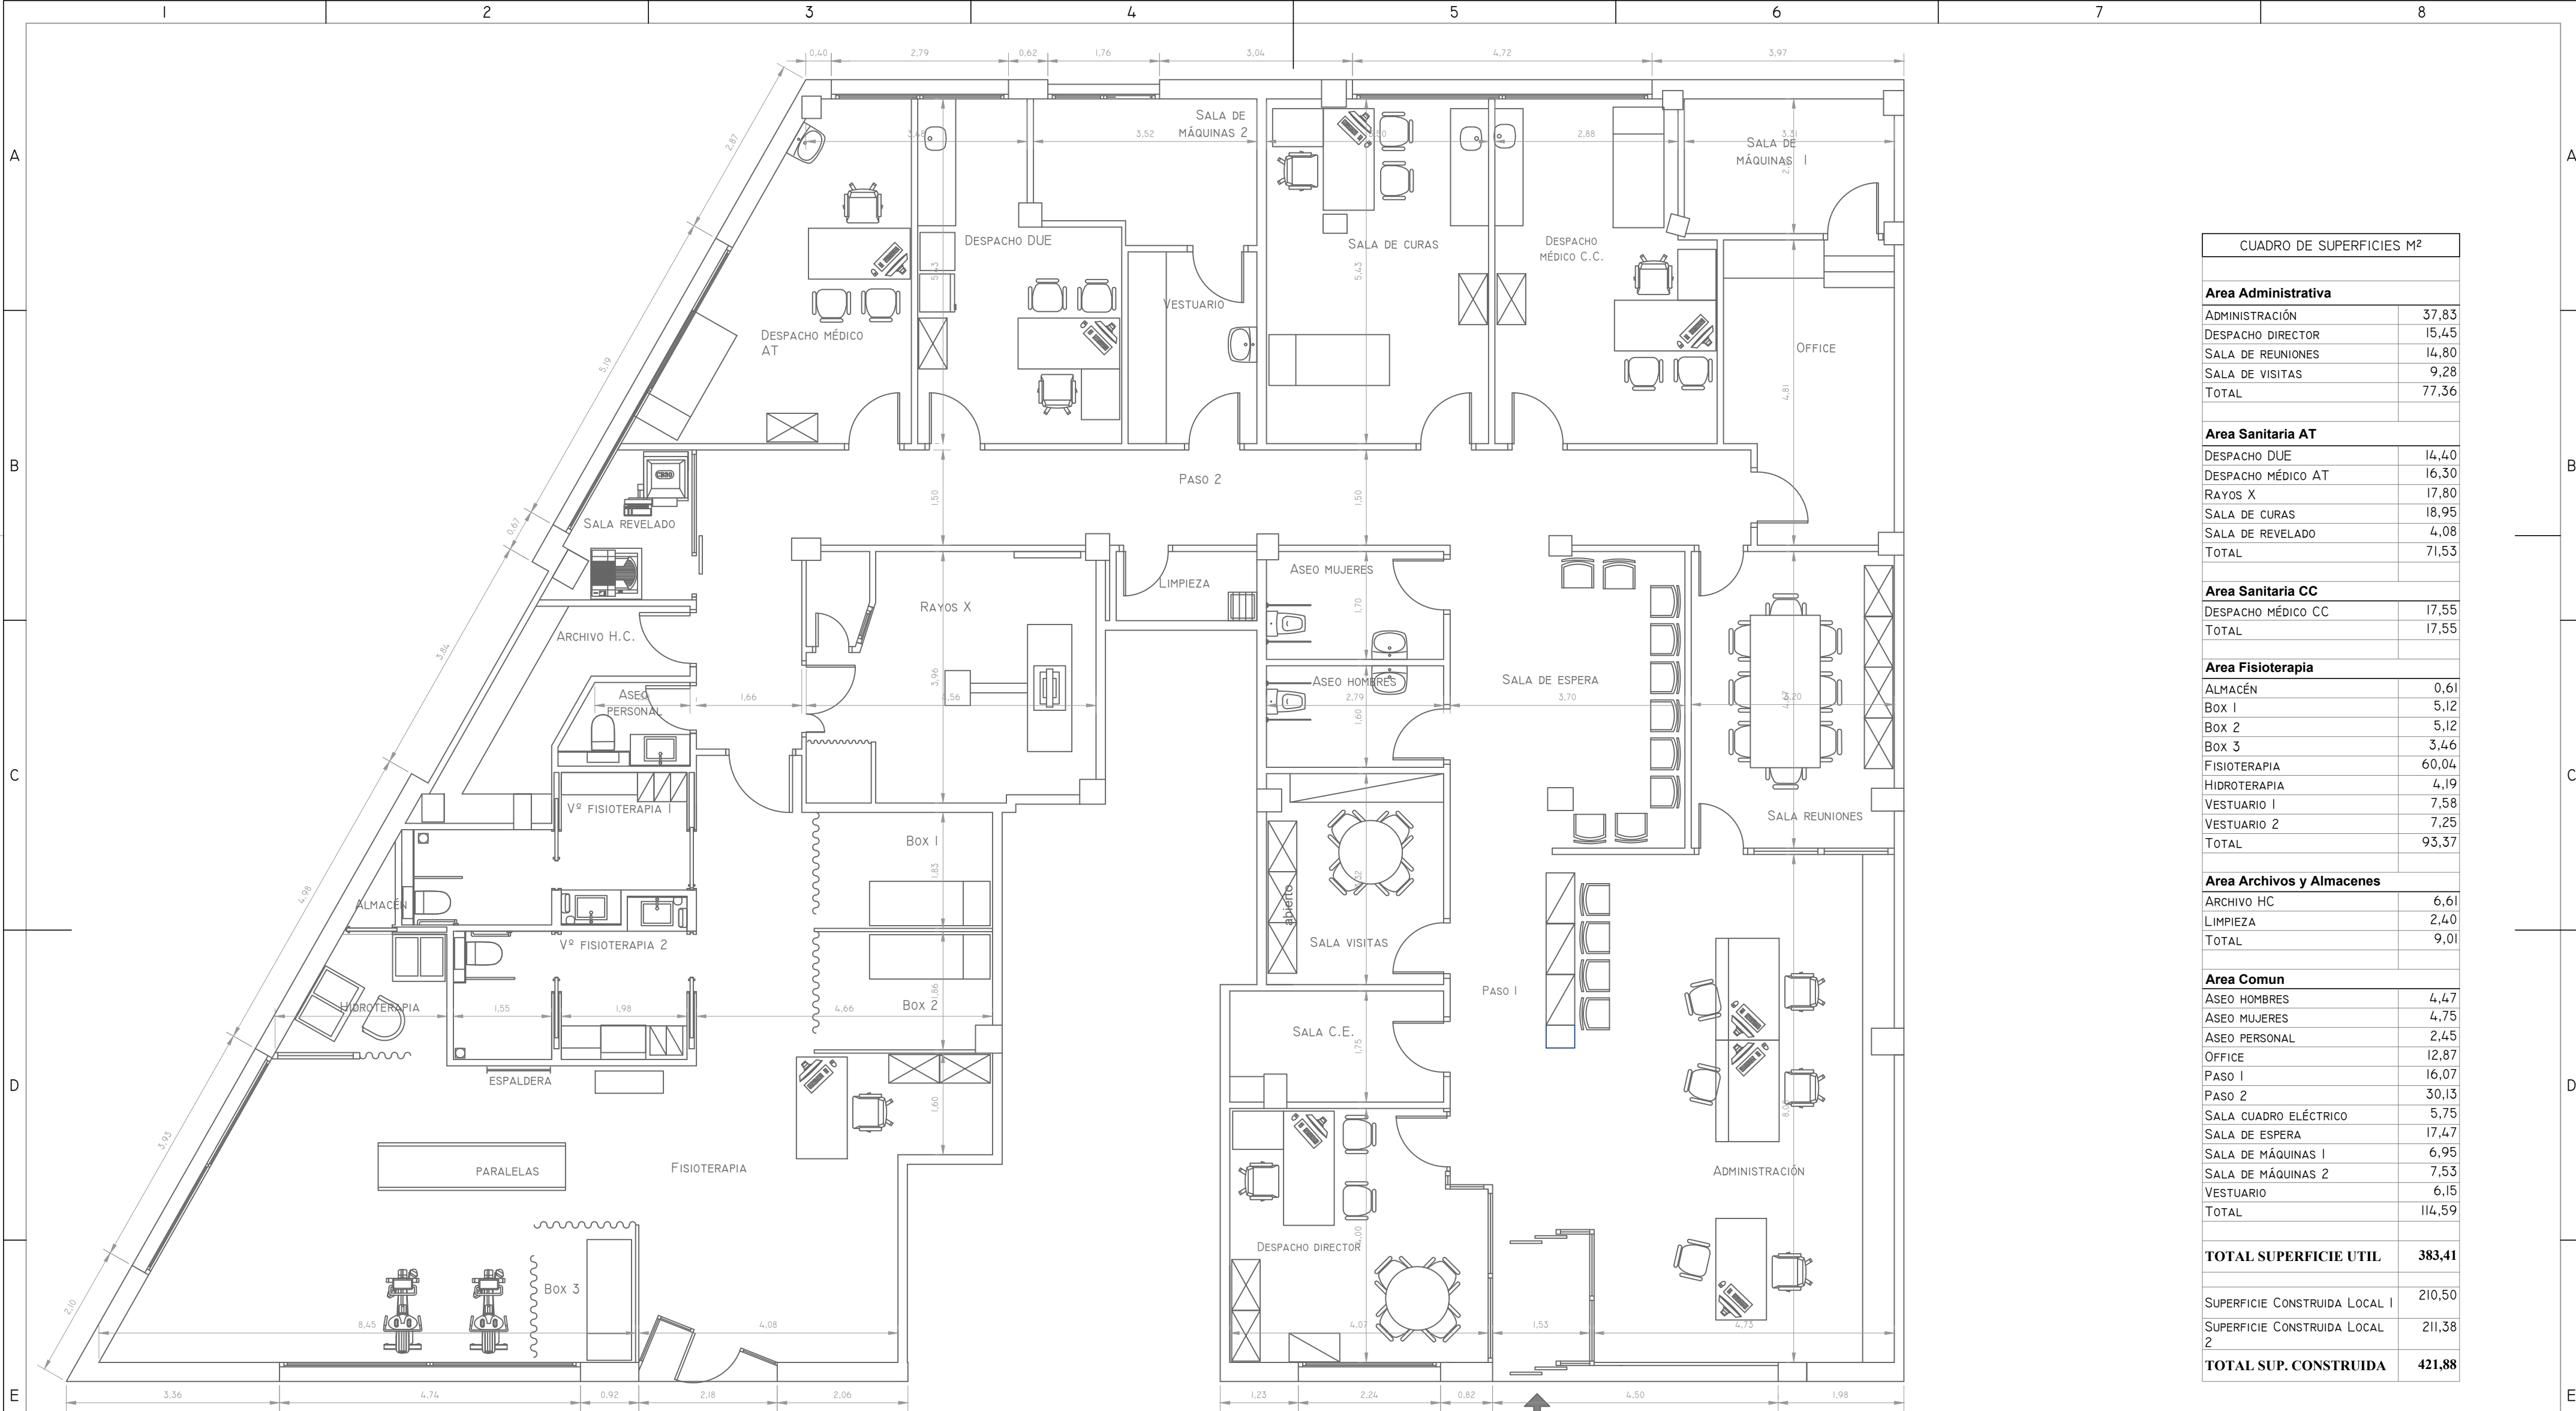





PLANTA BAJA

CUADRO DE SUPERFICIES M²	
Area Administrativa	
ADMINISTRACIÓN	37,83
DESPACHO DIRECTOR	15,45
SALA DE REUNIONES	14,80
SALA DE VISITAS	9,28
TOTAL	77,36
Area Sanitaria AT	
DESPACHO DUE	14,40
DESPACHO MÉDICO AT	16,30
RAYOS X	17,80
SALA DE CURAS	18,95
SALA DE REVELADO	4,08
TOTAL	71,53
Area Sanitaria CC	
DESPACHO MÉDICO CC	17,55
TOTAL	17,55
Area Fisioterapia	
ALMACÉN	0,61
Box 1	5,12
Box 2	5,12
Box 3	3,46
FISIOTERAPIA	60,04
HIDROTERAPIA	4,19
VESTUARIO 1	7,58
VESTUARIO 2	7,25
TOTAL	93,37
Area Archivos y Almacenes	
ARCHIVO HC	6,61
LIMPIEZA	2,40
TOTAL	9,01
Area Comun	
ASEO HOMBRES	4,47
ASEO MUJERES	4,75
ASEO PERSONAL	2,45
OFFICE	12,87
PASO 1	16,07
PASO 2	30,13
SALA CUADRO ELÉCTRICO	5,75
SALA DE ESPERA	17,47
SALA DE MÁQUINAS 1	6,95
SALA DE MÁQUINAS 2	7,53
VESTUARIO	6,15
TOTAL	114,59
TOTAL SUPERFICIE UTIL	
383,41	
SUPERFICIE CONSTRUIDA LOCAL 1	
210,50	
SUPERFICIE CONSTRUIDA LOCAL 2	
211,38	
TOTAL SUP. CONSTRUIDA	
421,88	

Nº REV	18/II/24	INST. CLIMATIZACIÓN			AGG	JJI	JJI	ESTADO	
REV:	FECHA:	DESCRIPCIÓN:			DIBUJADO:	REVISADO:	APROBADO:	ESTADO:	
 C/ Albadalejo, 4 - 1ª Planta, Local 33 28037 Madrid t: 916 697 175 • f: 917 710 732 e: info@plai.es • www.plai.es		PROYECTO:							
		PROYECTO DE INSTALACIÓN CLIMATIZACIÓN EN CENTRO ASISTENCIAL ASEPEYO EN OLOT							
		EMPLAZAMIENTO:							
		AV. REIS CATÒLICS 40, 17800, OLOT							
REF. DE PROYECTO:		TÍTULO DE PLANO:							
1860724		ESTADO ACTUAL. SUPERFICIES Y COTAS							
Nº PLANO:		EL TITULAR:				PROYECTISTA:			
02		 ASEPEYO MUTUA COLABORADORA DE LA S.S. Nº 151.				JOSÉ JORGE INIESTA TOMÁS INGENIERO TÉCNICO INDUSTRIAL			
ESCALA:									
 1/75		ASEPEYO MUTUA COLABORADORA CON LA SEGURIDAD SOCIAL Nº ISI							


UNIVERSITAT DE VALÈNCIA

2023 - REV.00

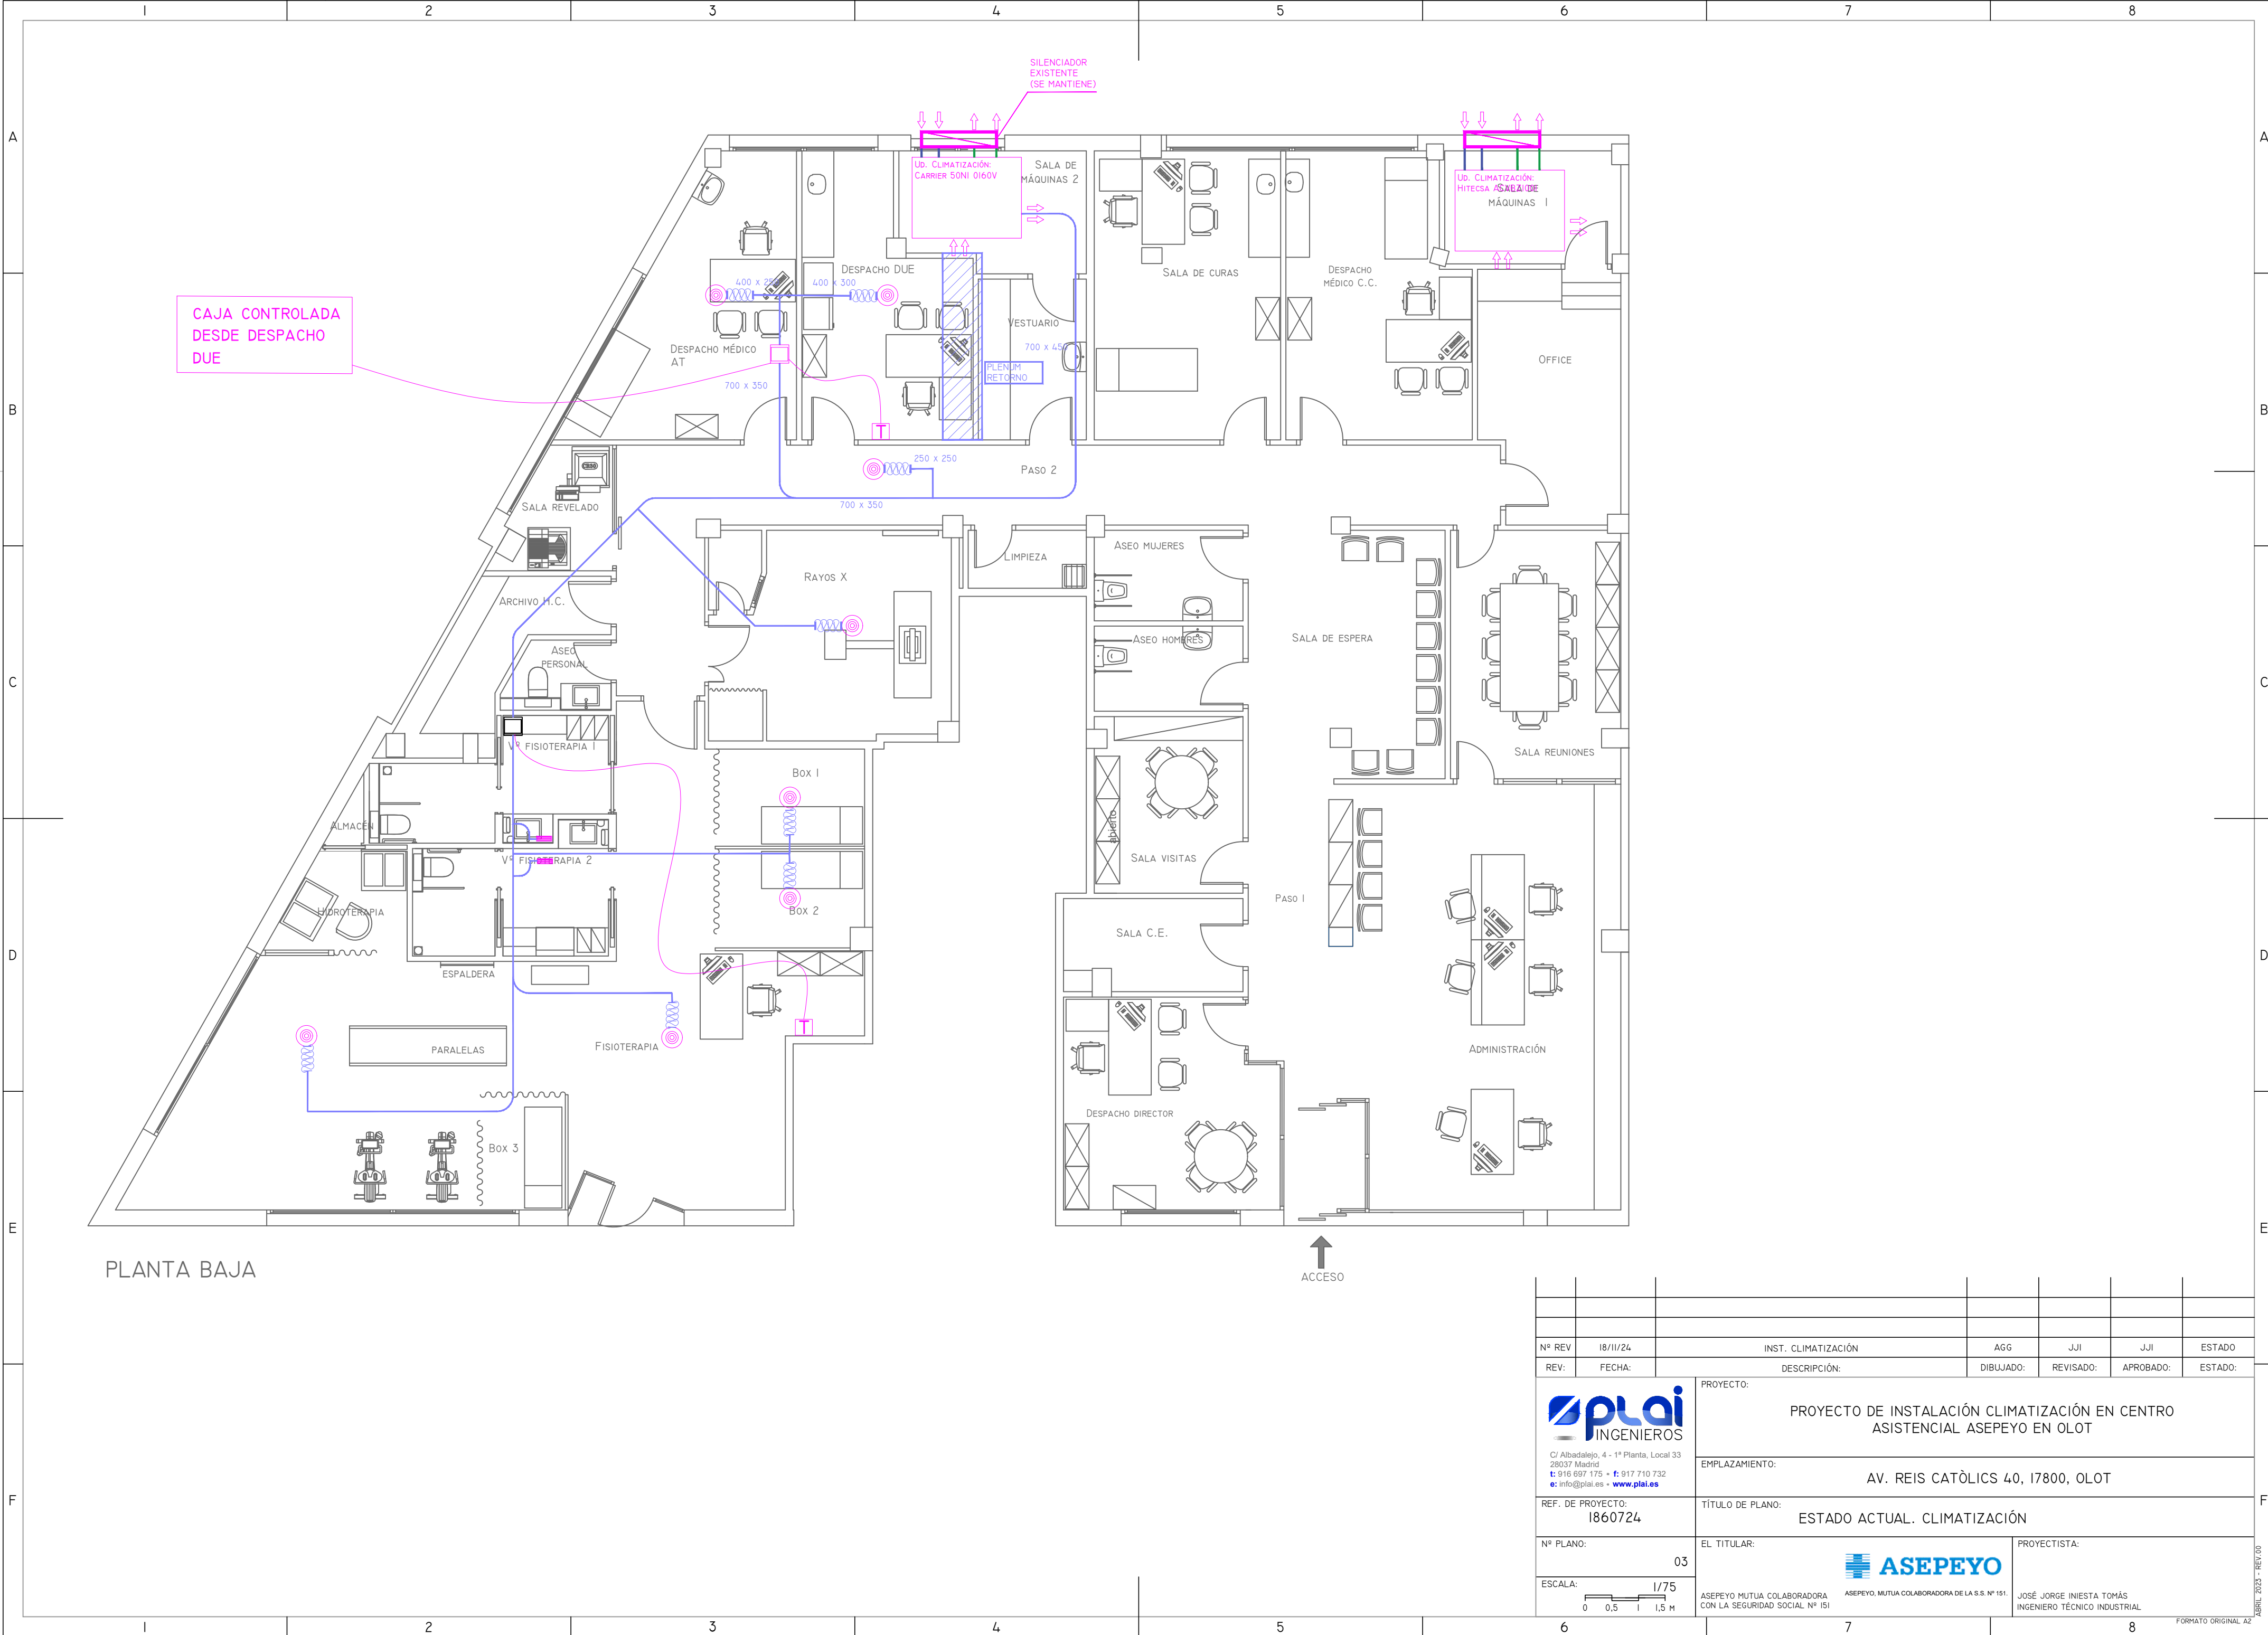

PLANTA BAJA


Nº REV		18/11/24		INST. CLIMATIZACIÓN		AGG	
REV:		FECHA:		DESCRIPCIÓN:		DIBUJADO:	
						REVISADO:	
						APROBADO:	
						ESTADO:	

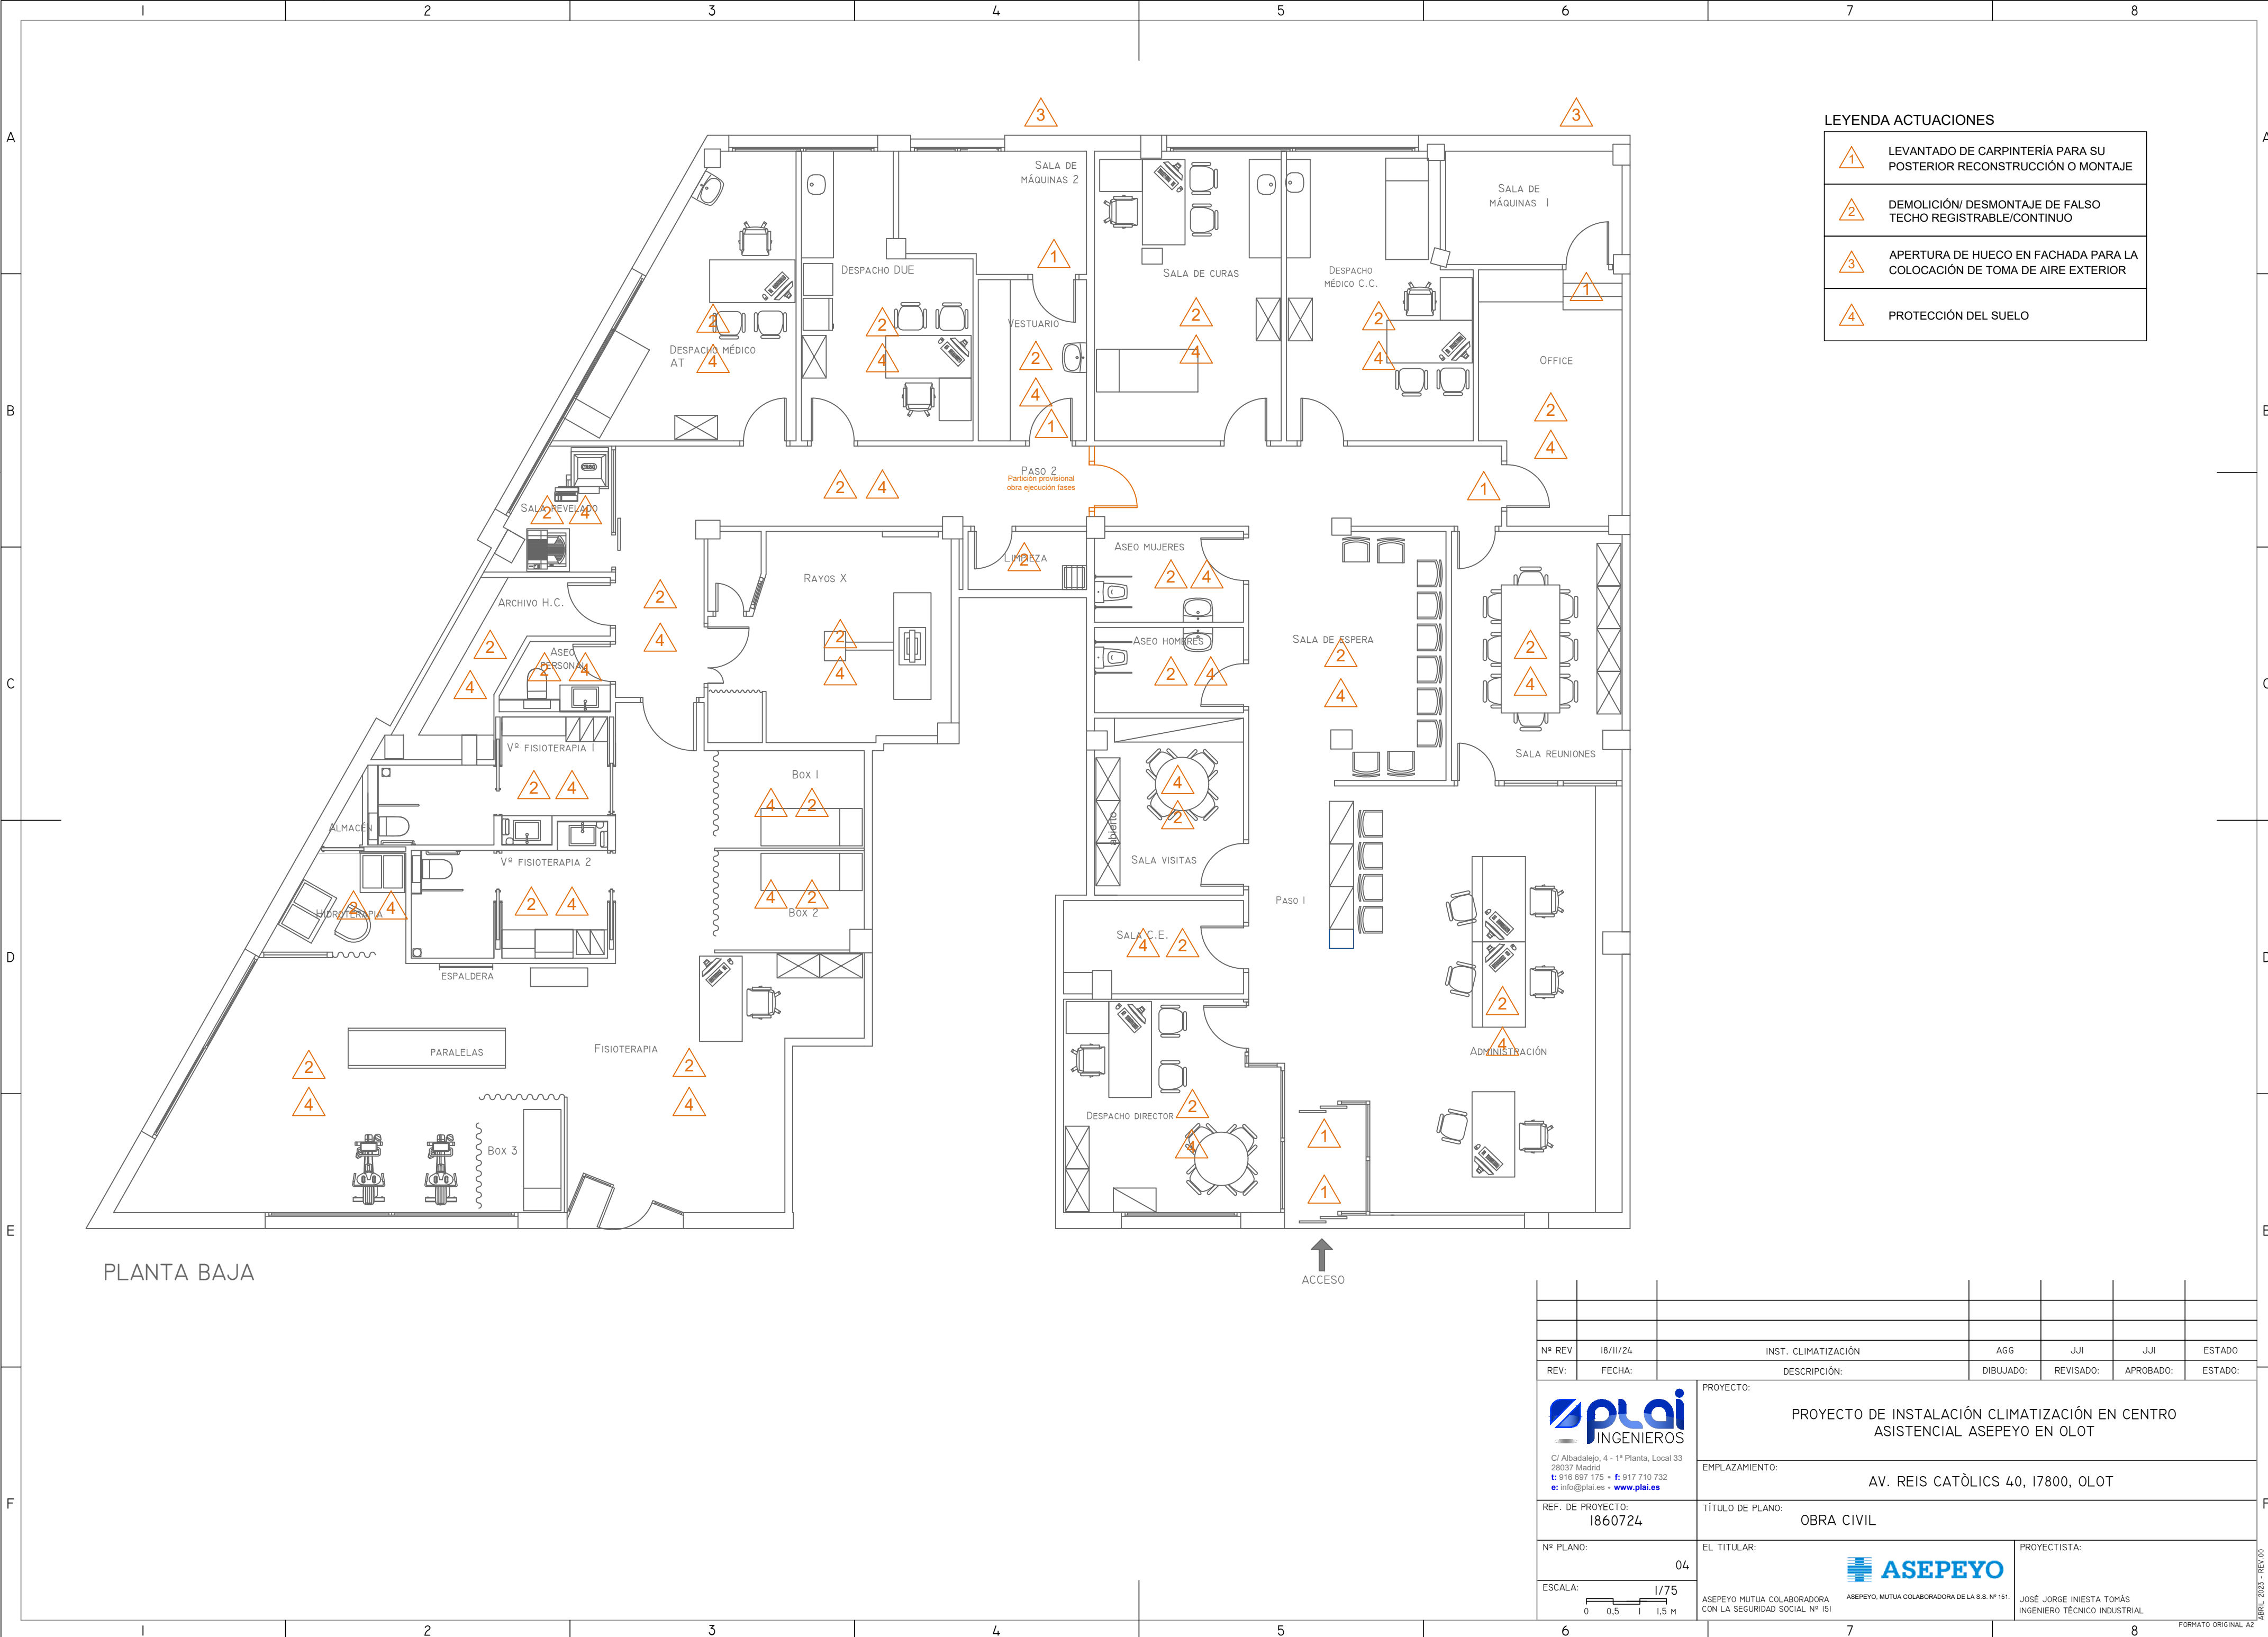

LEYENDA ACTUACIONES	
1	LEVANTADO DE CARPINTERÍA PARA SU POSTERIOR RECONSTRUCCIÓN O MONTAJE
2	DEMOLICIÓN/ DESMONTAJE DE FALSO TECHO REGISTRABLE/CONTINUO
3	APERTURA DE HUECO EN FACHADA PARA LA COLOCACIÓN DE TOMA DE AIRE EXTERIOR
4	PROTECCIÓN DEL SUELO


Nº REV	18/11/24	INST. CLIMATIZACIÓN			AGG	JJI	JJI	ESTADO	
REV:	FECHA:	DESCRIPCIÓN:			DIBUJADO:	REVISADO:	APROBADO:	ESTADO:	
 C/ Albadalejo, 4 - 1ª Planta, Local 33 28037 Madrid t: 916 697 175 • f: 917 710 732 e: info@plai.es • www.plai.es		PROYECTO: PROYECTO DE INSTALACIÓN CLIMATIZACIÓN EN CENTRO ASISTENCIAL ASEPEYO EN OLOT							
REF. DE PROYECTO: 1860724		EMPLAZAMIENTO: AV. REIS CATÒLICS 40, 17800, OLOT							
Nº PLANO: 04		TÍTULO DE PLANO: OBRA CIVIL				PROYECTISTA: JOSÉ JORGE INIESTA TOMÁS INGENIERO TÉCNICO INDUSTRIAL			
ESCALA:  1/75		EL TITULAR:  ASEPEYO MUTUA COLABORADORA CON LA SEGURIDAD SOCIAL Nº ISI				ASEPEYO MUTUA COLABORADORA DE LA S.S. Nº 151			
6		7				8			
FORMATO ORIGINAL A2									

ABRIL 2024 - REV.00

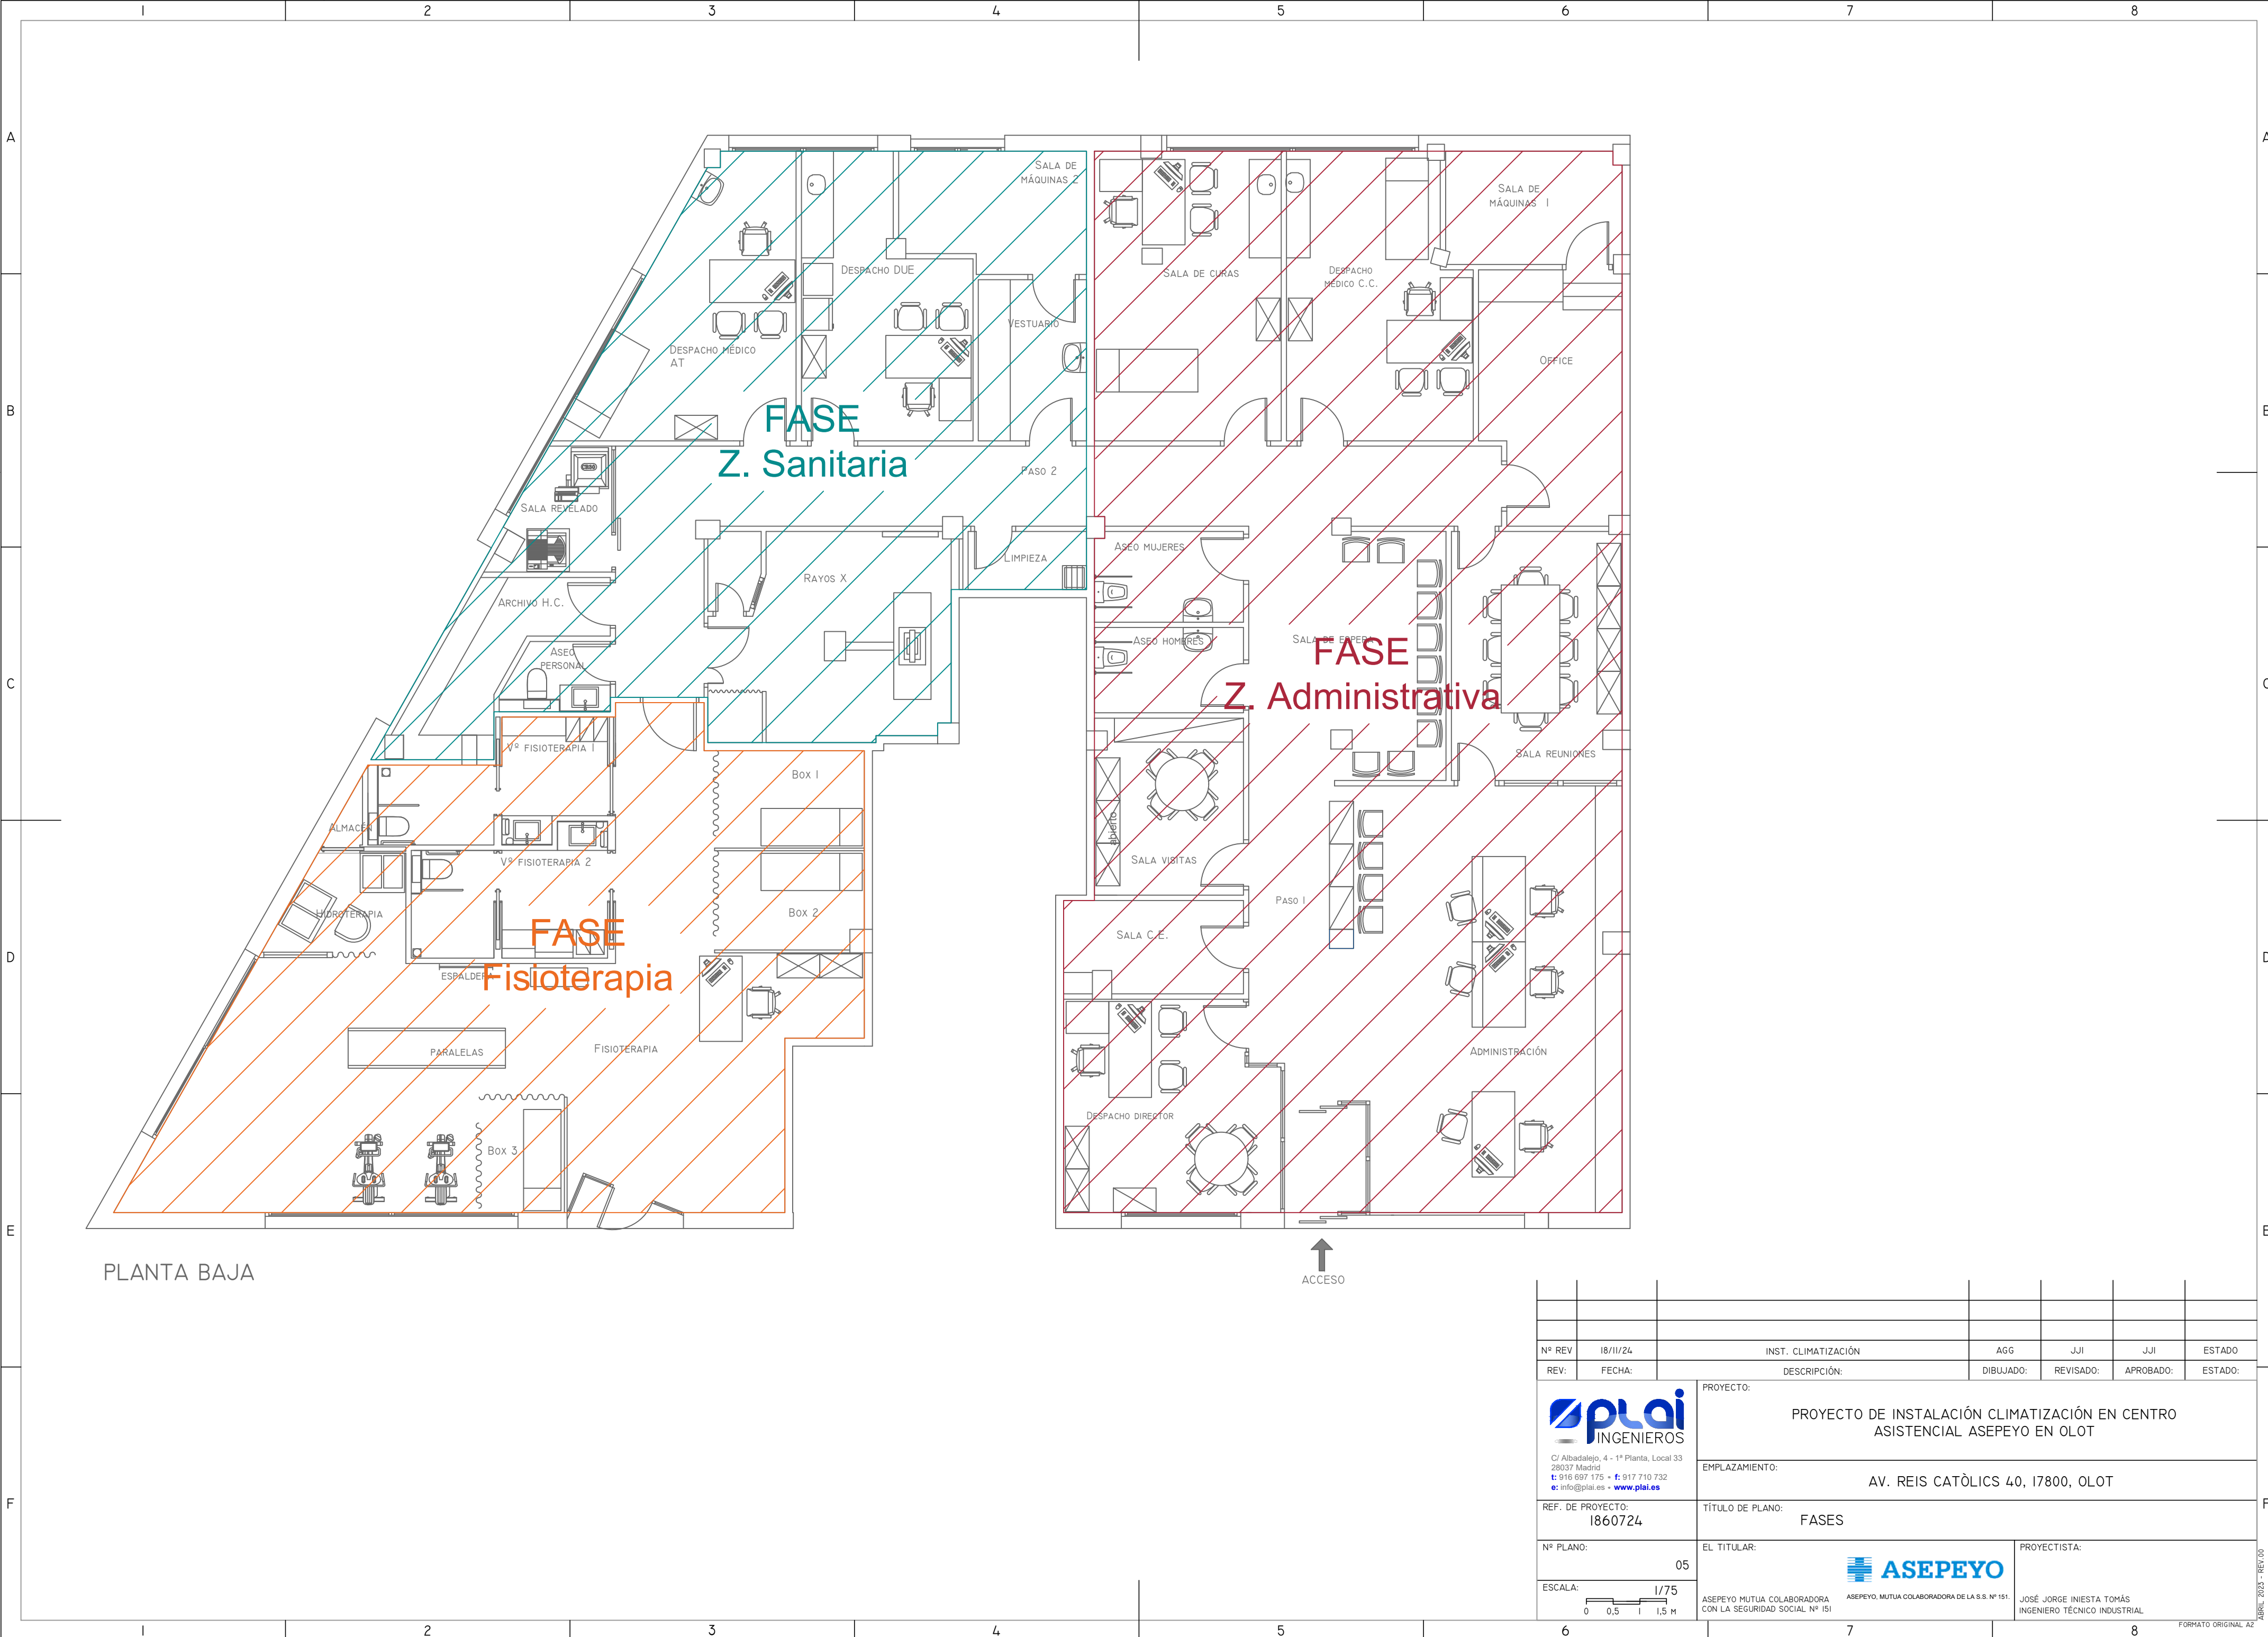


PLANTA BAJA

Nº REV		18/11/24	INST. CLIMATIZACIÓN		AGG	JJI	JJI	ESTADO
REV:		FECHA:	DESCRIPCIÓN:		DIBUJADO:	REVISADO:	APROBADO:	ESTADO:
REF. DE PROYECTO:		1860724	TÍTULO DE PLANO:		FASES			
Nº PLANO:		05	EL TITULAR:		ASEPEYO		PROYECTISTA:	
ESCALA:		1/75	ASEPEYO MUTUA COLABORADORA CON LA SEGURIDAD SOCIAL Nº ISI		ASEPEYO MUTUA COLABORADORA DE LA S.S. Nº 151		JOSÉ JORGE INIESTA TOMÁS INGENIERO TÉCNICO INDUSTRIAL	


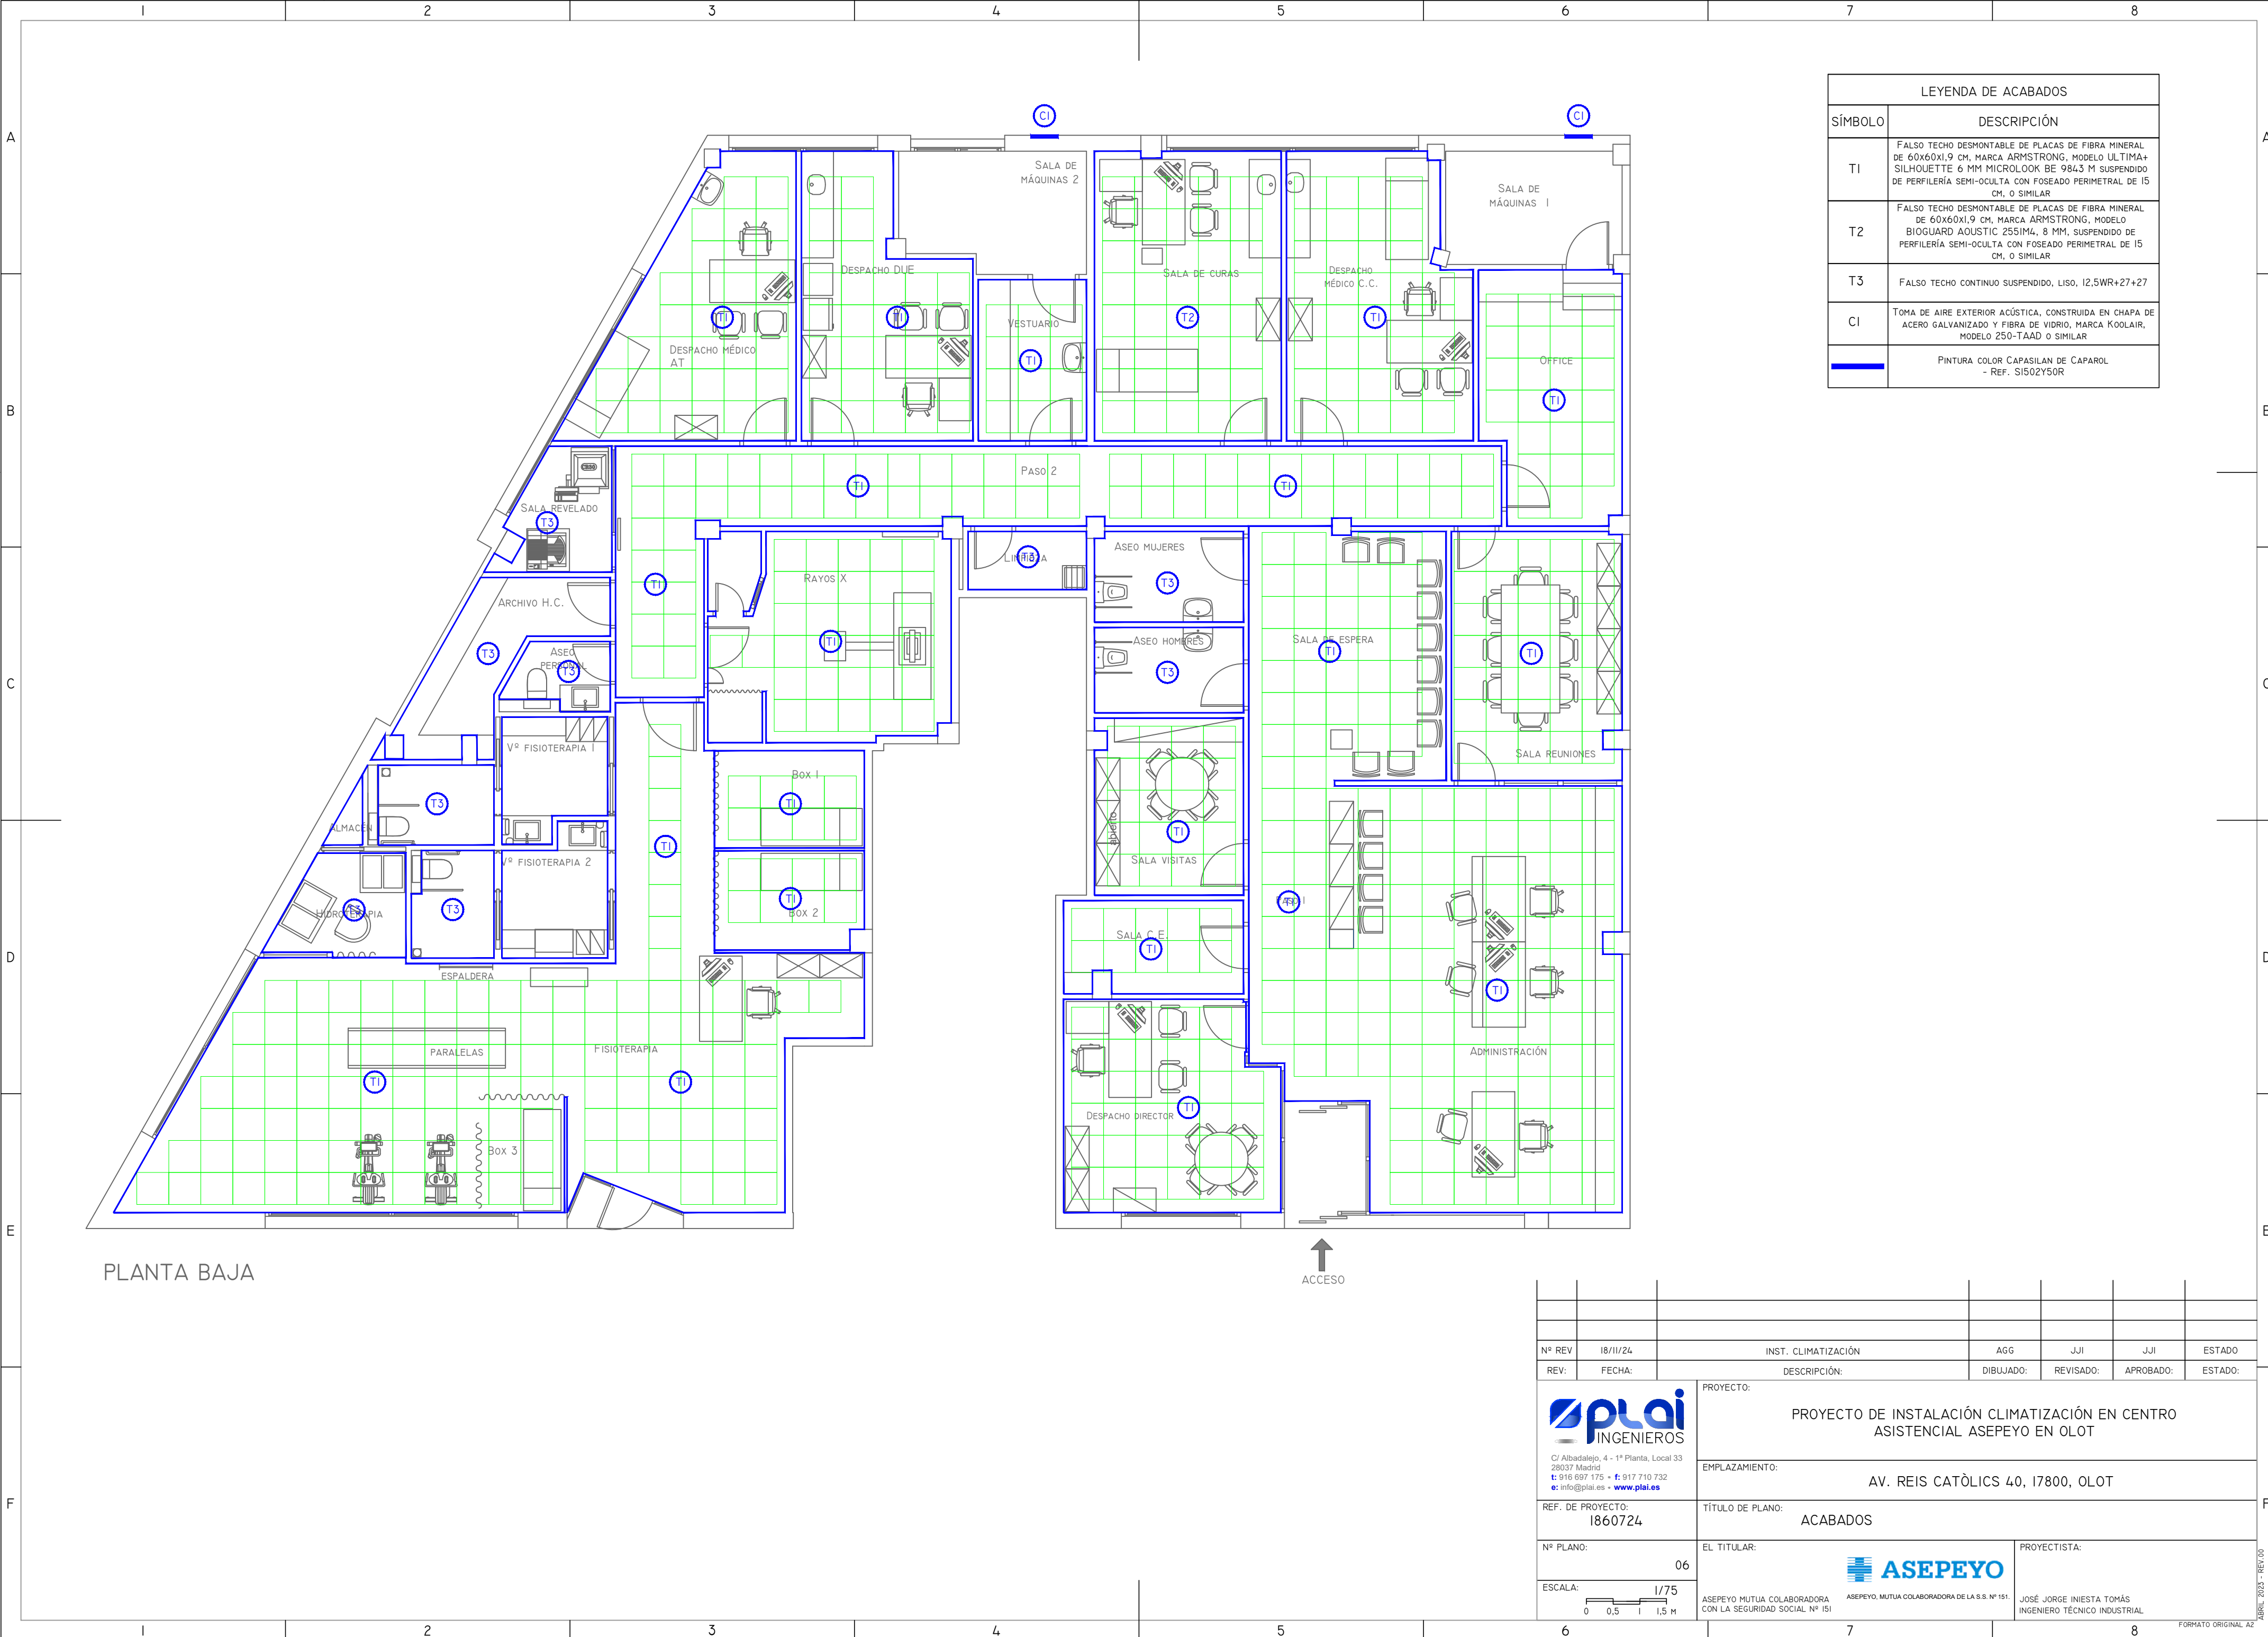


LEYENDA DE ACABADOS	
SÍMBOLO	DESCRIPCIÓN
T1	FALSO TECHO DESMONTABLE DE PLACAS DE FIBRA MINERAL DE 60x60x1,9 CM. MARCA ARMSTRONG, MODELO ULTIMA+ SILHOUETTE 6 MM MICROLOOK BE 9843 M SUSPENDIDO DE PERFILERÍA SEMI-OCULTA CON FOSEADO PERIMETRAL DE 15 CM. O SIMILAR
T2	FALSO TECHO DESMONTABLE DE PLACAS DE FIBRA MINERAL DE 60x60x1,9 CM. MARCA ARMSTRONG, MODELO BIOGUARD AUSTIC 255IM4, 8 MM. SUSPENDIDO DE PERFILERÍA SEMI-OCULTA CON FOSEADO PERIMETRAL DE 15 CM. O SIMILAR
T3	FALSO TECHO CONTINUO SUSPENDIDO, LISO, 12,5WR+27+27
CI	TOMA DE AIRE EXTERIOR ACÚSTICA, CONSTRUIDA EN CHAPA DE ACERO GALVANIZADO Y FIBRA DE VIDRIO, MARCA KOOLAIR, MODELO 250-TAAD O SIMILAR
	PINTURA COLOR CAPASILAN DE CAPAROL - REF. S1502Y50R


Nº REV		18/11/24	INST. CLIMATIZACIÓN		AGG	JJI	JJI	ESTADO
REV:		FECHA:	DESCRIPCIÓN:		DIBUJADO:	REVISADO:	APROBADO:	ESTADO:
REF. DE PROYECTO:		1860724	PROYECTO DE INSTALACIÓN CLIMATIZACIÓN EN CENTRO ASISTENCIAL ASEPEYO EN OLOT					
Nº PLANO:		06	EMPLAZAMIENTO: AV. REIS CATÒLICS 40, 17800, OLOT					
ESCALA:		1/75	TÍTULO DE PLANO: ACABADOS					
EL TITULAR:		ASEPEYO MUTUA COLABORADORA CON LA SEGURIDAD SOCIAL Nº ISI	EL TITULAR:		ASEPEYO MUTUA COLABORADORA DE LA S.S. Nº 151		PROYECTISTA: JOSÉ JORGE INIESTA TOMÁS INGENIERO TÉCNICO INDUSTRIAL	

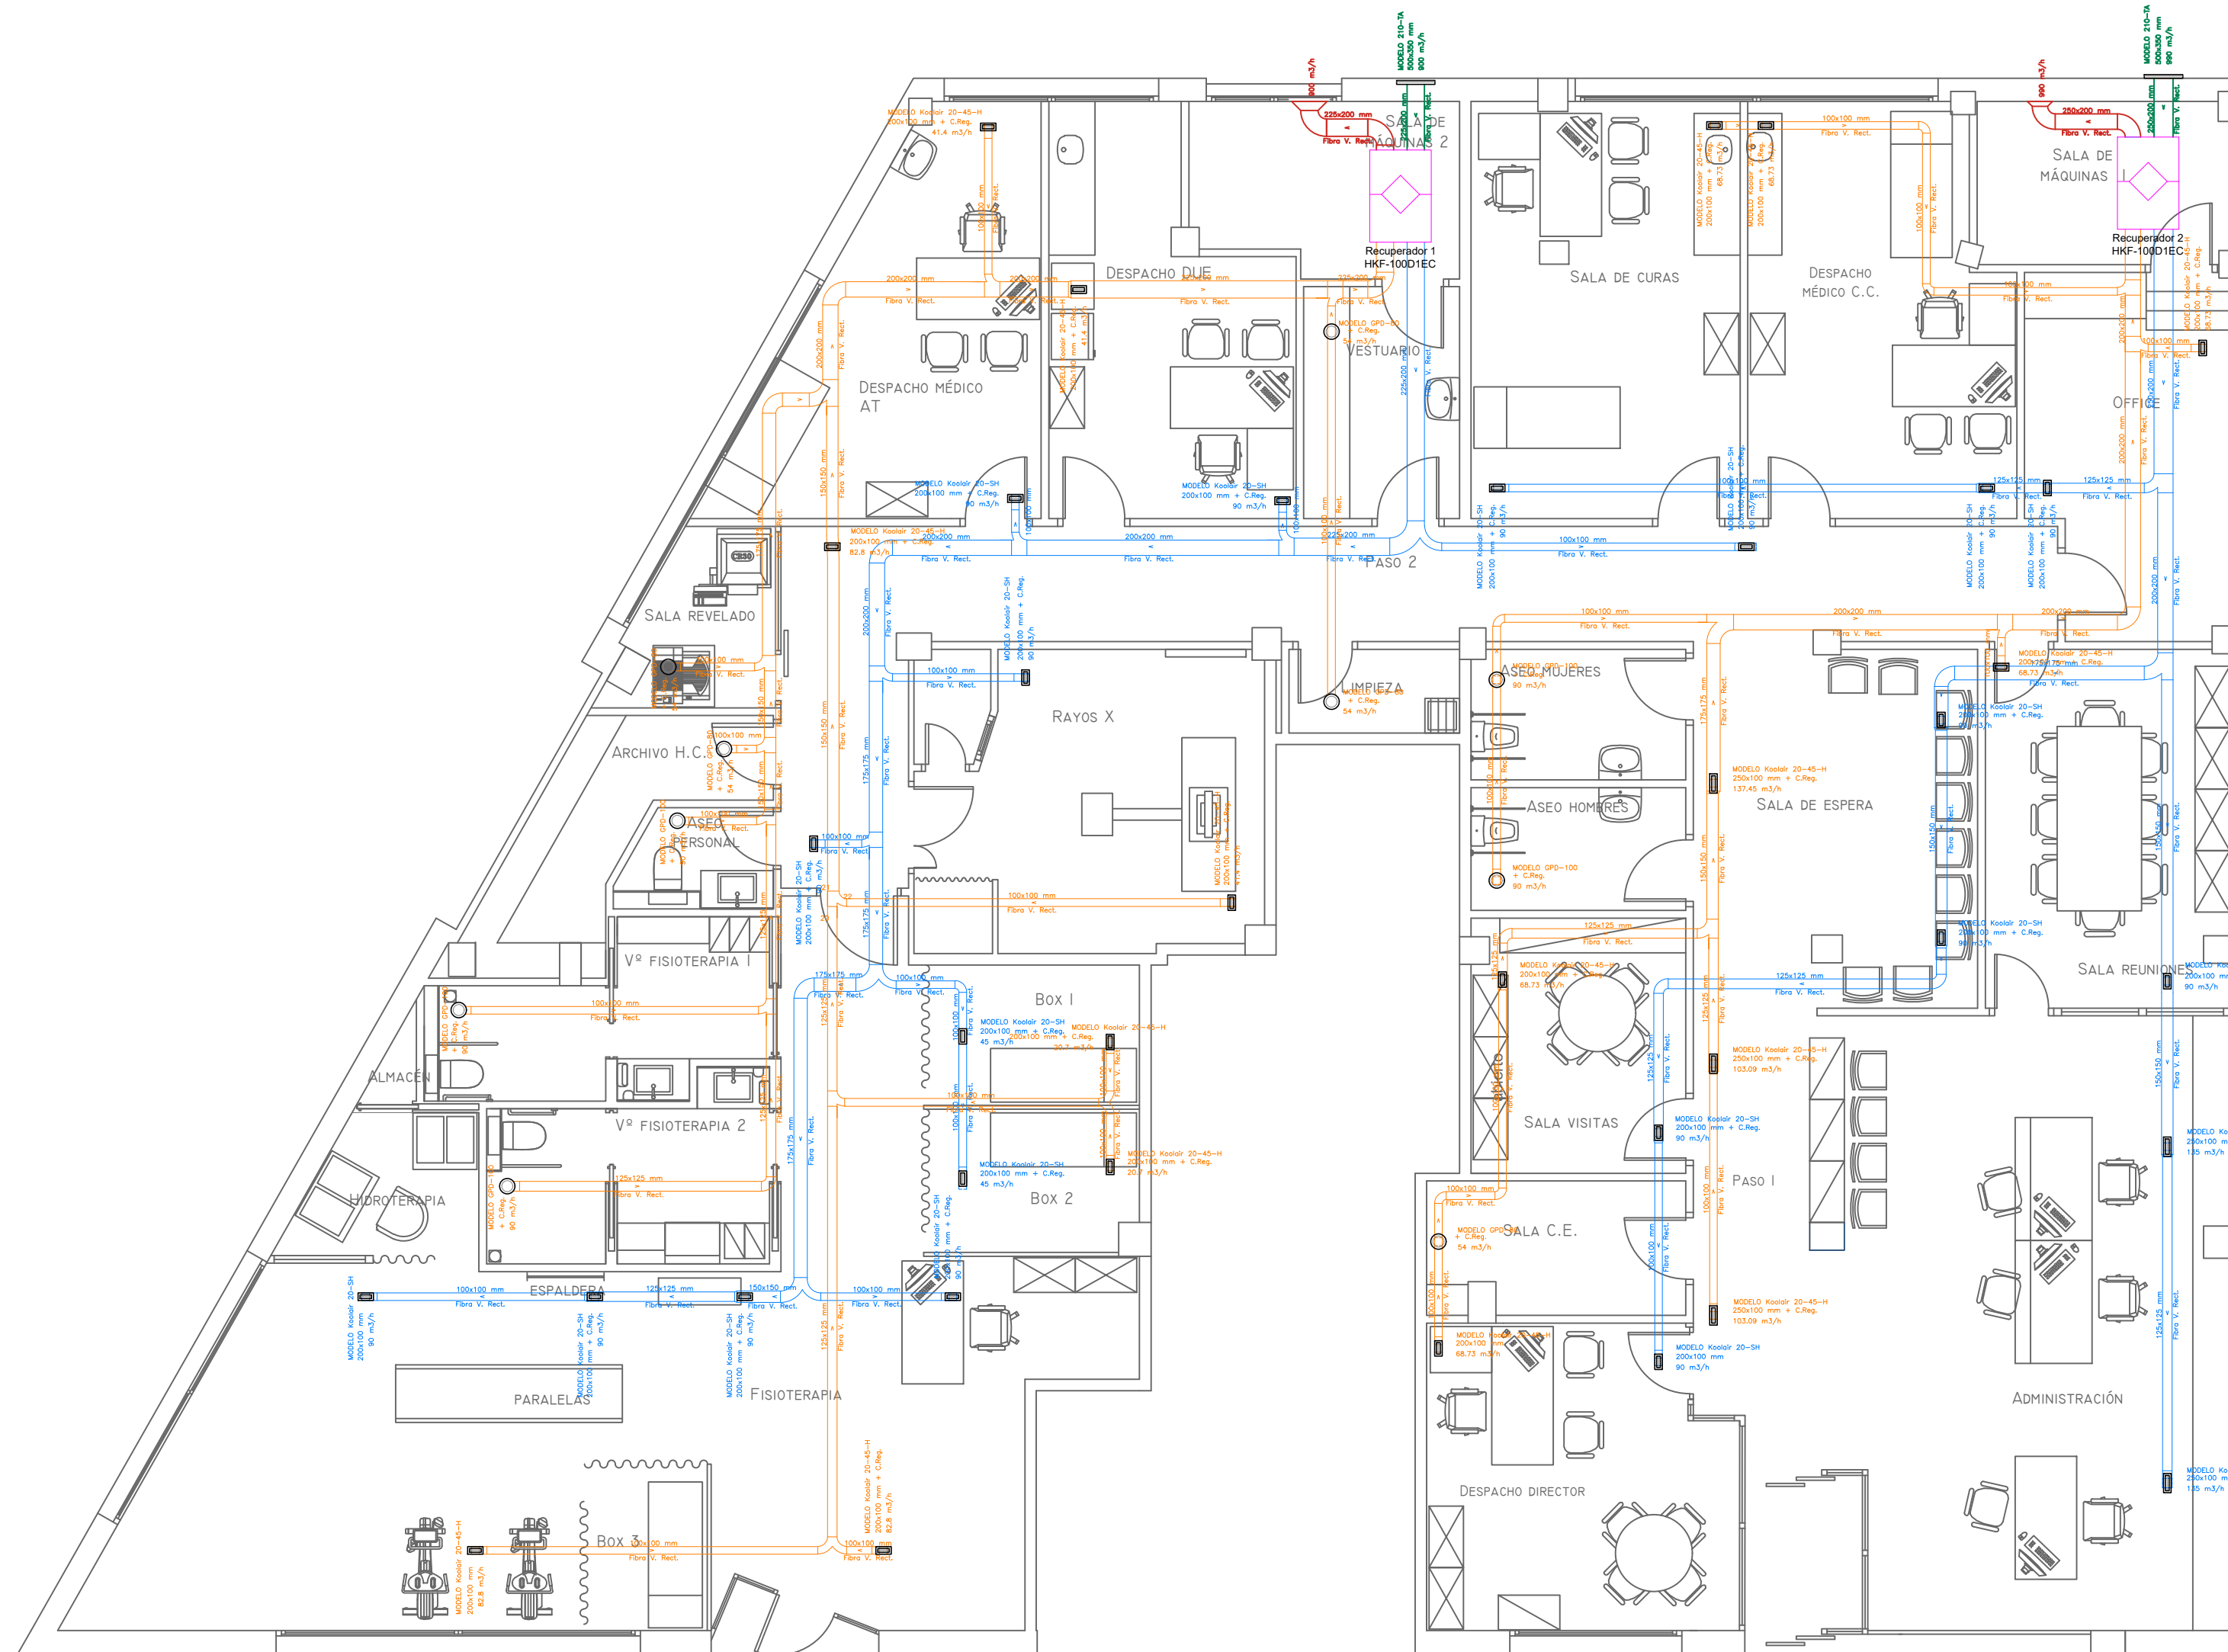


PLANTA BAJA

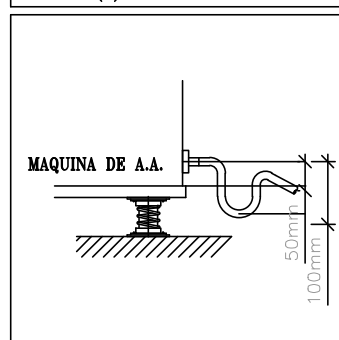 


DETALLE (a) : SUBJECCION DE CONDUCTOS

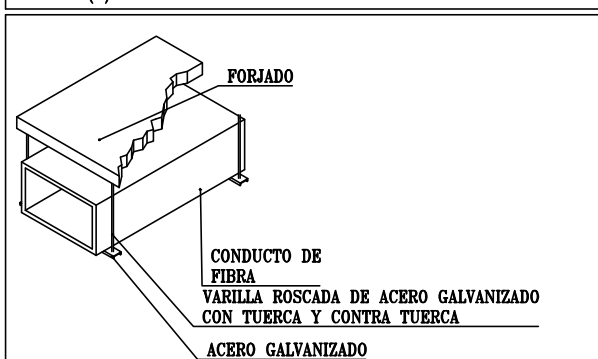


DETALLE (c) : RADIO TÍPICO DE CONDUCTOS

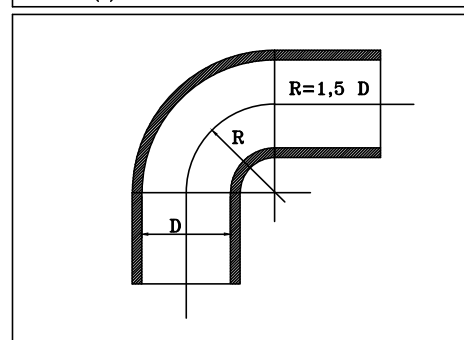



DETALLE (b) : SUBJECCION DE CONDUCTOS

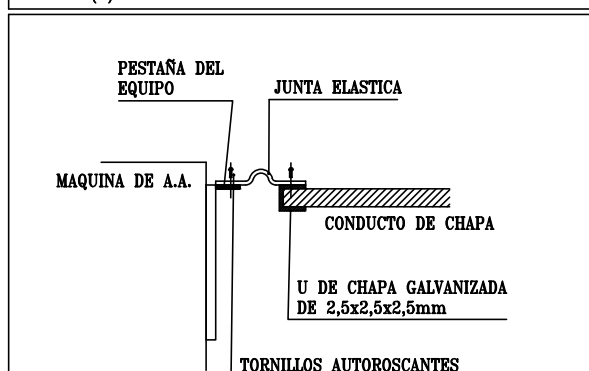

DETALLE (e) : MUELLE ANTIVIBRATORIO

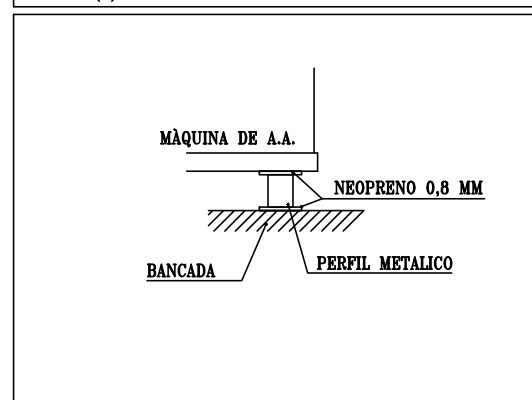

 Nº REV:	18/III/24	INST. CLIMATIZACIÓN			AGG	JJI	JJI	ESTADO	
REV:	FECHA:	DESCRIPCIÓN:			DIBUJADO:	REVISADO:	APROBADO:	ESTADO:	
 C/ Albadalejo, 4 - 1ª Planta, Local 33 28037 Madrid t: 916 697 175 - f: 917 710 732 e: info@plai.es - www.plai.es		PROYECTO: PROYECTO DE INSTALACIÓN CLIMATIZACIÓN EN CENTRO ASISTENCIAL ASEPEYO EN OLOT							
		EMPLAZAMIENTO: AV. REIS CATÒLICS 40, 17800, OLOT							
REF. DE PROYECTO: 1860724		TÍTULO DE PLANO: ESTADO REFORMADO. INSTALACIÓN DE VENTILACIÓN							
Nº PLANO: 08		EL TITULAR:  ASEPEYO ASEPEYO, MUTUA COLABORADORA DE LA S.S. Nº 151.				PROYECTISTA: JOSÉ JORGE IÑESTA TOMÁS INGENIERO TÉCNICO INDUSTRIAL			
ESCALA:  1/75		ASEPEYO MUTUA COLABORADORA CON LA SEGURIDAD SOCIAL Nº 151							

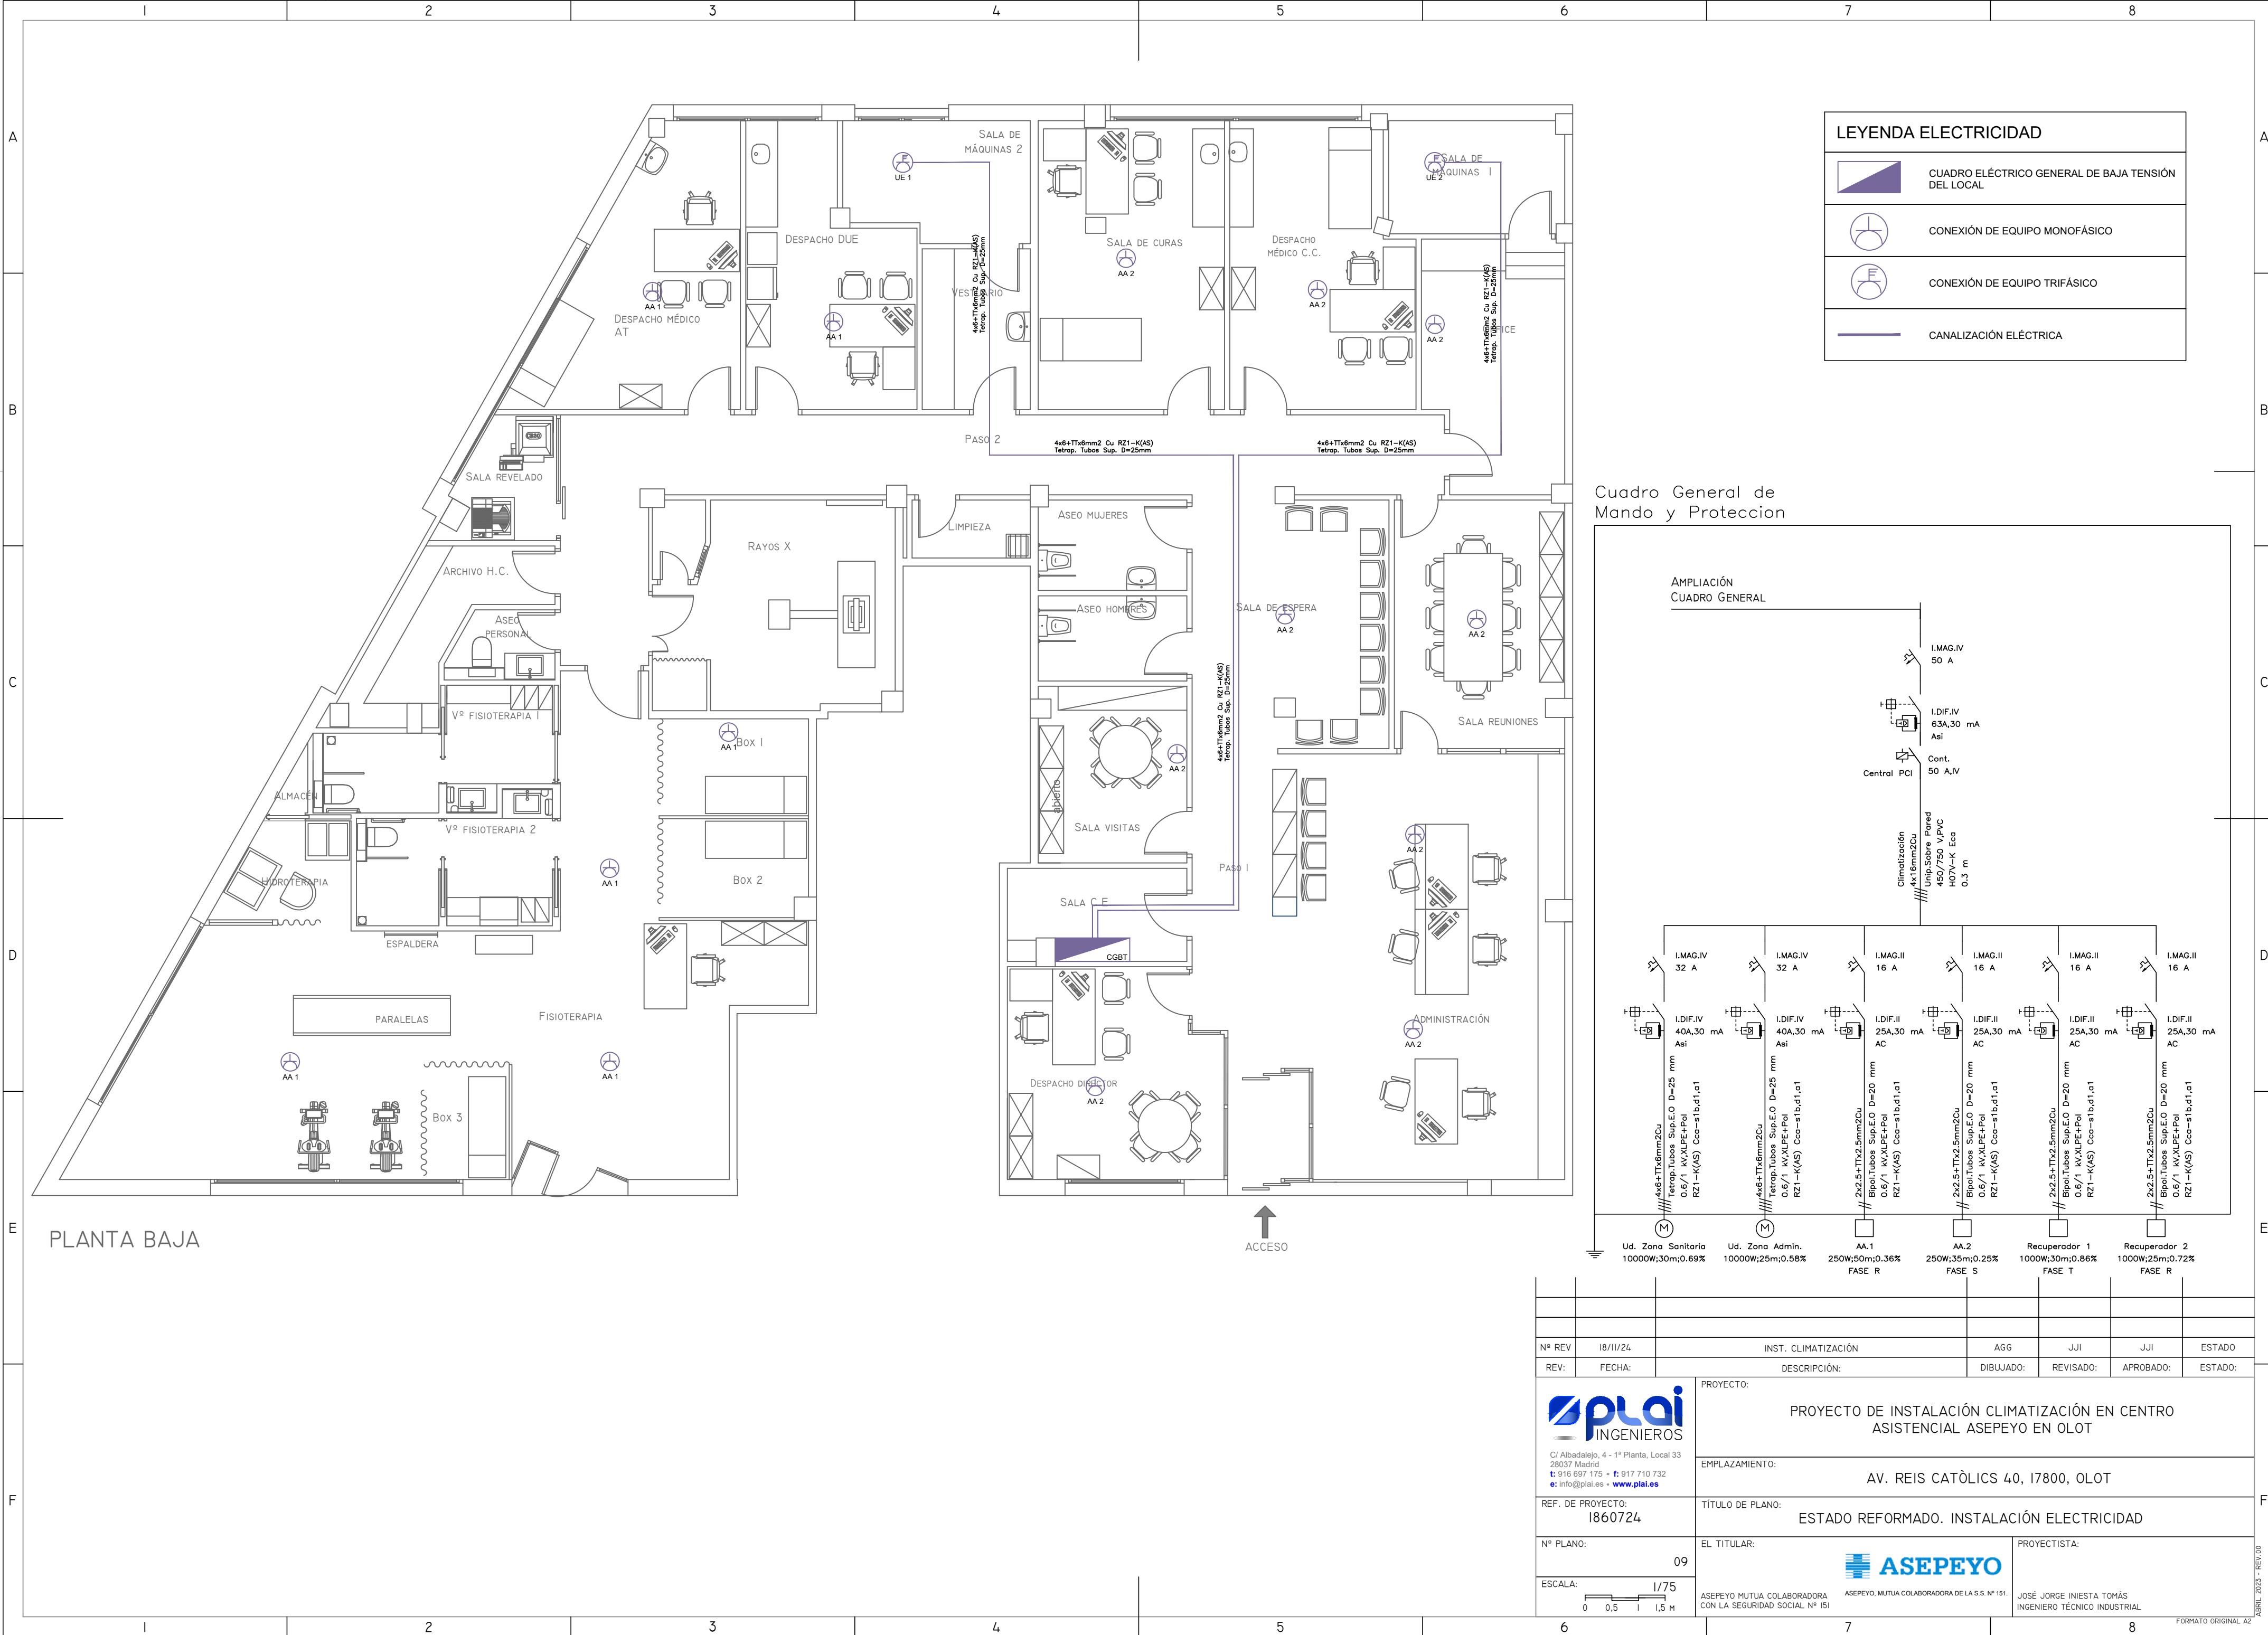

LEYENDA ELECTRICIDAD


CUADRO ELÉCTRICO GENERAL DE BAJA TENSIÓN DEL LOCAL

CONEXIÓN DE EQUIPO MONOFÁSICO

CONEXIÓN DE EQUIPO TRIFÁSICO

CANALIZACIÓN ELÉCTRICA

Cuadro General de Mando y Protección

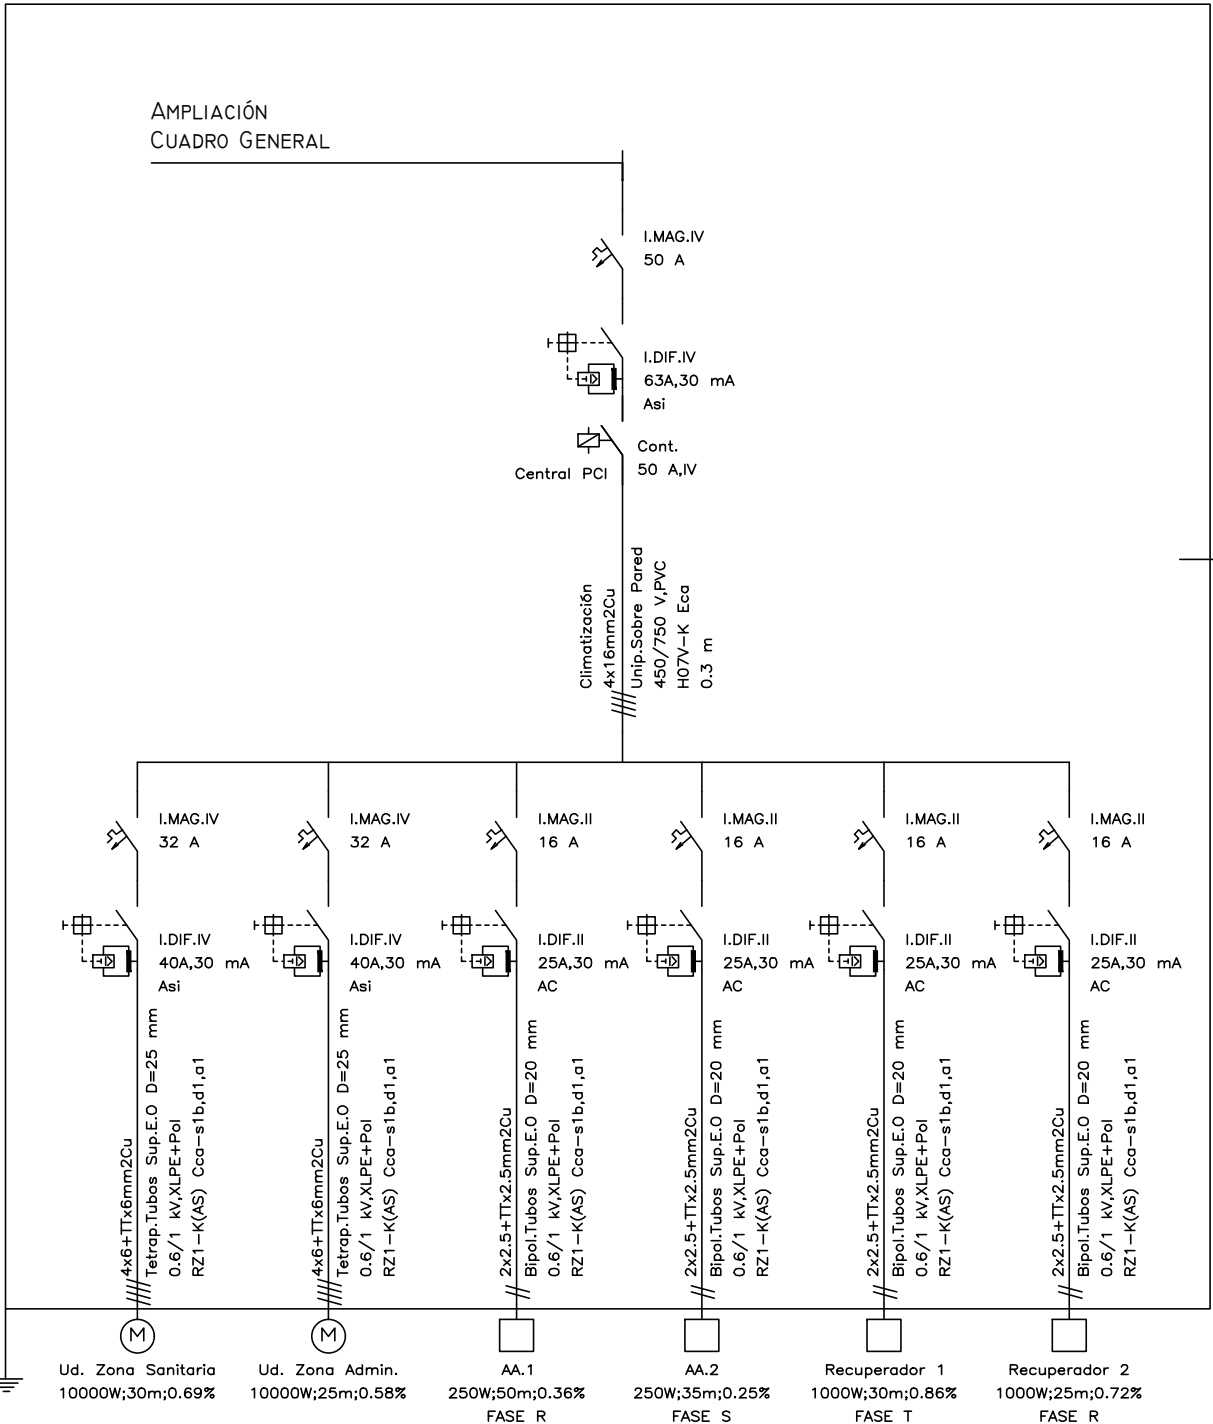

Nº REV		18/II/24	INST. CLIMATIZACIÓN		AGG	JJI	JJI	ESTADO
REV:		FECHA:	DESCRIPCIÓN:		DIBUJADO:	REVISADO:	APROBADO:	ESTADO:
REF. DE PROYECTO:		1860724	PROYECTO DE INSTALACIÓN CLIMATIZACIÓN EN CENTRO ASISTENCIAL ASEPEYO EN OLOT					
Nº PLANO:		09	AV. REIS CATÒLICS 40, 17800, OLOT					
ESCALA:		1/75	ESTADO REFORMADO. INSTALACIÓN ELECTRICIDAD					
EL TITULAR:		ASEPEYO MUTUA COLABORADORA CON LA SEGURIDAD SOCIAL Nº ISI	ASEPEYO MUTUA COLABORADORA DE LA S.S. Nº 151		PROYECTISTA:			
					JOSÉ JORGE INIESTA TOMÁS INGENIERO TÉCNICO INDUSTRIAL			