

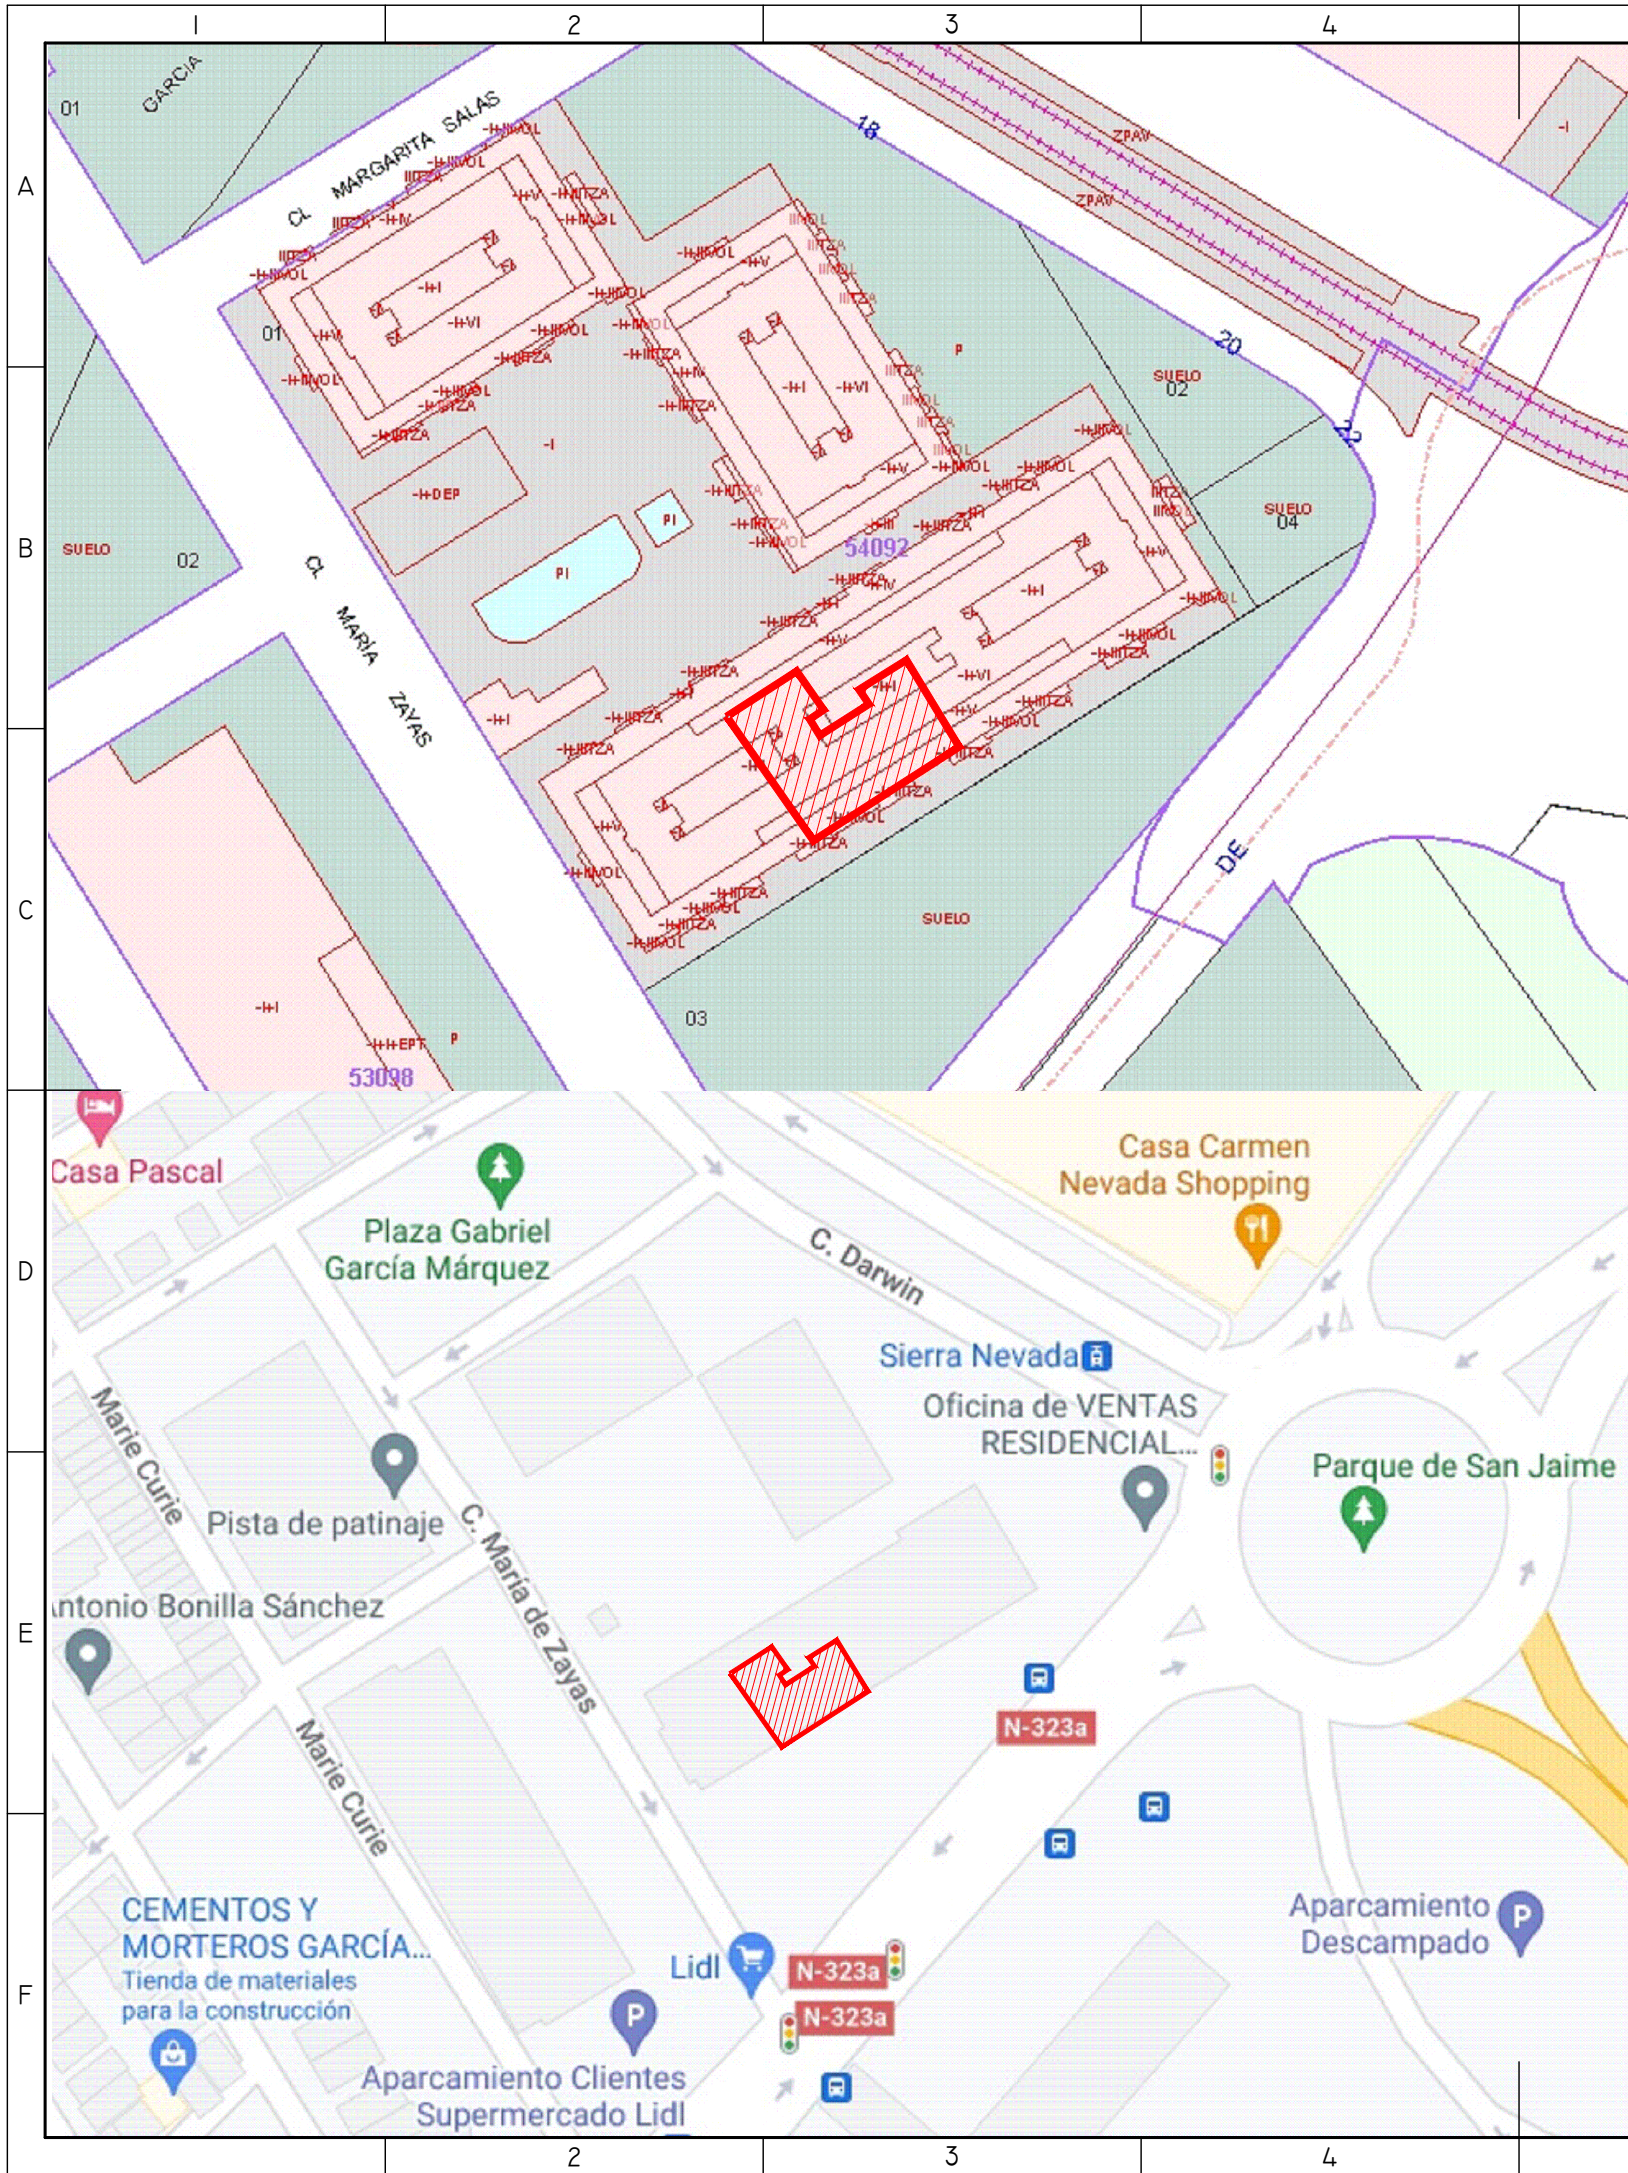


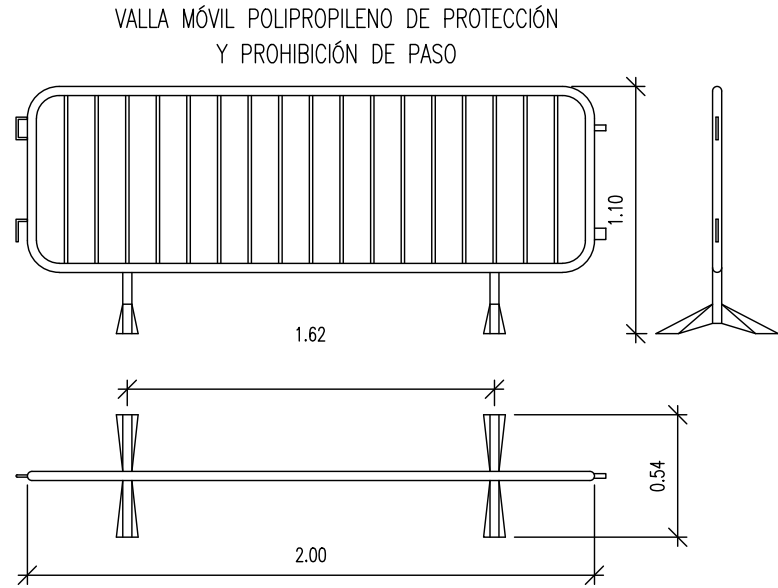

01	07/03/2023	ESYS PROYECTO ASEPEYO GRANADA		JSB	AML I	JJINESTA	APROBADO
REV:	FECHA:	DESCRIPCIÓN:		DIBUJADO:	REVISADO:	APROBADO:	ESTADO:
 C/ Albadalejo, 4 - 1ª Planta, Local 33 28037 Madrid t: 916 697 175 - f: 917 710 732 e: info@plai.es - www.plai.es		PROYECTO: ESYS PROYECTO PARA CENTRO ASISTENCIAL					
		EMPLAZAMIENTO: CALLE DARWIN 18, 18100 - ARMILLA (GRANADA)					
REF. DE PROYECTO: 0210123		TÍTULO DE PLANO: SITUACIÓN					
Nº PLANO: ST 01		EL TITULAR:  ASEPEYO MUTUA COLABORADORA CON LA SEGURIDAD SOCIAL Nº 151			PROYECTISTA: D. JOSÉ JORGE INIESTA TOMÁS INGENIERO TÉCNICO INDUSTRIAL COLEGIADO NÚMERO 16.540		
ESCALA: S/E							


Página 1 de 1

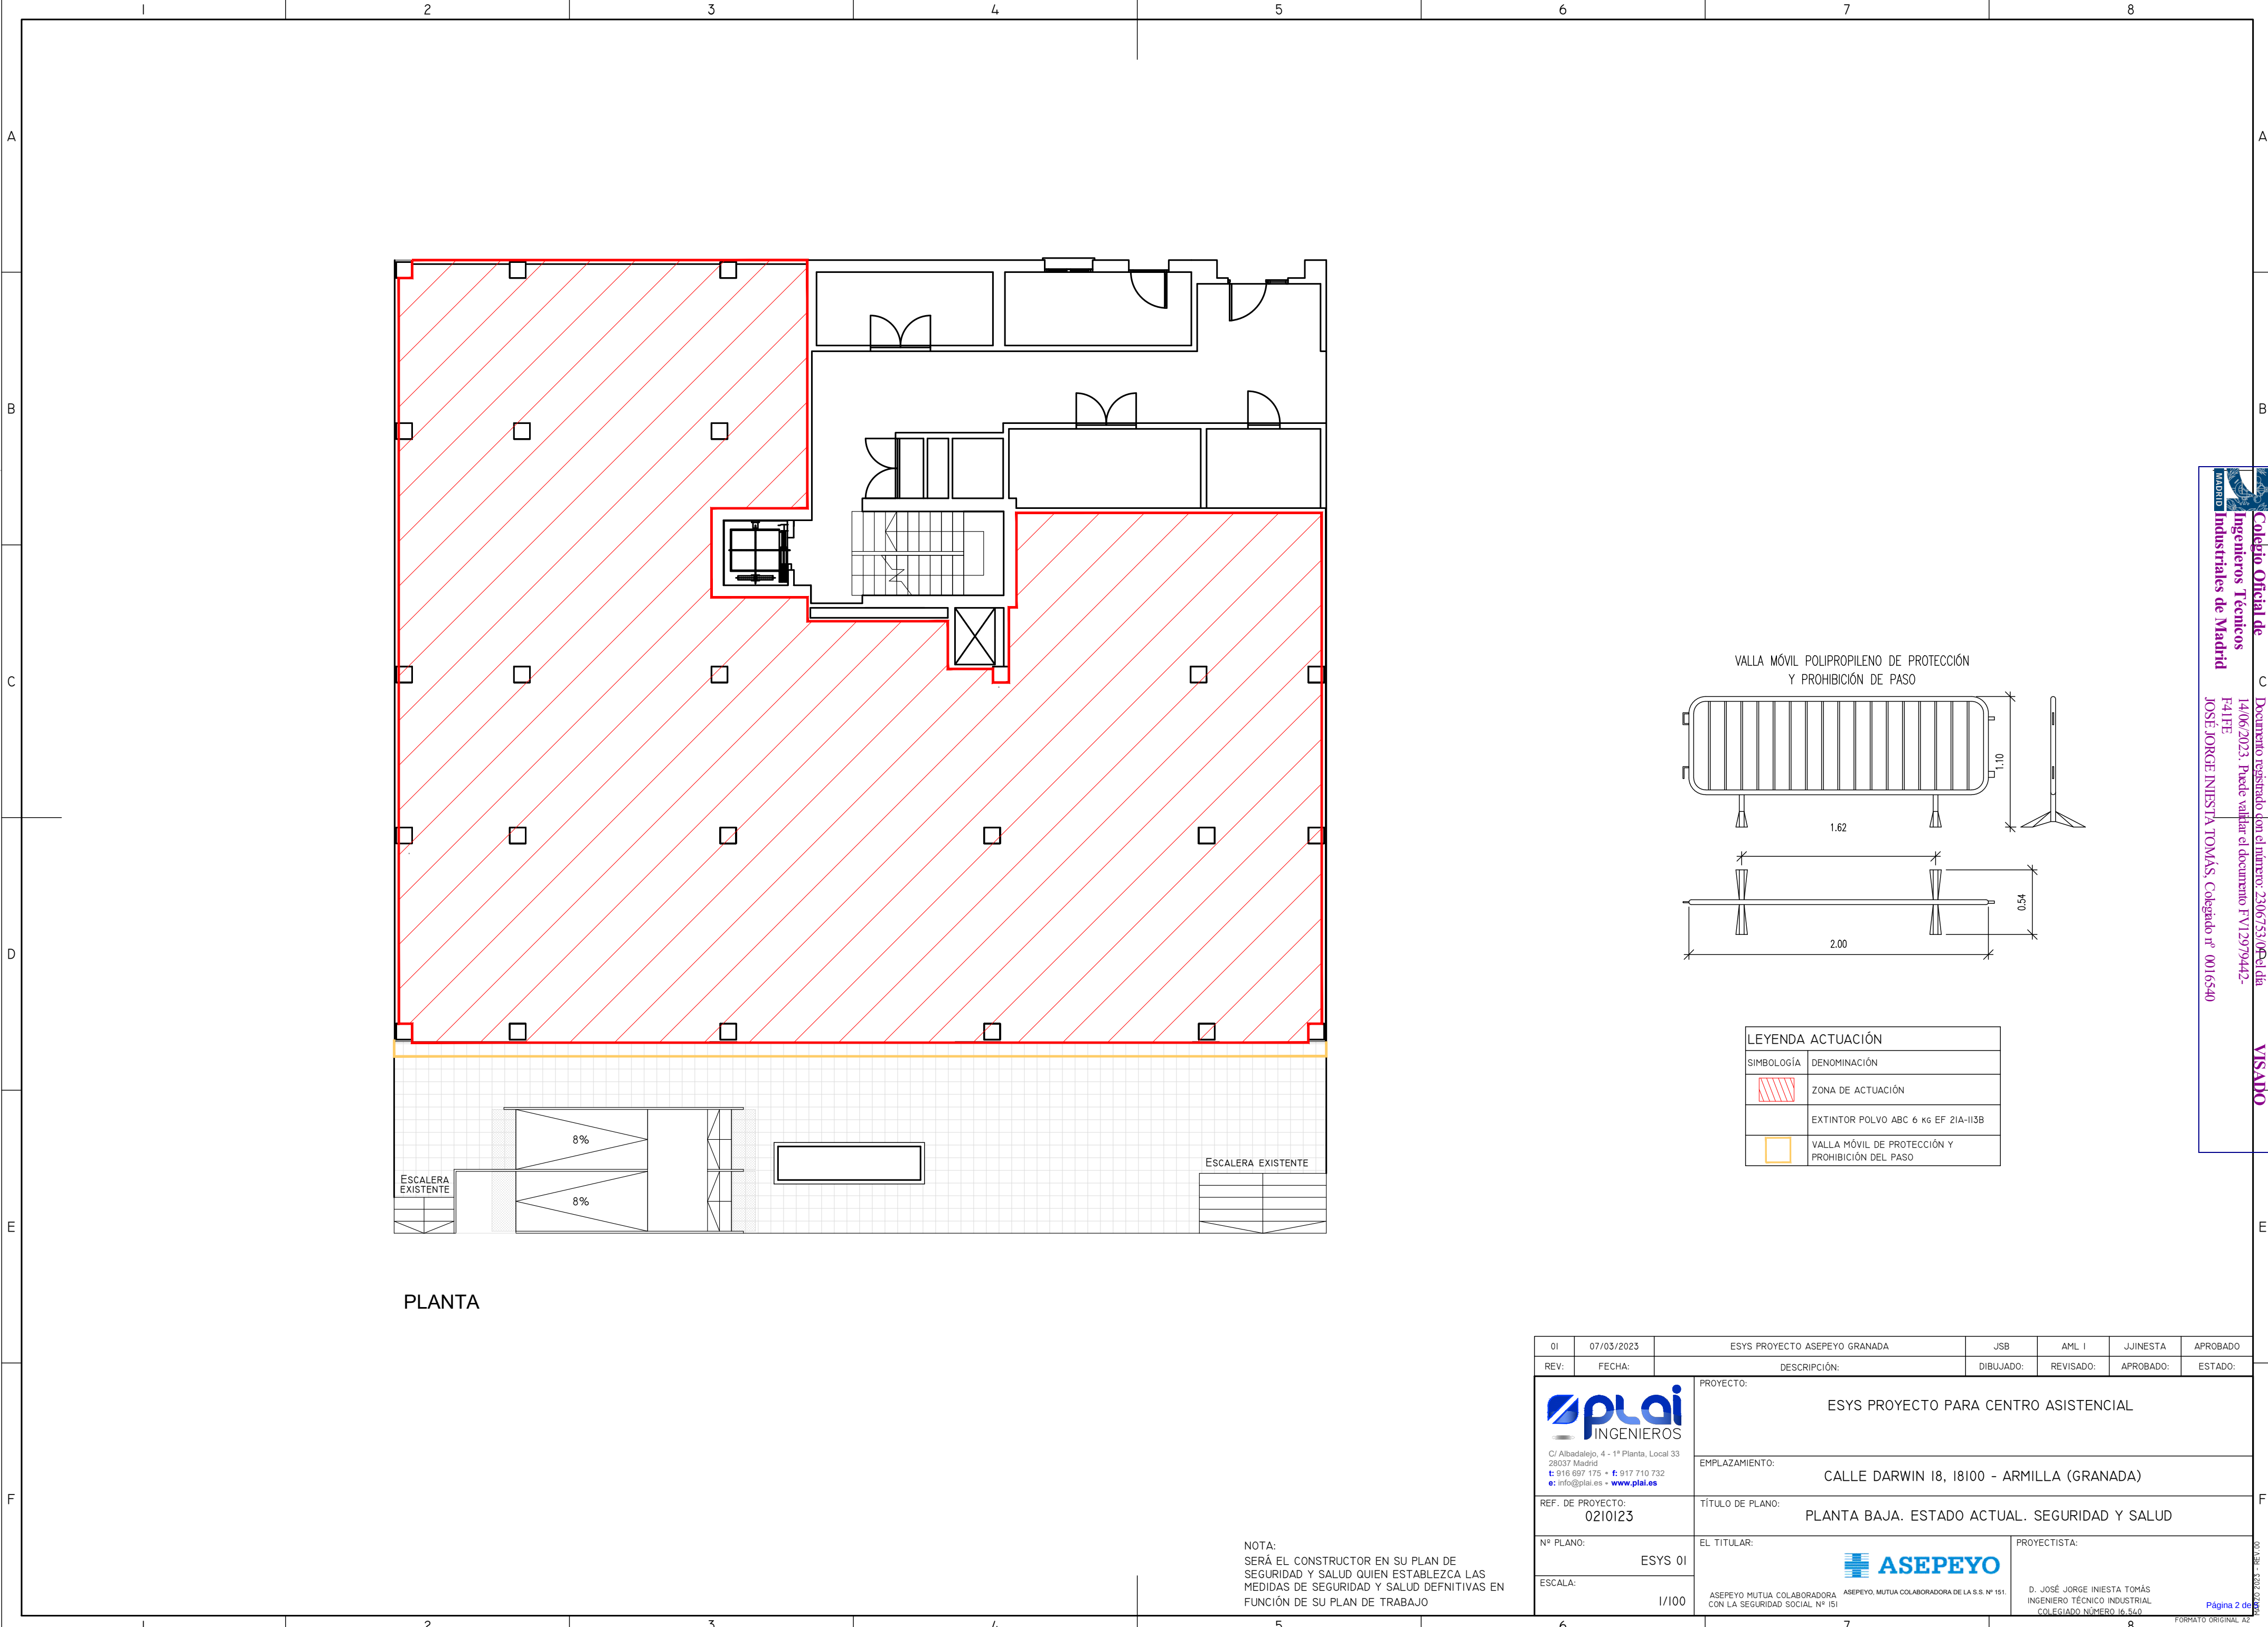

LEYENDA ACTUACIÓN	
SIMBOLOGÍA	DENOMINACIÓN
	ZONA DE ACTUACIÓN
	EXTINTOR POLVO ABC 6 KG EF 21A-II3B
	VALLA MÓVIL DE PROTECCIÓN Y PROHIBICIÓN DEL PASO

01	07/03/2023	ESYS PROYECTO ASEPEYO GRANADA	JSB	AML I	JUINESTA	APROBADO
REV:	FECHA:	DESCRIPCIÓN:	DIBUJADO:	REVISADO:	APROBADO:	ESTADO:
 C/ Albadalejo, 4 - 1ª Planta, Local 33 28037 Madrid t: 916 697 175 • f: 917 710 732 e: info@plai.es • www.plai.es		PROYECTO: ESYS PROYECTO PARA CENTRO ASISTENCIAL				
		EMPLAZAMIENTO: CALLE DARWIN 18, 18100 - ARMILLA (GRANADA)				
REF. DE PROYECTO: 0210123		TÍTULO DE PLANO: PLANTA BAJA. ESTADO ACTUAL. SEGURIDAD Y SALUD				
Nº PLANO: ESYS 01		EL TITULAR: 			PROYECTISTA:	
ESCALA: 1/100		ASEPEYO MUTUA COLABORADORA CON LA SEGURIDAD SOCIAL Nº 151			D. JOSÉ JORGE INIESTA TOMÁS INGENIERO TÉCNICO INDUSTRIAL COLEGIADO NÚMERO 16.540	

NOTA:
SERÁ EL CONSTRUCTOR EN SU PLAN DE SEGURIDAD Y SALUD QUIEN ESTABLEZCA LAS MEDIDAS DE SEGURIDAD Y SALUD DEFINITIVAS EN FUNCIÓN DE SU PLAN DE TRABAJO



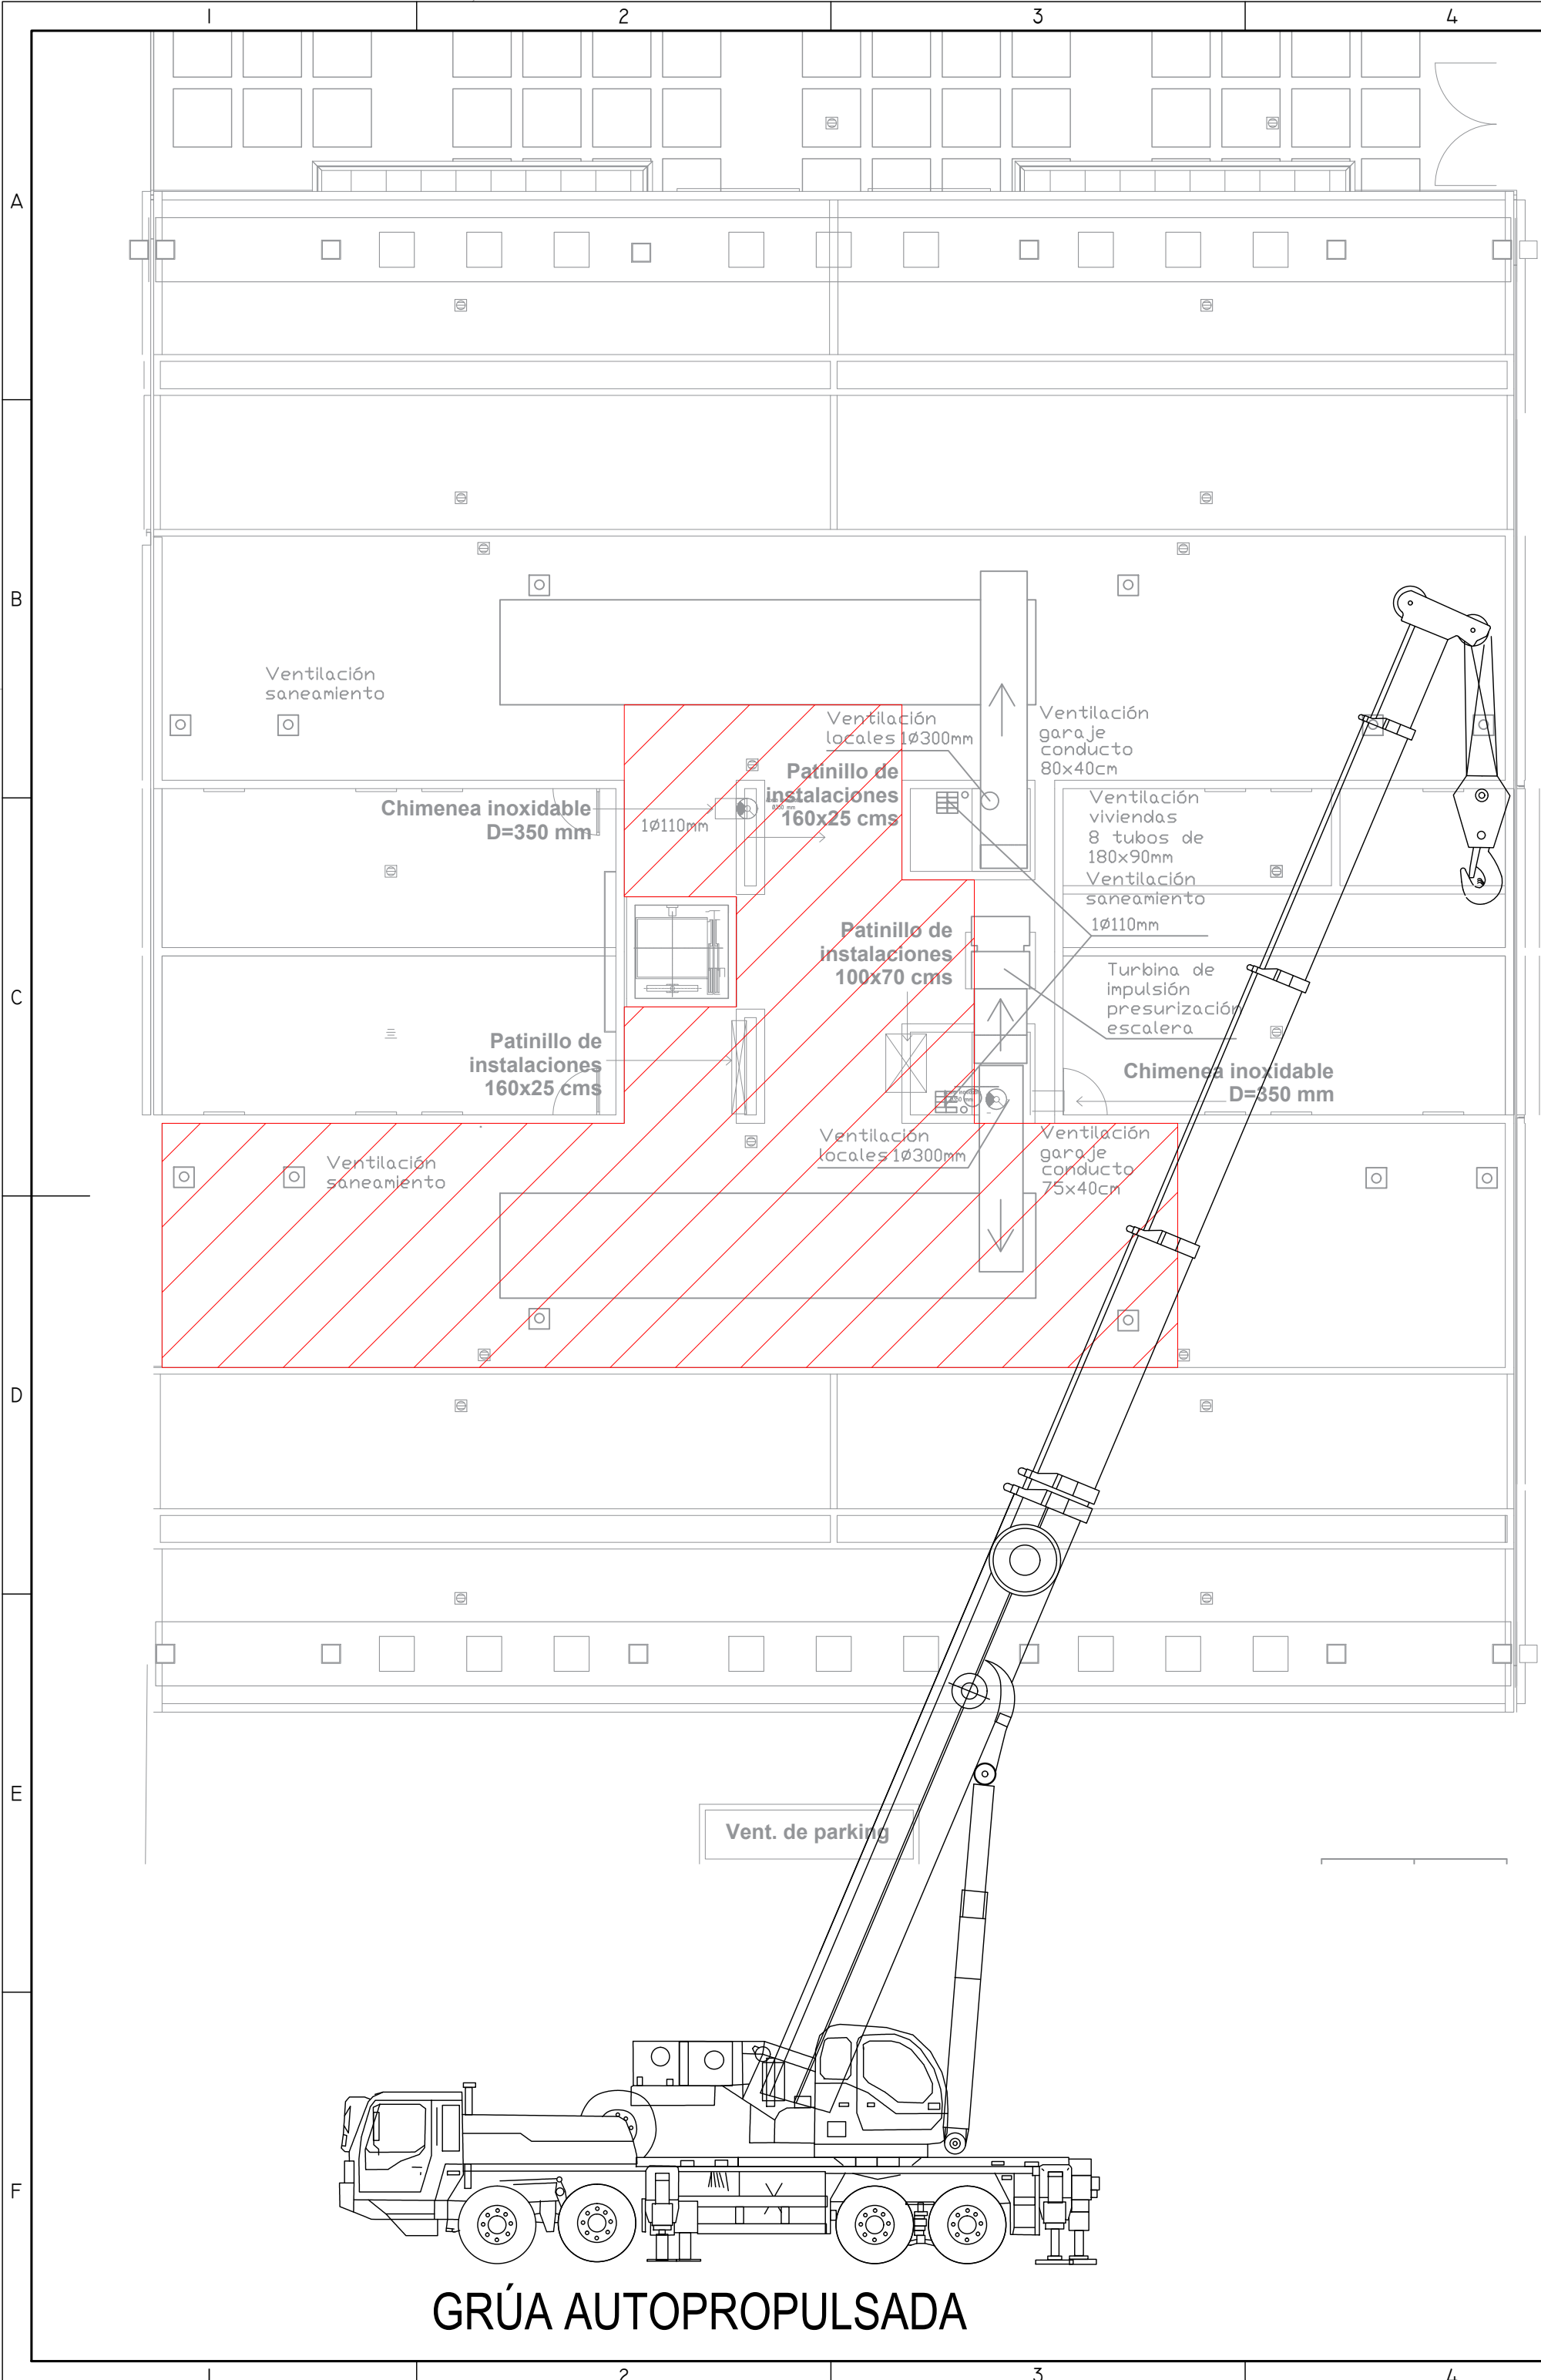


DISPOSITIVO DE DESCUELGUE VERTICAL DE PERSONAS




SEÑAL PELIGRO REALIZACIÓN DE TRABAJOS VERTICALES

ABASTECIMIENTO ASISTIDO CON CUERDA AUXILIAR CESTA PORTAHERRAMIENTAS

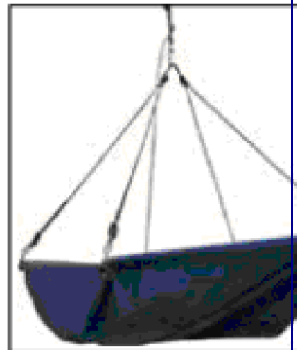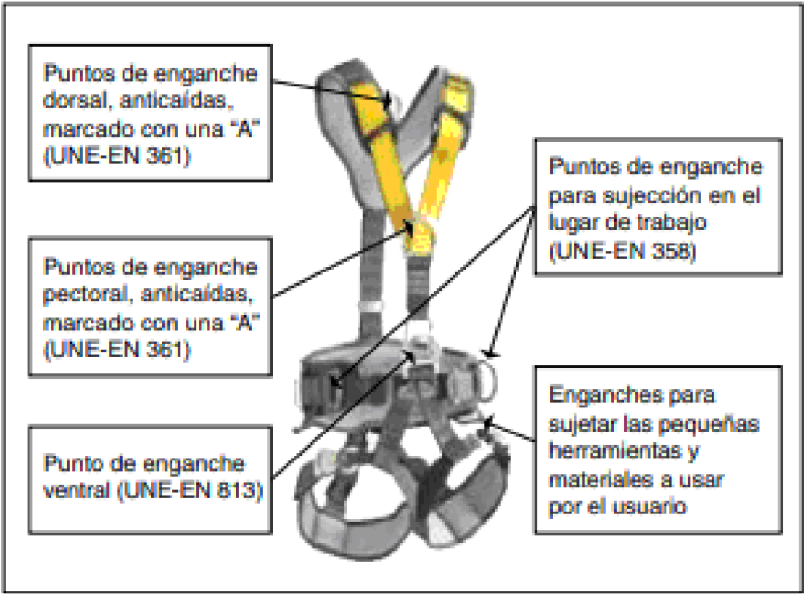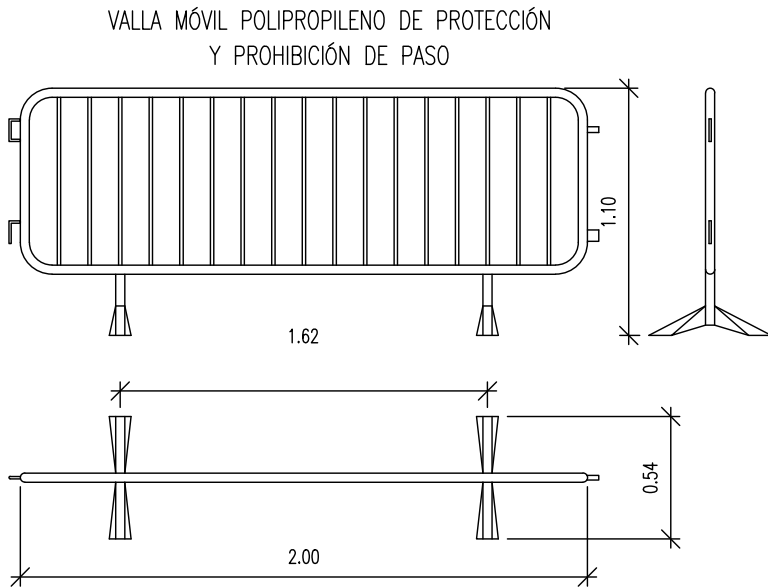

BASTIDOR DE RECOGIDA DE MATERIALES

MODELO DE ARNES DE SEGURIDAD PARA TRABAJOS VERTICALES

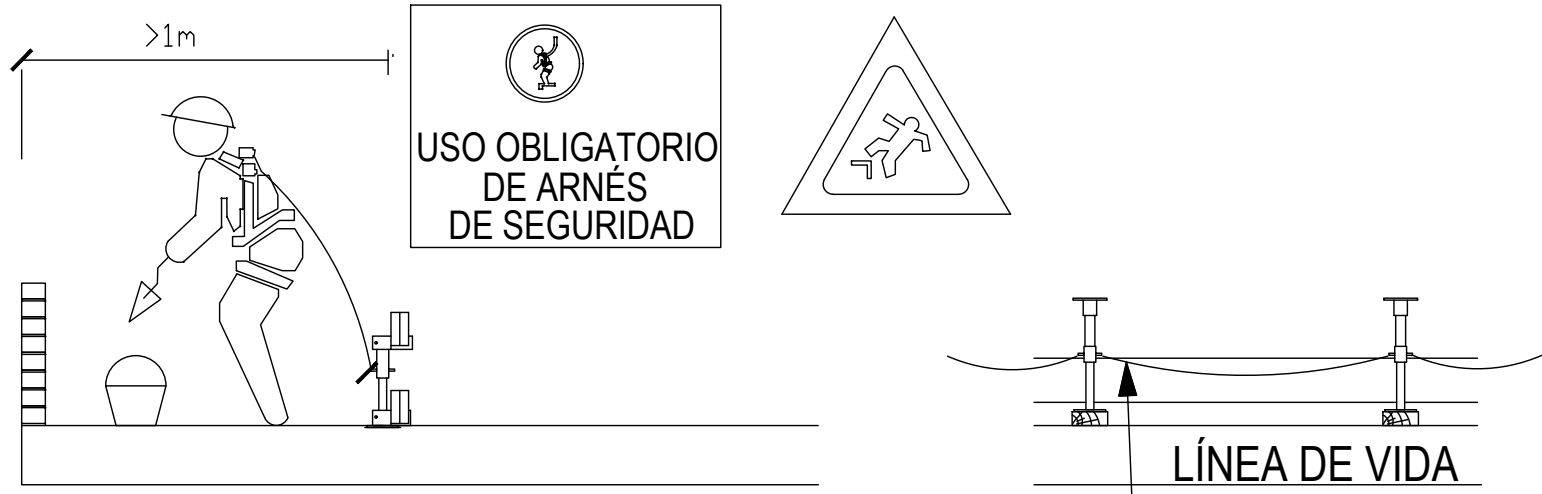


DETALLE DE EJECUCIÓN DE LÍNEA DE VIDA

LEYENDA ACTUACIÓN	
SIMBOLOGÍA	DENOMINACIÓN
	ZONA DE ACTUACIÓN
	EXTINTOR POLVO ABC 6 kg EF 21A-II3B
	VALLA MÓVIL DE PROTECCIÓN Y PROHIBICIÓN DEL PASO

NOTA:
SERÁ EL CONSTRUCTOR EN SU PLAN DE SEGURIDAD Y SALUD QUIEN ESTABLEZCA LAS MEDIDAS DE SEGURIDAD Y SALUD DEFINITIVAS EN FUNCIÓN DE SU PLAN DE TRABAJO

01	07/03/2023	ESYS PROYECTO ASEPEYO GRANADA	JSB	AML I	JUINESTA	APROBADO
REV:	FECHA:	DESCRIPCIÓN:	DIBUJADO:	REVISADO:	APROBADO:	ESTADO:
		PROYECTO: ESYS PROYECTO PARA CENTRO ASISTENCIAL				
C/ Albadalejo, 4 - 1ª Planta, Local 33 28037 Madrid t: 916 697 175 • f: 917 710 732 e: info@plai.es • www.plai.es		EMPLAZAMIENTO: CALLE DARWIN 18, 18100 - ARMILLA (GRANADA)				
REF. DE PROYECTO: 0210123		TÍTULO DE PLANO: PLANTA CUBIERTA. ESTADO ACTUAL. SEGURIDAD Y SALUD				
Nº PLANO: ESYS 02		EL TITULAR: ASEPEYO		PROYECTISTA: D. JOSÉ JORGE INIESTA TOMÁS		
ESCALA: 1/100		ASEPEYO MUTUA COLABORADORA CON LA SEGURIDAD SOCIAL Nº 151		ASEPEYO, MUTUA COLABORADORA DE LA S.S. Nº 151		
				INGENIERO TÉCNICO INDUSTRIAL COLEGIADO NÚMERO 16.540		

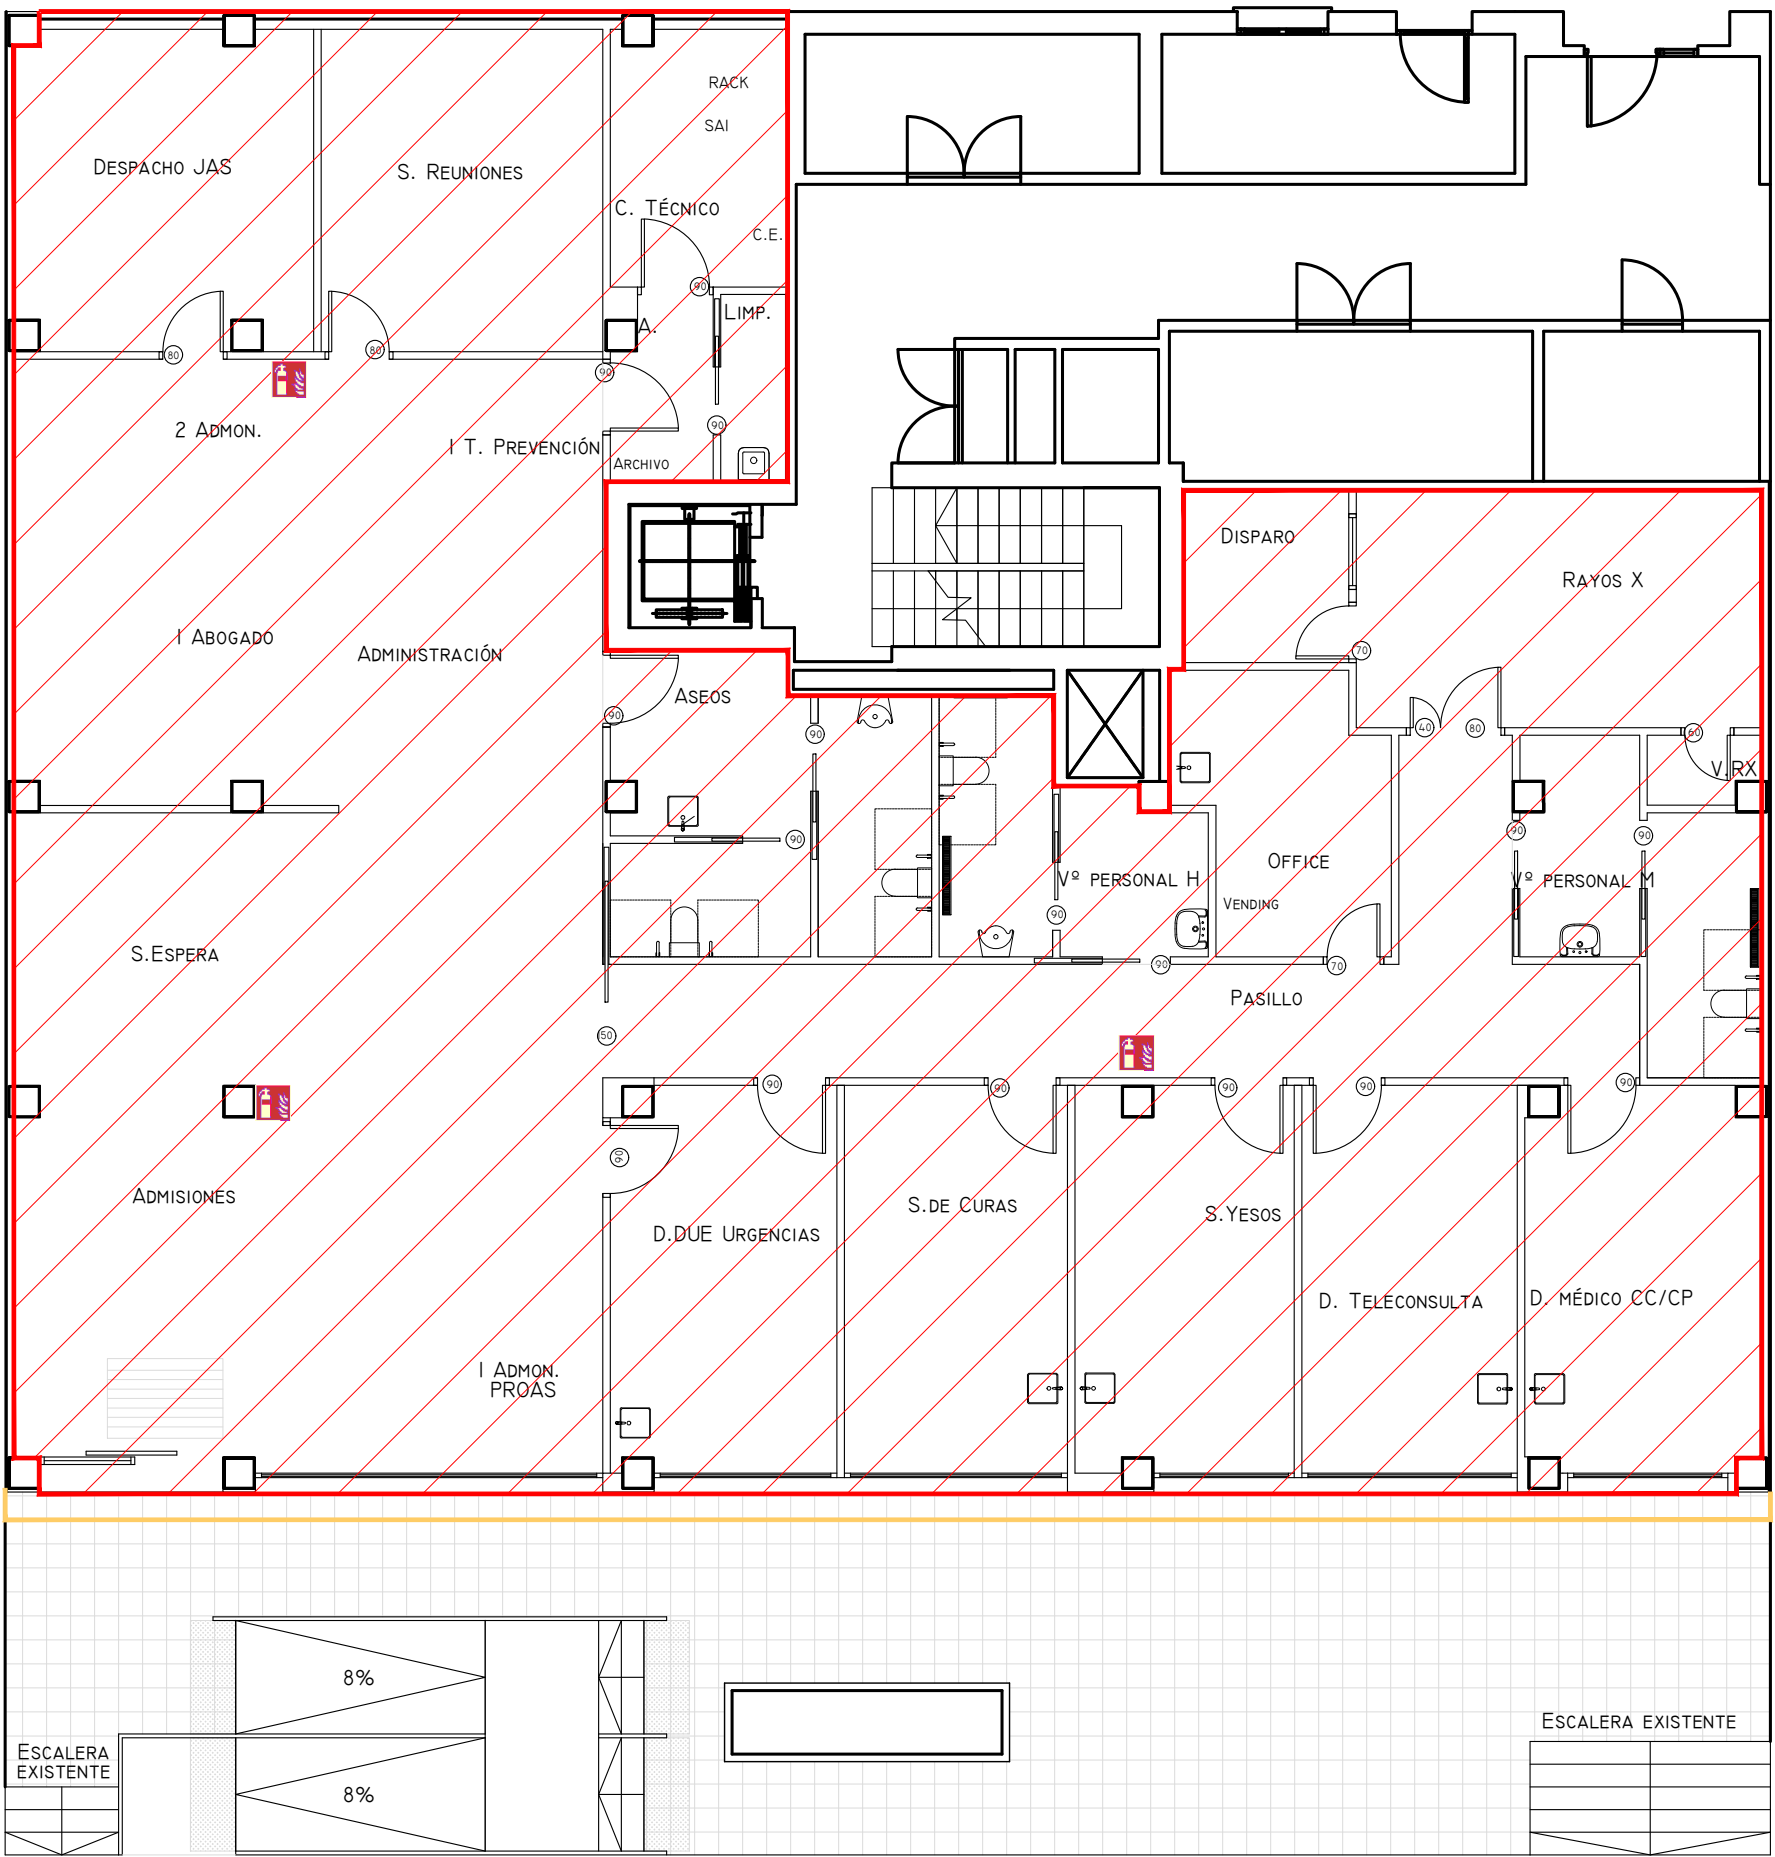


PLANTA

ES OBLIGATORIO SEGUIR LAS NORMAS DE PREVENCIÓN DE RIESGOS LABORALES

NO SE PERMITE EL PASO EN ESTA OBRA DE PERSONAS NO AUTORIZADAS

¡PELIGRO! OBRAS


PROHIBIDO EL PASO

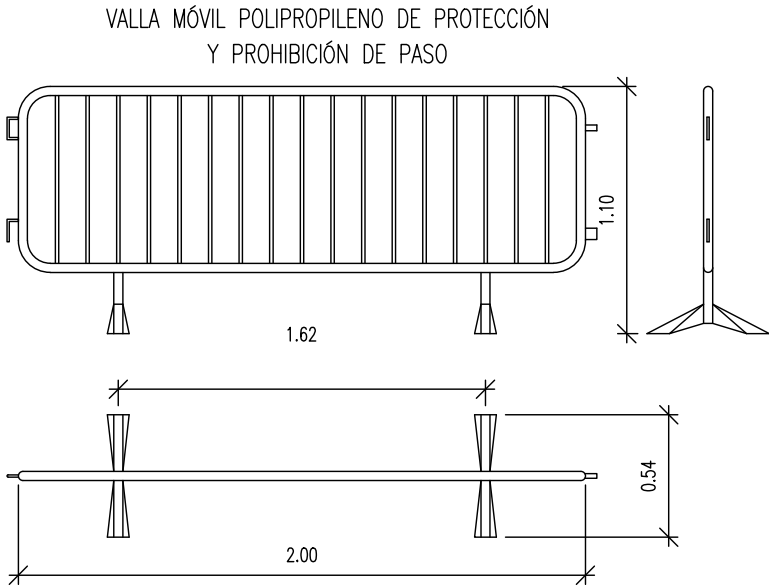

LEYENDA ACTUACIÓN	
SIMBOLOGÍA	DENOMINACIÓN
	ZONA DE ACTUACIÓN
	EXTINTOR POLVO ABC 6 kg EF 21A-II3B
	VALLA MÓVIL DE PROTECCIÓN Y PROHIBICIÓN DEL PASO

NOTA:
SERÁ EL CONSTRUCTOR EN SU PLAN DE SEGURIDAD Y SALUD QUIEN ESTABLEZCA LAS MEDIDAS DE SEGURIDAD Y SALUD DEFINITIVAS EN FUNCIÓN DE SU PLAN DE TRABAJO



01	07/03/2023	ESYS PROYECTO ASEPEYO GRANADA	JSB	AML I	JUINESTA	APROBADO
REV:	FECHA:	DESCRIPCIÓN:	DIBUJADO:	REVISADO:	APROBADO:	ESTADO:
 C/ Albadalejo, 4 - 1ª Planta, Local 33 28037 Madrid t: 916 697 175 • f: 917 710 732 e: info@plai.es • www.plai.es		PROYECTO: ESYS PROYECTO PARA CENTRO ASISTENCIAL				
REF. DE PROYECTO: 0210123		EMPLAZAMIENTO: CALLE DARWIN 18, 18100 - ARMILLA (GRANADA)				
Nº PLANO: ESYS 03		TÍTULO DE PLANO: PLANTA BAJA. ESTADO REFORMADO. SEGURIDAD Y SALUD				
ESCALA: 1/100		EL TITULAR: ASEPEYO MUTUA COLABORADORA CON LA SEGURIDAD SOCIAL Nº 151		PROYECTISTA: D. JOSÉ JORGE INIESTA TOMÁS INGENIERO TÉCNICO INDUSTRIAL COLEGIADO NÚMERO 16.540		

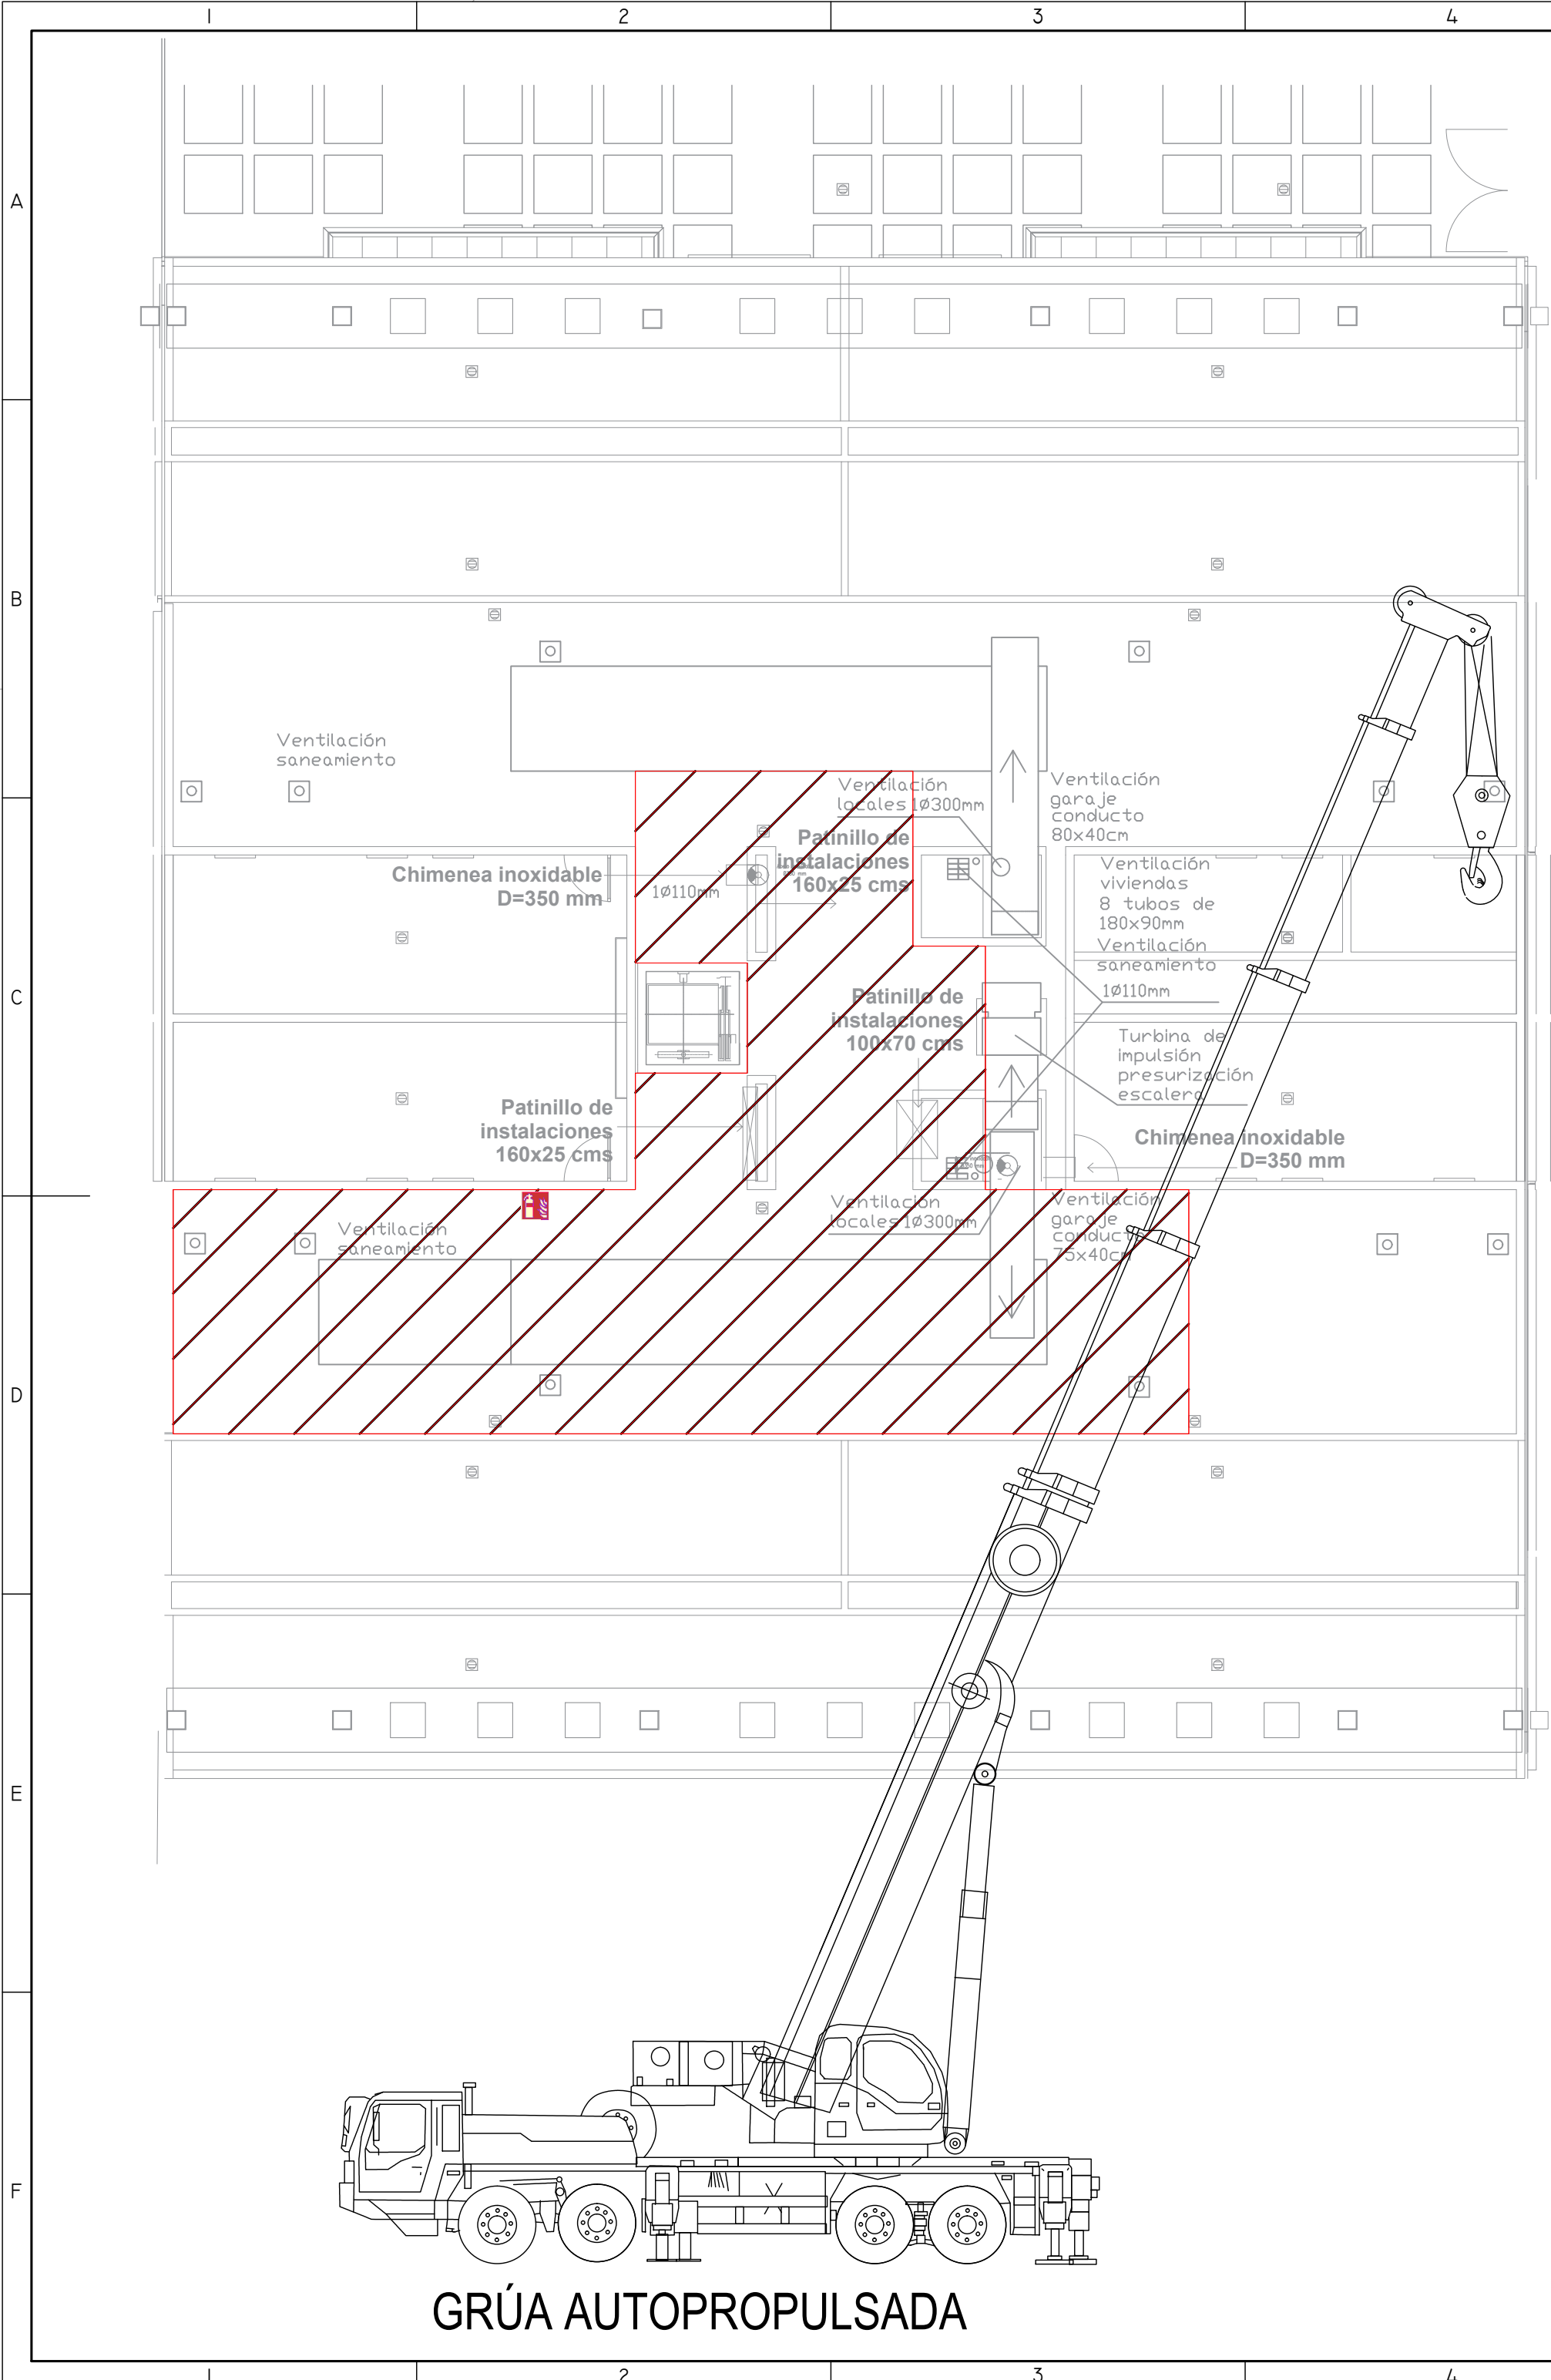

ES OBLIGATORIO SEGUIR LAS NORMAS DE PREVENCIÓN DE RIESGOS LABORALES

NO SE PERMITE EL PASO EN ESTA OBRA DE PERSONAS NO AUTORIZADAS

¡PELIGRO! OBRAS PROHIBIDO EL PASO

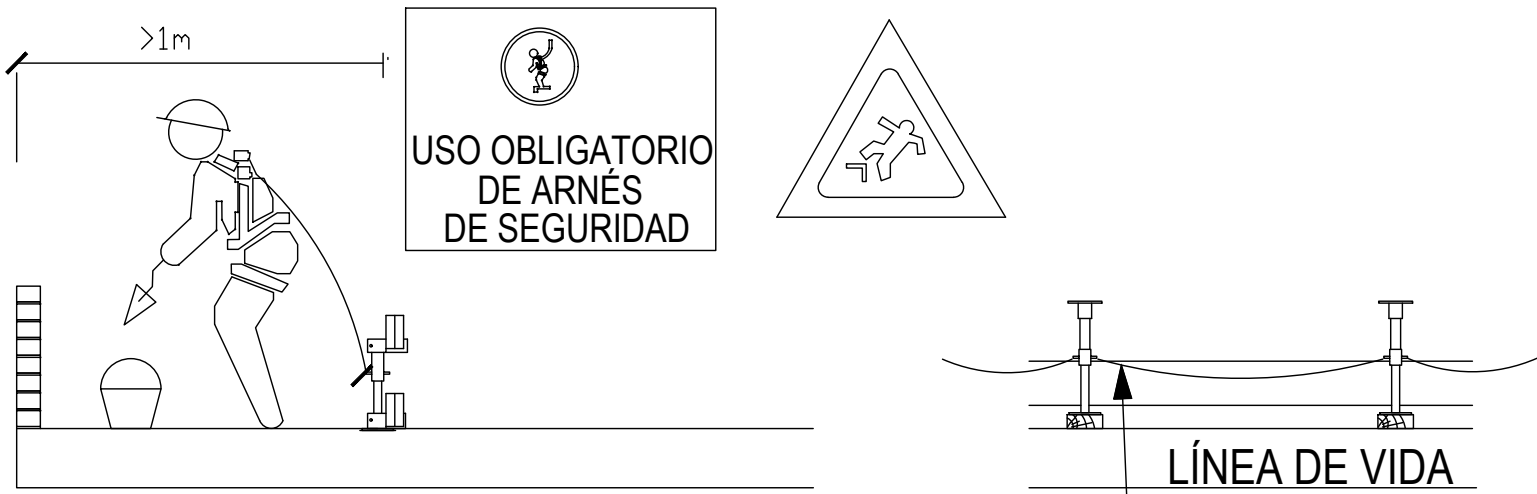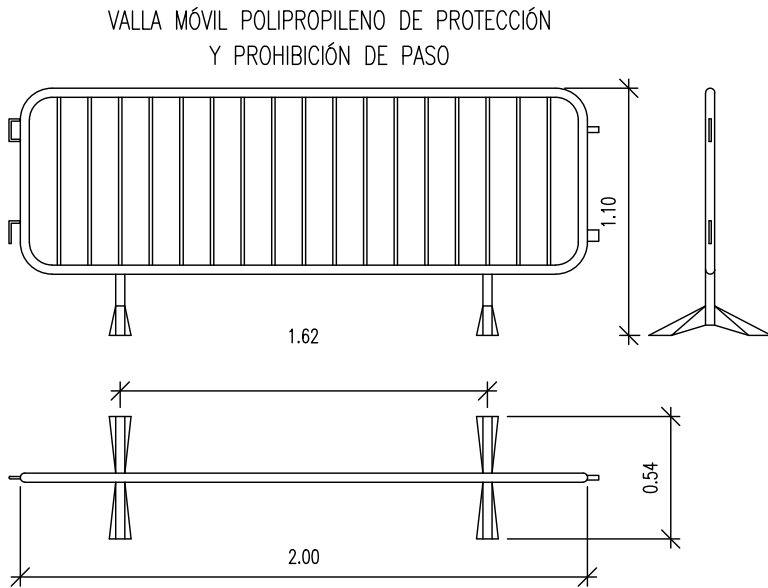


LEYENDA ACTUACIÓN	
SIMBOLOGÍA	DENOMINACIÓN
	ZONA DE ACTUACIÓN
	EXTINTOR POLVO ABC 6 kg EF 21A-I13B
	VALLA MÓVIL DE PROTECCIÓN Y PROHIBICIÓN DEL PASO

NOTA: SERÁ EL CONSTRUCTOR EN SU PLAN DE SEGURIDAD Y SALUD QUIEN ESTABLEZCA LAS MEDIDAS DE SEGURIDAD Y SALUD DEFINITIVAS EN FUNCIÓN DE SU PLAN DE TRABAJO

DISPOSITIVO DE DESCUELGUE VERTICAL DE PERSONAS



ABASTECIMIENTO ASISTIDO CON CUERDA AUXILIAR CESTA PORTAHERRAMIENTAS

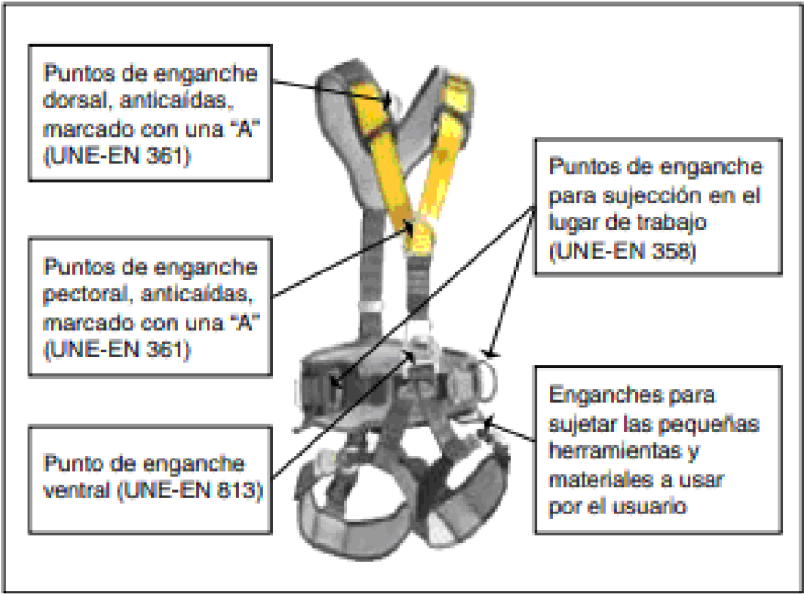

MODELO DE ARNES DE SEGURIDAD PARA TRABAJOS VERTICALES



BASTIDOR DE RECOGIDA DE MATERIALES

01	07/03/2023	ESYS PROYECTO ASEPEYO GRANADA		JSB	AML I	JUINESTA	APROBADO
REV:	FECHA:	DESCRIPCIÓN:		DIBUJADO:	REVISADO:	APROBADO:	ESTADO:
 C/ Albadalejo, 4 - 1ª Planta, Local 33 28037 Madrid t: 916 697 175 • f: 917 710 732 e: info@plai.es • www.plai.es		PROYECTO:					
		ESYS PROYECTO PARA CENTRO ASISTENCIAL					
		EMPLAZAMIENTO:					
		CALLE DARWIN 18, 18100 - ARMILLA (GRANADA)					
REF. DE PROYECTO: 0210123		TÍTULO DE PLANO:					
		PLANTA CUBIERTA. ESTADO REFORMADO. SEGURIDAD Y SALUD					
Nº PLANO: ESYS 04		EL TITULAR:			PROYECTISTA:		
ESCALA: 1/100		ASEPEYO MUTUA COLABORADORA CON LA SEGURIDAD SOCIAL Nº 151			D. JOSÉ JORGE INIESTA TOMÁS INGENIERO TÉCNICO INDUSTRIAL COLEGIADO NÚMERO 16.540		
		ASEPEYO, MUTUA COLABORADORA DE LA S.S. Nº 151.					

Página 5 de 5